


## LEGENDA

- + — + — Stávající rozvody vnitřního plynovodu  
— + — + — Nové rozvody vnitřního plynovodu

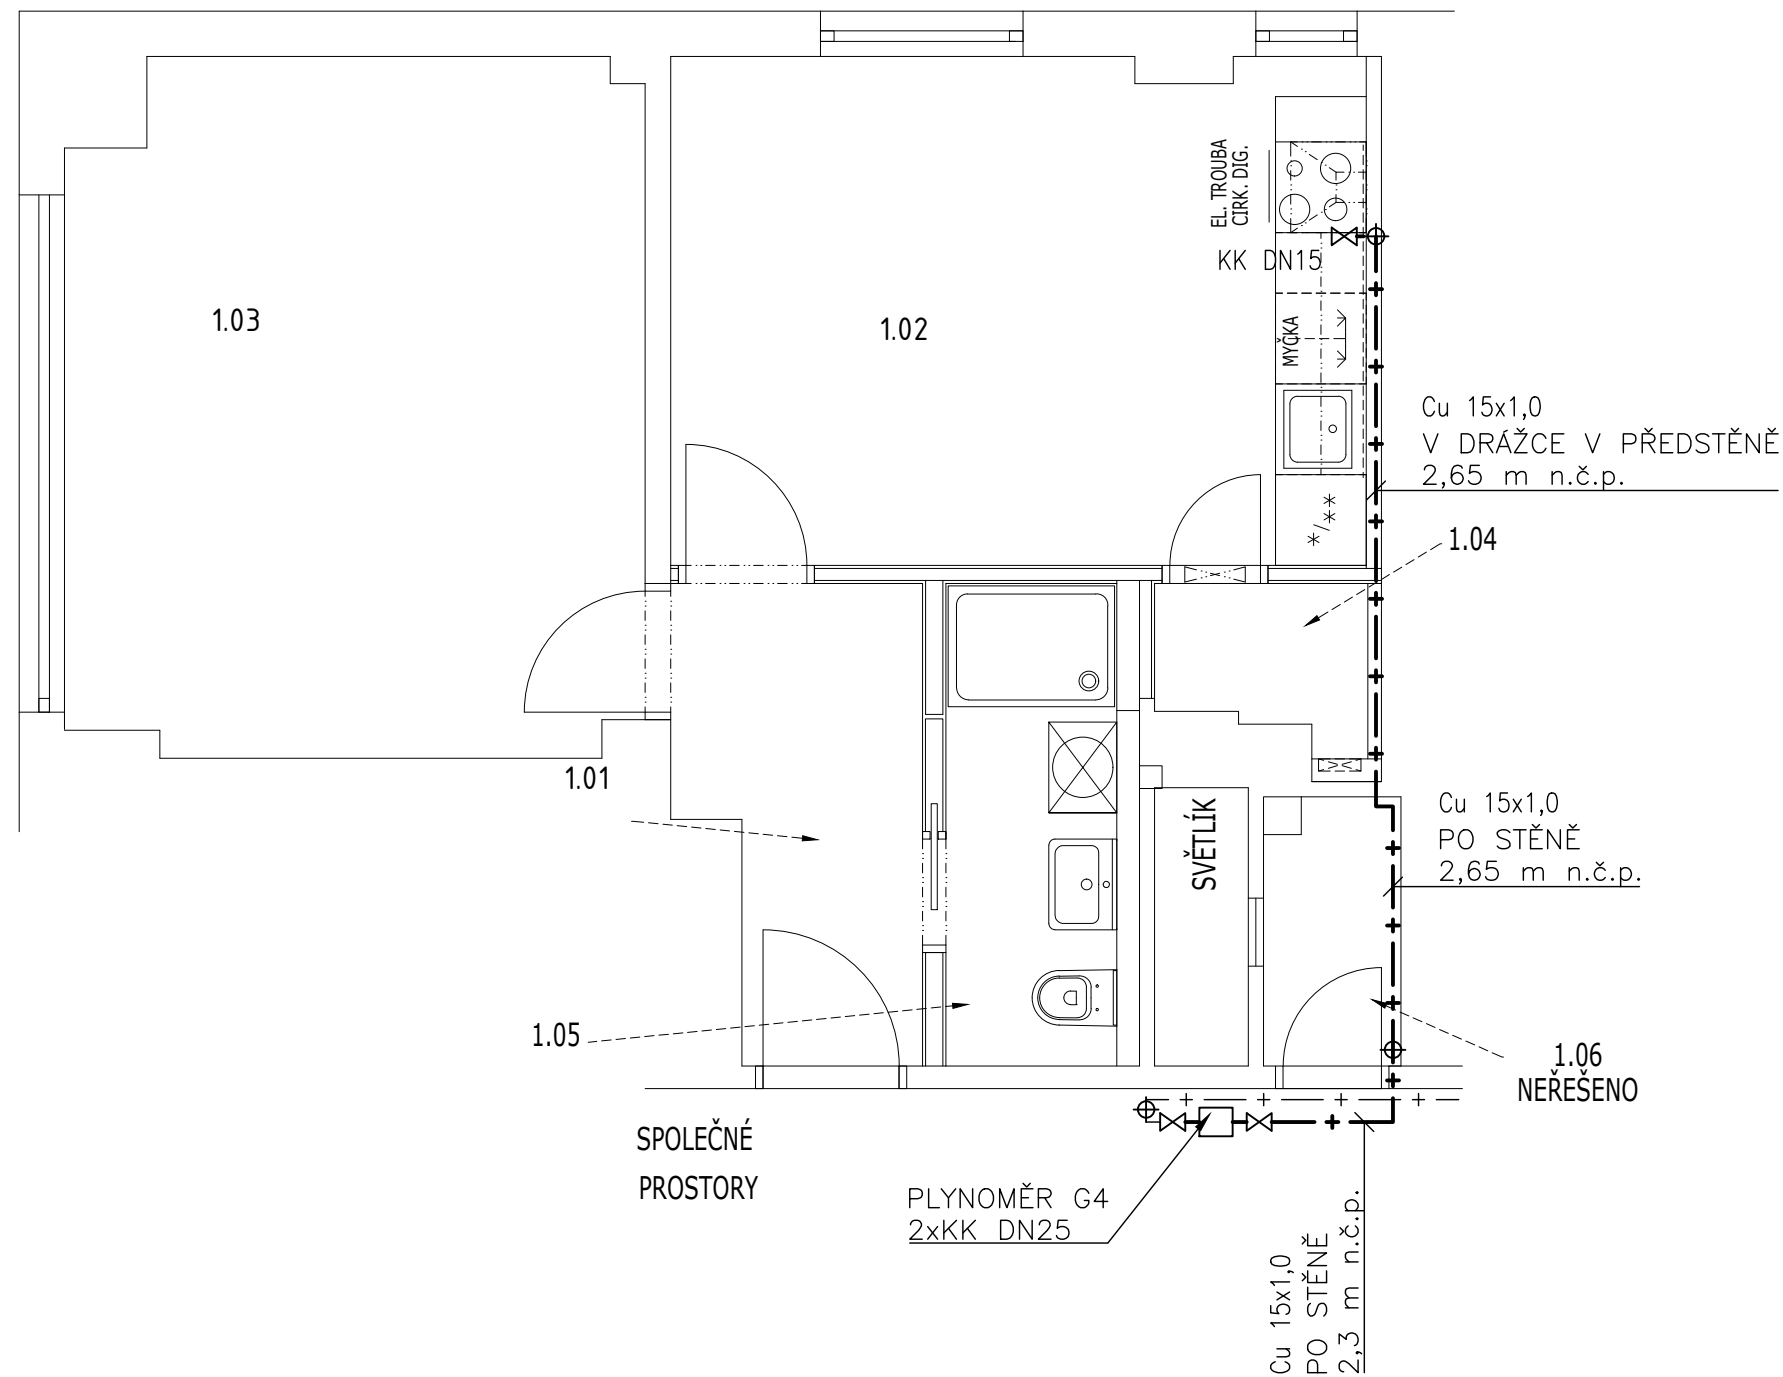

ZHOTOVITEL: <b>Boa projekt s.r.o.</b> Na Hutěmance 439/8, Praha 5 – Jinonice IČ:06934927, tel: +420 603794388		AKCE: Rekonstrukce bytové jednotky MČ Plzeňská 2076/174, 15000 Praha 5 b.j.č. 12	
ZODPOVĚDNÁ OSOBA: Ing. Vít Řezáč		INVESTOR: Městská část Praha 5 nám. 14. října 1381/4, 150 22 Praha 5	
ZHOTOVITEL ČÁSTI: <b>Boa projekt s.r.o.</b> Na Hutěmance 439/8, Praha 5 – Jinonice IČ:06934927, tel: +420 603794388		ZAK.Č. 24 110	
ZODPOVĚDNÁ OSOBA: Ing. Vít Řezáč		STUPEŇ PD: DPS	
VYPRACOVAL: Ing. Ondřej Mědílek		PARÉ:	
ČÁST DOKUMENTACE: PLYNOVOD		DATUM: 28.4.2024	
NÁZEV ČÁSTI: ROZVODY PLYNOVODU		FORMÁT: A3	
PŮDORYS BYTU		MĚŘÍTKO: 1:50	
		ČÍSLO ČÁSTI: D.1.4.b	
		ČÍSLO VÝKRESU: 2.	