


SVÍTIDLA:

- A- led svítidlo, IP20, přisazené, 18W  
B- led svítidlo, IP20, vestavné, 22W

Legenda:

- ⌋ Dvojnásobná zásuvka  
⌋ El. vývod CYKY-J 5x2,5 pro varnou desku  
⌋ Střídavý vypínač  
⌋ Sériový přepínač střídavý  
⌋ Trojitá zásuvka  
⌋ Vypínač  
⌋ Zásuvka  
⌋ Zásuvka pro sdělovací zařízení  
⌋ Svítidlo  
⌋ Ventilátor s doběhem  
⌋ Domovní telefon  
⌋ Rozvaděč  
⌋ Požární hlásič  
— CYKY 3x1,5  
- - CYKY-J 3(5)x2,5  
- - slaboproudé rozvody

Kabelové rozvody budou vedeny v podlahách, svislé trasy pod omítkou.

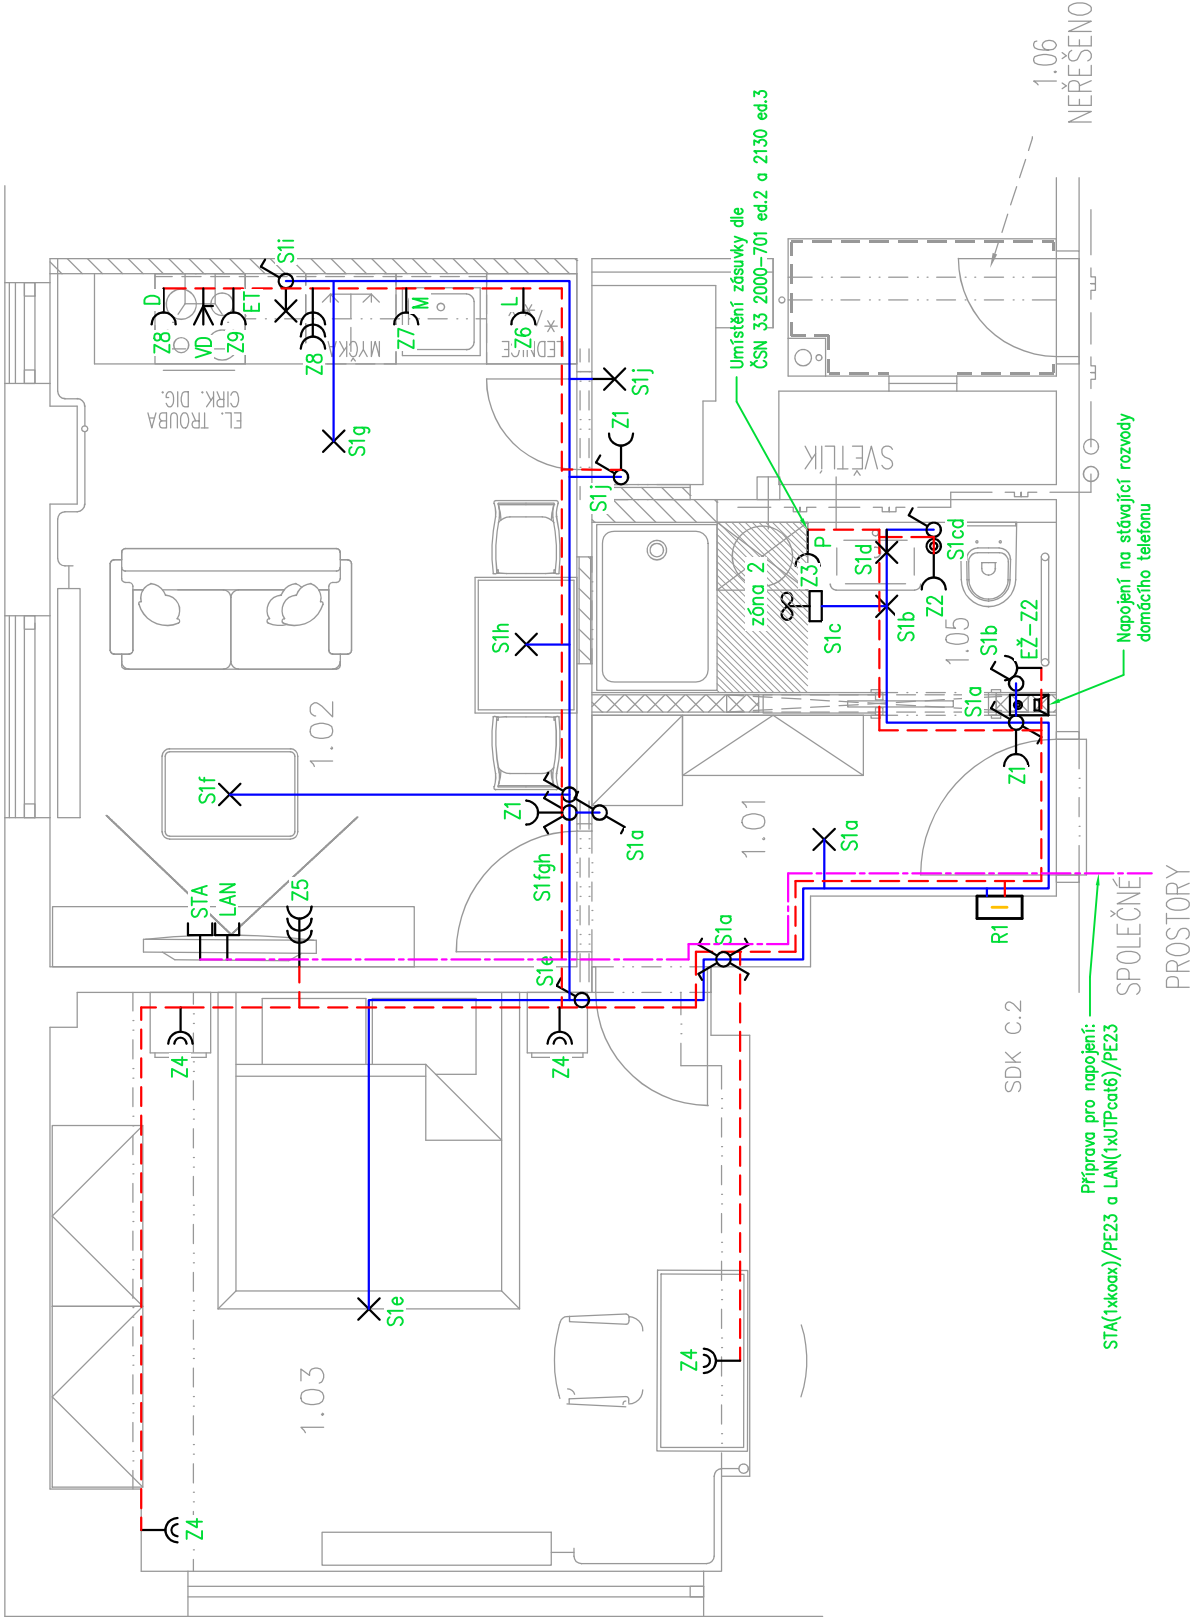

TABULKA MÍSTNOSTÍ

Č.M.	NÁZEV	PLOCHA (m <sup>2</sup> )	Podlaha	Stěny	Strop
1.01	PŘEDSÍŇ	4,38	KERAM. DLAŽBA	OMÍTKA, MALBA	SDK PODHLED, MALBA
1.02	POKOJ S KK	15,96	VINYL	OMÍTKA, MALBA	SDK PODHLED, MALBA
1.03	POKOJ	17,26	VINYL	OMÍTKA, MALBA	OMÍTKA, MALBA
1.04	KOMORA	1,04	VINYL	OMÍTKA, MALBA	SDK PODHLED, MALBA
1.05	KOUPELNA	3,48	KERAM. DLAŽBA	OMÍTKA/KERAM.OBKŁ AD	SDK PODHLED, MALBA
1.06	STÁV. WC NEŘEŠENO	1,56	stávající	stávající	stávající
CELKEM		43.68			

Zodp.projektant:	Vypracovali:	Ing.David Kopeček Nýřanská 1291/32 32300 Plzeň mob.: 603 853 363 IČO: 00784125 www.elstan.cz	Č.paré:
Ing.David Kopeček	Ing.David Kopeček		
Investor:	Městská část Praha 5, Nám. 14. října 1381/4, Praha 5, 150 22	Rekonstrukce bytové jednotky MČ Praha 5, Plzeňská 2076/174, 150 00 Praha 5 b.j.č. 12	Datum: 05/2024 Č. zakázky: 24-11 Stupeň PD: DSP Formát: 2xA4 Měřítko: 1:50 Číslo výkresu: D.1.4.4.EL.2
Stavba:			
Místo:	Plzeňská 2076/174, 150 00, Praha 5, Smíchov, k.ú.: Smíchov, p.č.: 4369		
Výkres:	PŮDORYS ELEKTROINSTALACE		