



SITUACE POVRCHŮ A HERNÍCH PRVKŮ


REFERENČNÍ PRODUKT: LAVIČKY L1

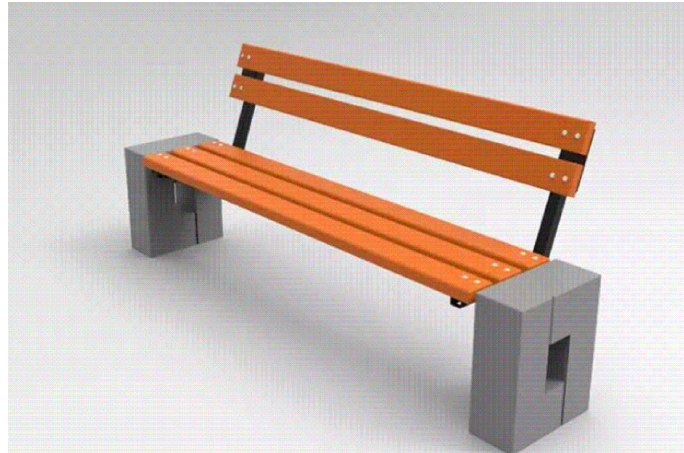

REFERENČNÍ PRODUKT: LAVIČKY L2

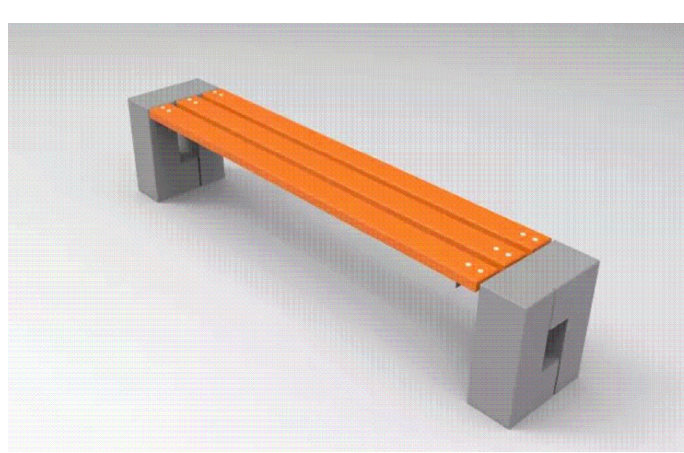

REFERENČNÍ PRODUKT: STOJAN NA KOLA S1

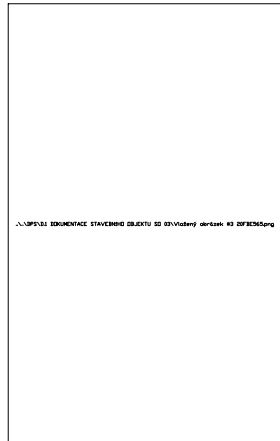

REFERENČNÍ PRODUKT: ODPADKOVÝ KOŠ O1



REFERENČNÍ PRODUKT: OPLOCENÍ HRŠTĚ P1



REFERENČNÍ PRODUKT: DEKORAČNÍ PLOT P2



LEGENDA

- HRANICE POZEMKŮ
- HRANICE POZEMKU INVESTORA
- PLOCHA NOVÉ KLUBOVNY
- ZPĚVNĚNÁ PLOCHA CESTY - MLATOVÝ POVRCH, VIZ. SKLADBA T1
- DOPADOVÉ PLOCHY - PÍSEK PRO ATLETICKÉ ÚČELY, VIZ. SKLADBA T3
- KEŘOVÉ SKUPINY
- PODROSTOVÝ POROST
- PLOCHA DLÁŽDĚNÁ - STÁVAJÍCÍ CHODNÍK
- HRANA SVAHU
- PATA SVAHU
- STÁVAJÍCÍ STROMY
- NOVÁ VÝSADBA STROMŮ
- NOVÁ VÝSADBA KEŘŮ
- KÁCENÉ STROMY, VČETNĚ PODMĚŘEČNÝCH

LEGENDA STAVAJÍCÍCH SÍTÍ

- OPTICKÉ VEDENÍ - T-MOBILE CZECH REPUBLIC, A.S.
- PODZEMNÍ VEDENÍ EL. ENERGIE NN (1kV) - PRE DISTRIBUCE, A.S.
- PODZEMNÍ VEDENÍ EL. ENERGIE VN (22kV) - PRE DISTRIBUCE, A.S.
- VYŘAZENÉ PODZEMNÍ VEDENÍ ELEKTRINY - PRE DISTRIBUCE, A.S.
- PODZEMNÍ VEDENÍ EL. ENERGIE NN (NOVÉ) - PRE DISTRIBUCE, A.S.
- NOVÉ VYŘAZENÉ PODZEMNÍ VEDENÍ ELEKTRINY - PRE DISTRIBUCE, A.S.
- ZAMĚŘENÝ PRŮBĚH OPTICKÉHO KABELU - CETIN, A.S.
- ZAMĚŘENÝ PRŮBĚH OPTICKÉHO KABELU - CETIN, A.S.
- PLYNOVODNÍ POTRUBÍ - PRAŽSKÁ PLYNÁRENSKÁ DISTRIBUCE, A.S.
- VODOVODNÍ POTRUBÍ - PRAŽSKÉ VODOVODY A KANALIZACE, A.S.
- KANALIZAČNÍ POTRUBÍ - PRAŽSKÉ VODOVODY A KANALIZACE, A.S.
- VEŘEJNÉ OSVĚTLENÍ - TECHNOLOGIE HLAVNÍHO MĚSTA PRAHY, A.S.
- OPTICKÁ TRASA TMCZ 2 - T-MOBILE, A.S.

LEGENDA NOVÝCH SÍTÍ

- PŘÍPOJKA ELEKTRINY K OBJEKTU KLUBOVNY
- VODOVODNÍ PŘÍPOJKA K OBJEKTU KLUBOVNY
- KANALIZAČNÍ PŘÍPOJKA K OBJEKTU KLUBOVNY

LEGENDA PRVKŮ

- RO EL. ROZVADĚČ PRO OBJEKT KLUBOVNY
- VŠ VODOMĚRNÁ ŠACHTA S VODOMĚRNOU SESTAVOU, ROZMĚR 1,0x1,0 m
- KŠ REVIZNÍ ŠACHTA KANALIZAČNÍ PŘÍPOJKY, DN 1000
- VO VSAKOVAČÍ OBJEKT DLE NÁVRHU VHS
- L1-L2 LAVIČKY OSAZENÉ V AREÁLU, DLE VÝBĚRU ARCHITEKTA
- HP1 HERNÍ PRVEK Č.1 - DŘEVĚNÁ SESTAVA
- HP2 HERNÍ PRVEK Č.2 - HOUPAČKA
- HP3 HERNÍ PRVEK Č.3 - PÍSKOVIŠTĚ
- HP4 HERNÍ PRVEK Č.4 - WORKOUT VYBAVENÍ
- P1-P2 OPLOCENÍ

BILANCE PLOCH:

STÁVAJÍCÍ PLOCHY


CELKOVÉ:	3 313 m ²
CESTY ASFALT:	531m ²
ZELENĚ:	2 782 m ²

NAVRHOVANÉ PLOCHY


KLUBOVNA:	99,95 m ²
NOVÉ ZPĚVNĚNÉ PLOCHY:	303,1 m ²
ZELENĚ:	248,7 m ²

ZASTAVĚNOST

PŮVODNÍ ZASTAVĚNOST:	16,03%
NOVÁ ZASTAVĚNOST KLUBOVNA:	16,95%
CELKOVÁ NOVÁ ZASTAVĚNOST:	30,32%

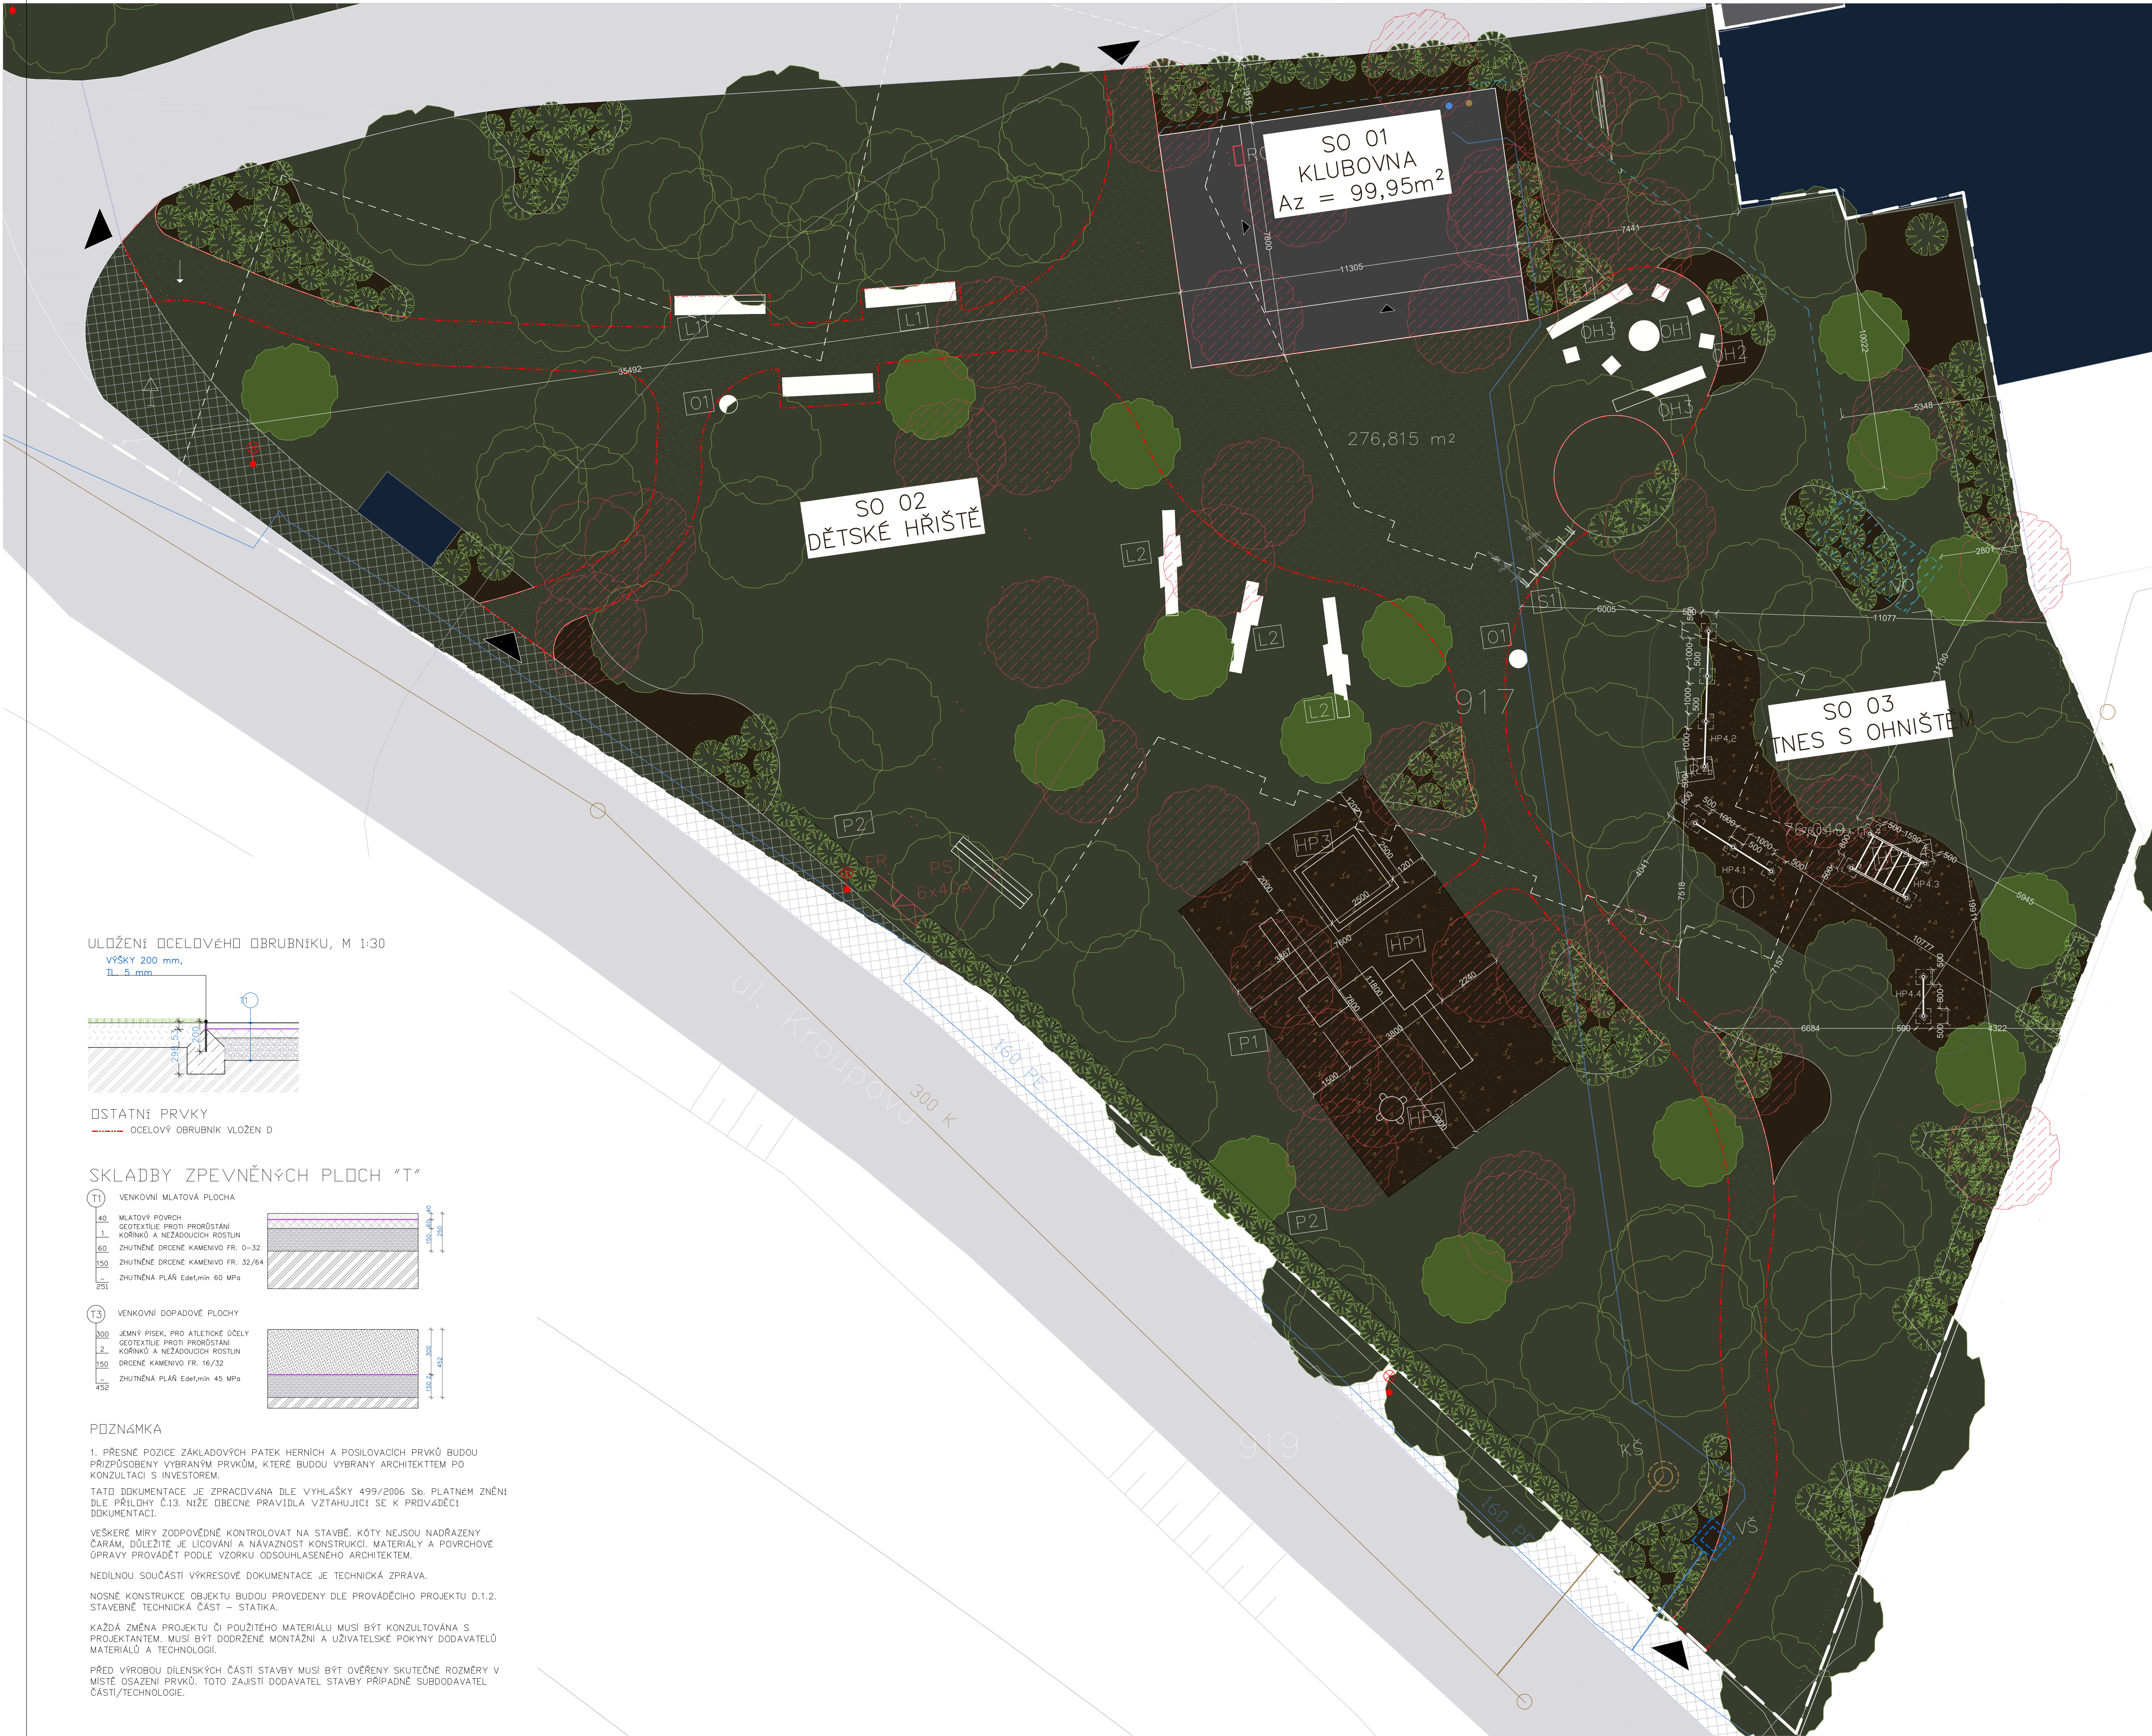


ULOŽENÍ OCELOVÉHO OBRUBNÍKU, M 1:30

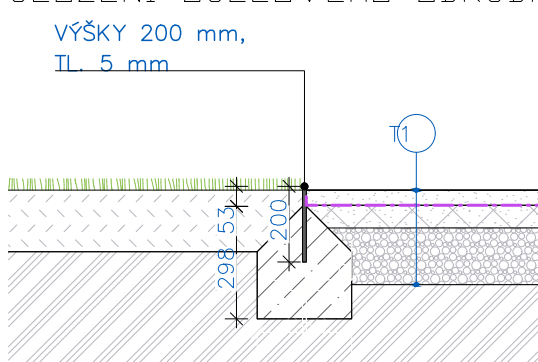

OSTATNÍ PRVKY

--- OCELOVÝ OBRUBNÍK VLOŽEN D

SKLADBY ZPĚVNĚNÝCH PLOCH "T"

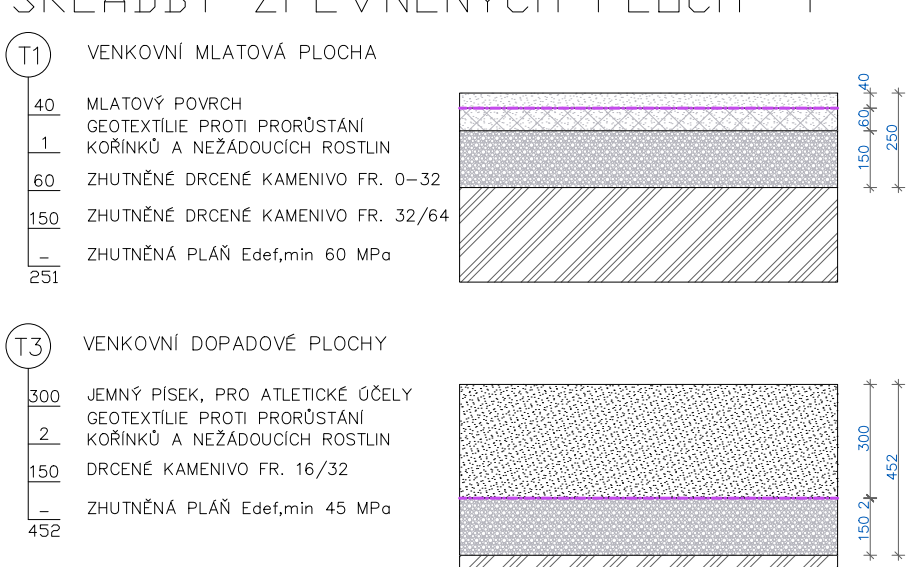

POZNÁMKA

1. PŘESNÉ POZICE ZÁKLADOVÝCH PATEK HERNÍCH A POSILOVACÍCH PRVKŮ BUDOU PŘIZPŮSOBENY VYBRANÝM PRVKŮM, KTERÉ BUDOU VYBRANY ARCHITEKTEM PO KONZULTACI S INVESTOREM.
TATO DOKUMENTACE JE ZPRACOVÁNA DLE VÝHLÁŠKY 499/2006 Sb. PLATNEM ZMĚNÍ DLE PŘÍLOHY Č.13. NÍŽE DODNE: PRAVIDLA VZTAHUJÍCÍ SE K PROVÁDĚCÍ DOKUMENTACI.
VŠEKÉ MÍRY ZODPOVĚDNĚ KONTROLOVAT NA STAVBĚ. KÓTY NEJSOU NADŘÁZENY ČARÁM, DŮLEŽITÉ JE ULOŽENÍ A NÁVÁZNOST KONSTRUKCÍ, MATERIÁLŮ A POVRCHOVÉ ÚPRAVY PROVÁDĚT PODLE VZORKU ODSOUHLAŠENÉHO ARCHITEKTEM.
NEDILNOU SOUČÁSTÍ VÝKRESOVÉ DOKUMENTACE JE TECHNICKÁ ZPRÁVA.
NOSNÉ KONSTRUKCE OBJEKTU BUDOU PROVEDENY DLE PROVÁDĚČHO PROJEKTU D.1.2. STAVEBNÍ TECHNICKÁ ČÁST - STATIKA.
KAŽDÁ ZMĚNA PROJEKTU DÍ POUŽITÉHO MATERIÁLU MUSÍ BÝT KONZULTOVÁNA S PROJEKTAEM. MUSÍ BÝT DODRŽENÉ MONTÁŽNÍ A UŽIVATELSKÉ POKYNY DODAVATELŮ MATERIÁLŮ A TECHNOLOGIE.
PŘED VÝROBOU DÍLENSKÝCH ČÁSTÍ STAVBY MUSÍ BÝT OVĚŘENY SKUTEČNÉ ROZMĚRY V MÍSTĚ OSAZENÍ PRVKŮ. TOTO ZAJISTÍ DODAVATEL STAVBY PŘÍPADNĚ SUBDODAVATEL ČÁSTÍ/TECHNOLOGIE.

PROJEKT

"PARK NA DÍVČÍCH HRADECH"
parc. č. 917 a 918/7
k.ú. Smíchov

INVESTOR

Městská část Praha 5
nám. 14 října č. 4, Praha 5
IČ 00063631

PROJEKTANT

FETTERS management s.r.o.
Jinonická 1327/76a,
150 00, Praha 5
IČ 014 05 471

PROJEKTANT ČÁSTI

MOTION construction s.r.o.
Karlovská 284, Lubenec 439 83
T: 606 452 280
E: studio@mo-co.cz

VYPRACOVAL

Petr Jandák

ZODPOVĚDNÝ PROJEKTANT

Ing. arch Roman Nevrla

± 0,000 = XXX.XXX m n.m.

STUPEŇ

DPS

ČÁST

D.1 DOKUMENTACE SO 02, SO 03

VÝKRES

SITUACE POVRCHŮ
A HERNÍCH PRVKŮ

DATUM 9.5.2022

REVIZE 12.12.2022

MĚŘÍTKO

1:300

PARÉ

ČÍSLO VÝKRESU

D.1.2