


Přízemí

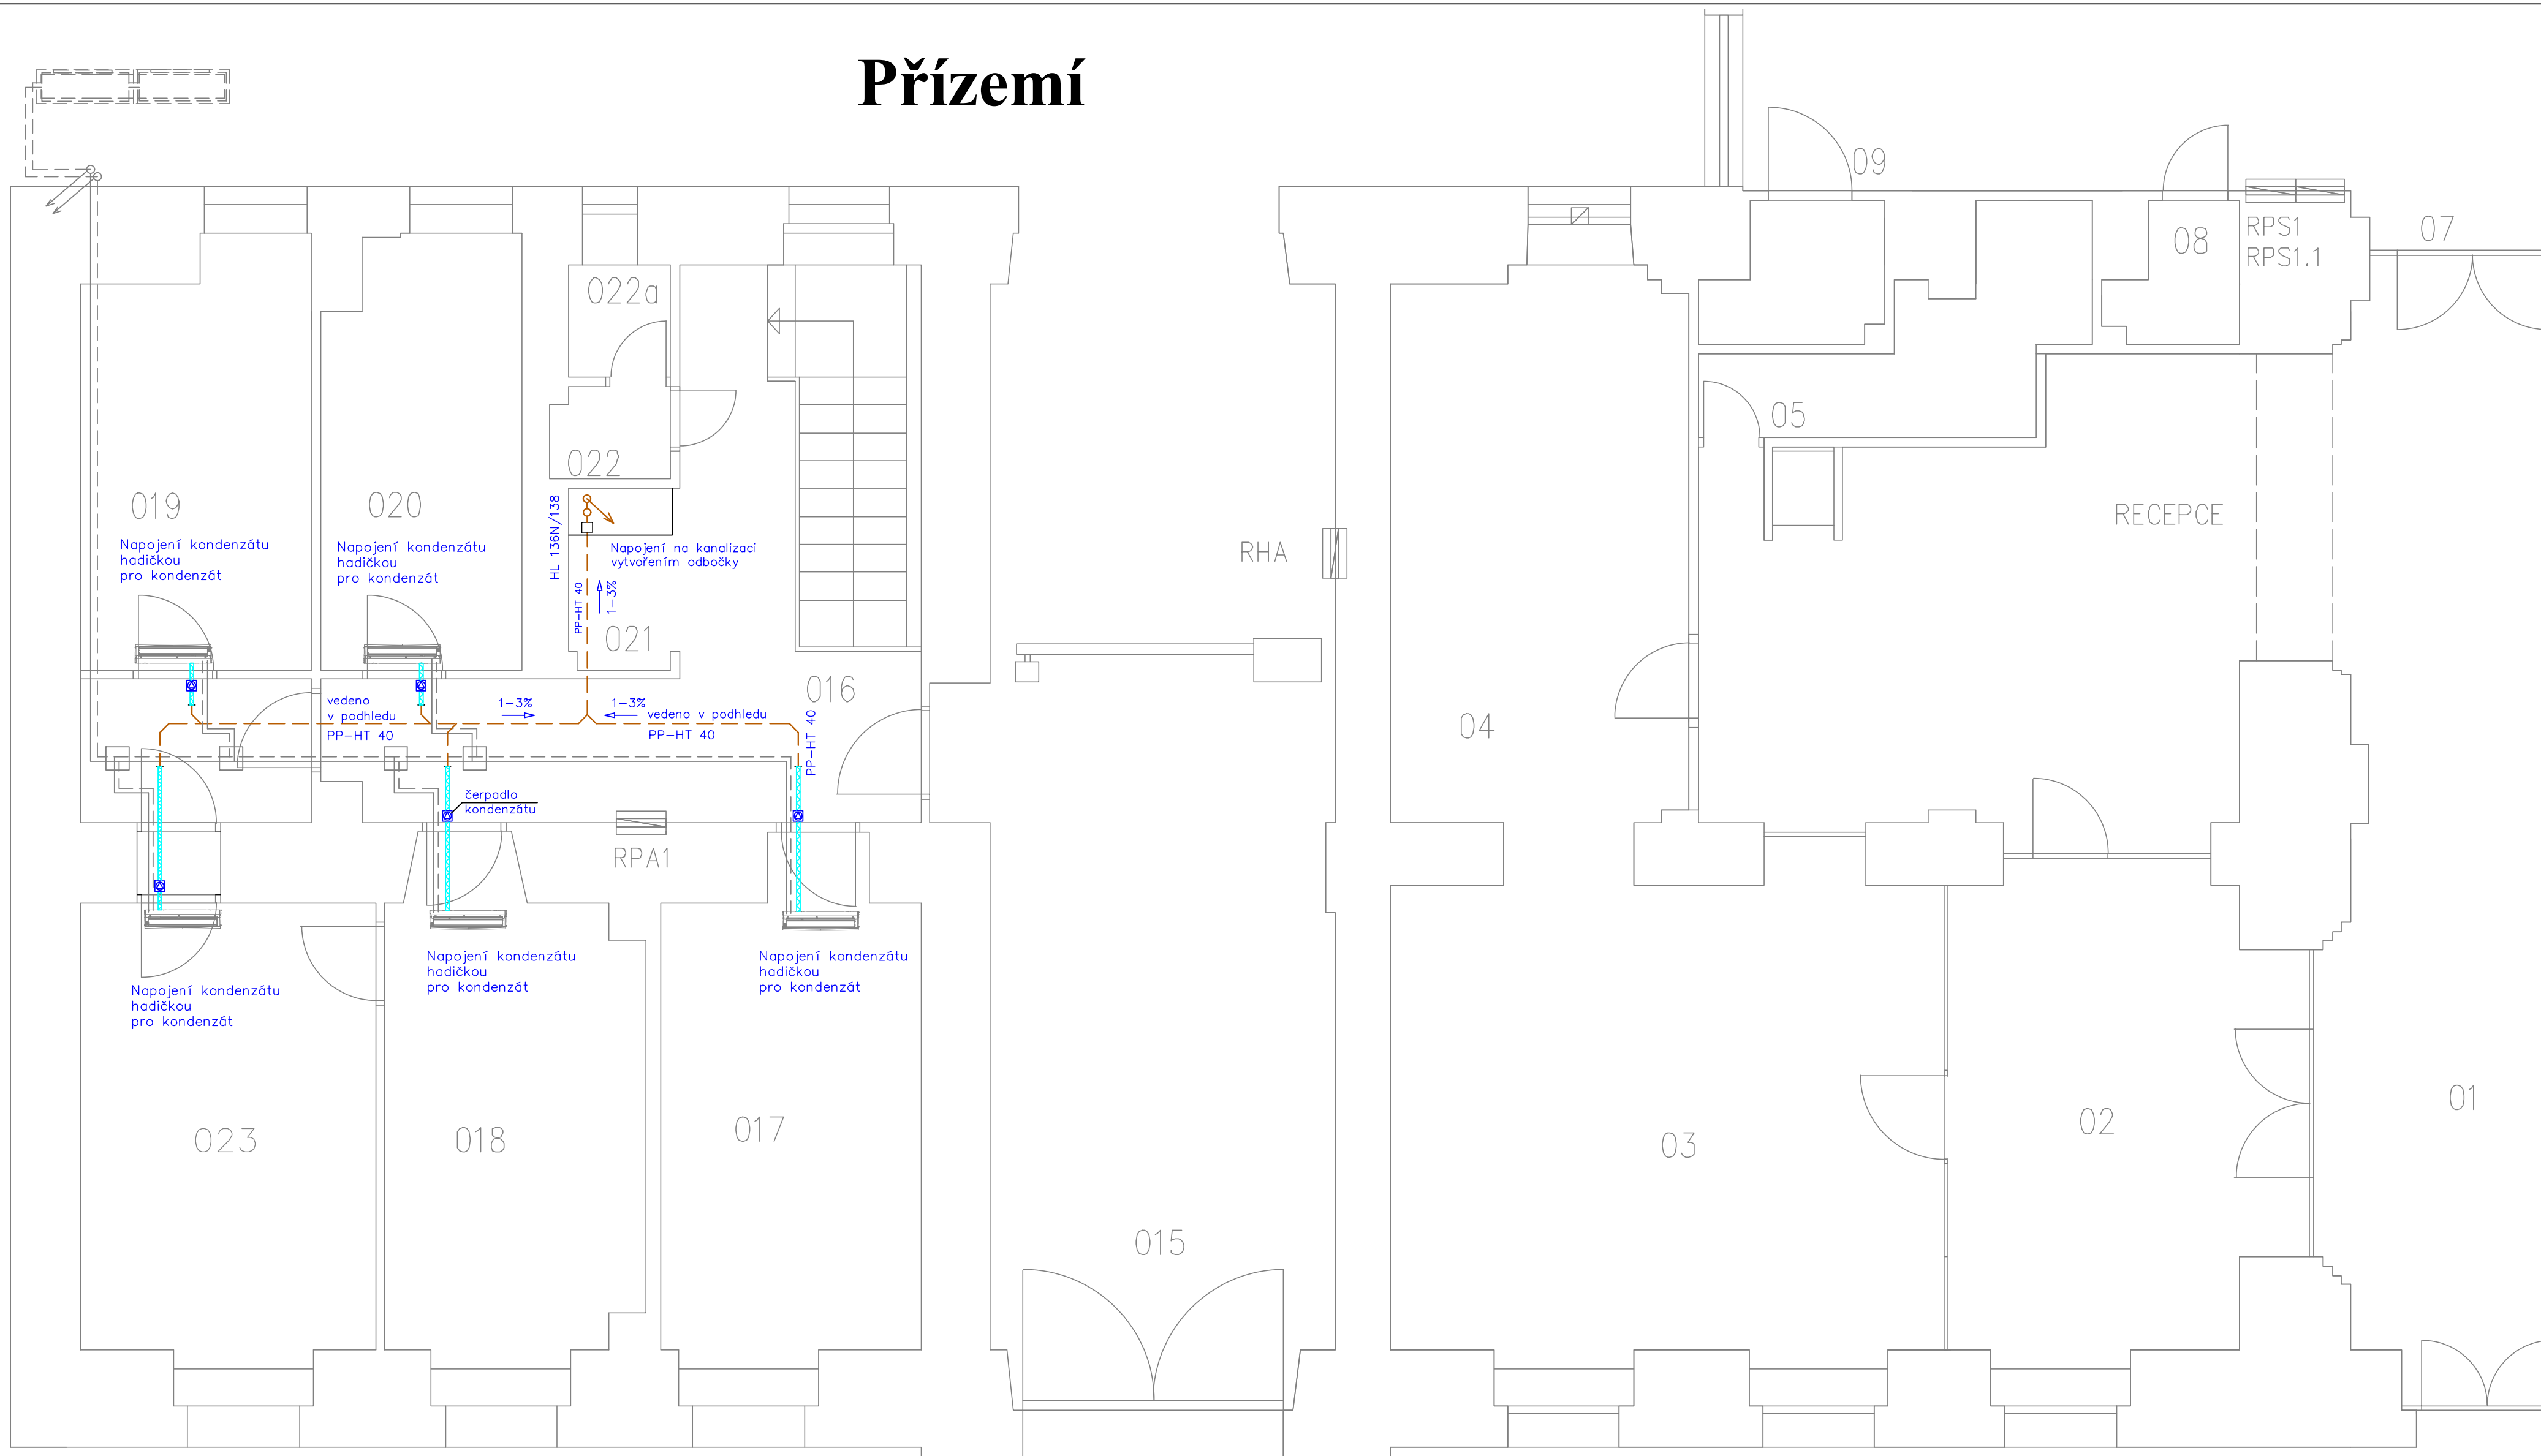

Legenda

- | | | | |
|--|---------------------------|--|------------------------------------|
| | Refnet | | Vnitřní chladicí nástěnná jednotka |
| | Potrubí chladiva přívod | | Čerpadlo kondenzátu |
| | Potrubí chladiva zpátečka | | Kondenzát |
| | | | Hadička pro kondenzát |

STAVBA: VYBUDOVÁNÍ CHLAZENÍ V OBJEKTECH ÚŘADU MČ PRAHA 5, ŠTEFÁNIKOVA 13, 15	PROJEKTANT: Ing. Jiří Bečvář	
	VYPRACOVAL: Ing. Jiří Bečvář	
	STUPEŇ: POVOLENÍ STAVBY	
INVESTOR: Městská část Praha 5 14.října 1381/4, Praha 5 - Smíchov, 150 22	STUPEŇ: POVOLENÍ STAVBY	ČÁST PD: ZTI
	DATUM: 11/2024	MĚŘÍTKO: 1:50
OBSAH: PŮDORYS PŘÍZEMÍ	PARÉ:	Č. VÝKRESU: D.1.2.2.2.1