


1.NP

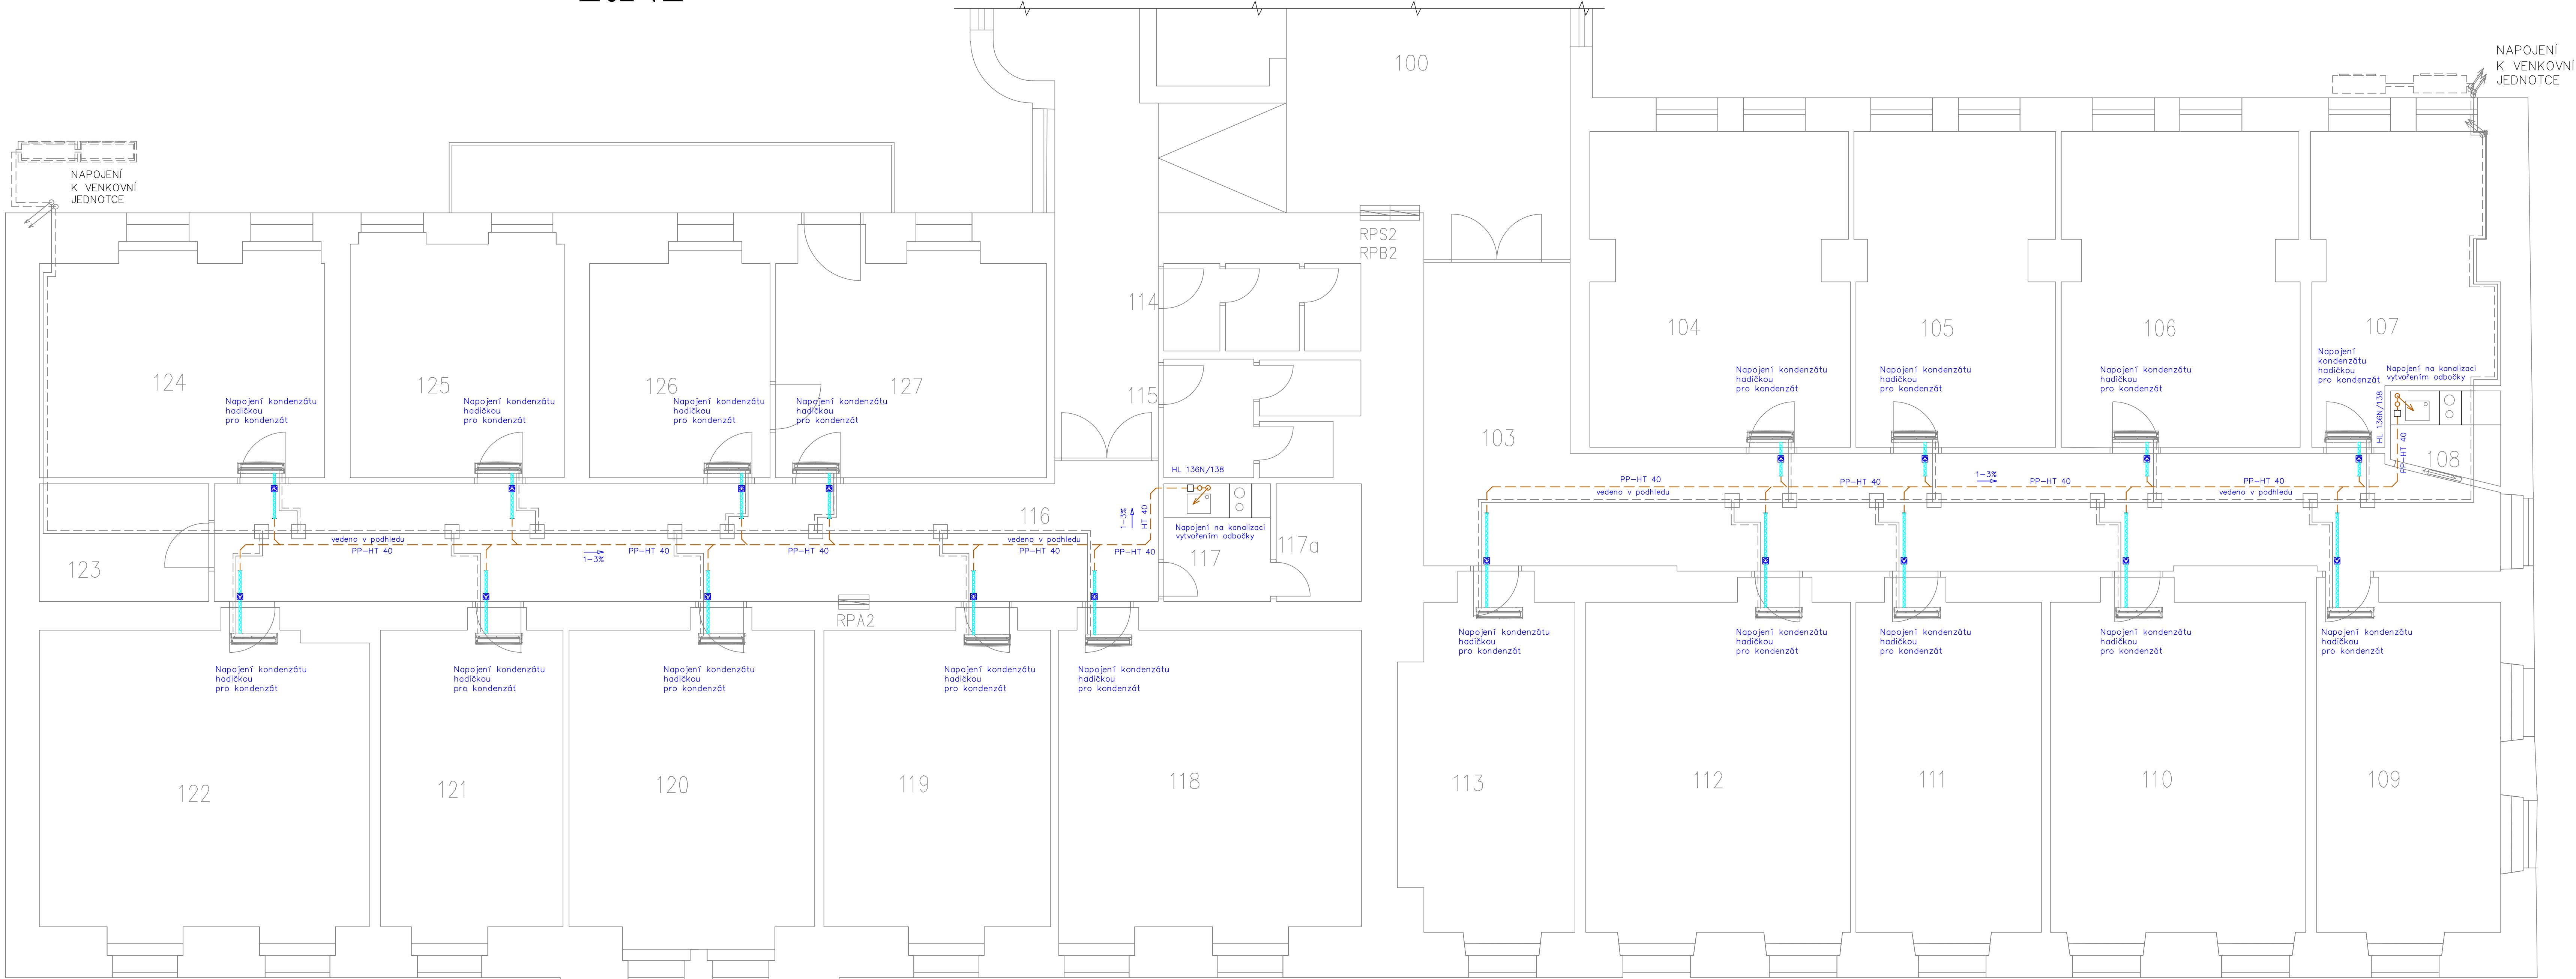

Legenda

- Refnet
- Potrubí chladiva přívod
- Potrubí chladiva zpátečka
- Vnitřní chladicí nástěnná jednotka
- Čerpadlo kondenzátu
- Kondenzát
- Hadička pro kondenzát

KGMTRADE s.r.o. Jateční 4 170 00 Praha 7		PROJEKTANT: Ing. Jiří Bečvář	
		VYPRACOVAL: Ing. Jiří Bečvář	
		STUPEŇ: POVOLENÍ STAVBY	
STAVBA:	VYBUDOVÁNÍ CHLAZENÍ V OBJEKTECH ÚRADU MČ PRAHA 5, ŠTEFÁNIKOVA 13, 15	STUPEŇ: POVOLENÍ STAVBY	ČÁST PD: ZTI
		DATUM: 11/2024	MĚŘÍTKO: 1:50
INVESTOR:	Městská část Praha 5 14.října 1381/4, Praha 5 - Smíchov, 150 22	PARE:	Č. VÝKRESU: D.1.2.2.2.2
OBSAH:	PŮDORYS 1.NP		