









2. a 3.NP

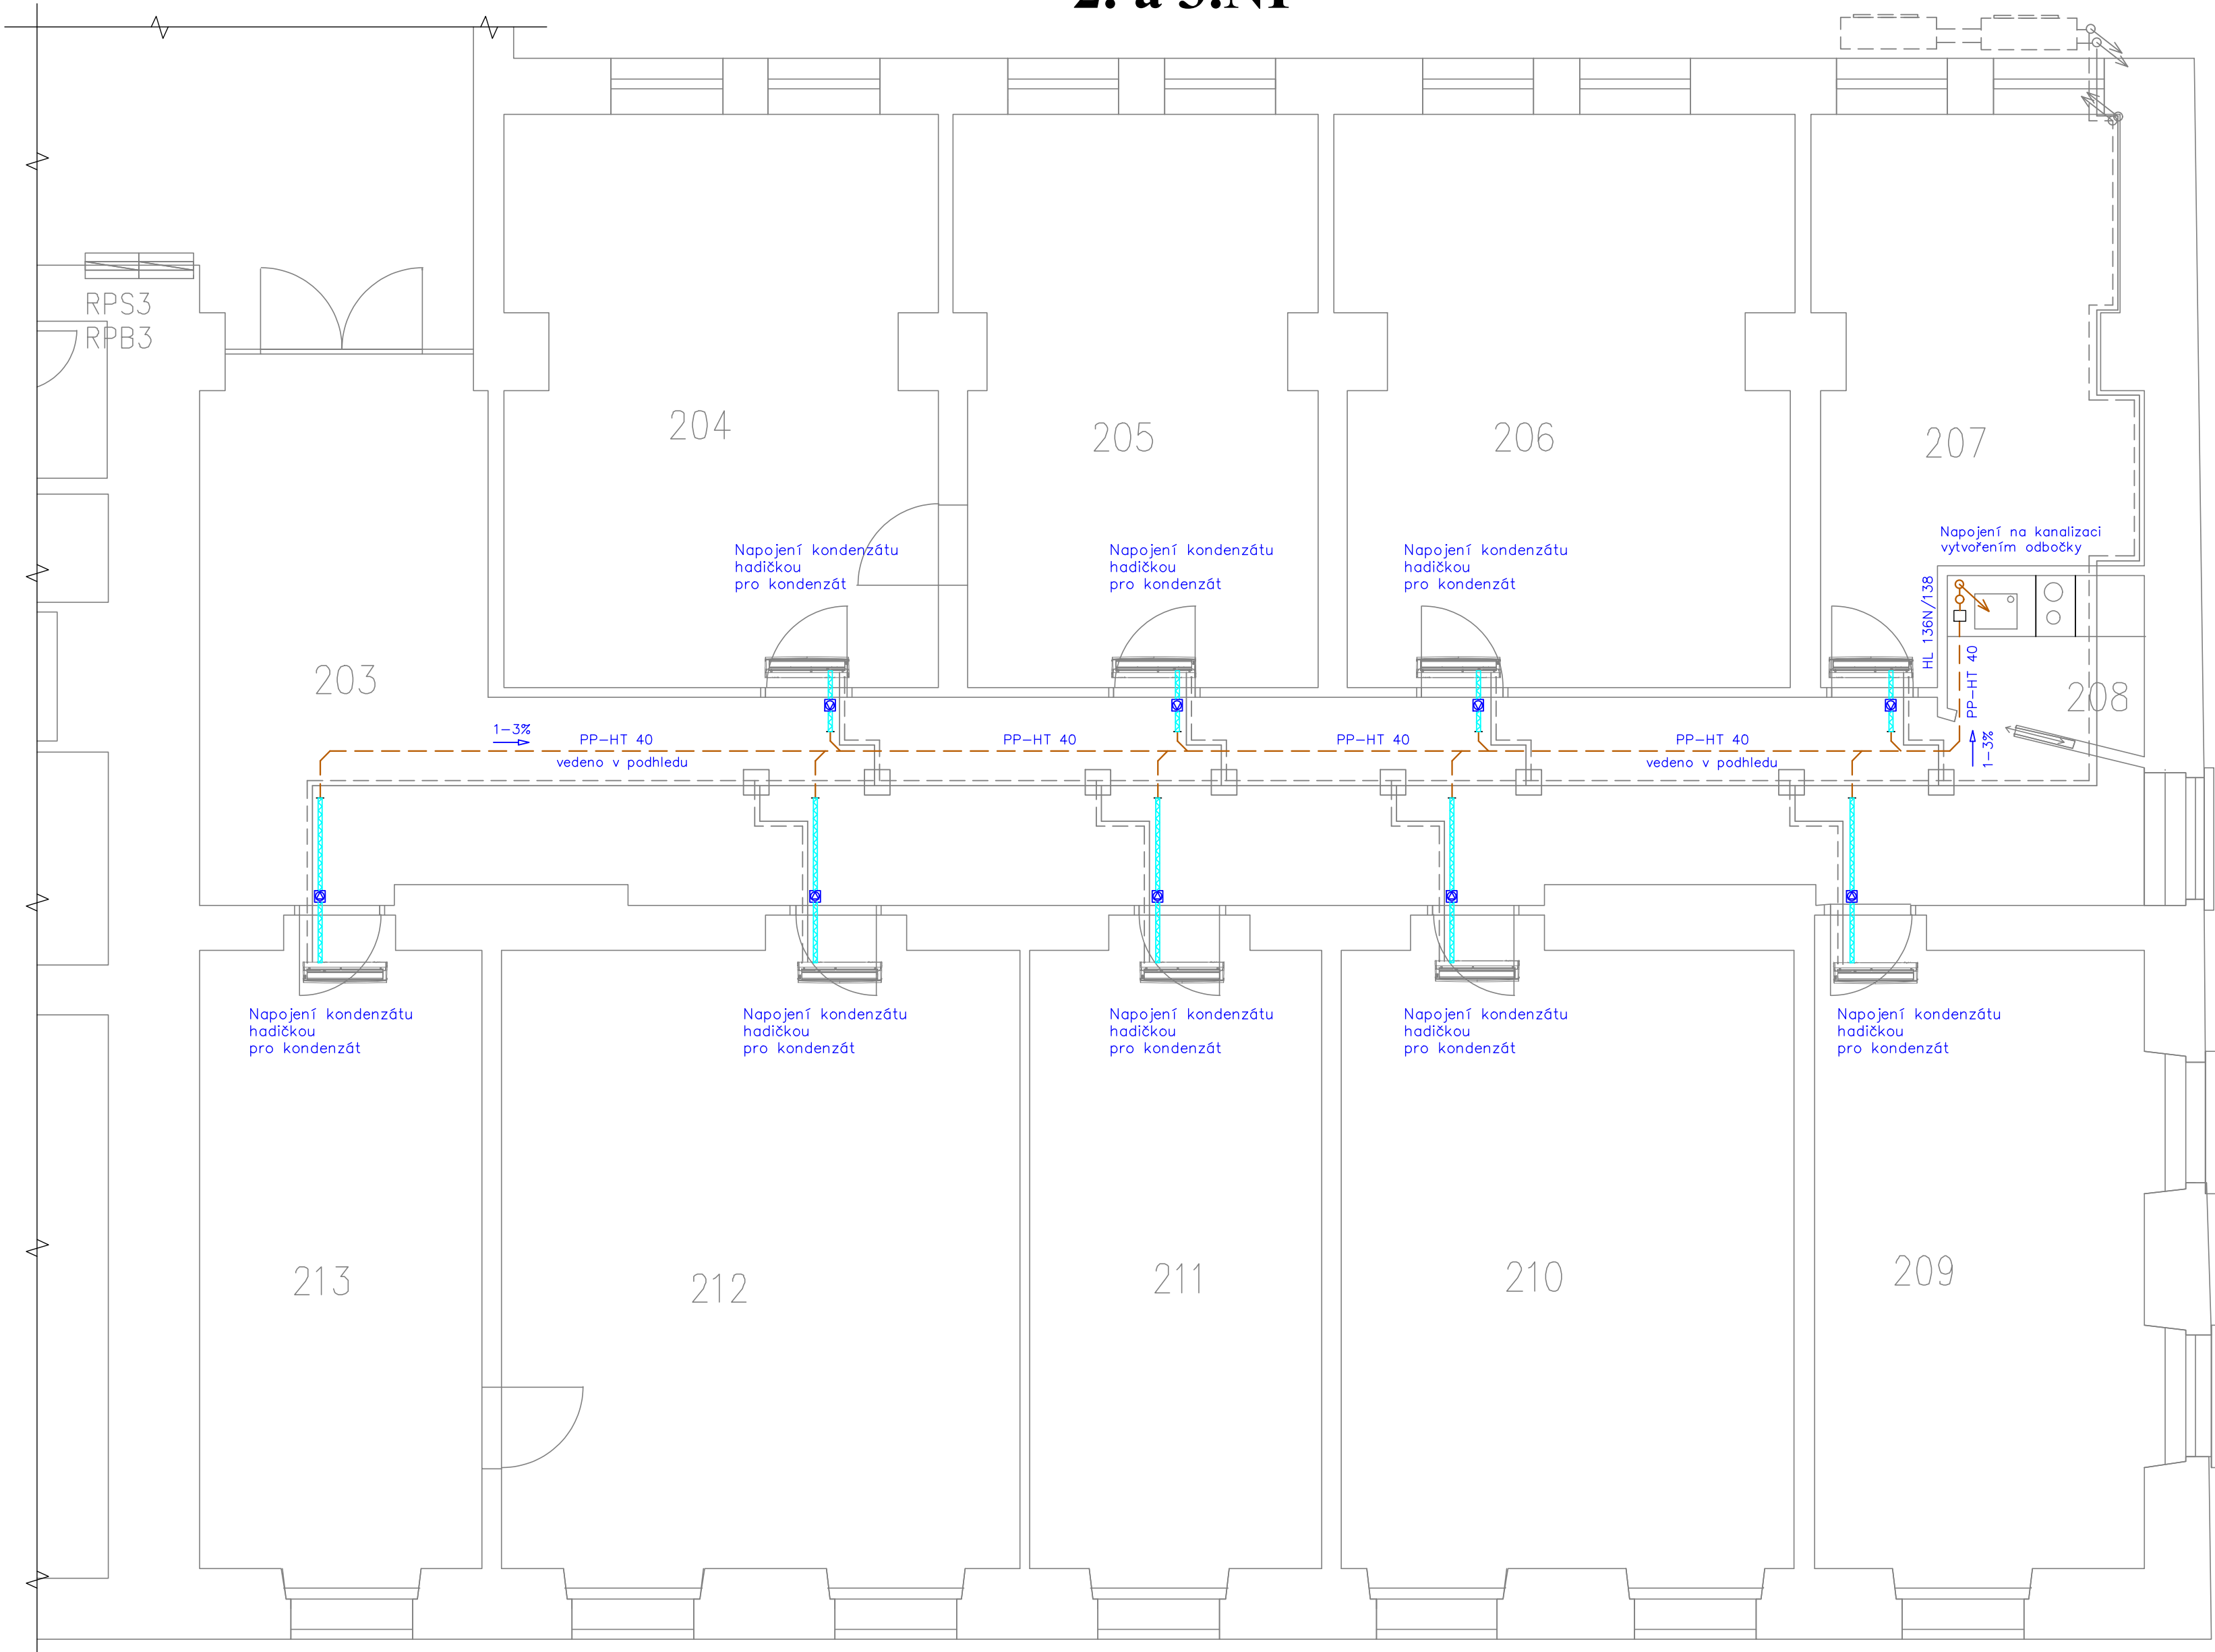

Legenda

-  Refnet
-  Potrubí chladiva přívod
-  Potrubí chladiva zpátečka
-  Vnitřní chladicí nástěnná jednotka
-  Čerpadlo kondenzátu
-  Kondenzát
-  Hadička pro kondenzát

KGMTRADE s.r.o. Jateční 4 170 00 Praha 7	PROJEKTANT:	Ing. Jiří Bečvář	
	VYPRACOVAL:	Ing. Jiří Bečvář	
	STUPEŇ:	POVOLENÍ STAVBY	
STAVBA: VYBUDOVÁNÍ CHLAZENÍ V OBJEKTECH ÚŘADU MČ PRAHA 5, ŠTEFÁNIKOVA 13, 15	STUPEŇ: POVOLENÍ STAVBY	ČÁST PD:	ZTI
	DATUM:	11/2024	MĚŘÍTKO: 1:50
	INVESTOR: Městská část Praha 5 14.října 1381/4, Praha 5 - Smíchov, 150 22	PARE:	Č. VÝKRESU: D.1.2.2.2.3
OBSAH:	PŮDORYS 2.NP		