






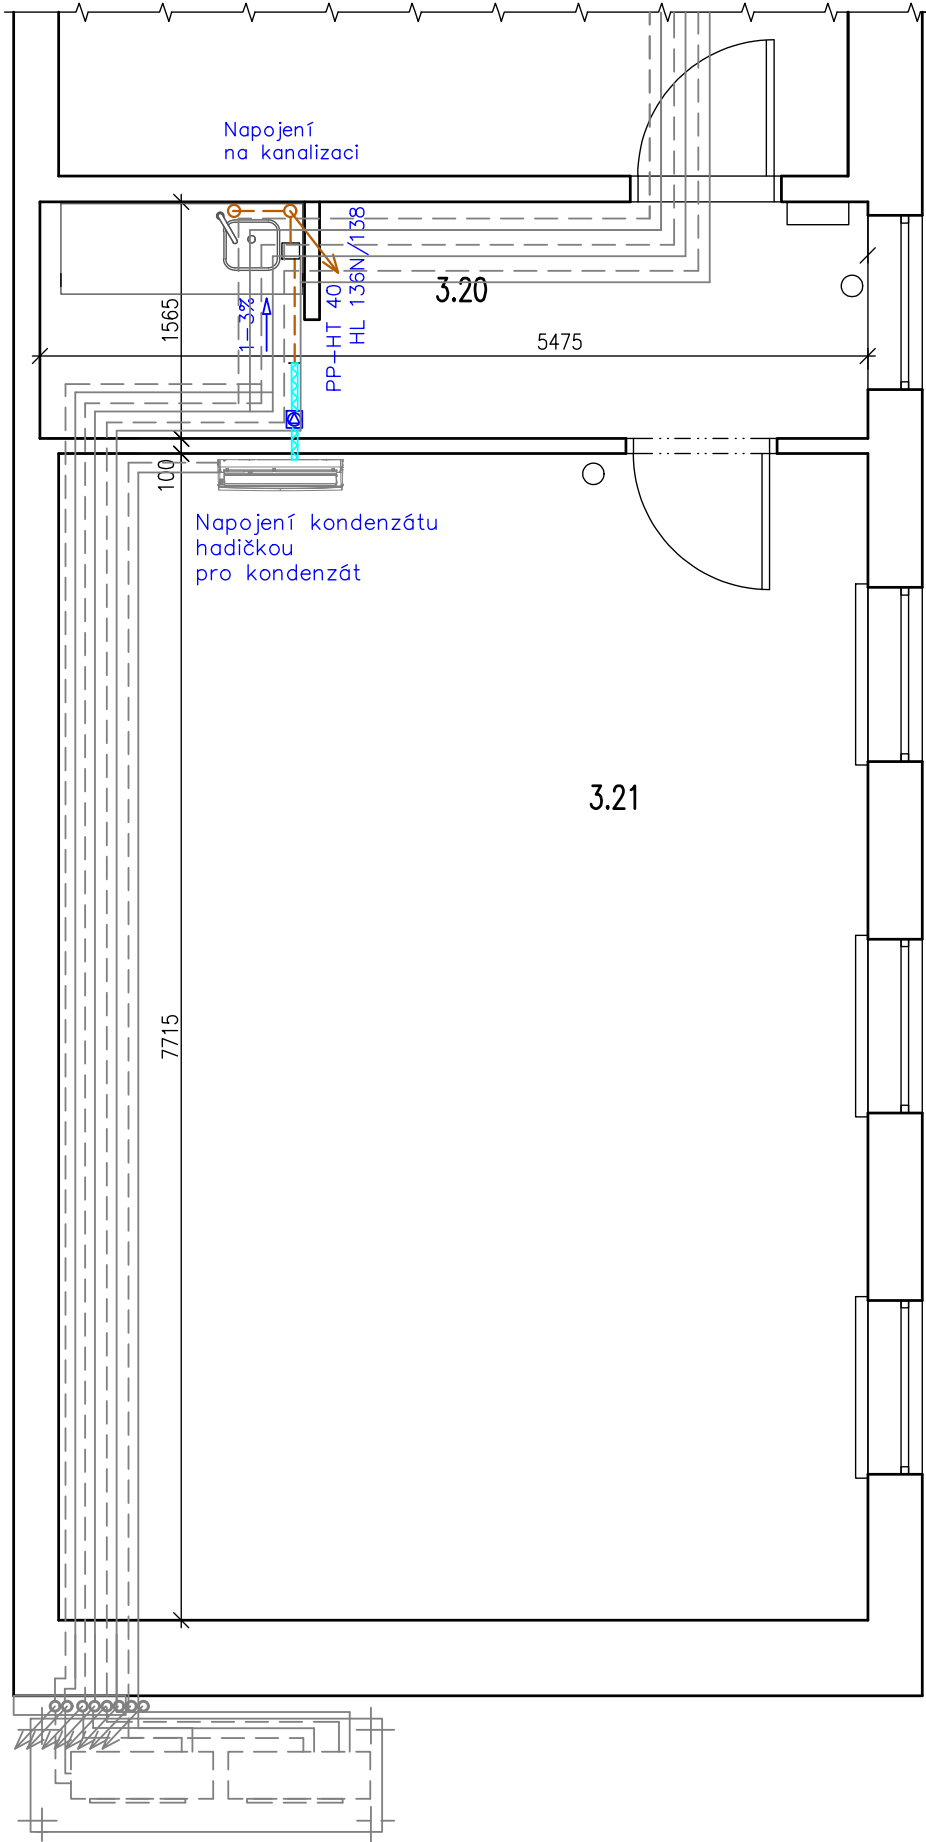


PŮDORYS 4.NP - ZAS. MÍSTNOST



Legenda

-  Refnet
-  Potrubí chladiva přívod
-  Potrubí chladiva zpátečka
-  Vnitřní chladicí nástěnná jednotka
-  Čerpadlo kondenzátu
-  Kondenzát
-  Hadička pro kondenzát

STAVBA: VYBUDOVÁNÍ CHLAZENÍ V OBJEKTECH ÚŘADU MČ PRAHA 5, ŠTEFÁNIKOVA 21	PROJEKTANT: Ing. Jiří Bečvář	
	VYPRACOVAL: Ing. Jiří Bečvář	
	STUPEŇ: POVOLENÍ STAVBY	
INVESTOR: Městská část Praha 5 14.října 1381/4, Praha 5 - Smíchov, 150 22	STUPEŇ: POVOLENÍ STAVBY	ČÁST PD: ZTI
	DATUM: 11/2024	MĚŘÍTKO: 1:50
OBSAH: PŮDORYS 4.NP - ZAS. MÍSTNOST	PARÉ:	Č. VÝKRESU: D.1.2.2.2.1