


PŮDORYS 4.NP

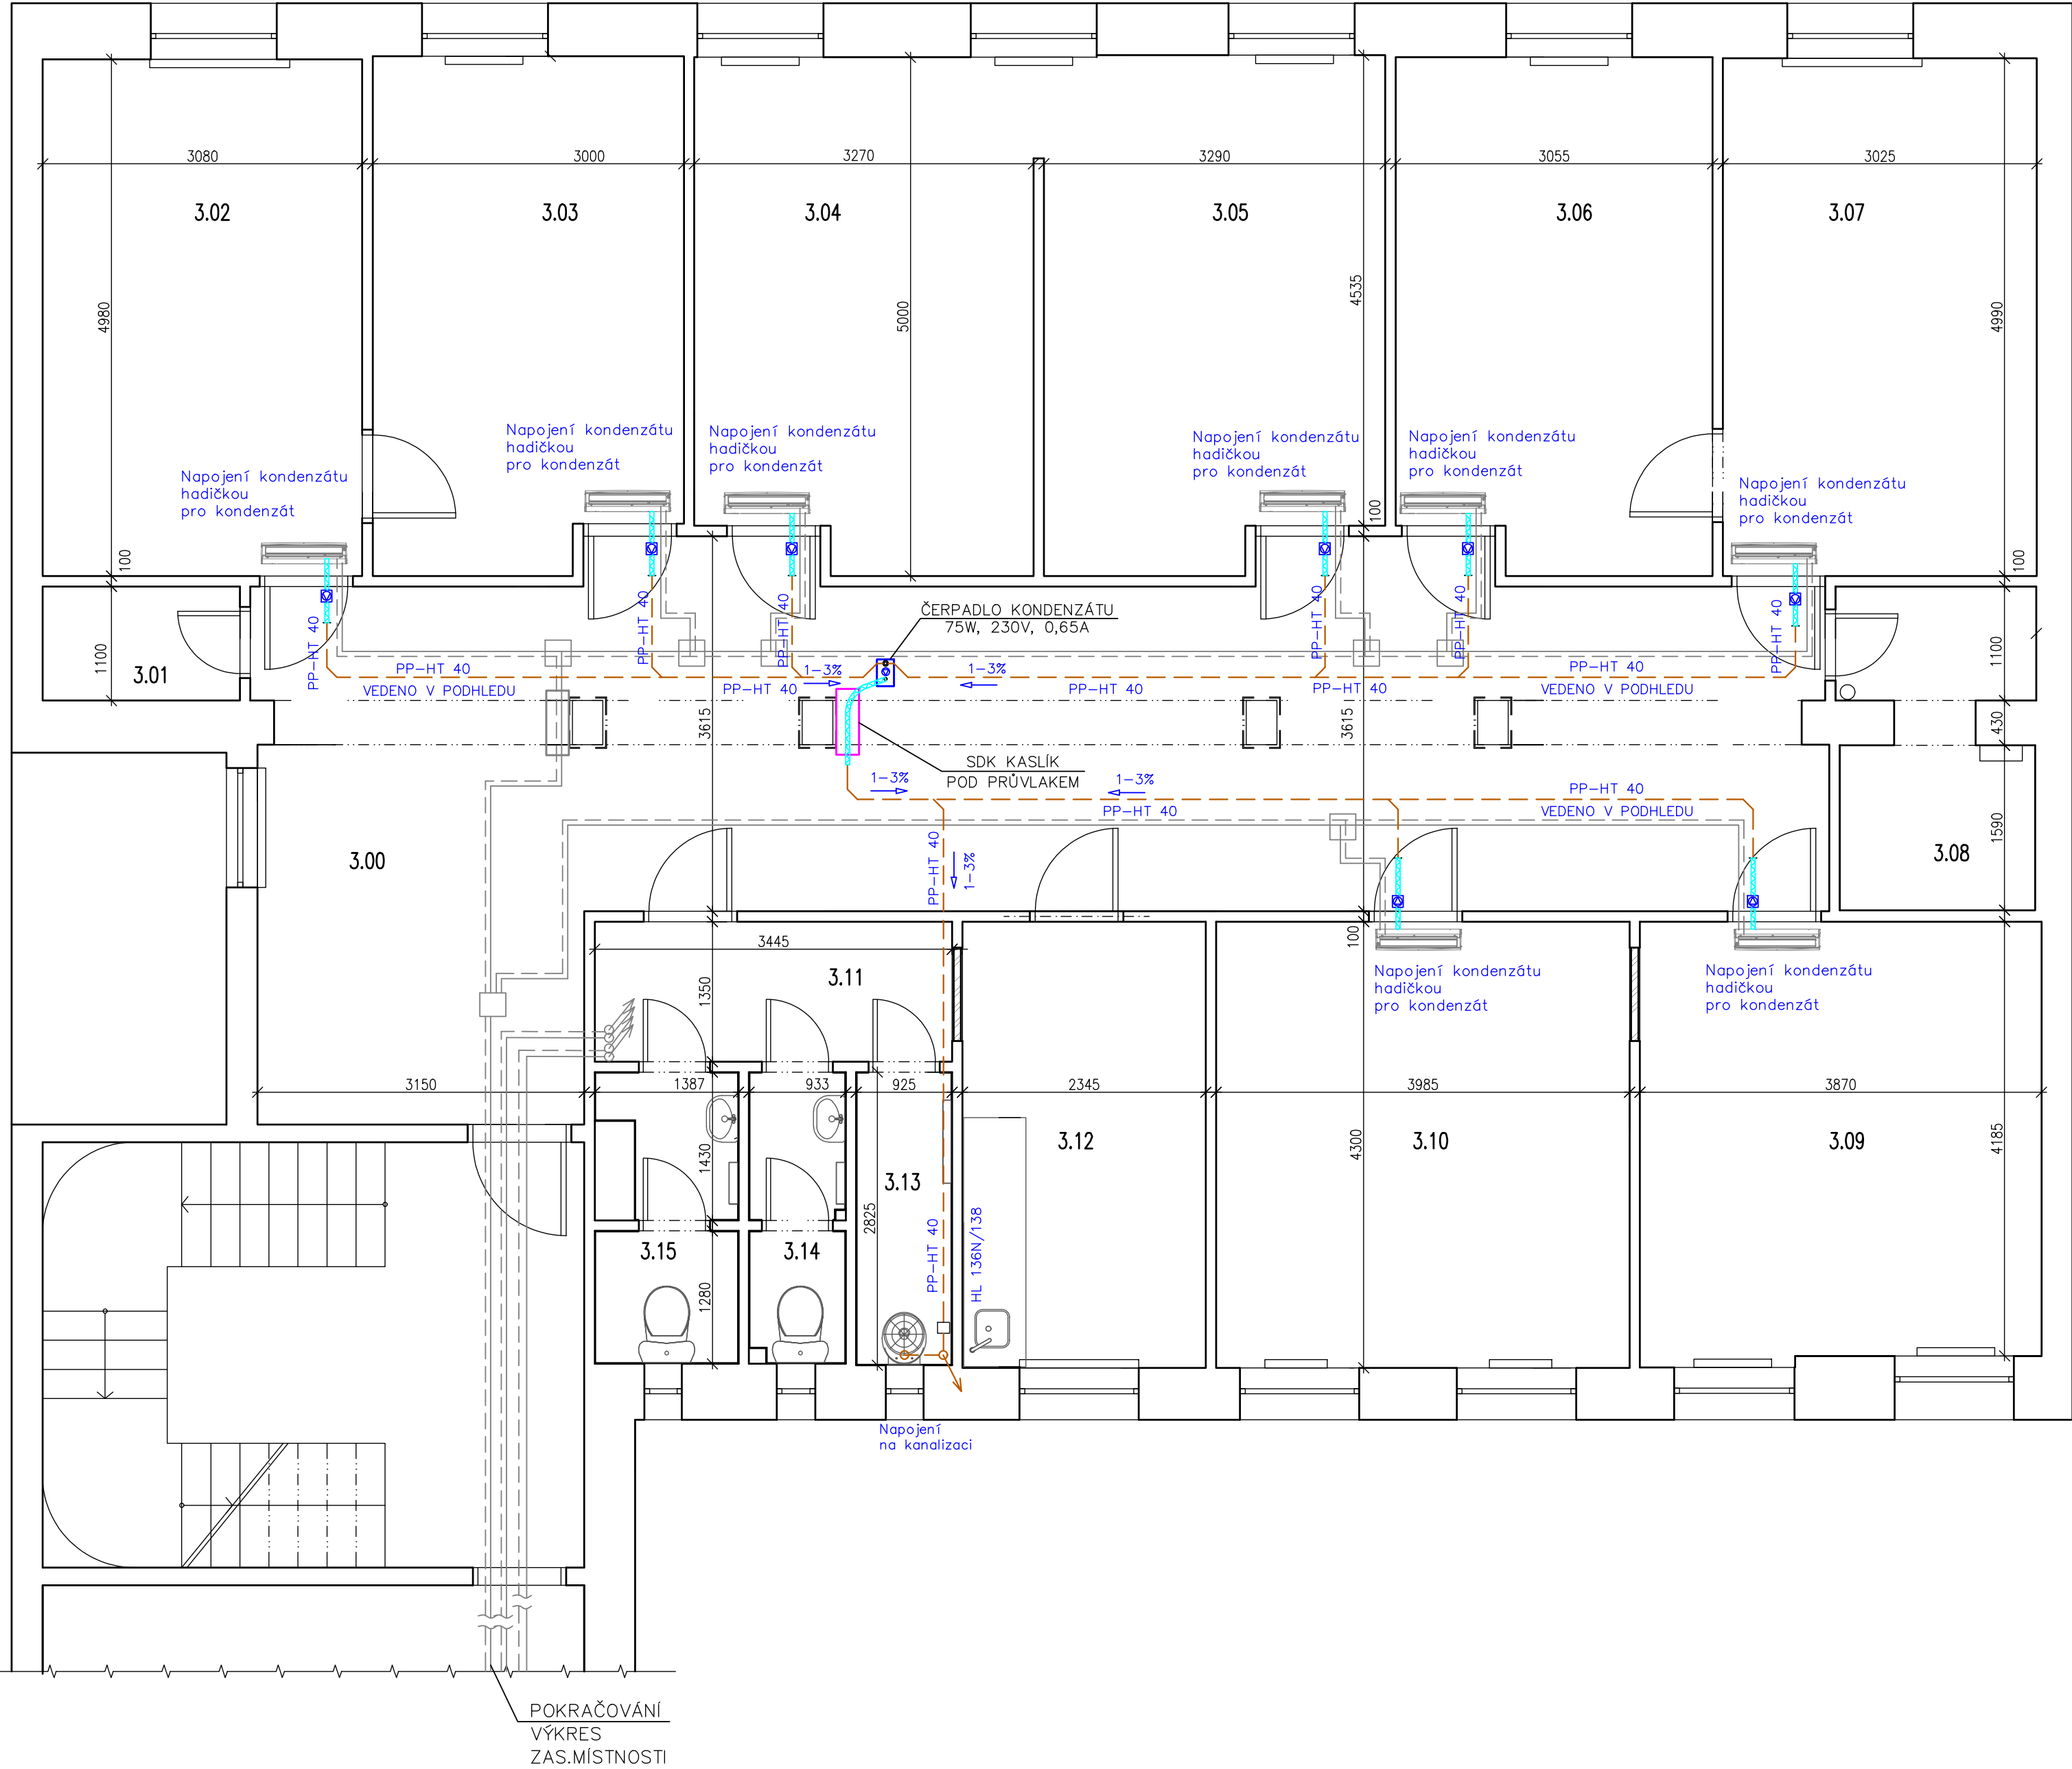

Legenda

- Refnet
- Potrubí chladiva přívod
- Potrubí chladiva zpátečka
- Vnitřní chladicí nástěnná jednotka
- Čerpadlo kondenzátu
- Kondenzát
- Hadička pro kondenzát

KGMTRADE s.r.o. Jateční 4 170 00 Praha 7	PROJEKTANT: Ing. Jiří Bečvář	
	VYPRACOVAL: Ing. Jiří Bečvář	
	STUPEŇ: POVOLENÍ STAVBY	
STAVBA: VYBUDOVÁNÍ CHLAZENÍ V OBJEKTECH ÚŘADU MČ PRAHA 5, ŠTEFÁNIKOVA 21	STUPEŇ: POVOLENÍ STAVBY	ČÁST PD: ZTI
	DATUM: 11/2024	MĚŘÍTKO: 1:50
INVESTOR: Městská část Praha 5 14.října 1381/4, Praha 5 - Smíchov, 150 22	PARÉ:	Č. VÝKRESU: D.1.2.2.2.2
OBSAH: PŮDORYS 4.NP		