


PŮDORYS 5.NP

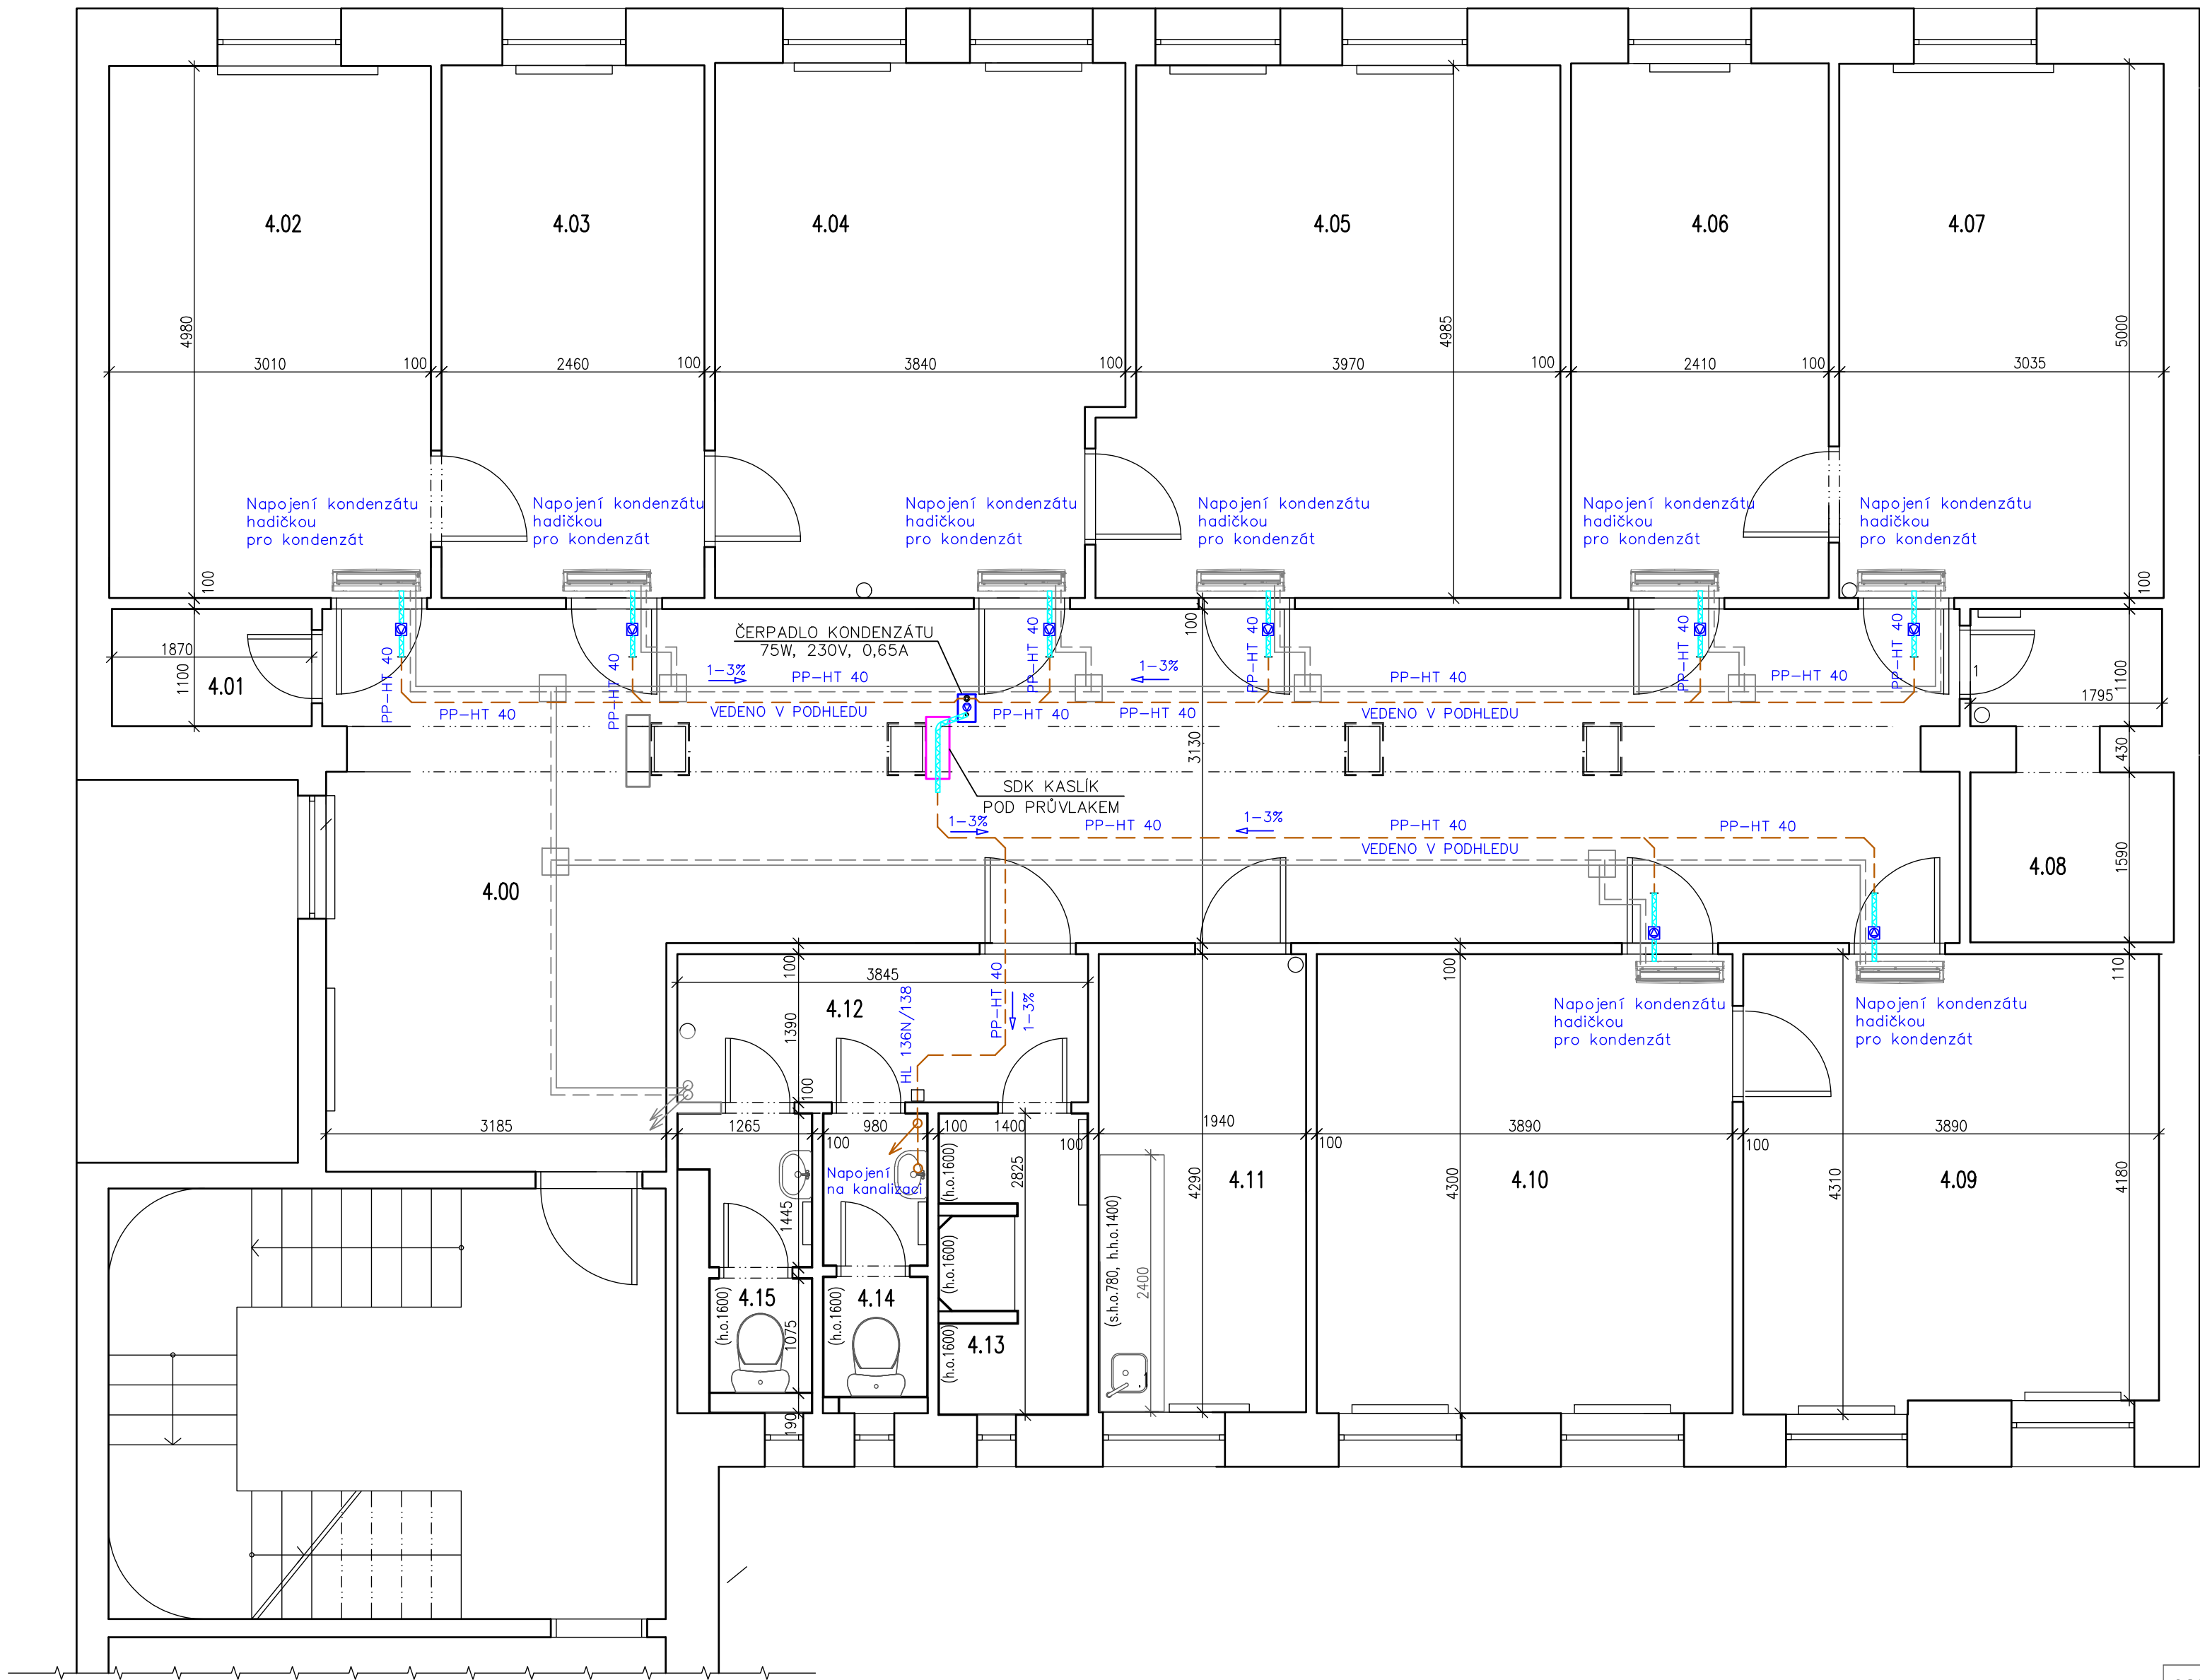

Legenda

- Refnet
- Potrubí chladiva přívod
- Potrubí chladiva zpátečka
- Vnitřní chladicí nástěnná jednotka
- Čerpadlo kondenzátu
- Kondenzát
- Hadička pro kondenzát

| | | | |
|--|----------------------------|--------------------------------|------------------|
| KGMTRADE s.r.o. Jateční 4 170 00 Praha 7 | PROJEKTANT: | | Ing. Jiří Bečvář |
| | VYPRACOVAL: | | Ing. Jiří Bečvář |
| | STUPEŇ: | | POVOLENÍ STAVBY |
| STAVBA: VYBUDOVÁNÍ CHLAZENÍ V OBJEKTECH ÚŘADU MČ PRAHA 5, ŠTEFÁNIKOVA 21 | STUPEŇ: POVOLENÍ STAVBY | ČÁST PD: | ZTI |
| | DATUM: 11/2024 | MĚŘÍTKO: | 1:50 |
| INVESTOR: Městská část Praha 5 14.října 1381/4, Praha 5 - Smíchov, 150 22 | PARÉ: | Č. VÝKRESU: D.1.2.2.2.3 | |
| OBSAH: PŮDORYS 5.NP | | | |