



LEGENDA:

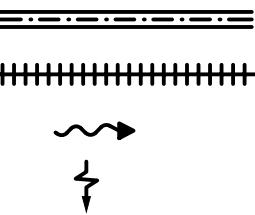

VZT POTRUBÍ – KRUHOVÉ SPIRO
VZT POTRUBÍ – FLEXI POTRUBÍ
PŘÍVOD VZDUCHU DO MÍSTNOSTI
POD DVEŘMI NEBO MŘÍŽKOU
ODVOD VZDUCHU

ŘEZ

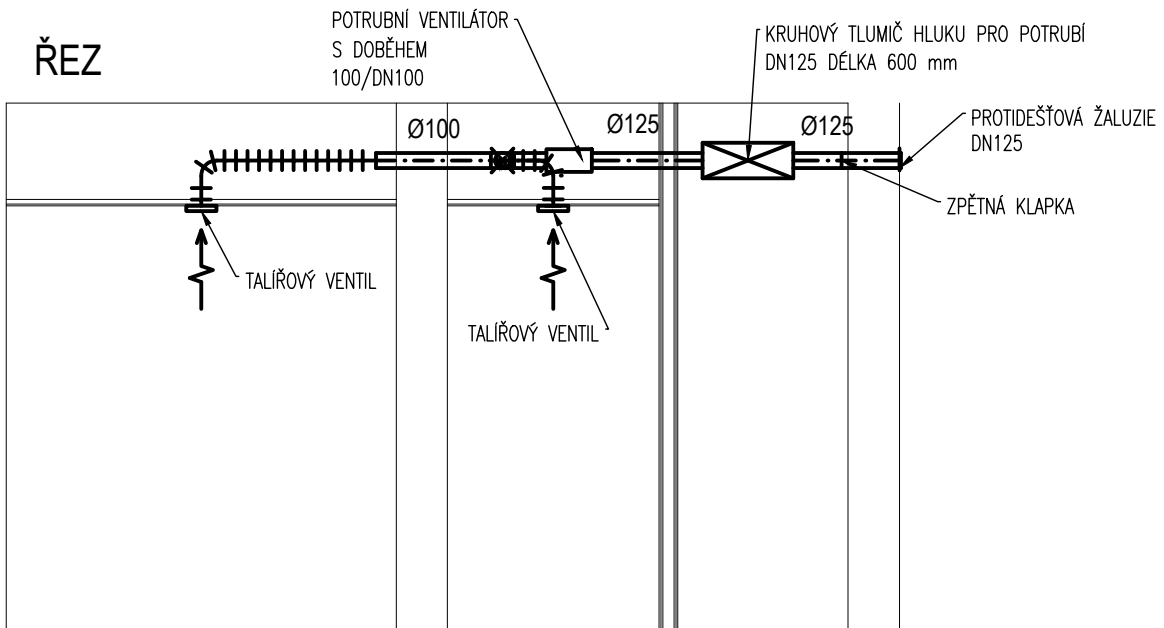

ZHOTOVITEL: Boa projekt s.r.o. Na Hutmance 439/8, Praha 5 – Jinonice IČ:06934927, tel: +420 603794388		AKCE: Rekonstrukce bytové jednotky MČ Vítězná 531/13, 150 00 Praha 5 b.j.č. 9	
ZODPOVĚDNÁ OSOBA: Ing. Vít Řezáč		INVESTOR: Městská část Praha 5 nám. 14. října 1381/4, 150 22 Praha 5	
ZHOTOVITEL ČÁSTI: Boa projekt s.r.o. Na Hutmance 439/8, Praha 5 – Jinonice IČ:06934927, tel: +420 603794388		ZAK.Č. 24 124	STUPEŇ PD: PARÉ:
ZODPOVĚDNÁ OSOBA: Ing. Vít Řezáč VYPRACOVAL: Ing. Ondřej Mědílek		DATUM: 09.7.2024	DSP
ČÁST DOKUMENTACE: VZDUCHOTECHNIKA		FORMÁT: A3	ČÍSLO ČÁSTI: D.1.4.c
NÁZEV ČÁSTI: ROZVODY VZDUCHOTECHNIKY		MĚŘÍTKO: 1:50	ČÍSLO VÝKRESU: 2.
PŮDORYS BYTU			