

LEGENDA GRAFICKÝCH ZNAČEK:




GRAVITAČNÍ SPLAŠKOVÁ KANALIZACE

LEGENDA ZKRATEK:

HUP HLAVNÍ UZÁVĚR PLYNU PRO BYT

PK PLYNOVÝ KOTEL

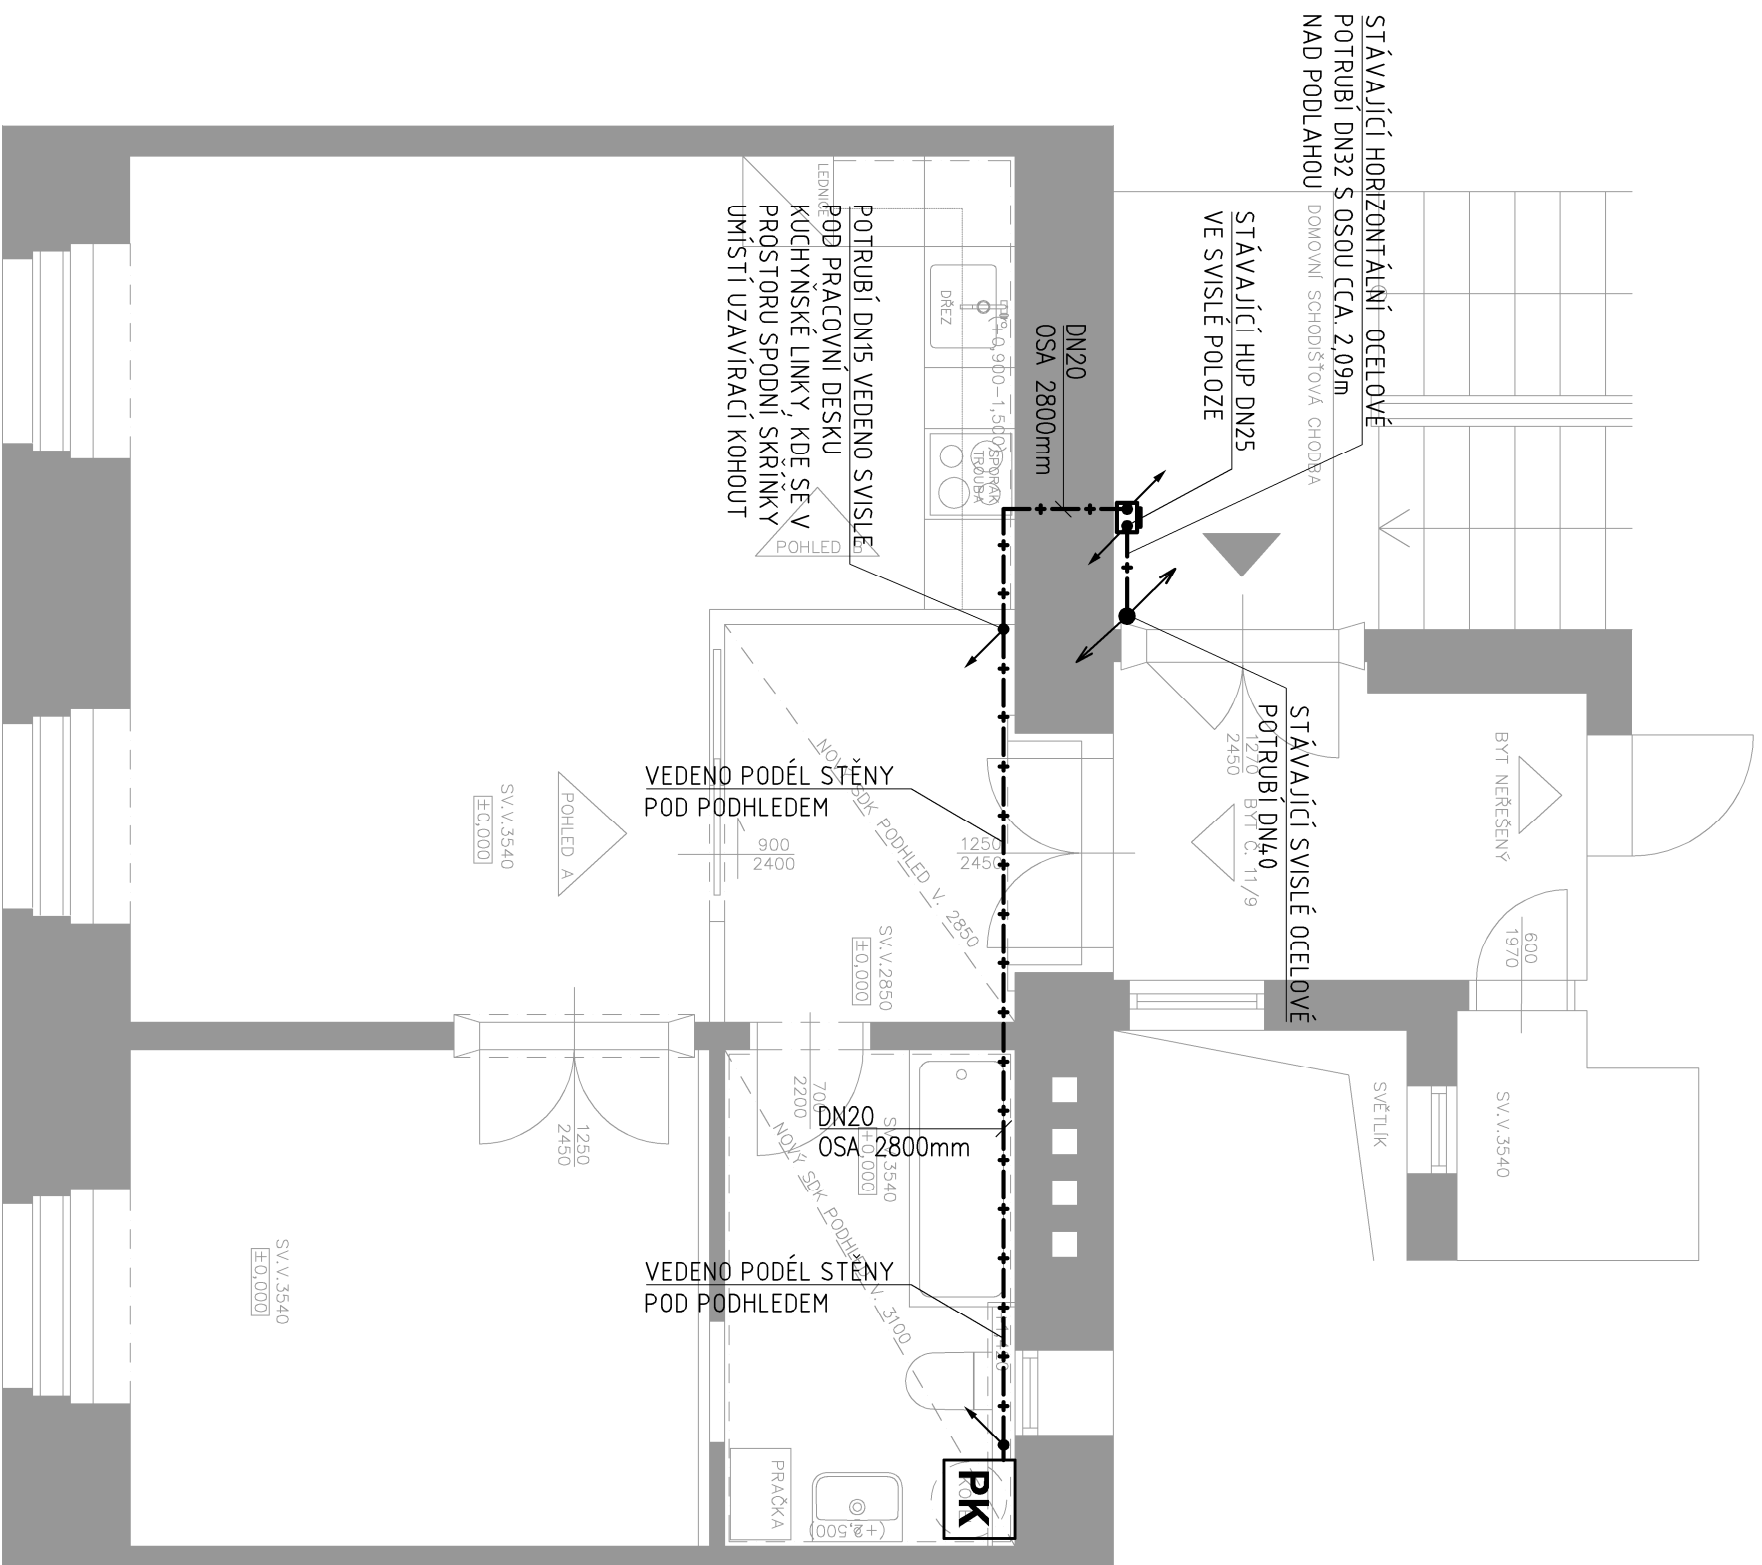


Č.M.	NÁZEV	PODLAHA	m ²
1.01	PŘEPOJŇ	S3 – KERAMICKÁ DLAŽBA	4,73
1.02	POKOL	S1 – DŘEVĚNÁ PODLAHA	26,33
1.03	POKOL	S1 – DŘEVĚNÁ PODLAHA	12,56
1.04	KOUPELNA	S2 – KERAMICKÁ DLAŽBA	6,30
1.05	KOMORA	S3 – KERAMICKÁ DLAŽBA	2,36
CELKEM UŽITNÁ PLOCHA			54,74

CELKEM UŽITNÁ PLOCHA

54,74



 MĚŘÍTKO 1:50



±0,000 VZTAŽENA K ÚROVNI PODLAHY PODLAŽÍ 3.NP

PROJEKTANT	RADEK FRIEDRICH	PROJEKT	RAZÍTKO
VYPRACOVAL	RADEK FRIEDRICH	STAVEBNÍ ÚPRAVY BYTU Č. 11/9 VE 3NP STAROPRAMENNÁ 547/9 PRAHA 5-SMÍCHOV 15000 PARCELA Č. 439, K. Ú. SMÍCHOV 1729051]	
HIP	ING. ARCH. VOJTĚCH VECÁN	INVESTOR MĚSTSKÁ ČÁST PRAHA 5, 14. ŘÍJNA 1381/4 PRAHA 5 ZASTOUPEN: CENTRA A.S., NA ZLATANCE 1350/13 PRAHA 5 STATUS DOK.	
LANDSCAPE 4U	LANDSCAPE 4U, spol. s r.o., ARCHITEKTONICKÝ ATELIER IČO: 26502411 SIDLO: TROJSKÁ 308/37, 182 00 PRAHA 8 ADRESA: MAŠARÝKOVO NABŘ. 4, PRAHA 2 MOBIL.: +420 602 214 972 EMAIL: vojte@landscape4u.cz	NAZEV VÝKRESU ZDRAVOTNĚ-TECHNICKÉ INSTALACE PLYNOINSTALACE PŮDORYS 3.NP - VÝŘEZ	ČÍSLO VÝKRESU D.1.4b.30 MĚŘÍTKO 1:50
			DATAUM VYDÁNÍ 01/2025 Č. PARÉ