


LEGENDA STÁVAJÍCICH IS

el. vedení NN	
el. vedení VN	
vodovod nerozištěný DN 100	
plynovod STL DN 90 PE	
sčítací vedení	
kanalizace jednotná DN 250	
vedení VO	
rušené IS	

LEGENDA IS - PŘÍPOJKY

—	—	kanalizace splošková
—	—	kanalizace dešťová
—	—	plynovod
—	—	vodovod - prodloužení
—	—	NN
—	—	SLB

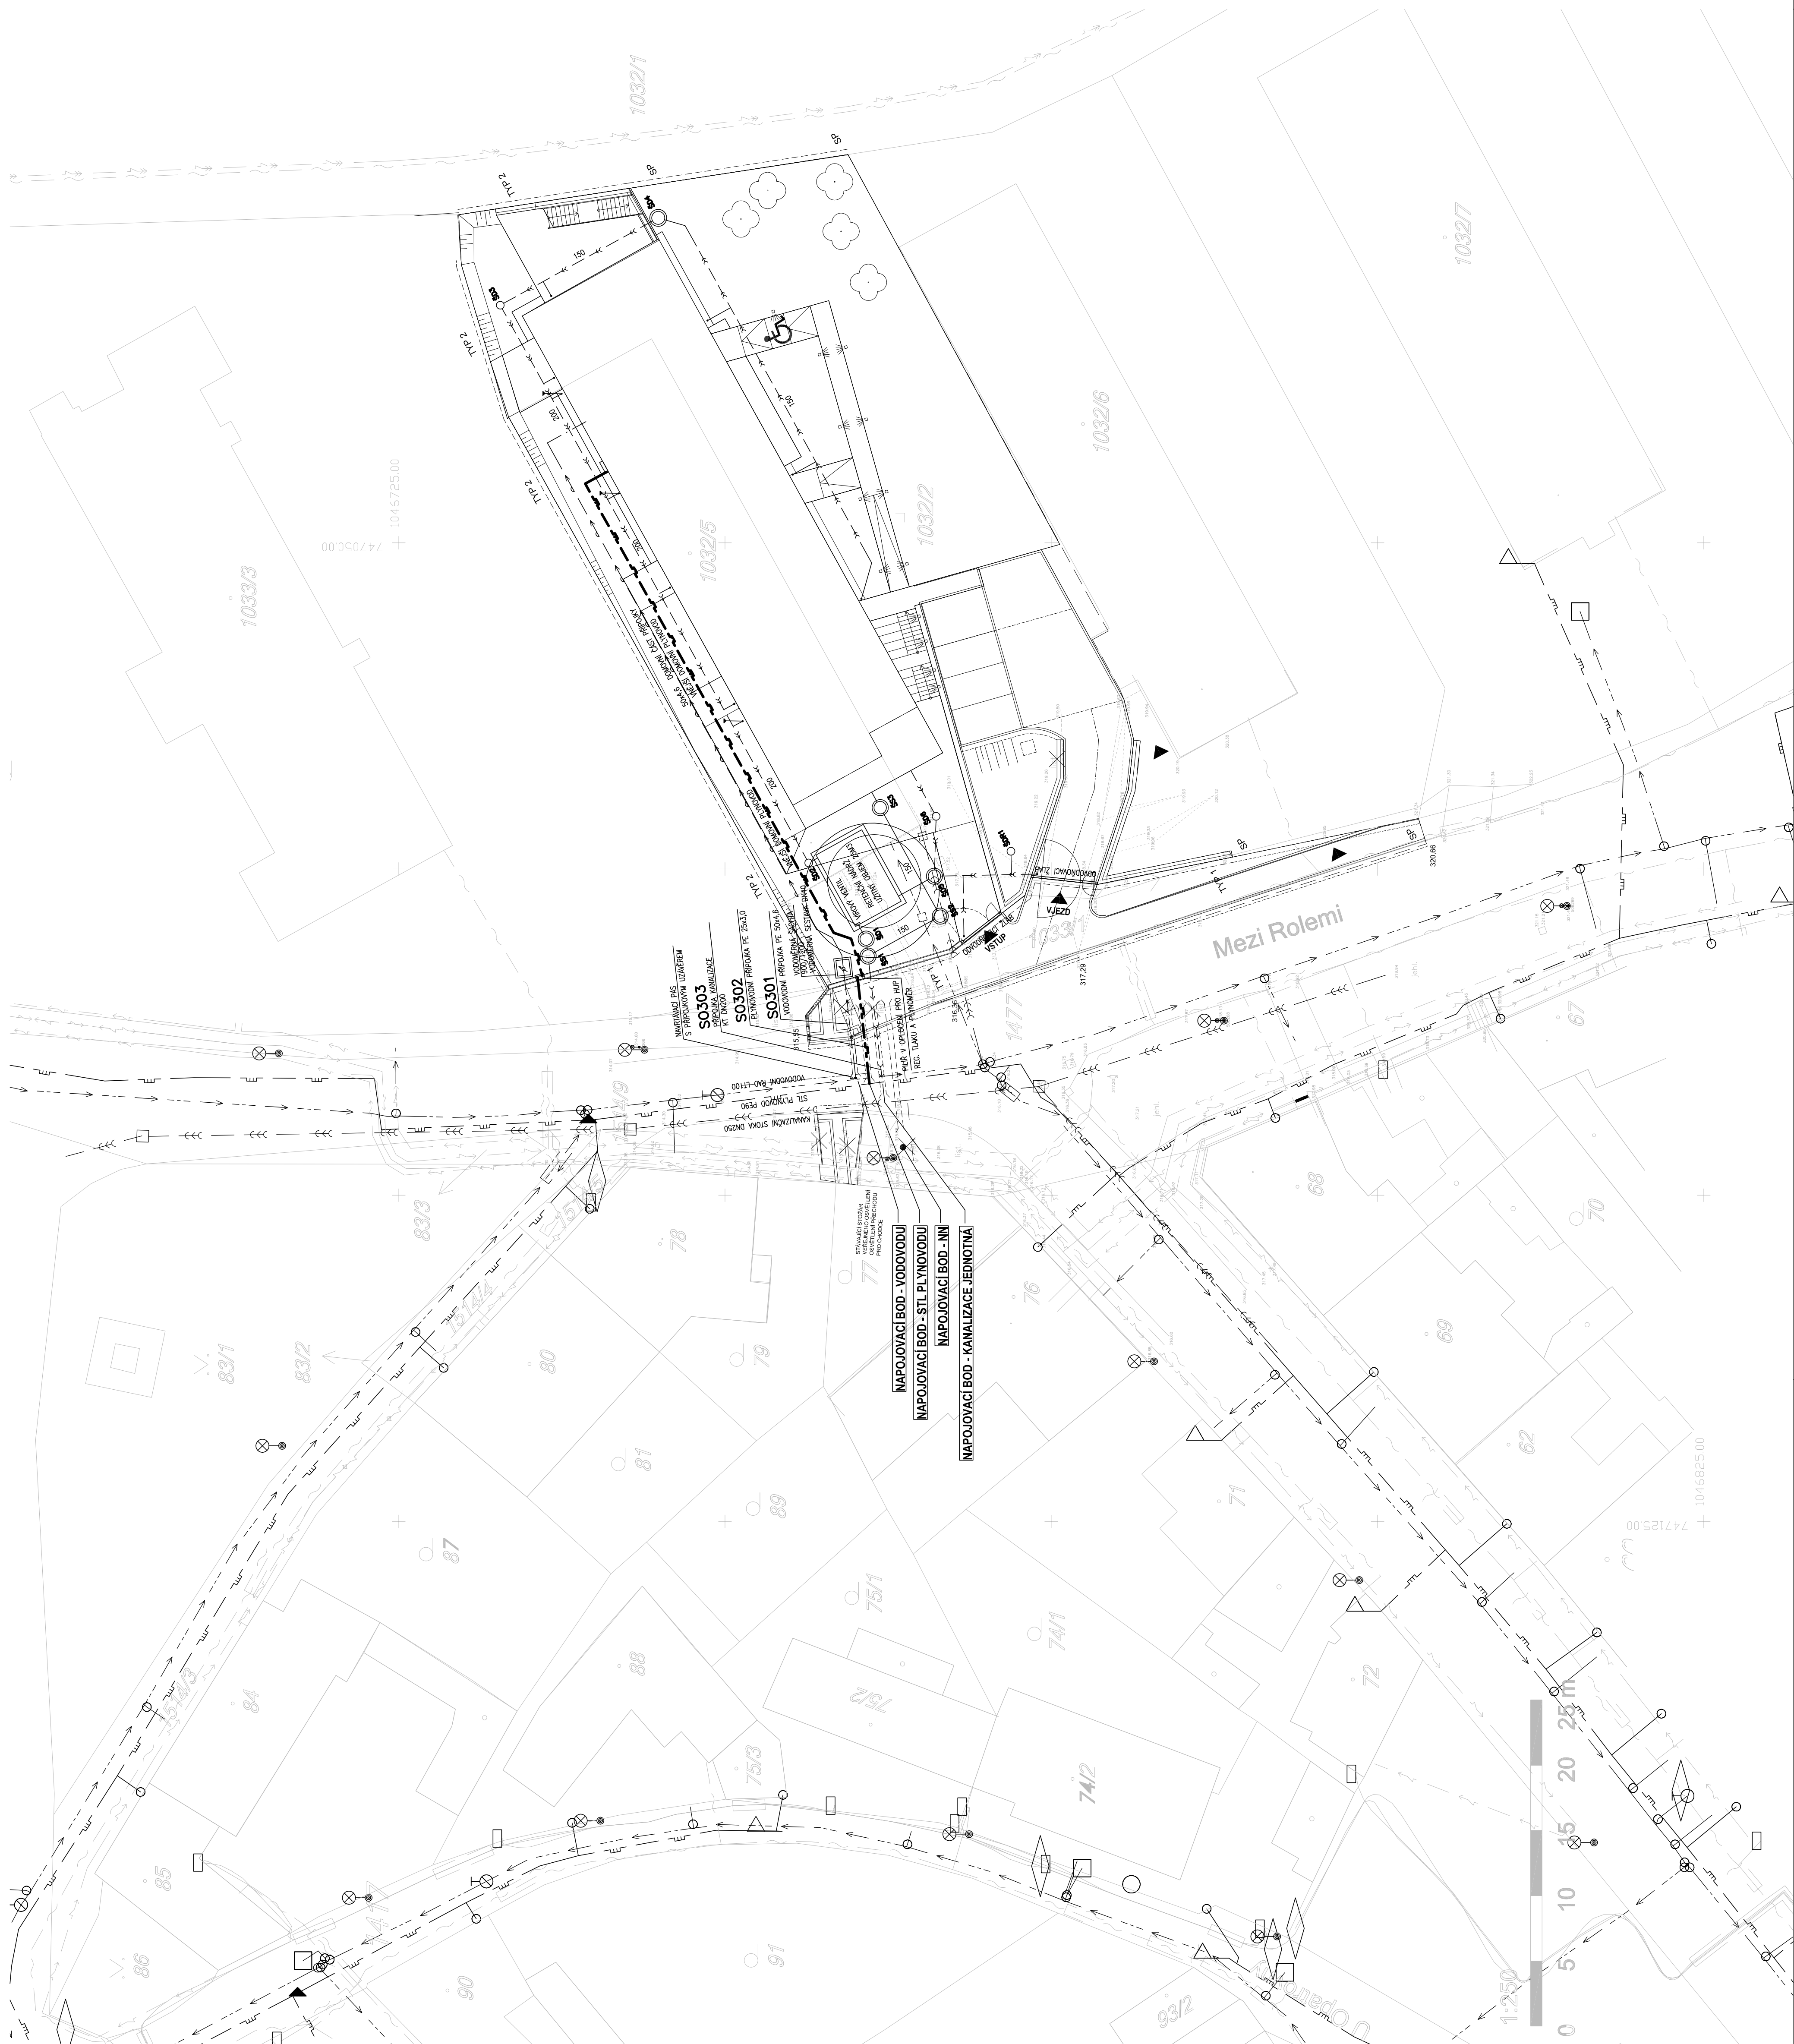

± 0,00 = 317,00 Bpv
Maximální výška atiky nejvyššího podlaží =
1.NP = 327,00 Bpv
2.NP = 320,85 Bpv

SITUACE

DATUM	DATE	MERITNO	SCALE	KOPJE
12/2017		1:250		
CASE	SO	PRICE	DELEM	ČLENENI
D2	302	PART	DIVISION	STRUCT
				DRAWING NO REVIZ NO
				02 00