




POPLACHOVÝ ZABEZPEČOVACÍ A TÍŠŇOVÝ SYSTÉM PZTS

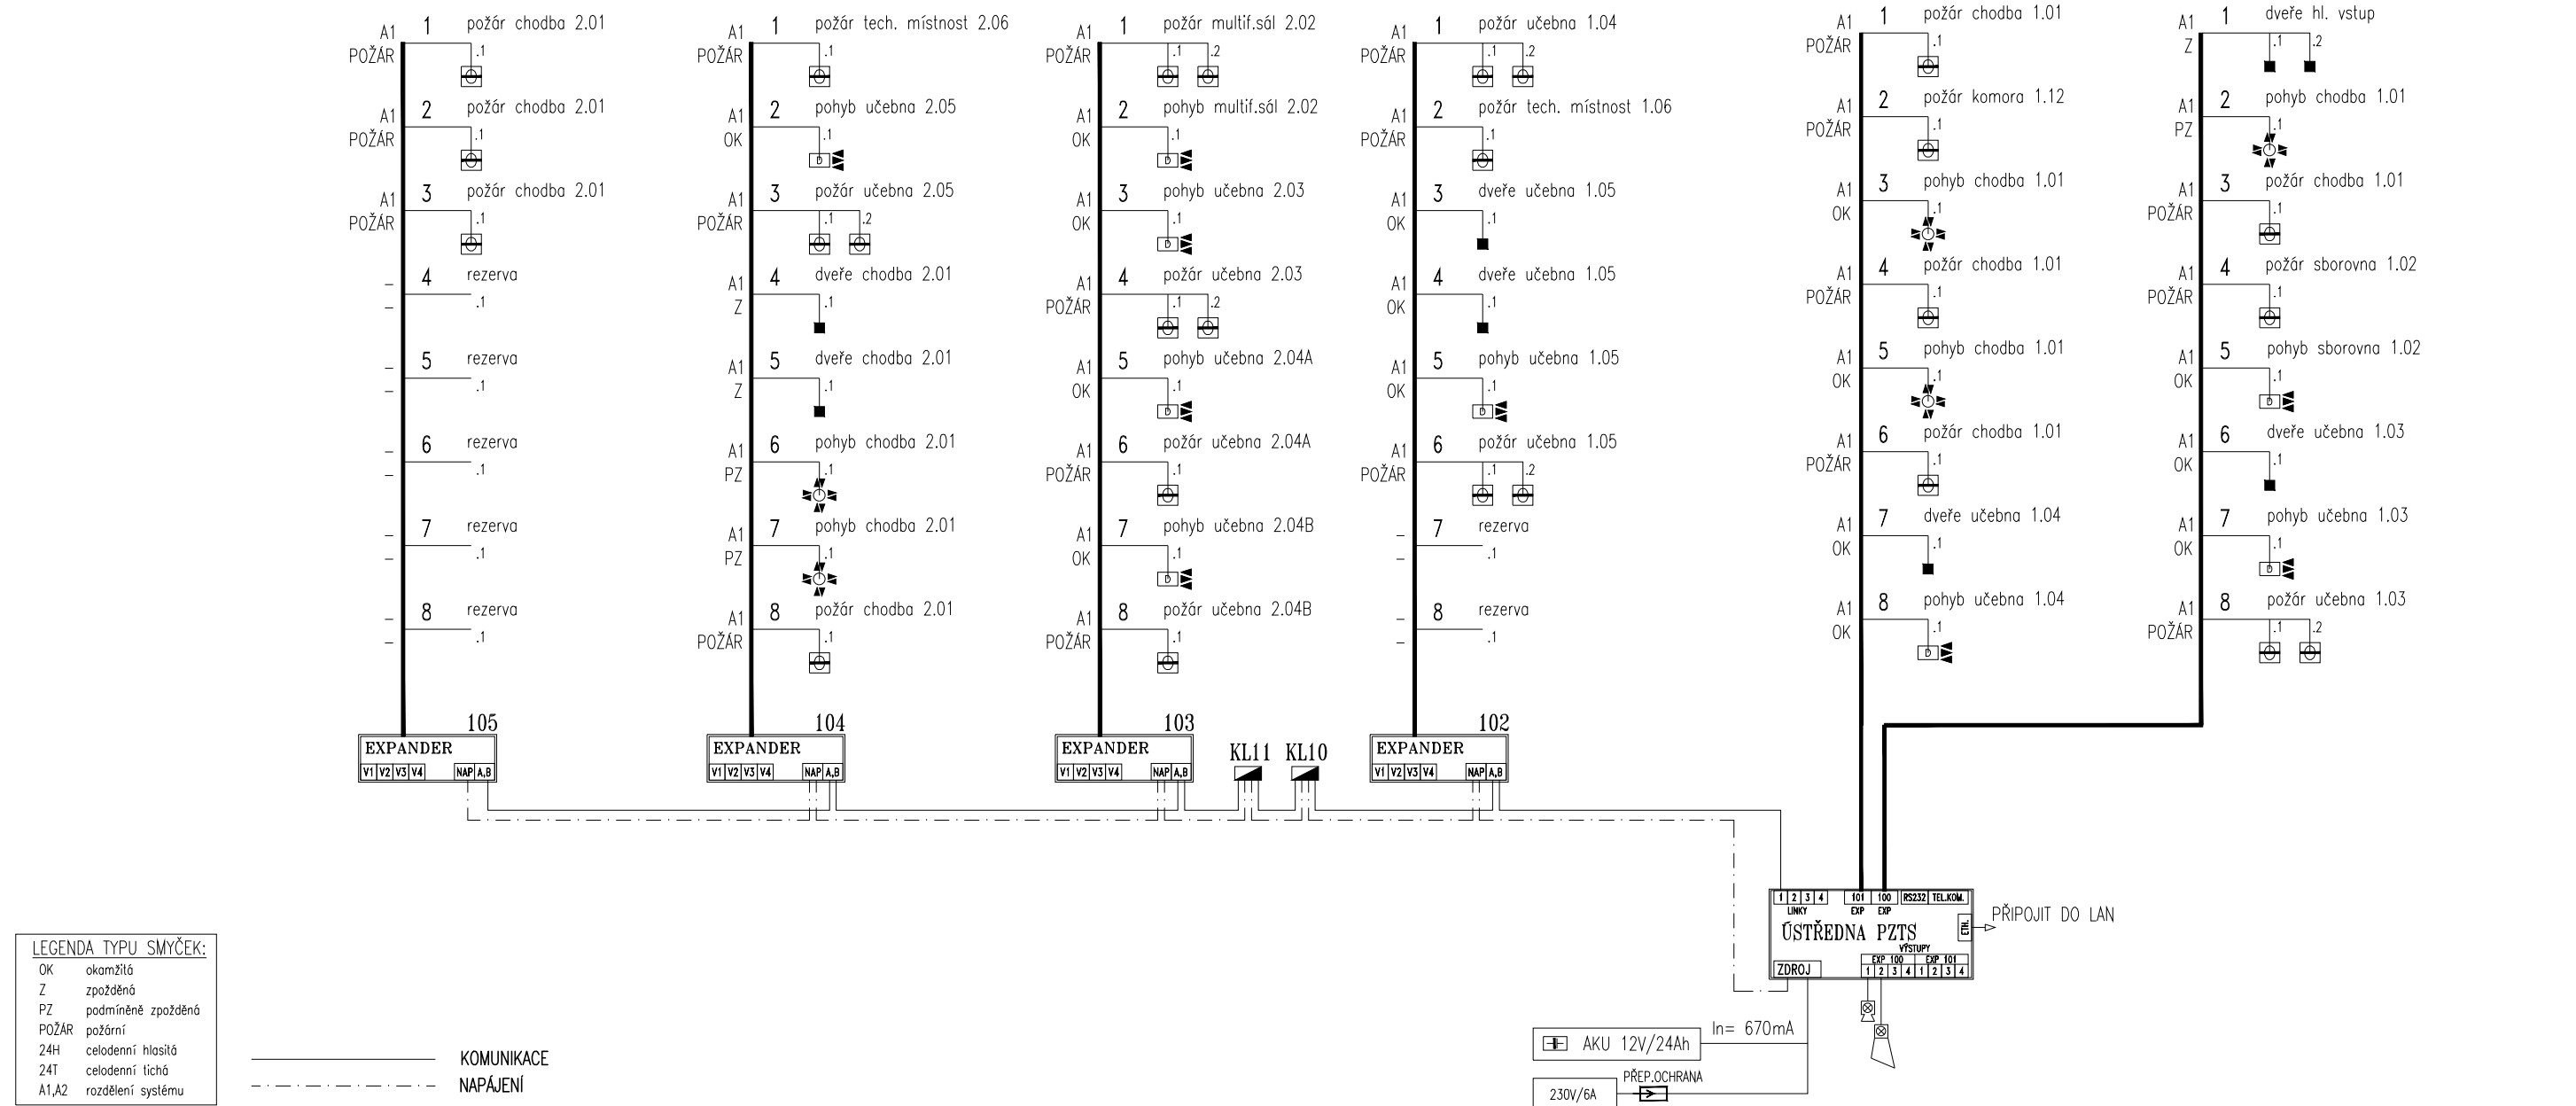


SIGNALIZACE Z WC

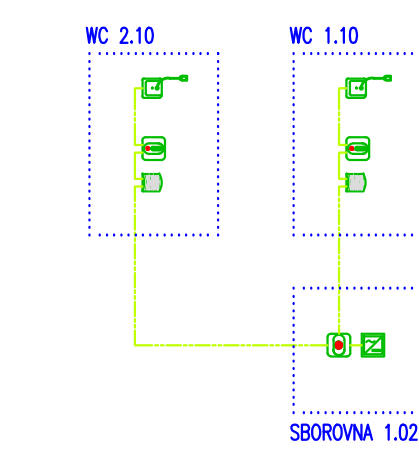


JEDNOTNÝ ČAS

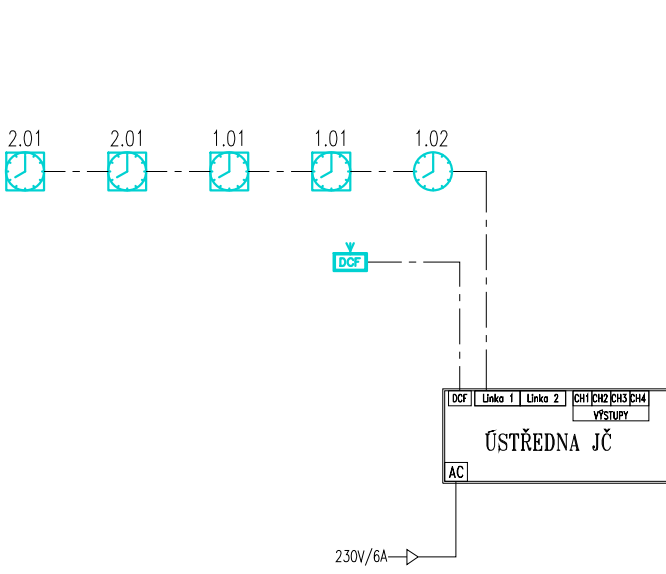



EVAKUAČNÍ ROZHLAS

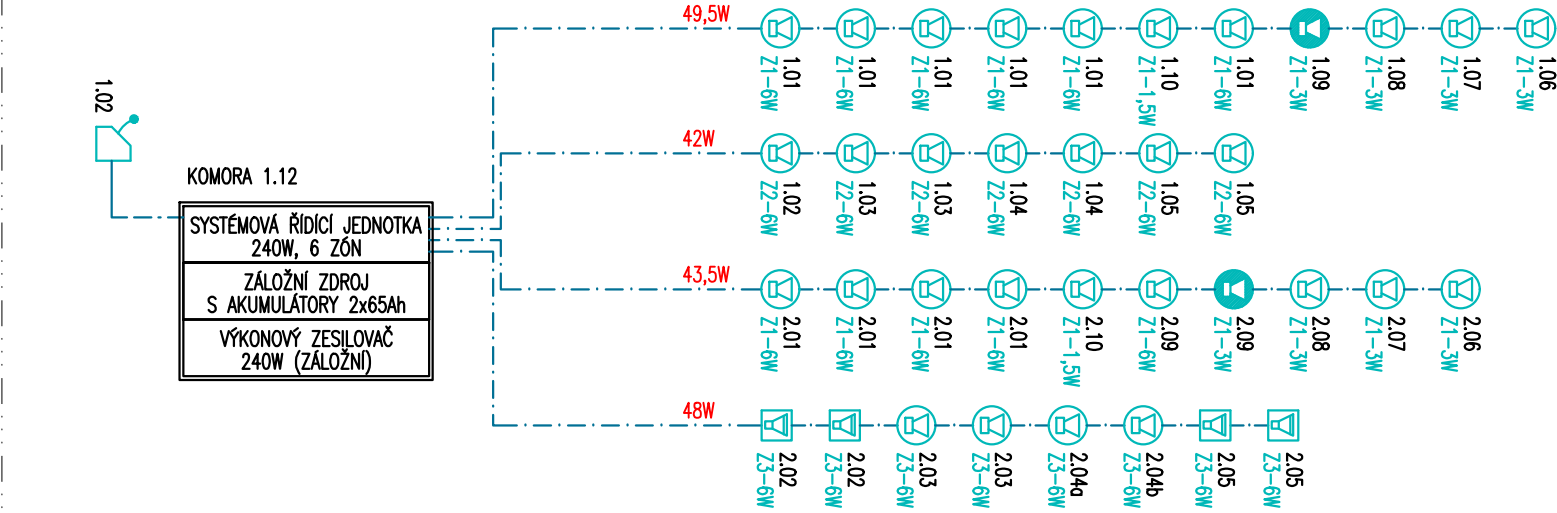

STRUKTUROVANÁ KABELÁŽ, CCTV

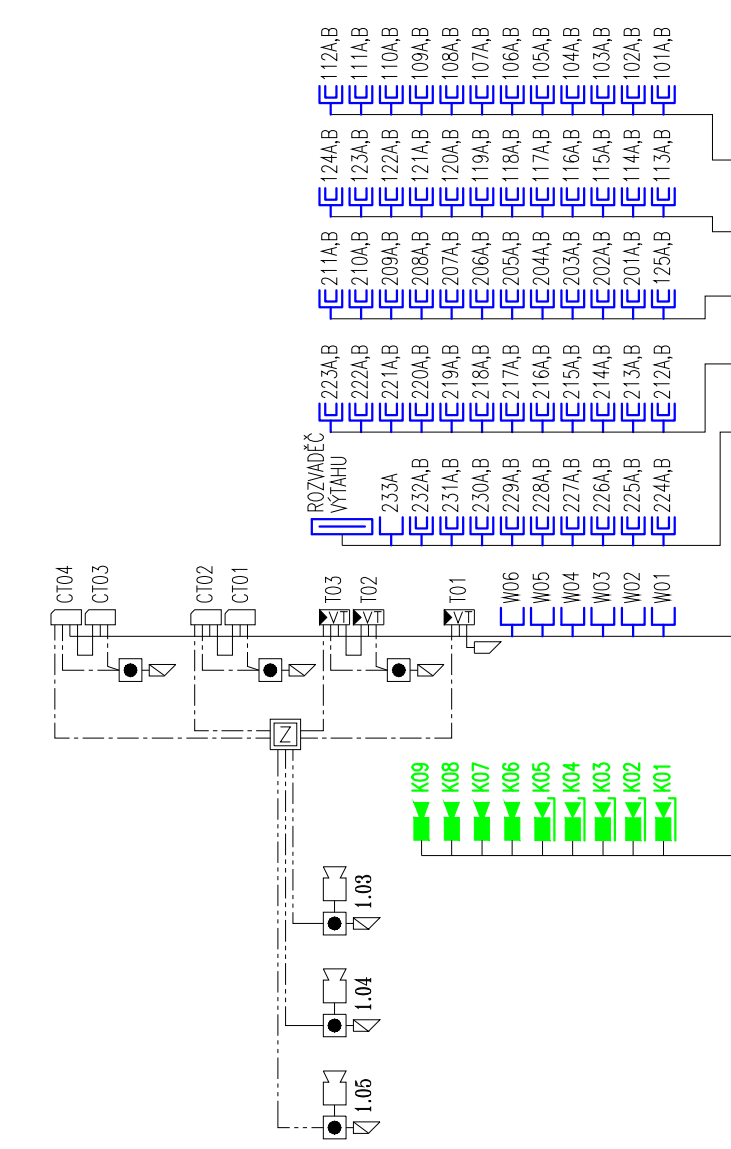

KOMORA 1.12  
Rozvaděč 19"- 33U, 600x800

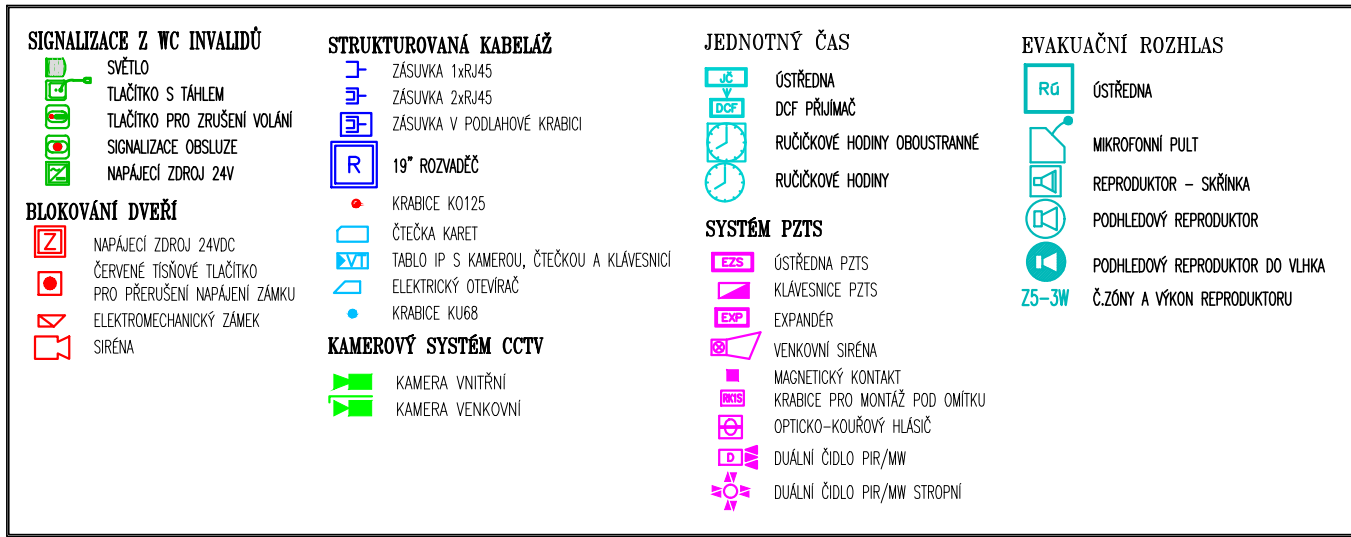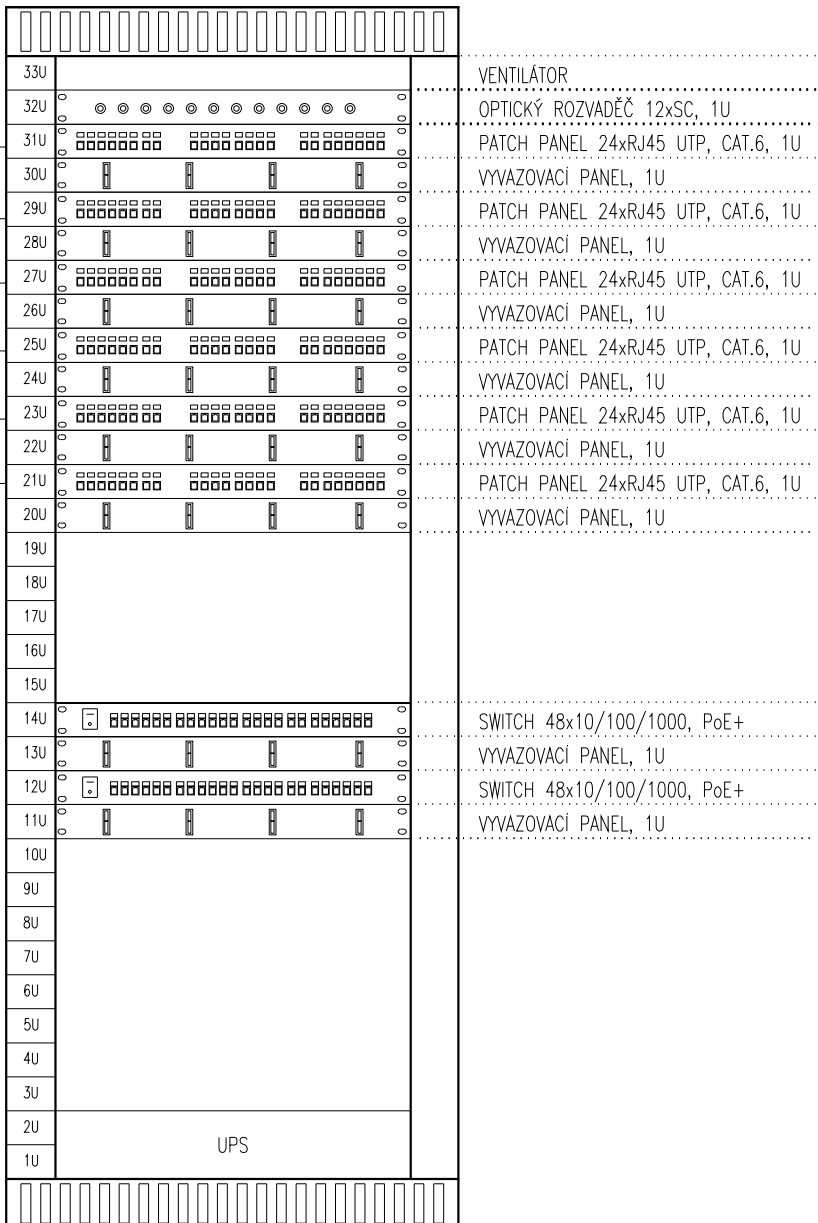

STAVBA  
BUDOVY

**ZŠ Waldorfská  
provedení nového pavilonu**

MÍSTO STAVBY  
LOKACE  
Mezi Ráplmi 34/8  
158 00, Praha 5 - Jinonice

INVESTOR  
MĚSTSKÁ ČÁST  
PRAHA 5

KONCEPČNÍ ARCHITEKT  
CONCEPT ARCHITECT

AUTORIZACE  
AUTORIZOVAN

Městská část Praha 5  
náměstí 14. října č.4  
150 00  
www.praha5.cz

**KARLÍN BLOK**  
ARCHITEKTI A PROJEKTANTI

KARLÍN BLOK, s.r.o.  
Pernerova 659/31a  
Praha 8 - Karlín  
186 00  
www.karlinblok.cz

GENERÁLNÍ PROJEKTANT  
GENERAL PLANNER

MANAŽER PROJEKTU  
PROJECT MANAGER

ARCHITEKTI A PROJEKTANTI  
ARCHITECT

KARLÍN BLOK, s.r.o.  
Pernerova 659/31a  
Praha 8 - Karlín  
186 00  
www.karlinblok.cz

ZPRACOVATEL  
SUBCONTRACTOR

MICHAL EIBICH  
Projekt elektroinstalace  
JANA PRÁGLAČKA S44, S22 S23 ROZPOČET  
IČO: 68857676, DIČ: 6088737  
tel: +420 226 686, 175 365 200  
e-mail: info@eibich.cz, www.eibich.cz

ODPOVĚDNÝ PROJEKTANT  
RESPONSIBLE DESIGNER

MICHAL EIBICH  
VYPRACOVAL  
DOKRESLIL  
MICHAL EIBICH

ČÍSLO ZAKÁZKY  
PROJECT NO.

KONTROLOVAL  
CHECKED BY

16-057

MICHAL EIBICH

STUPEŇ DOKUMENTACE  
DESIGN STAGE

DOKUMENTACE PRO PROVEDENÍ STAVBY

ČÁST  
SECTION

**D1** STAVEBNÍ OBJEKTY

OBJEKT (SO) - PROVOZNÍ SOUBOR (PS)  
BUILDING

**S001** PROVEDENÍ NOVÉHO PAVILÓNU

DÍL  
PART

PROFESNÍ DÍL  
DESIGN STAGE

**080** SLABOPROUDÉ ROZVODY

KÓD PROF.  
PROF. CODE

**SLR**

ČLENĚNÍ  
STRUCTURE

ČLENĚNÍ  
STRUCTURE

BLOKOVÉ SCHÉMA

DATUM  
DATE

02/2018

MĚŘÍTKO  
SCALE

KOPIE  
PART

ČÁST  
SECTION

SO  
PS

DÍL  
PART

PROF.  
PART

DĚLENÍ  
DIVISION

Č. VÝK.  
DRAWING NO.

Č. REVIZE  
REV. NO.

**D1 01 080 106 00**