


Č.	MÍSTNOST	Č.	MÍSTNOST
600	HALA	612	
601	WC - ŽENY	613	KANCELAR
602	WC - MUŽ	614	ZASEDACÍ MÍSTNOST
603	ZASEDACÍ MÍSTNOST	615	ZASEDACÍ MÍSTNOST
604	BALKÓN	616	ČAJOVNA KUCHYNKA
605	SATNA	616a	WC
606	SKLAD NÁBYTKU	616b	WC
607	ČAJOVNA KUCHYNKA	617	SCHODIŠTĚ ÚMŮVÉ
608	WC - INVALIDA	618	KANCELAR
610	CHODBA	619	KANCELAR
611	KANCELAR	620	KANCELAR
		621	KANCELAR

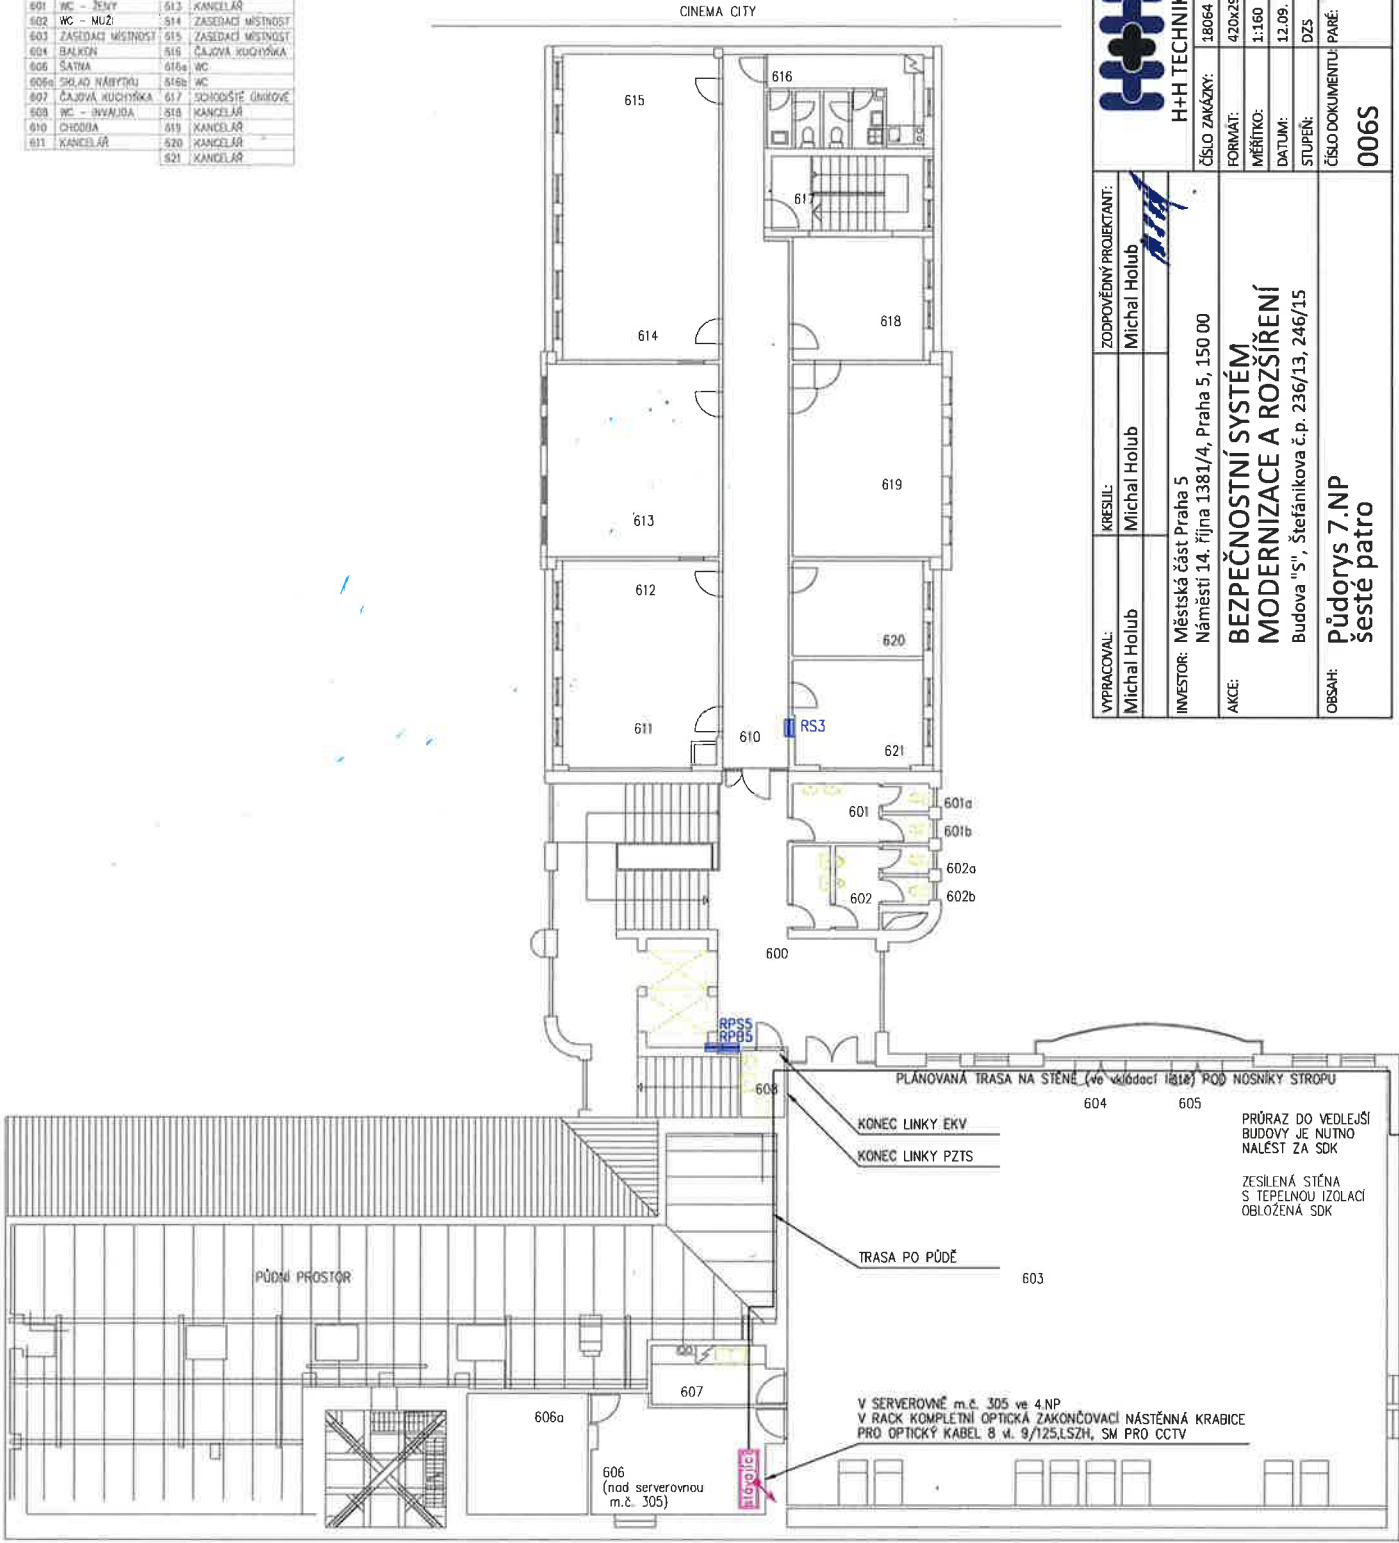

 H+H TECHNIKA		ČÍSLO ZAKÁZKY: 18064		
VYPRACOVAL: Michal Holub		ZODPOVĚDNÝ PROJEKTANT: Michal Holub	FORMÁT: 420x297	
			MĚŘÍTKO: 1:160	
			DATUM: 12.09.2018	
			STUPEŇ: DZS	
INVESTOR: Městská část Praha 5 Náměstí 14. října 1381/4, Praha 5, 150 00			ČÍSLO DOKUMENTU: PARÉ:	
AKCE: BEZPEČNOSTNÍ SYSTÉM, MODERNIZACE A ROZŠÍŘENÍ Budova "S", Štefánikova č.p. 236/13, 246/15			006S	
OBSAH: PŮDORYS 7.NP šesté patro				

POPIS PLÁNOVANÉ INSTALACE JE ZAPSÁN NA VÝKRESE:
číslo 009B
Budova "B", Štefánikova č.p. 247/17
Půdorys 7.NP šesté patro