


LEGENDA zařizovacích předmětů

AP	AUTOMATICKÁ PRAČKA, PRAČKOVÝ SIFON
D	SIFON DŘEZOVÝ DN 50, BATERIE DŘEZOVÁ STOJÁNKOVÁ PÁKOVÁ, 2x ROHOVÝ VENTIL S PŘIPOJOVACÍ HADICÍ
SK	SESTAVA SPRCHOVÉHO KOUTU 800x800x80mm, SPRCHOVÁ VANIČKA ČTVRTKRUHOVÁ VESTAVNÁ AKRYLÁT 800x800x80; SPRCHOVÁ BATERIE PÁKOVÁ NÁSTĚNNÁ VČETNĚ SPRCHOVÉHO SETU SE SPRCHVOU TYČÍ ÚPRAVA CHROM;DVOUDÍLNÉ POSUVNÉ DVEŘE; ref. ROLTECHNIK AVILES
U	UMYVADLO ZÁVĚSNÉ 500x410x190; SIFON UMYVADLOVÝ DN 40 CHROMOVÝ, UMYVADLOVÁ BATERIE STOJÁNKOVÁ, ÚPRAVA CHROMOVÁ, 2x ROHOVÝ VENTIL S PŘIPOJOVACÍ HADICÍ; ref. DEEP BY JIKA
WC	KLOZET KOMBINAČNÍ 620x360x400, MÍSA KAPOTOVANÁ KE STĚNĚ, VARIO ODPAD, SPLACHOVÁNÍ 3/4,5l WC NÁDRŽ, BOČNÍ PŘÍVOD VODY, VČETNĚ NÁDRŽKY PROTI OROSENÍ A DUÁLNIHO SPLACHOVACÍHO MECHANISMU; ref. JIKA TIGO

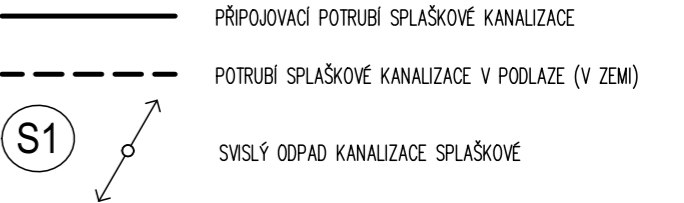

445/215

445/213

445/4

442/211

442/209

442/2

PLZEŇSKÁ 442/213 PRAHA 5 KOŠÍŘE

BYT č. 30/18 2.NP

UDRŽOVACÍ PRÁCE A STAVEBNÍ ÚPRAVY

INVESTOR: MĚSTSKÁ ČÁST PRAHA 5, 14 ŘÍJNA 1381/4, PRAHA 5

ZASTOUPEN: CENTRA A.S., PLZEŇSKÁ 3185/5B. PRAHA 5

GENERÁLNÍ Ing.arch. FRYDECKÝ VÁCLAV

PROJEKTANT: PATA&FRYDECKÝ ARCHITEKTI S.R.O.

U ŽELEZNÉ LÁVKY 8 PRAHA 1

PROJEKTANT ATEPRO s.r.o.

DÍLČÍ ČÁSTI: Projektování ZTI vodovodů, kanalizací a plynovodů

Pod Sokolovnou 693 Praha 4, 140 00 IČO : 05997267 E-mail: hana@atepro.cz

JEDNOSTUPŇOVÝ PROJEKT

ČÁST: D.1.4.1 ZTI KANALIZACE, VODOVOD, PLYN

NÁZEV VÝKRESU:

PŮDORYS KANALIZACE

DATUM: 02 2020

MĚŘÍTKO: 1:50

ČÍSLO VÝKRESU: D.1.4.1.02

