


LEGENDA zařizovacích předmětů

AP	AUTOMATICKÁ PRAČKA, PRAČKOVÝ SIFON
D	SIFON DŘEZOVÝ DN 50, BATERIE DŘEZOVÁ STOJÁNKOVÁ PÁKOVÁ, 2x ROHOVÝ VENTIL S PŘIPOJOVACÍ HADICÍ
SK	SPRCHOVÁ VANIČKA 900x900mm SE SKLENĚNOU ZÁSTĚNOU, SPRCHOVÁ BATERIE NÁSTĚNNÁ VČETNĚ SPRCHOVÉHO SETU SE SPRCHVOU TYČÍ
U	UMYVADLO ZÁVĚSNÉ 500x450; SIFON UMYVADLOVÝ DN 40, UMYVADLOVÁ BATERIE STOJÁNKOVÁ, 2x ROHOVÝ VENTIL S PŘIPOJOVACÍ HADICÍ
WC	KLOZET KOMBINAČNÍ 620mm, BOČNÍ PŘÍVOD VODY

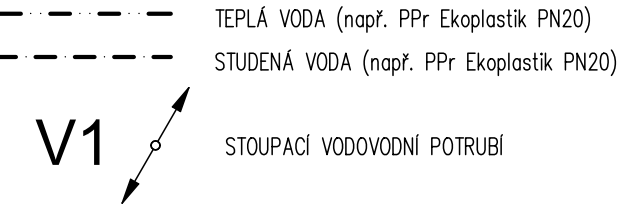

STAROPRAMENNÁ 547/9 PRAHA 5
BYT č. 3/3 2.NP
UDRŽOVACÍ PRÁCE A STAVEBNÍ ÚPRAVY

INVESTOR: MĚSTSKÁ ČÁST PRAHA 5, 14 ŘÍJNA 1381/4, PRAHA 5
ZASTOUPEN: CENTRA A.S., NA ZATLANCE 1350/13, PRAHA 5

GENERÁLNÍ Ing.arch. FRYDECKÝ VÁCLAV
PROJEKTANT: PATA&FRYDECKÝ ARCHITEKTI S.R.O.
U ŽELEZNÉ LÁVKY 8 PRAHA 1

PROJEKTANT ATEPRO s.r.o. Pod Sokolovnou 693
DÍLČÍ ČÁSTI: Projektování ZTI Praha 4, 140 00
vodomotů, kanalizací IČO: 05997267
a plynovotů E-mail: hana@atepro.cz

ČÁST: JEDNOSTUPŇOVÝ PROJEKT
D.1.4.1 ZTI KANALIZACE, VODOVOD, PLYN

NÁZEV VÝKRESU:
PŮDORYS VODOVODU

DATUM: 02 2020
MĚŘÍTKO: 1:50

ČÍSLO VÝKRESU: **D.1.4.1.04**