


LEGENDA

VZT VÝPIS MATERIÁLU

- 1. Radiální odtahový ventilátor do podhledu nastavitelný doběh Qv=60 m3/hod., 10 W, 230 V ks 1
- 2. Potrubí spiro vč. tvar. kusů Ø 100 m 3,6
- 3. Protidešťová žaluzie s odkapem ks 1
- 4. Spojovací a těsnící materiál kg 1
- 5. Závěsy kg 3

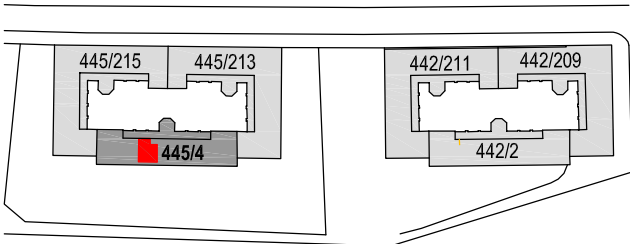

NĚPOMUCKÁ 445/4 PRAHA 5 KOŠÍŘE  
**BYT Č. 10/11 2.NP**  
UDRŽOVACÍ PRÁCE A STAVEBNÍ ÚPRAVY

INVESTOR: MĚSTSKÁ ČÁST PRAHA 5, 14 ŘÍJNA 1381/4, PRAHA 5  
ZASTOUPEN: CENTRA A.S., PLZEŇSKÁ 3185/5B, PRAHA 5  
  
GENERÁLNÍ Ing.arch. FRYDECKÝ VÁCLAV  
PROJEKTANT: PATA&FRYDECKÝ ARCHITEKTI S.R.O.  
U ŽELEZNÉ LÁVKY 8 PRAHA 1  
  
PROJEKTANT Ing.arch. FRYDECKÝ VÁCLAV  
DÍLČÍ ČÁSTI: PATA&FRYDECKÝ ARCHITEKTI S.R.O.  
U ŽELEZNÉ LÁVKY 8 PRAHA 1

JEDNOSTUPŇOVÝ PROJEKT

ČÁST:  
**D.1.4.2 VZDUCHOTECHNIKA**

NÁZEV VÝKRESU:  
**PŮDORYS  
ODVĚTRÁNÍ KOUPELNY A WC**

DATUM: 02 2020 ČÍSLO VÝKRESU: **D.1.4.2.02**  
MĚŘÍTKO: 1:50

LEGENDA MÍSTNOSTÍ

Č. M.	NÁZEV MÍSTNOSTI	(m²)	PODLAHA	SOKL	STĚNY	STROP	POZN.
2.01	OBÝVACÍ POKOJ	20,76	PVC				
2.02	PŘEDSÍŇ	2,31	KERAM. DLAŽBA				
2.03	KOUPELNA S WC	3,00	KERAM. DLAŽBA				
CELKOVÁ PLOCHA MÍSTNOSTÍ		26,07					