


1-1

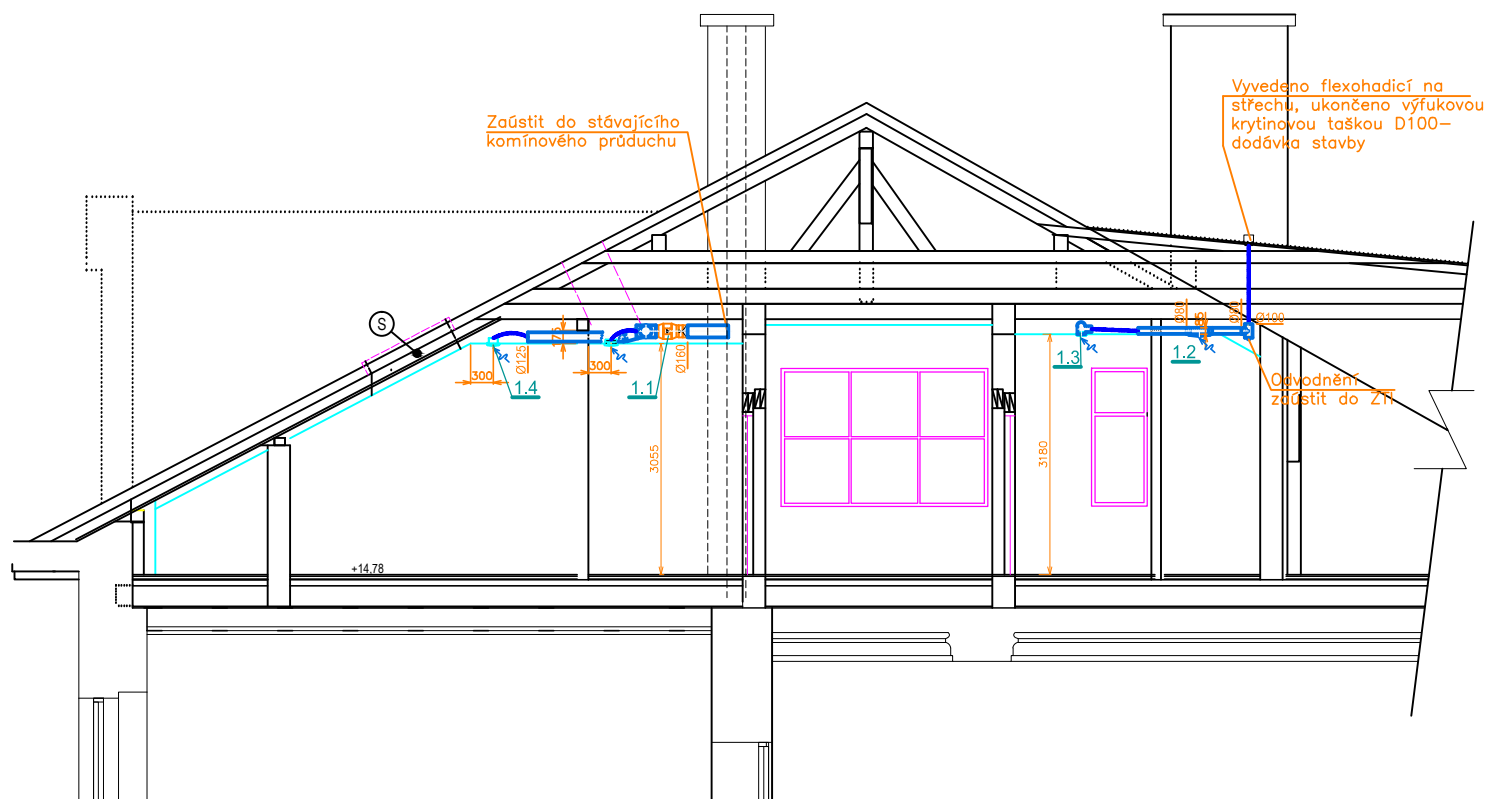


**POZNÁMKA:**

-potrubní rozvody nad podhledy SDK tepelně izolovat izolací K Flex s=10 mm a vodotěsně tmelit

ČÁST: D.1. 4. 5. -VZDUCHOTECHNIKA

Dokumentace: DPS

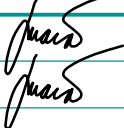VYPRACOVAL:	Petr Mára		PARÉ:	Petr MÁRA konzultační a projekt.činnost v oblasti vzduchotechniky Komenského 975, 399 01 Milevsko IČO 606 21 389		
ODPOVĚDNÝ PROJEKTANT:	Petr Mára					
AUTORIZACE:	ing.Petr Janeček					
STAVBA:	Nástavba, přístavba a stavební úpravy ZŠ a MŠ Kořenského 760/ 10, Praha 5- Smíchov		DATUM:	01/ 2019	FORMÁT:	A 4
INVESTOR:	Městská část Praha 5, Nám. 14. října, 150 22 Praha 5		ZAKÁZKA ČÍSLO:		MĚŘÍTKO: 1:100	
NÁZEV VÝKRESU:			VÝKRES ČÍSLO:		4 - MP- 432	
Řez 1-1						