


BYT č.15/13		1+KK	
Č.M.	NÁZEV MÍSTNOSTI	m2	PODLAHA
15.01	OBÝVACÍ POKOJ	18,86	DŘEVĚNÉ VLYSY vzor rybina
15.02	KUCHYŇSKÝ KOUT	4,09	KERAMICKÁ DLAŽBA typ B 200 x 200
15.03	KOUPELNA	2,81	KERAMICKÁ DLAŽBA typ B 200 x 200
15.04	PŘEDSÍŇ	2,95	KERAMICKÁ DLAŽBA typ B 200 x 200
	CELKOVÁ PLOCHA MÍSTNOSTÍ	28,7	

LEGENDA ZAŘÍZOVACÍCH PŘEDMĚTŮ

UM	UMYVADLO ZÁVĚSNÉ 550 x 420 SE SKŘÍŇKOU
SPRCHA	SPRCH. VANIČKA 800 x 800 SE SKLENĚNOU ZÁSTĚNOU
WC	ZÁVĚSNÉ WC S VESTAVĚNÝM SPLACHOVACÍM MODULEM DO SDK
BAT1	BATERIE STOJÁNKOVÁ UMYVADLOVÁ
BAT2	BATERIE SPRCHOVÁ NÁSTĚNNÁ, SET SE SPRCHOVOU TYČÍ
DŘEZ	DŘEZ KUCHYŇSKÝ
BAT3	BATERIE DŘEZOVÁ STOJÁNKOVÁ PÁKOVÁ
MYČKA	MYČKA NA NÁDOBÍ
PRAČKA	AUTOMATICKÁ PRAČKA
TOP1	PLYNOVÉ PODOKENNÍ PŘÍMOTOPNÉ TOPIDLO
	KOMPLETNÍ SESTAVA VÝDECHU PRO PLYNOVÉ TOPIDLO dl. 600

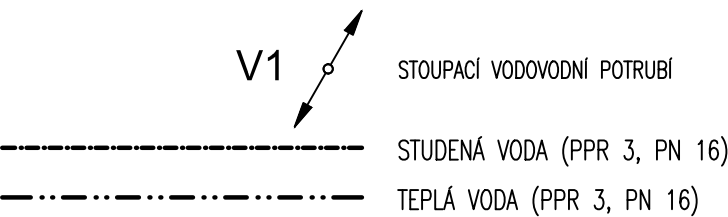

VÍTĚZNÁ 531/13 PRAHA 5

UDRŽOVACÍ PRÁCE A STAVEBNÍ ÚPRAVY BYTU č. 15 V 4.NP

INVESTOR: MĚSTSKÁ ČÁST PRAHA 5, 14 ŘÍJNA 1381/4, PRAHA 5
ZASTOUPEN: CENTRA A.S., PLZEŇSKÁ 3185/5B. PRAHA 5

GENERÁLNÍ Ing.arch. FRYDECKÝ VÁCLAV
PROJEKTANT: PATA&FRYDECKÝ ARCHITEKTI S.R.O.
U ŽELEZNÉ LÁVKY 8 PRAHA 1

PROJEKTANT Jan Hána
DÍLČÍ ČÁSTI: Atepro s.r.o.
Pod Sokolovnou 693/9, 140 00 Praha 4

ATEPRO s.r.o.

Projektování ZTI
vodovodů, kanalizací
a plynovodů

JEDNOSTUPŇOVÝ PROJEKT

ČÁST:
D.2 KANALIZACE, VODA, PLYN

NÁZEV VÝKRESU:

PŮDORYS VODOVODU

DATUM: 06.2018
MĚŘÍTKO: 1 : 50

ČÍSLO VÝKRESU:

D.2.03