


REZERVA PRO 5 BYTOVÝCH
JEDNOTEK

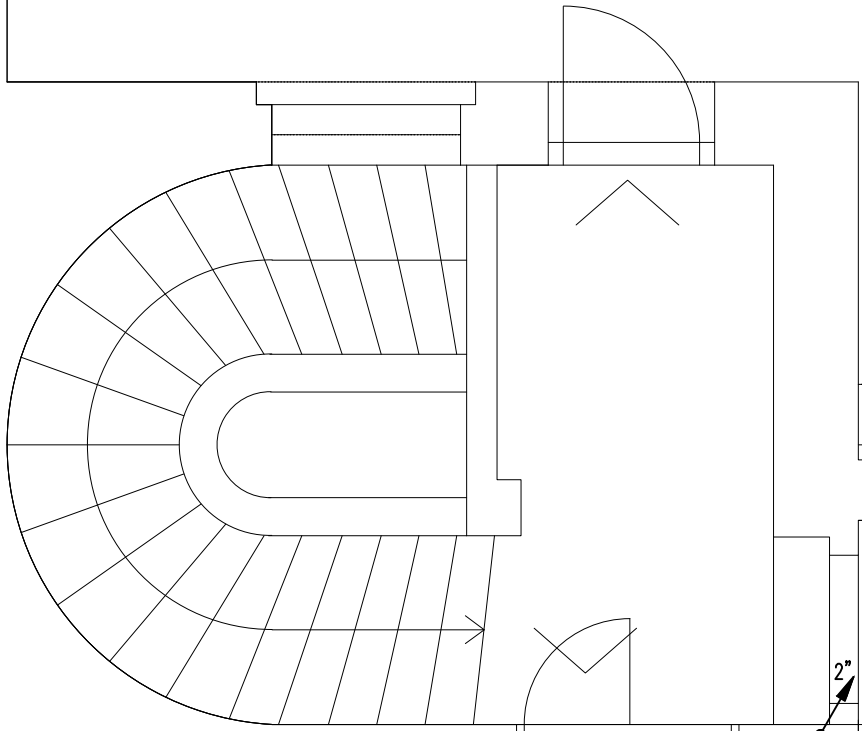

REZERVA PRO 2 BYTOVÉ
JEDNOTKY

P1

VÍTĚZNÁ 531 /13 PRAHA 5
DOKUMENTACE UDRŽOVACÍCH PRACÍ
REKONSTRUKCE DOMOVNÍCH PÁTEŘNÍCH
ROZVODŮ PLYNU, SILNO- A SLABOPROUDU

INVESTOR: MĚSTSKÁ ČÁST PRAHA 5, 14 ŘÍJNA 1381/4, PRAHA 5
ZASTOUPEN: CENTRA A.S., PLZEŇSKÁ 3185/SB, PRAHA 5

GENERÁLNÍ Ing.arch. FRYDECKÝ VÁCLAV
PROJEKTANT: PATA&FRYDECKÝ ARCHITEKTI S.R.O.
U ŽELEZNÉ LÁVKY 8 PRAHA 1

PROJEKTANT JAN HÁNA
DÍLČÍ ČÁSTI: ATEPRO s.r.o.
Pod Sokolovnou 9/693, 140 00 Praha 4

JEDNOSTUPŇOVÝ PROJEKT ČÁST: PLYNOVOD

NÁZEV VÝKRESU: PŮDORYS 5.NP

DATUM: ČERVEN 2017 ČÍSLO VÝKRESU: D.1.4.1.b.05
MĚŘÍTKO: 1 : 50