


#### D.1.4.2.1 TECHNICKÁ ZPRÁVA

#### D.1.4.2.2 PŮDORYS výřez

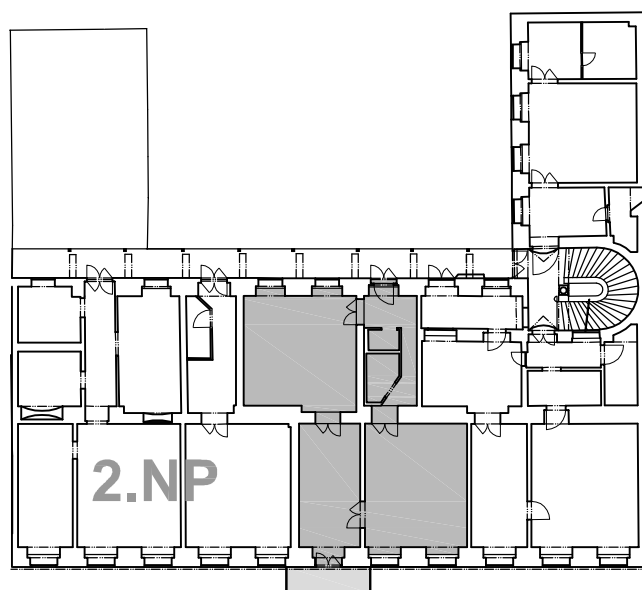

### VÍTEŽNÁ 531/13 PRAHA 5

UDRŽOVACÍ PRÁCE A STAVEBNÍ ÚPRAVY BYTU č. 03 VE 2.NP

INVESTOR: MĚSTSKÁ ČÁST PRAHA 5, 14 ŘÍJNA 1381/4, PRAHA 5  
ZASTOUPEN: CENTRA A.S., PLZEŇSKÁ 3185/5B, PRAHA 5

GENERÁLNÍ Ing.arch. FRYDECKÝ VÁCLAV  
PROJEKTANT: PATA&FRYDECKÝ ARCHITEKTI S.R.O.  
U ŽELEZNÉ LÁVKY 8 PRAHA 1

PROJEKTANT Ing.arch. FRYDECKÝ VÁCLAV  
DÍLČÍ ČÁSTI: PATA&FRYDECKÝ ARCHITEKTI S.R.O.  
U ŽELEZNÉ LÁVKY 8 PRAHA 1

ČÁST: JEDNOSTUPŇOVÝ PROJEKT

#### D.1.4.2 VZDUCHOTECHNIKA

NÁZEV VÝKRESU:

### VZDUCHOTECHNIKA

DATUM: 04.2020  
MĚŘÍTKO: 1 : 50

ČÍSLO VÝKRESU: **D.1.4.2**