
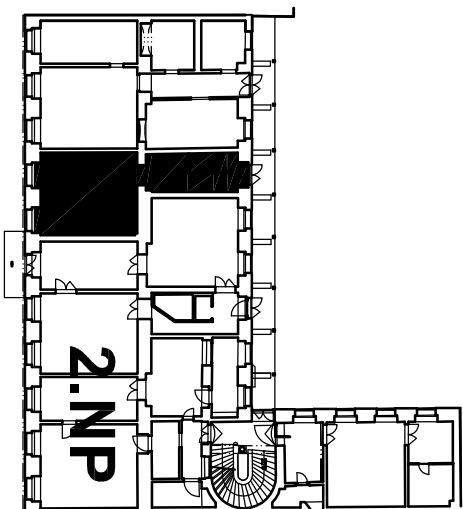


BYT č. 4 1+kk

Č.m.	NÁZEV MÍSTNOSTI	m2
01	OBYVACÍ POKOJ S KK	28,79
02	PŘEDSÍŇ	5,68
03	ZADVĚŘÍ	3,63
04	KOUPELNA	3,00
CELKOVÁ PLOCHA MÍSTNOSTÍ		41,10

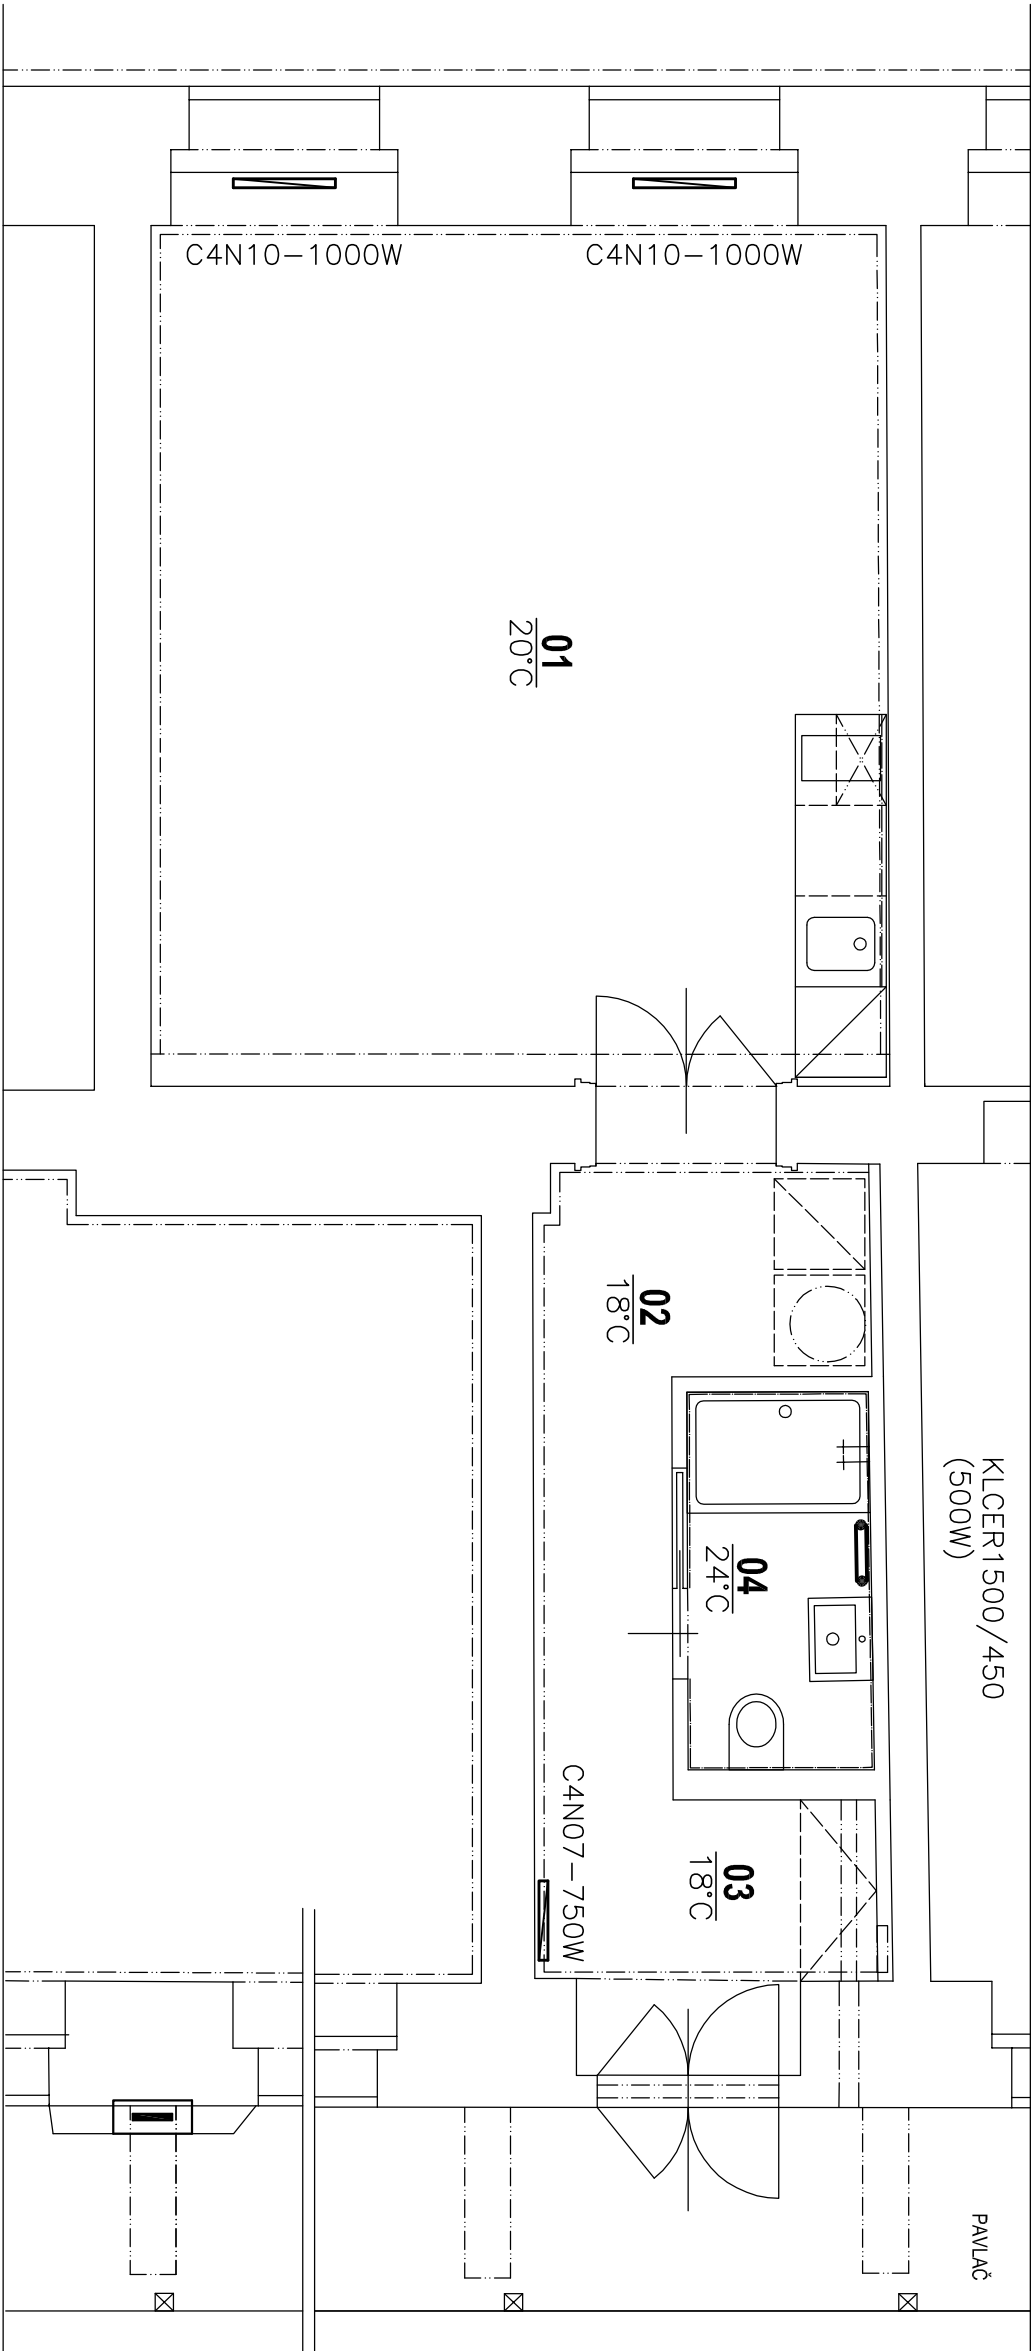

VÍTĚZNÁ 531/13 PRAHA 5

UDRŽOVACÍ PRÁCE A STAVEBNÍ ÚPRAVY BYTU č. 4 VE 2.NP

INVESTOR:	MĚSTSKÁ ČÁST PRAHA 5, 14.ŘÍJNA 1381/4, PRAHA 5
ZASTOUPEN:	CENTRA A.S., PLZEŇSKÁ 3185/5B, PRAHA 5
GENERÁLNÍ PROJEKTANT:	Ing.arch. FRYDECKÝ VACLAV PÁTA&FRYDECKÝ ARCHITEKTİ S.R.O. U ŽELEZNÉ LÁVKY 8 PRAHA 1
PROJEKTANT DÍLČÍ ČÁSTI:	JAROSLAV ŽÍKA U NOVÝCH DOMŮ II 530/7, PRAHA 4

JEDNOSTUPŇOVÝ PROJEKT

ČÁST:  
D.4 VYTÁPĚNÍ

NÁZEV VÝKRESU:  
PŮDORYS - VYTÁPĚNÍ

DATUM: 06.2018  
MĚŘÍTKO: 1 : 50

ČÍSLO VÝKRESU:  
D.4.01

LEGENDA:

- ELEKTRICKÝ PŘÍMOTOPNÝ KONVEKTOR NOBO GALAXY
- + ELEKTRONICKÝ TERMOSTAT NCU 2T
- ELEKTRICKÉ PŘÍMOTOPNÉ KOUPELNOVÉ TĚLESO KORALUX – ER
- + EL. REGULÁTOR TEPLOTY RE10A