


Č.M.	NÁZEV MÍSTNOSTI	m2	PODLAHA	SOKL	STĚNY	STROPY
01	LOŽNICE	27,74	DŘEVĚNÉ VLYSY vzor ryblina	S1 dřevěná lišta	vyspravení, natěr bílý	S3 vyspravení natěr bílý
02	LOŽNICE	17,53	DŘEVĚNÉ VLYSY vzor ryblina	S1 dřevěná lišta	vyspravení, natěr bílý	S3 vyspravení natěr bílý
03	OBYVACÍ POKOJ S K.K.	29,11	DŘEVĚNÉ VLYSY vzor ryblina	S1 dřevěná lišta	vyspravení, natěr bílý	S3 vyspravení natěr bílý
04	PŘEDSÍŇ	5,44	KERAMICKÁ DLAŽBA typ B 150 x 150	S2 keramický obklad v 100 mm	vyspravení, natěr bílý	S3 SDK podhled, Sv. 3160 mm natěr bílý
05	WC	1,23	KERAMICKÁ DLAŽBA typ B 150 x 150	S2 v rámci obkladu stěn	keramický obklad v.2200 vyspravení - natěr bílý	S3 SDK podhled, Sv. 3160 mm natěr bílý
06	KOUPELNA	6,90	KERAMICKÁ DLAŽBA typ A 330 x 330	S2 v rámci obkladu stěn	keramický obklad v.2300 vyspravení - natěr bílý	S3 SDK podhled, Sv. 3160 mm natěr bílý

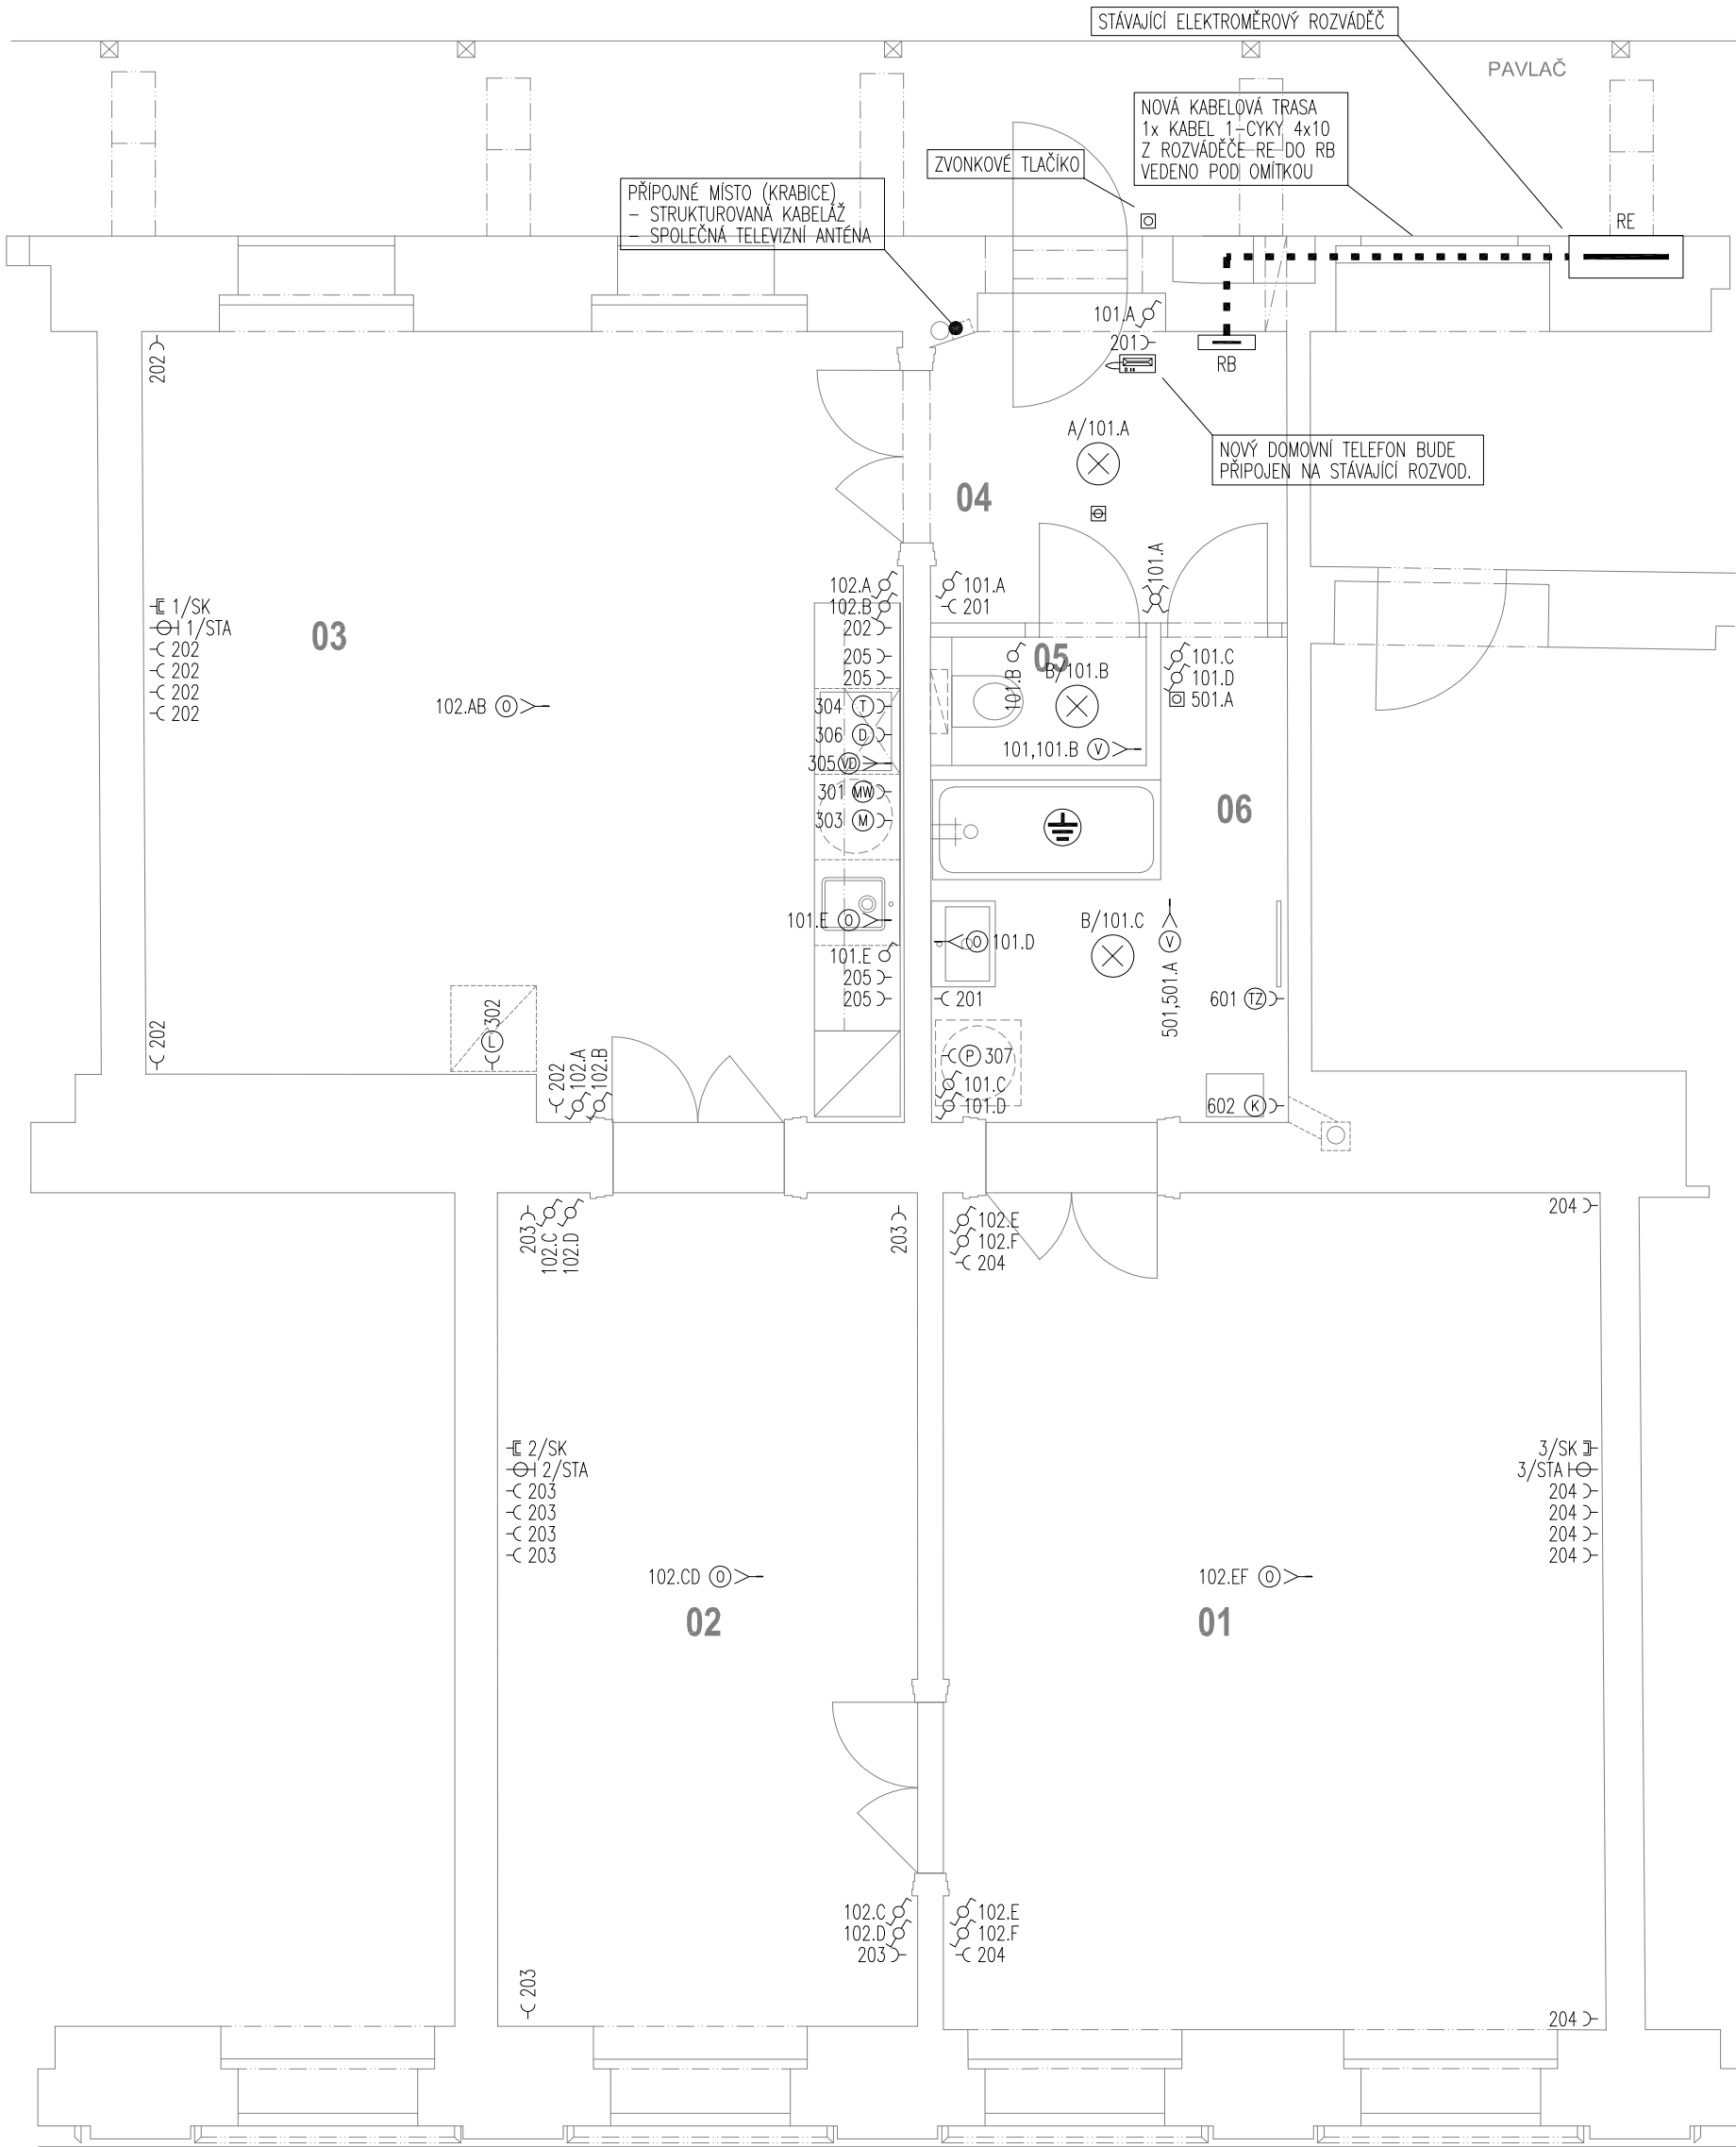

POZNÁMKA:
- ROZVODY BUDOU VEDENY V MAX. MOŽNÉ MÍŘE V MÍSTĚ PŮVODNÍCH ROZVODŮ SILNOPROUDU.
- VEŠKERÉ DŘÁŽKY VE ZDECH PRO VEDENÍ INSTALACE ELEKTRO BUDOU PROVÁDĚNY FRÉZOVÁNÍM, PROSTUPY BUDOU PROVÁDĚNY VRTÁNÍM.

LEGENDA ZNAČEK:
—C ZÁSUVKA JEDNODUCHÁ 16A/230V, POD OMÍTKU, IP20
⊕ VYPINAČ JEDNOPÓLOVÝ, 10A/250V, POD OMÍTKU, IP20
⊗ PŘEPINAČ STŘIDAVÝ, 10A/250V, POD OMÍTKU, IP20
⊗ PŘEPINAČ KŘÍŽOVÝ 10A/250V, POD OMÍTKU, IP20
⊗ TLAČÍTKO 10A/250V, POD OMÍTKU, IP20
—V VÝVOD 1+PE+N, 230V
—V VÝVOD 3+PE+N, 400V
⊕ V PROSTORU PROVEDENO DOPLŇKOVÉ POSPOJOVÁNÍ
— ROZVADĚČ
⊗ OPTICKO-KOUŘOVÉ ČIDLO
— ZÁSUVKA STRUKTUROVANÉ KABELÁŽE
⊕ ZÁSUVKA SPOLEČNÉ TELEVIZNÍ ANTÉNY
⊕ DOMOVNÍ TELEFON

LEGENDA SVÍTIDEL:
A SVÍTIDLO PŘÍSAZENÉ INTERIÉROVÉ 230V, LED 20W, 3000K, IP20
B SVÍTIDLO PŘÍSAZENÉ KOUPELNOVÉ 230V, LED 20W, 3000K, IP44

LEGENDA SPOTŘEBIČŮ:
⊕ VARNÁ DESKA, 6kW/400V
⊕ LEDNICE, 0,5kW/230V
⊕ MYČKA, 2kW/230V
⊕ TROUBA, 2kW/230V
⊕ MW TROUBA, 2kW/230V
⊕ DIGESTOŘ, 0,5kW/230V
⊕ OSVĚTLENÍ, 0,1kW/230V
⊕ PRAČKA, 2kW/230V
⊕ VENTILÁTOR, 0,01kW/230V
⊕ TOPNÝ ŽEBŘÍK, 0,5kW/230V
⊕ PLYNOVÝ KOTEL, 0,1kW/230V

VÍTĚZNÁ 531/13 PRAHA 5

UDRŽOVACÍ PRÁCE A STAVEBNÍ ÚPRAVY BYTU č. 8/8 V 3.NP

INVESTOR:	MĚSTSKÁ ČÁST PRAHA 5, 14 ŘÍJNA 1381/4, PRAHA 5
ZASTOUPEN:	CENTRA A.S., PLZEŇSKÁ 3185/5B, PRAHA 5
GENERÁLNÍ PROJEKTANT:	Ing. arch. FRYDECKÝ VÁCLAV PATA&FRYDECKÝ ARCHITEKTI S.R.O. U ŽELEZNÉ LÁVKY 8 PRAHA 1
PROJEKTANT DÍLČÍ ČÁSTI:	OTO PAPOUŠEK OP ELECTRIC S.R.O. JANA ŠTÁSTNÉHO 593, 252 10 MNÍŠEK POD BRDY

JEDNOSTUPŇOVÝ PROJEKT

ČÁST: D.3 ELEKTROINSTALACE

NÁZEV VÝKRESU: PŮDORYS 3.NP

DATUM: 06.2018 ČÍSLO VÝKRESU: MĚŘÍTKO: 1:50

D.3.11