


Č.M.	NÁZEV MÍSTNOSTI	m2	
01	LOŽNICE	27,74	
02	LOŽNICE	17,53	
03	OBÝVACÍ POKOJ S K.K.	27,74	
04	PŘEDSÍŇ	5,44	SDK podhled, Sv. 3160 mm
05	WC	1,23	SDK podhled, Sv. 3160 mm
06	KOUPELNA	6,90	SDK podhled, Sv. 3160 mm
CELKOVÁ PLOCHA MÍSTNOSTÍ		87,95	

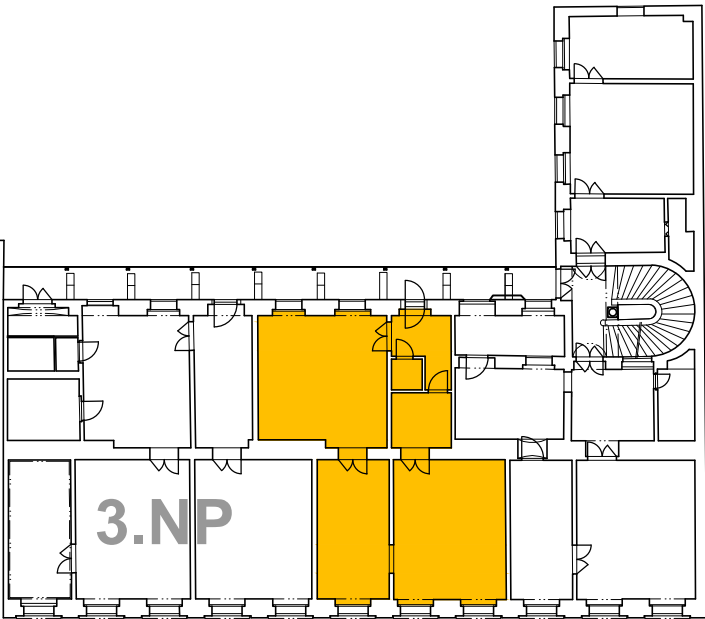

## VÍTĚZNÁ 531/13 PRAHA 5

### UDRŽOVACÍ PRÁCE A STAVEBNÍ ÚPRAVY BYTU č. 8/8 V 3.NP

INVESTOR: MĚSTSKÁ ČÁST PRAHA 5, 14 ŘÍJNA 1381/4, PRAHA 5  
ZASTOUPEN: CENTRA A.S., PLZEŇSKÁ 3185/5B. PRAHA 5

GENERÁLNÍ PROJEKTANT: Ing.arch. FRYDECKÝ VÁCLAV  
PATA&FRYDECKÝ ARCHITEKTI S.R.O.  
U ŽELEZNÉ LÁVKY 8 PRAHA 1

PROJEKTANT DÍLČÍ ČÁSTI: Ing.arch. FRYDECKÝ VÁCLAV  
PATA&FRYDECKÝ ARCHITEKTI S.R.O.  
U ŽELEZNÉ LÁVKY 8 PRAHA 1

#### JEDNOSTUPŇOVÝ PROJEKT

ČÁST:  
D.5 VZDUCHOTECHNIKA

NÁZEV VÝKRESU:

## PŮDORYS

DATUM: 05.2018 ČÍSLO VÝKRESU: D.05.2  
MĚŘÍTKO: 1 : 50

### VZT VÝPIS MATERIÁLU

1.	Radiální odtahový ventilátor do podhledu nastavitelný doběh Qv=60 m3/hod., 10 W, 230 V	ks	2
2.	Ohebné hliníkové potrubí Js 100 vedeno nad podhledem	m	2
3.	Potrubí spiro vč. tvarovek a závěsů Ø 100 vedeno nad úpdhledem	m	4
4.	Protidešťová žaluzie s odkapem	ks	1
5.	Pomocný, spojovací materiál	kg	5
6.	Přívodní ventilační prvek s filtrem a tlumičem hluku provedení do zdi I520 ø98 ref. LUNOS ALD-R-100, 635 mm s 2 tlumiči hluku, filtrem osazen do prostupu od zrušeného plynového topidla	ks	1