


Č.M.	NÁZEV MÍSTNOSTI	m2	PODLAHA
01	OBÝVACÍ POKOJ S KK	28,79	DŘEVĚNÉ VLYSY vzor rybina
02	PŘEDSÍŇ	5,68	DŘEVĚNÉ VLYSY vzor rybina
03	ZÁDVEŘÍ	3,63	KERAMICKÁ DLAŽBA typ B 150 x150 mm
04	KOUPELNA	3,00	KERAMICKÁ DLAŽBA typ A 330 x 300 mm
CELKOVÁ PLOCHA MÍSTNOSTÍ		41,10	

LEGENDA ZAŘIZOVACÍCH PŘEDMĚTŮ	
UM	UMYVADLO ZÁVĚSNÉ SE SKŘÍŇKOU 550 x 420
SPR	SPRCHOVÁ VANIČKA 800 x 1200
WC	ZÁVĚSNÉ WC S VESTAVĚNÝM SPLACHOVACÍM MODULEM DO SDK
BAT1	BATERIE STOJÁNKOVÁ UMYVADLOVÁ
BAT2	BATERIE SPRCHOVÁ NÁSTĚNNÁ, SET SE SPRCHOVOU TYČÍ
BAT3	BATERIE DŘEZOVÁ STOJÁNKOVÁ PÁKOVÁ
MYČKA	MYČKA NA NÁDOBÍ
PRAČKA	AUTOMATICKÁ PRAČKA
DŘEZ	DŘEZ KUCHYŇSKÝ

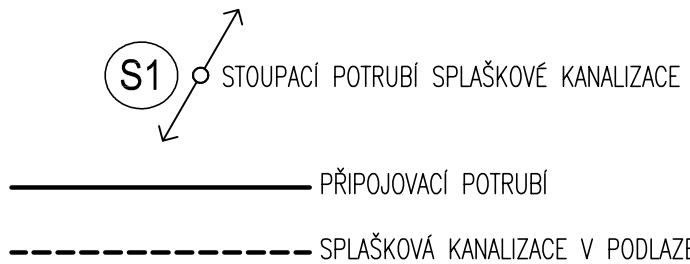

VÍTĚZNÁ 531/13 PRAHA 5

UDRŽOVACÍ PRÁCE A STAVEBNÍ ÚPRAVY BYTU č. 4 VE 2.NP

INVESTOR: MĚSTSKÁ ČÁST PRAHA 5, 14 ŘÍJNA 1381/4, PRAHA 5
ZASTOUPEN: CENTRA A.S., PLZEŇSKÁ 3185/5B, PRAHA 5

GENERÁLNÍ Ing.arch. FRYDECKÝ VÁCLAV
PROJEKTANT: PATA&FRYDECKÝ ARCHITEKTI S.R.O.
U ŽELEZNÉ LÁVKY 8 PRAHA 1

PROJEKTANT Jan Hána
DÍLČÍ ČÁSTI: Atepro s.r.o.
Pod Sokolovnou 693/9, 140 00 Praha 4

ATEPRO s.r.o.
Projektování ZTI
vodovodů, kanalizací
a plynovodů

JEDNOSTUPŇOVÝ PROJEKT

ČÁST:
D.2 KANALIZACE, VODA, PLYN

NÁZEV VÝKRESU: PŮDORYS KANALIZACE

DATUM: 07.2018 ČÍSLO VÝKRESU: **D.2.02**
MĚŘÍTKO: 1 : 50