


3.2a
53 dB(A)–1m od zařízení
Qt=11,2kW(chladivo R410a)
Qch=10W(chladivo R410a)
Nel=4,3 kW
230V/50Hz
m=95 kg

3.2b
53 dB(A)–1m od zařízení
Qt=11,2kW(chladivo R410a)
Qch=10W(chladivo R410a)
Nel=4,3 kW
230V/50Hz
m=95 kg


1.1a
50 dB(A)–1m od zařízení
m=35 kg

1.1b
50 dB(A)–1m od zařízení
m=35 kg

3.1
66 dB(A)–1m od zařízení
Qt= 23 kW(R410a)+záložní zdroj(voda 27/20°C)
Qch= 22 kW(R410a)
Nel=4,0 kW/400V

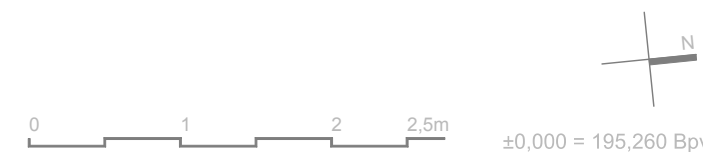

NÁZEV STAVBY: Archiv MČ Praha 5, Štefánikova 17		
DRUH STAVBY: stavební úpravy		
MÍSTO STAVBY: p.č. 2969 a 2970 k.ú Smíchov		
INVESTOR		PROJEKTANT
Městská část Praha 5 náměstí 14. října 4 150 22 Praha 5 IČO: 00063631		KČA KOLÍNSKÝ ČERMÁK ARCHITEKTI Kcarch s.r.o. Thámova 221/7 186 00 Praha 8 IČO: 28999070
VYPRACOVAL :	ODP. PROJEKTANT :	HIP :
Ing. David Němec	Ing. David Němec	Ing. arch. Václav Čermák
STUPEŇ : DSP DOKUMENTACE PRO VÝBĚR ZHOTOVITELE		
D.1 DOKUMENTACE STAVEBNÍHO OBJEKTU SO.01		
D.1.4.1 VZDUCHOTECHNICKÁ ZAŘÍZENÍ		
D.1.4.1.b VÝKRESOVÁ ČÁST		
ČÍSLO VÝKRESU :	NÁZEV VÝKRESU :	ČÍSLO PARÉ :
b.101	PŮDORYS 1.NP	
DATUM : 06 / 2020	FORMÁT : 4 x A4	MĚŘÍTKO: 1:50

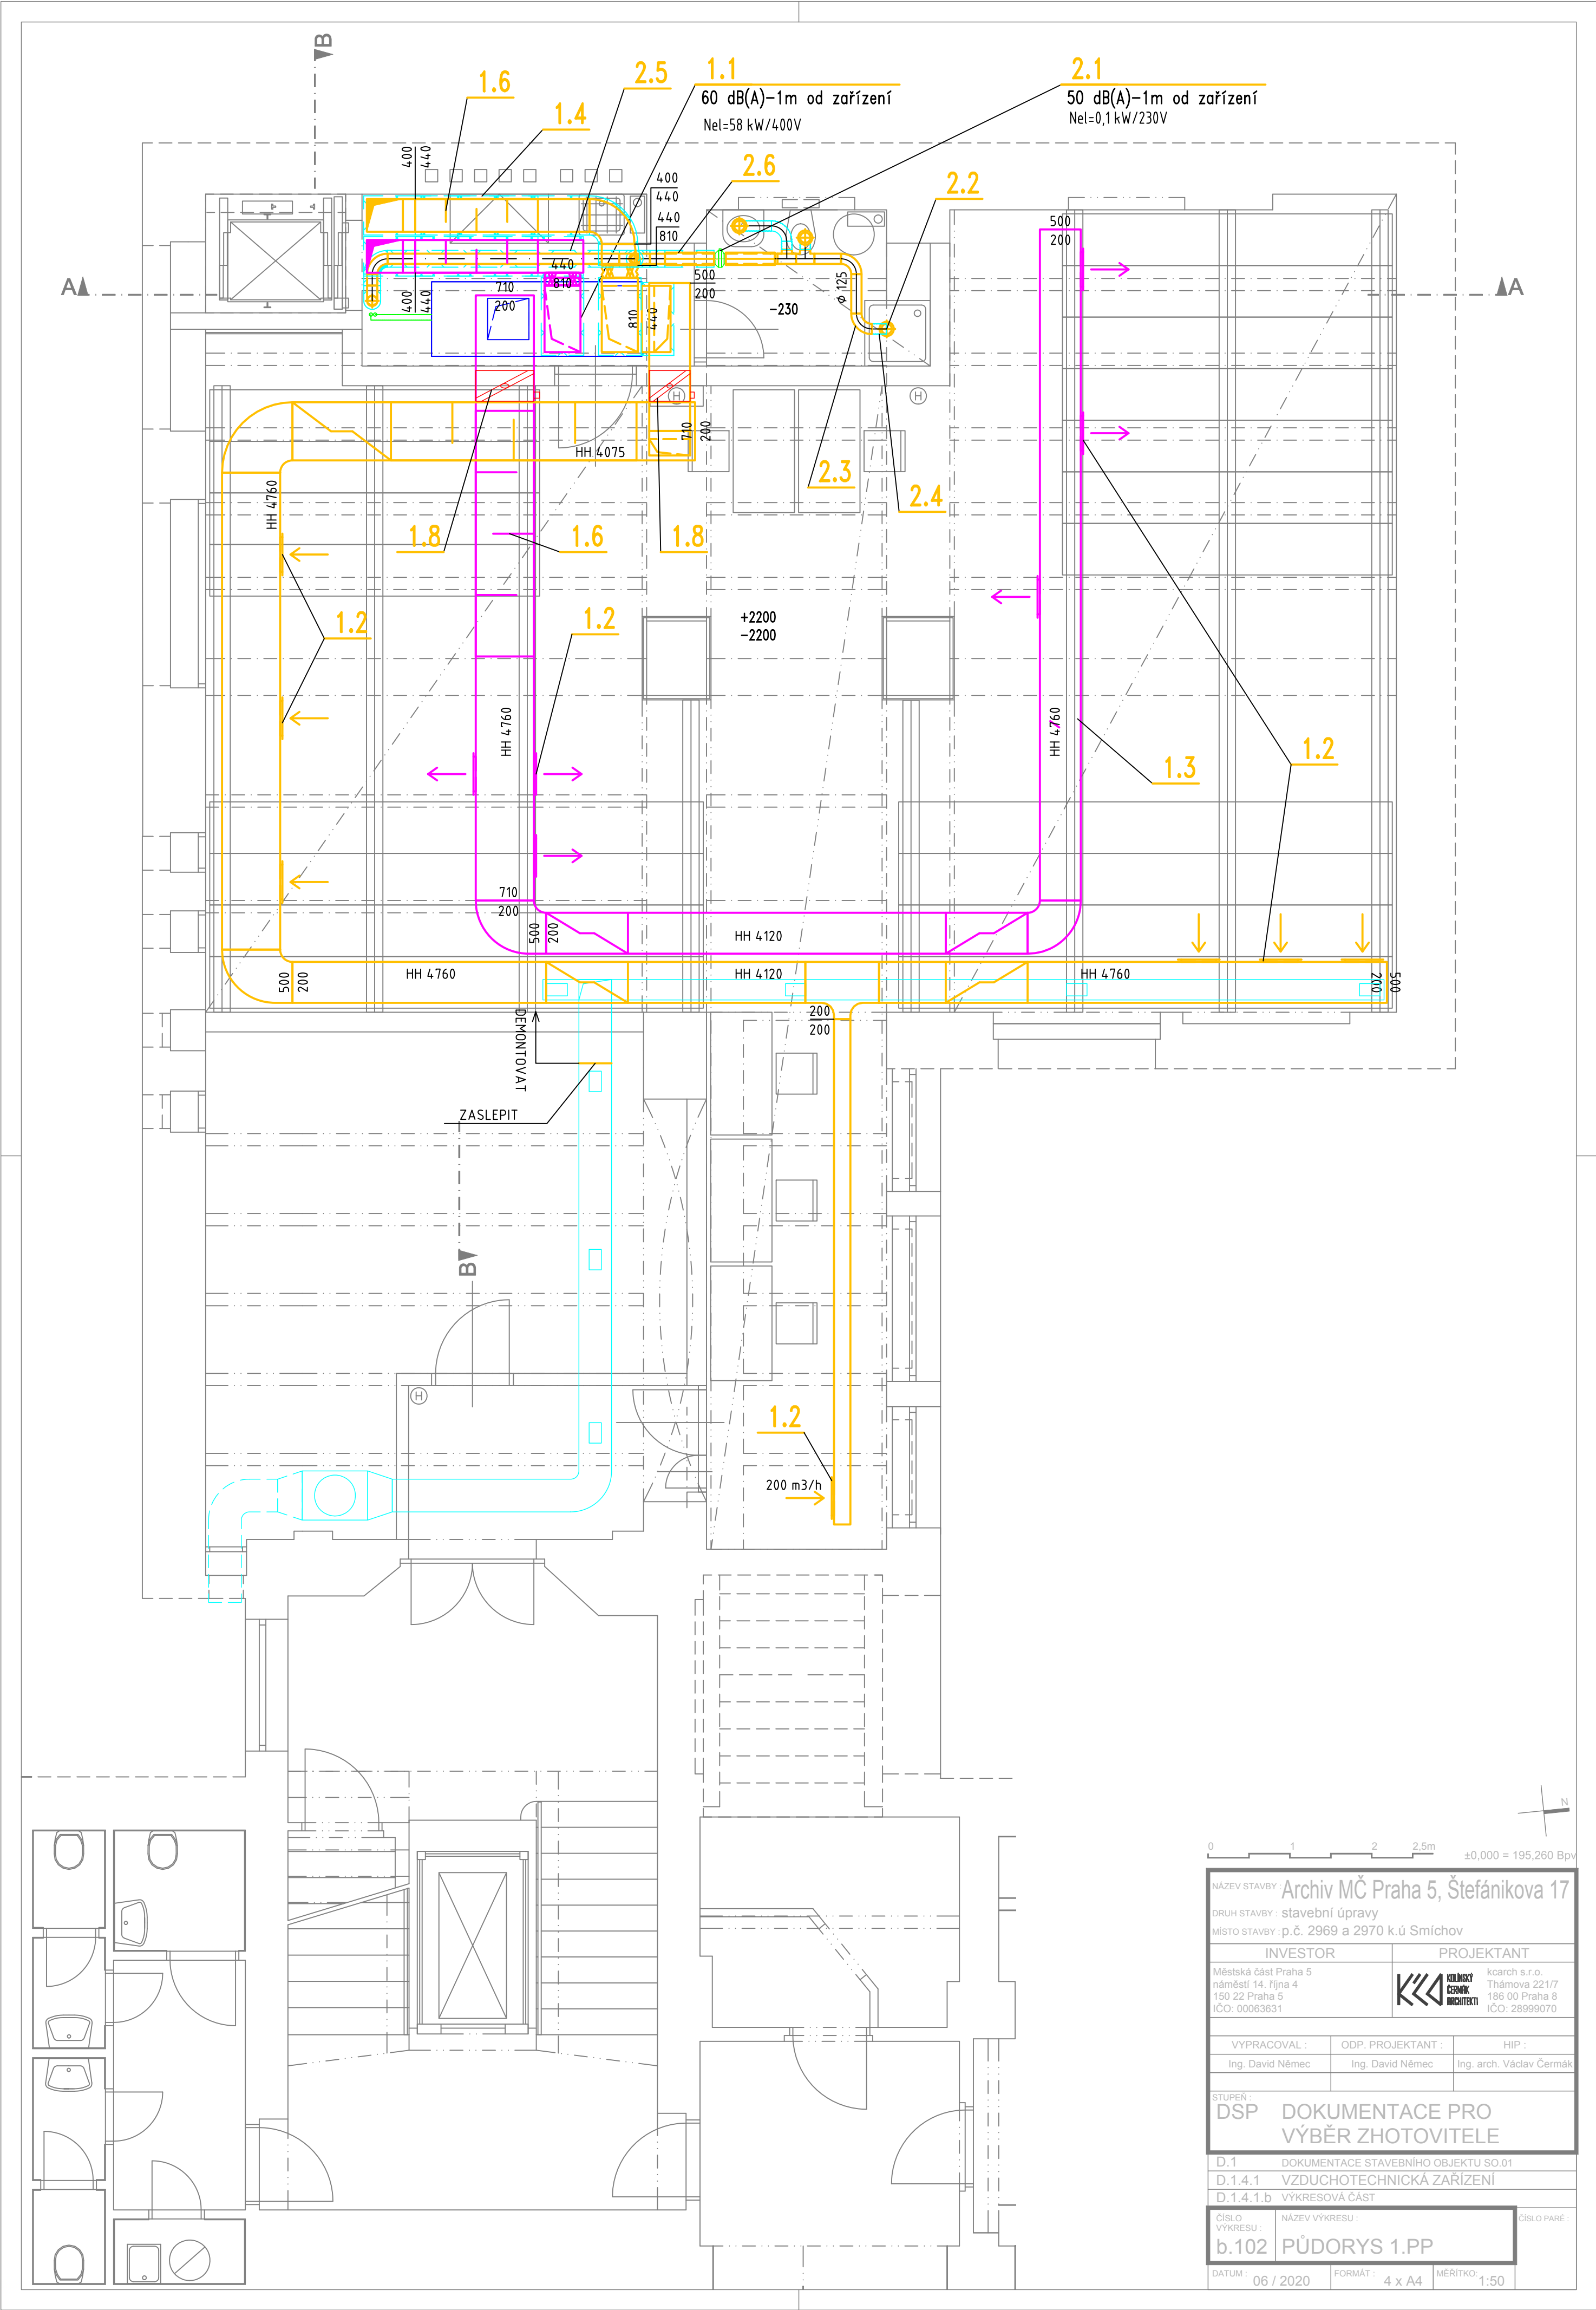

NÁZEV STAVBY: Archiv MČ Praha 5, Štefánikova 17		
DRUH STAVBY: stavební úpravy		
MÍSTO STAVBY: p.č. 2969 a 2970 k.ú Smíchov		
INVESTOR		PROJEKTANT
Městská část Praha 5 náměstí 14. října 4 150 22 Praha 5 IČO: 00063631		KČA KOLINSKY CZERNÝ ARCHITEKTI kcarch s.r.o. Thámova 221/7 186 00 Praha 8 IČO: 28999070
VYPRACOVAL:	ODP. PROJEKTANT:	HIP:
Ing. David Němec	Ing. David Němec	Ing. arch. Václav Čermák
STUPĚŇ: DSP DOKUMENTACE PRO VÝBĚR ZHOTOVITELE		
D.1 DOKUMENTACE STAVEBNÍHO OBJEKTU SO.01		
D.1.4.1 VZDUCHOTECHNICKÁ ZAŘÍZENÍ		
D.1.4.1.b VÝKRESOVÁ ČÁST		
ČÍSLO VÝKRESU:	NÁZEV VÝKRESU:	ČÍSLO PÁŘE:
b.102	PŮDORYS 1.PP	
DATUM: 06 / 2020	FORMÁT: 4 x A4	MĚŘÍTKO: 1:50

