



2.PP

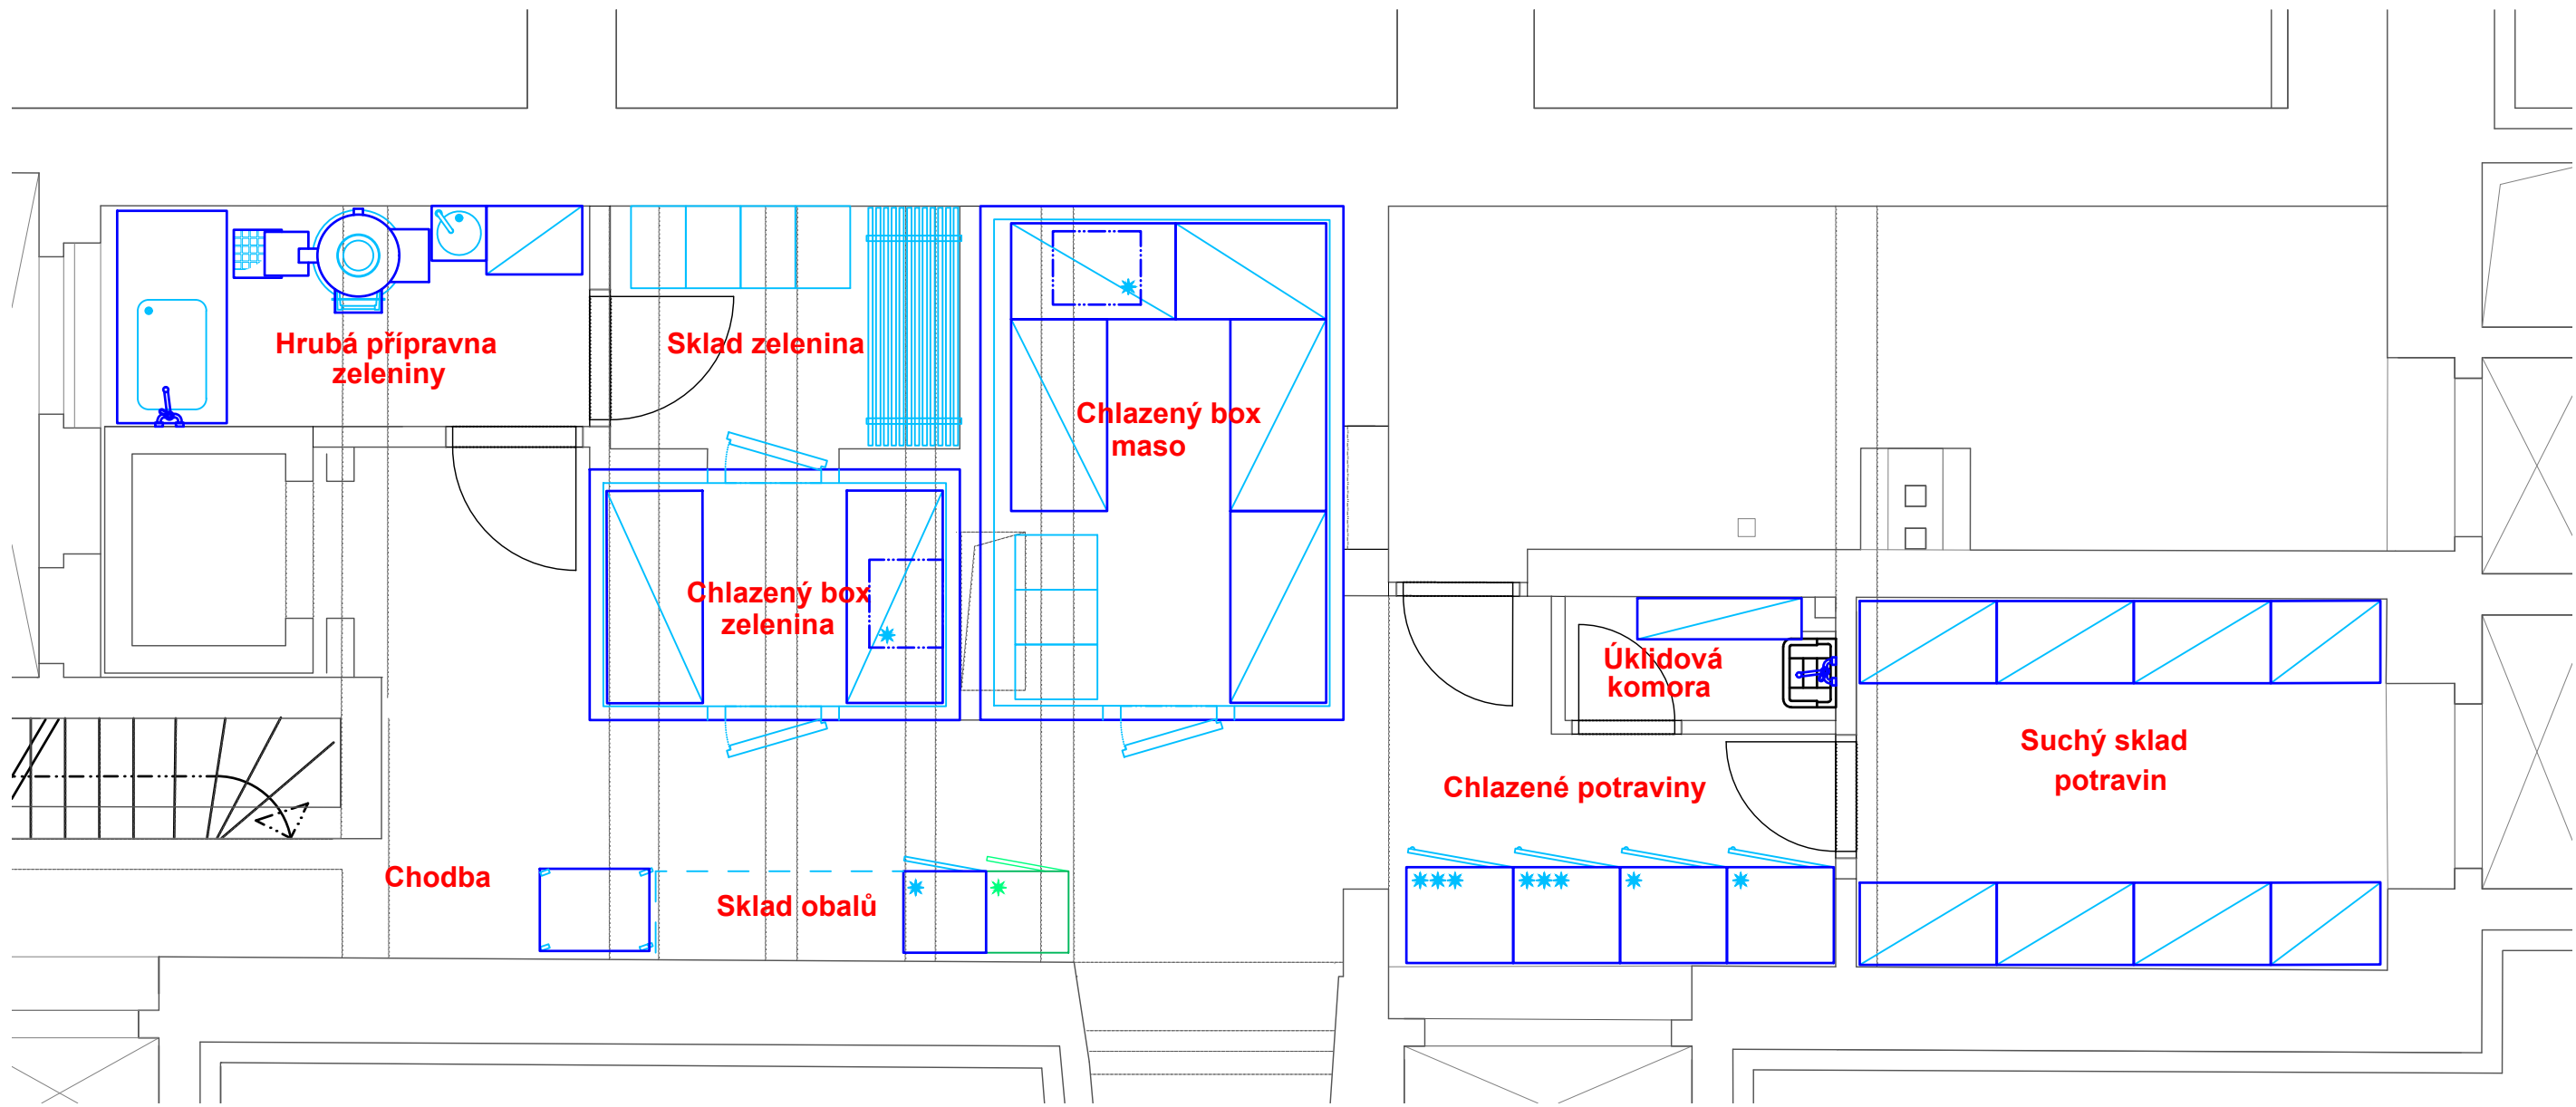

1.PP

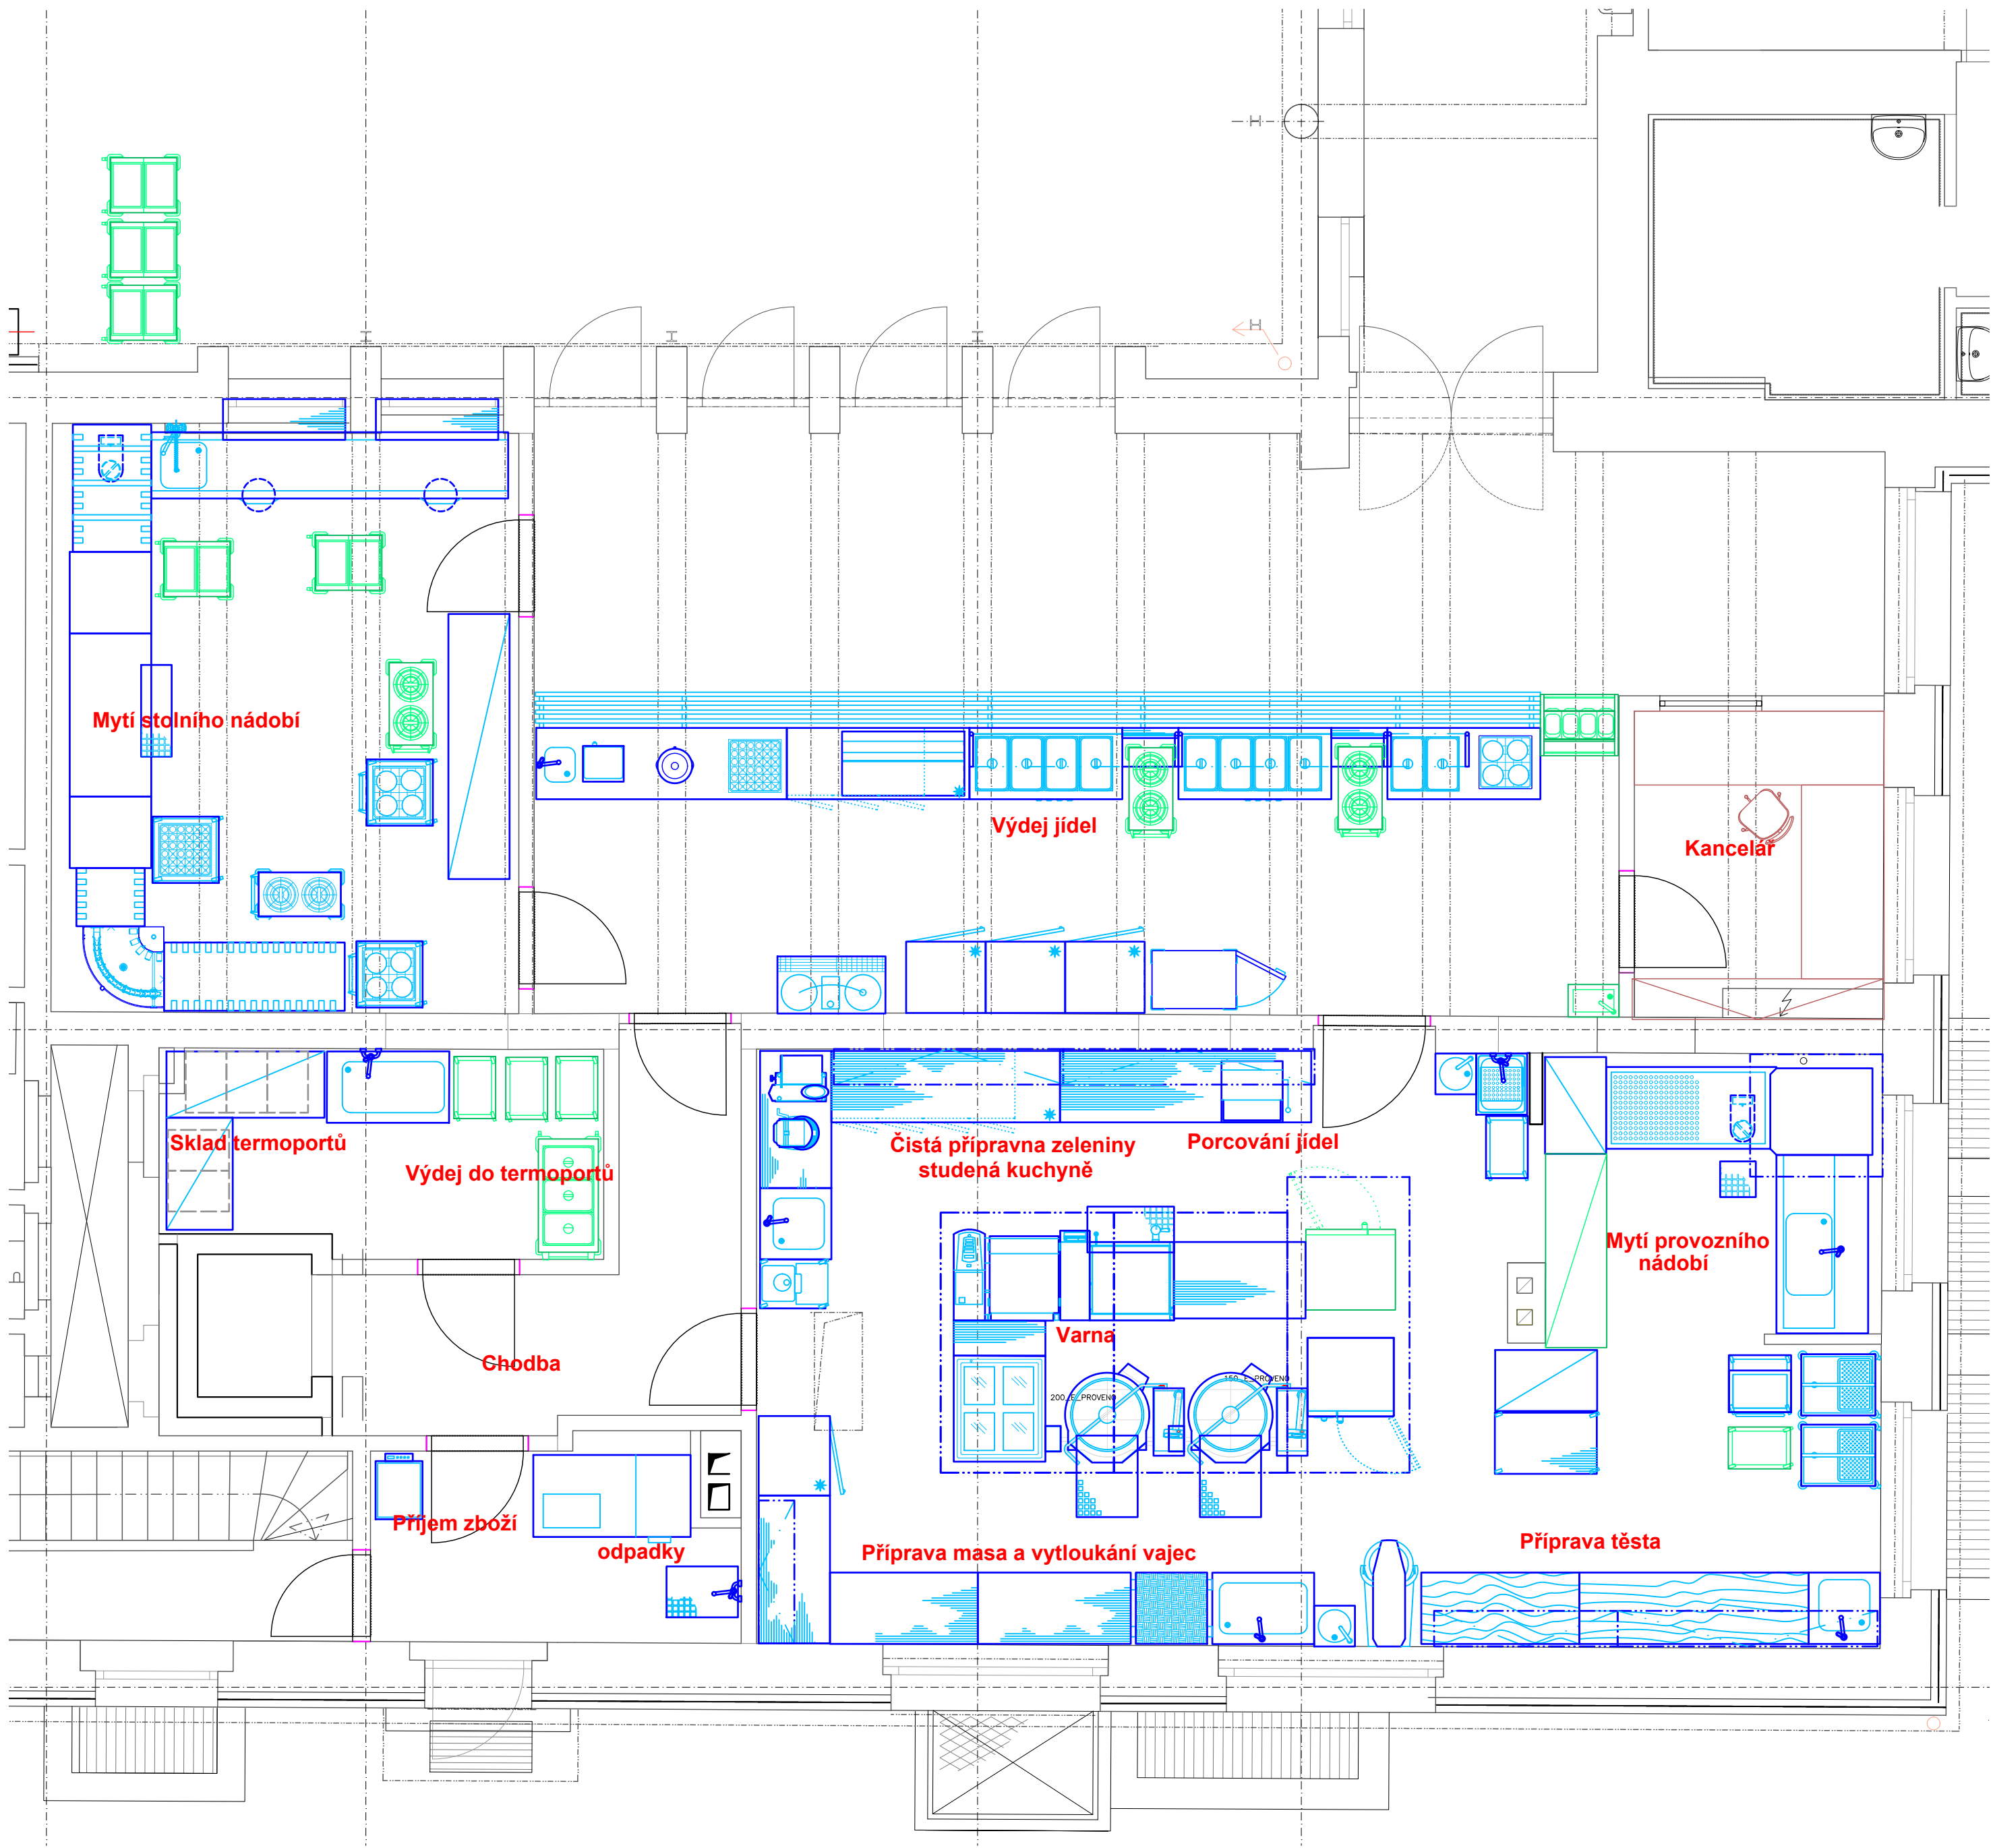

MĚSTSKÁ ČÁST PRAHA 5
NÁM. 14. ŘÍJNA 1381/4
PRAHA 5, PSČ 150 22




ČÍSLO ZAKÁZKY 2-0537-00/40
HIP Ing. Ladislav Řídký


·		
·		
·		
ZMĚNA		DATUM

JTSK ± 0,000 = 224,67 m n.m. Bpv			
PROJEKTOVÁ, INŽENÝRSKÁ A KONSULTAČNÍ ORGANIZACE			
CERTIFIKÁT ISO 9001		DČ 0260193280	
VPO DECO PRAHA s.r.o., PODBASKÁ 1014/20, 160 00 PRAHA 6		www.vpo-praha.cz	
PROJEKTANT	VYPRACOVAL	KONTROLA	
-	Ing. Karel Pilař	Ing. Karel Pilař	
AKCE			
ZŠ Praha 5 - Hlubočepy, Pod Žvahovem 463,		ČÍSLO ZAKÁZKY 2-0537-00/40	
rekonstrukce objektu - 2. ETAPA		DOKUMENTACE DPS	
SO 110 - Hlavní budova		MĚŘÍTKO 1:50	
SO0 - Gastronomická zařízení		DATUM 12/2020	
OBSAH PŘÍLOHY		POČET FORMÁTŮ A1	
Členění stravovacího provozu		ČÍSLO PŘÍLOHY	ČÍSLO KOPIE
		D	03.3
		X00	-
DOKUMENTACE LZE UŽÍVAT POUZE VE SMYSLU PŘÍSLUŠNÉ SMLOUVY O DÍLO. VÝKRES, O JEHO ČÁSTI, MÁŽE BYT KOPÍROVÁN NEBO JINAK ZPŘÍSTUPNĚN POUZE PO PŘEDCHOZÍM SOHLASU PROJEKTANTA.			

2.PP

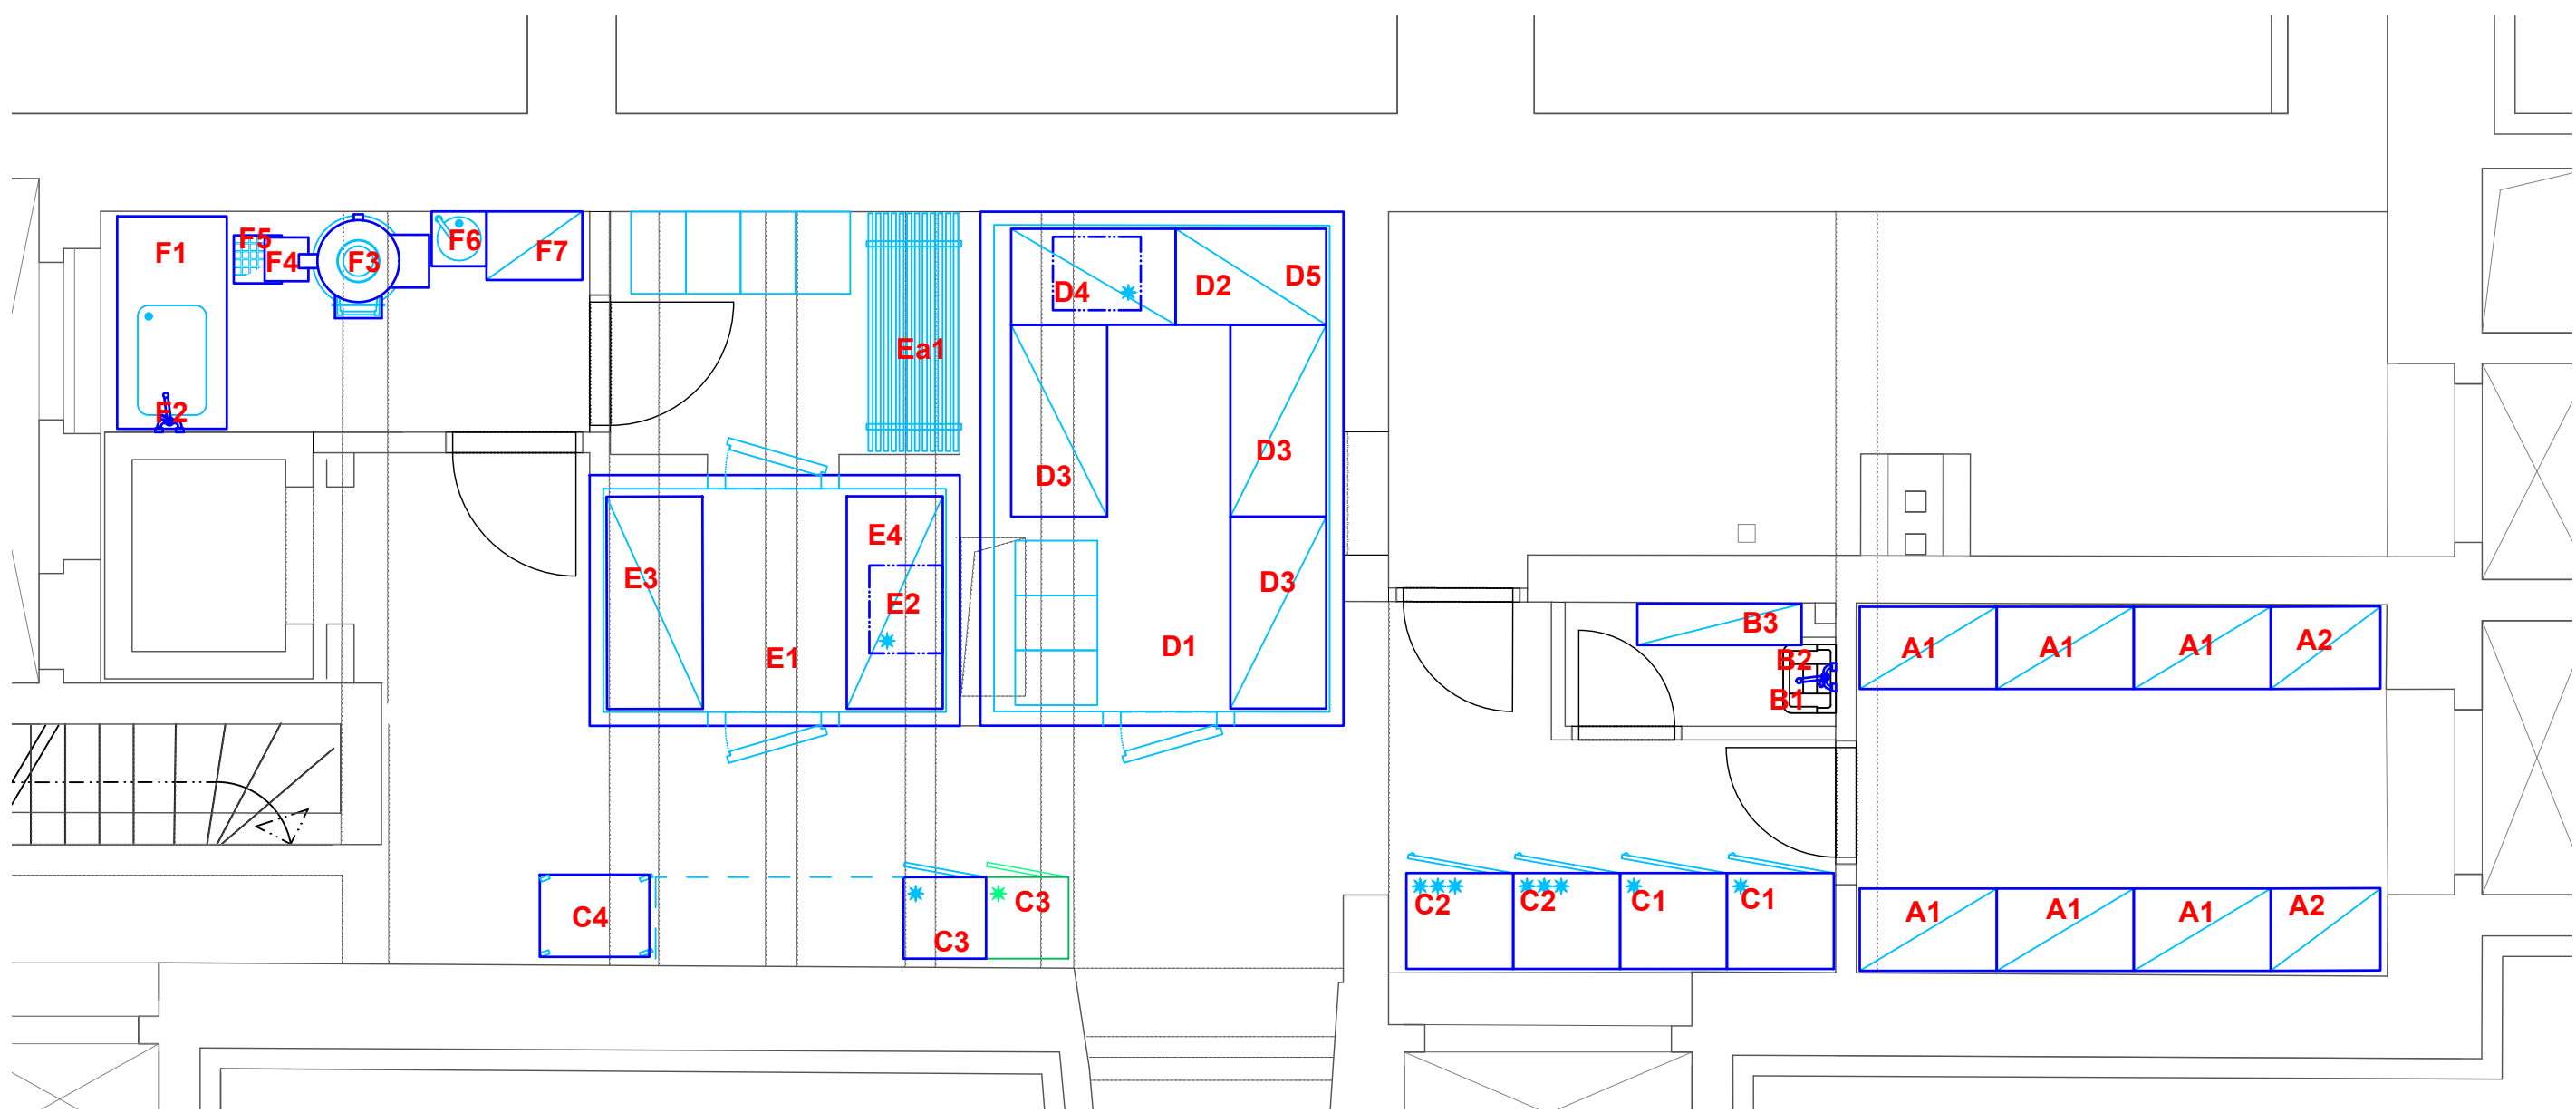

1.PP

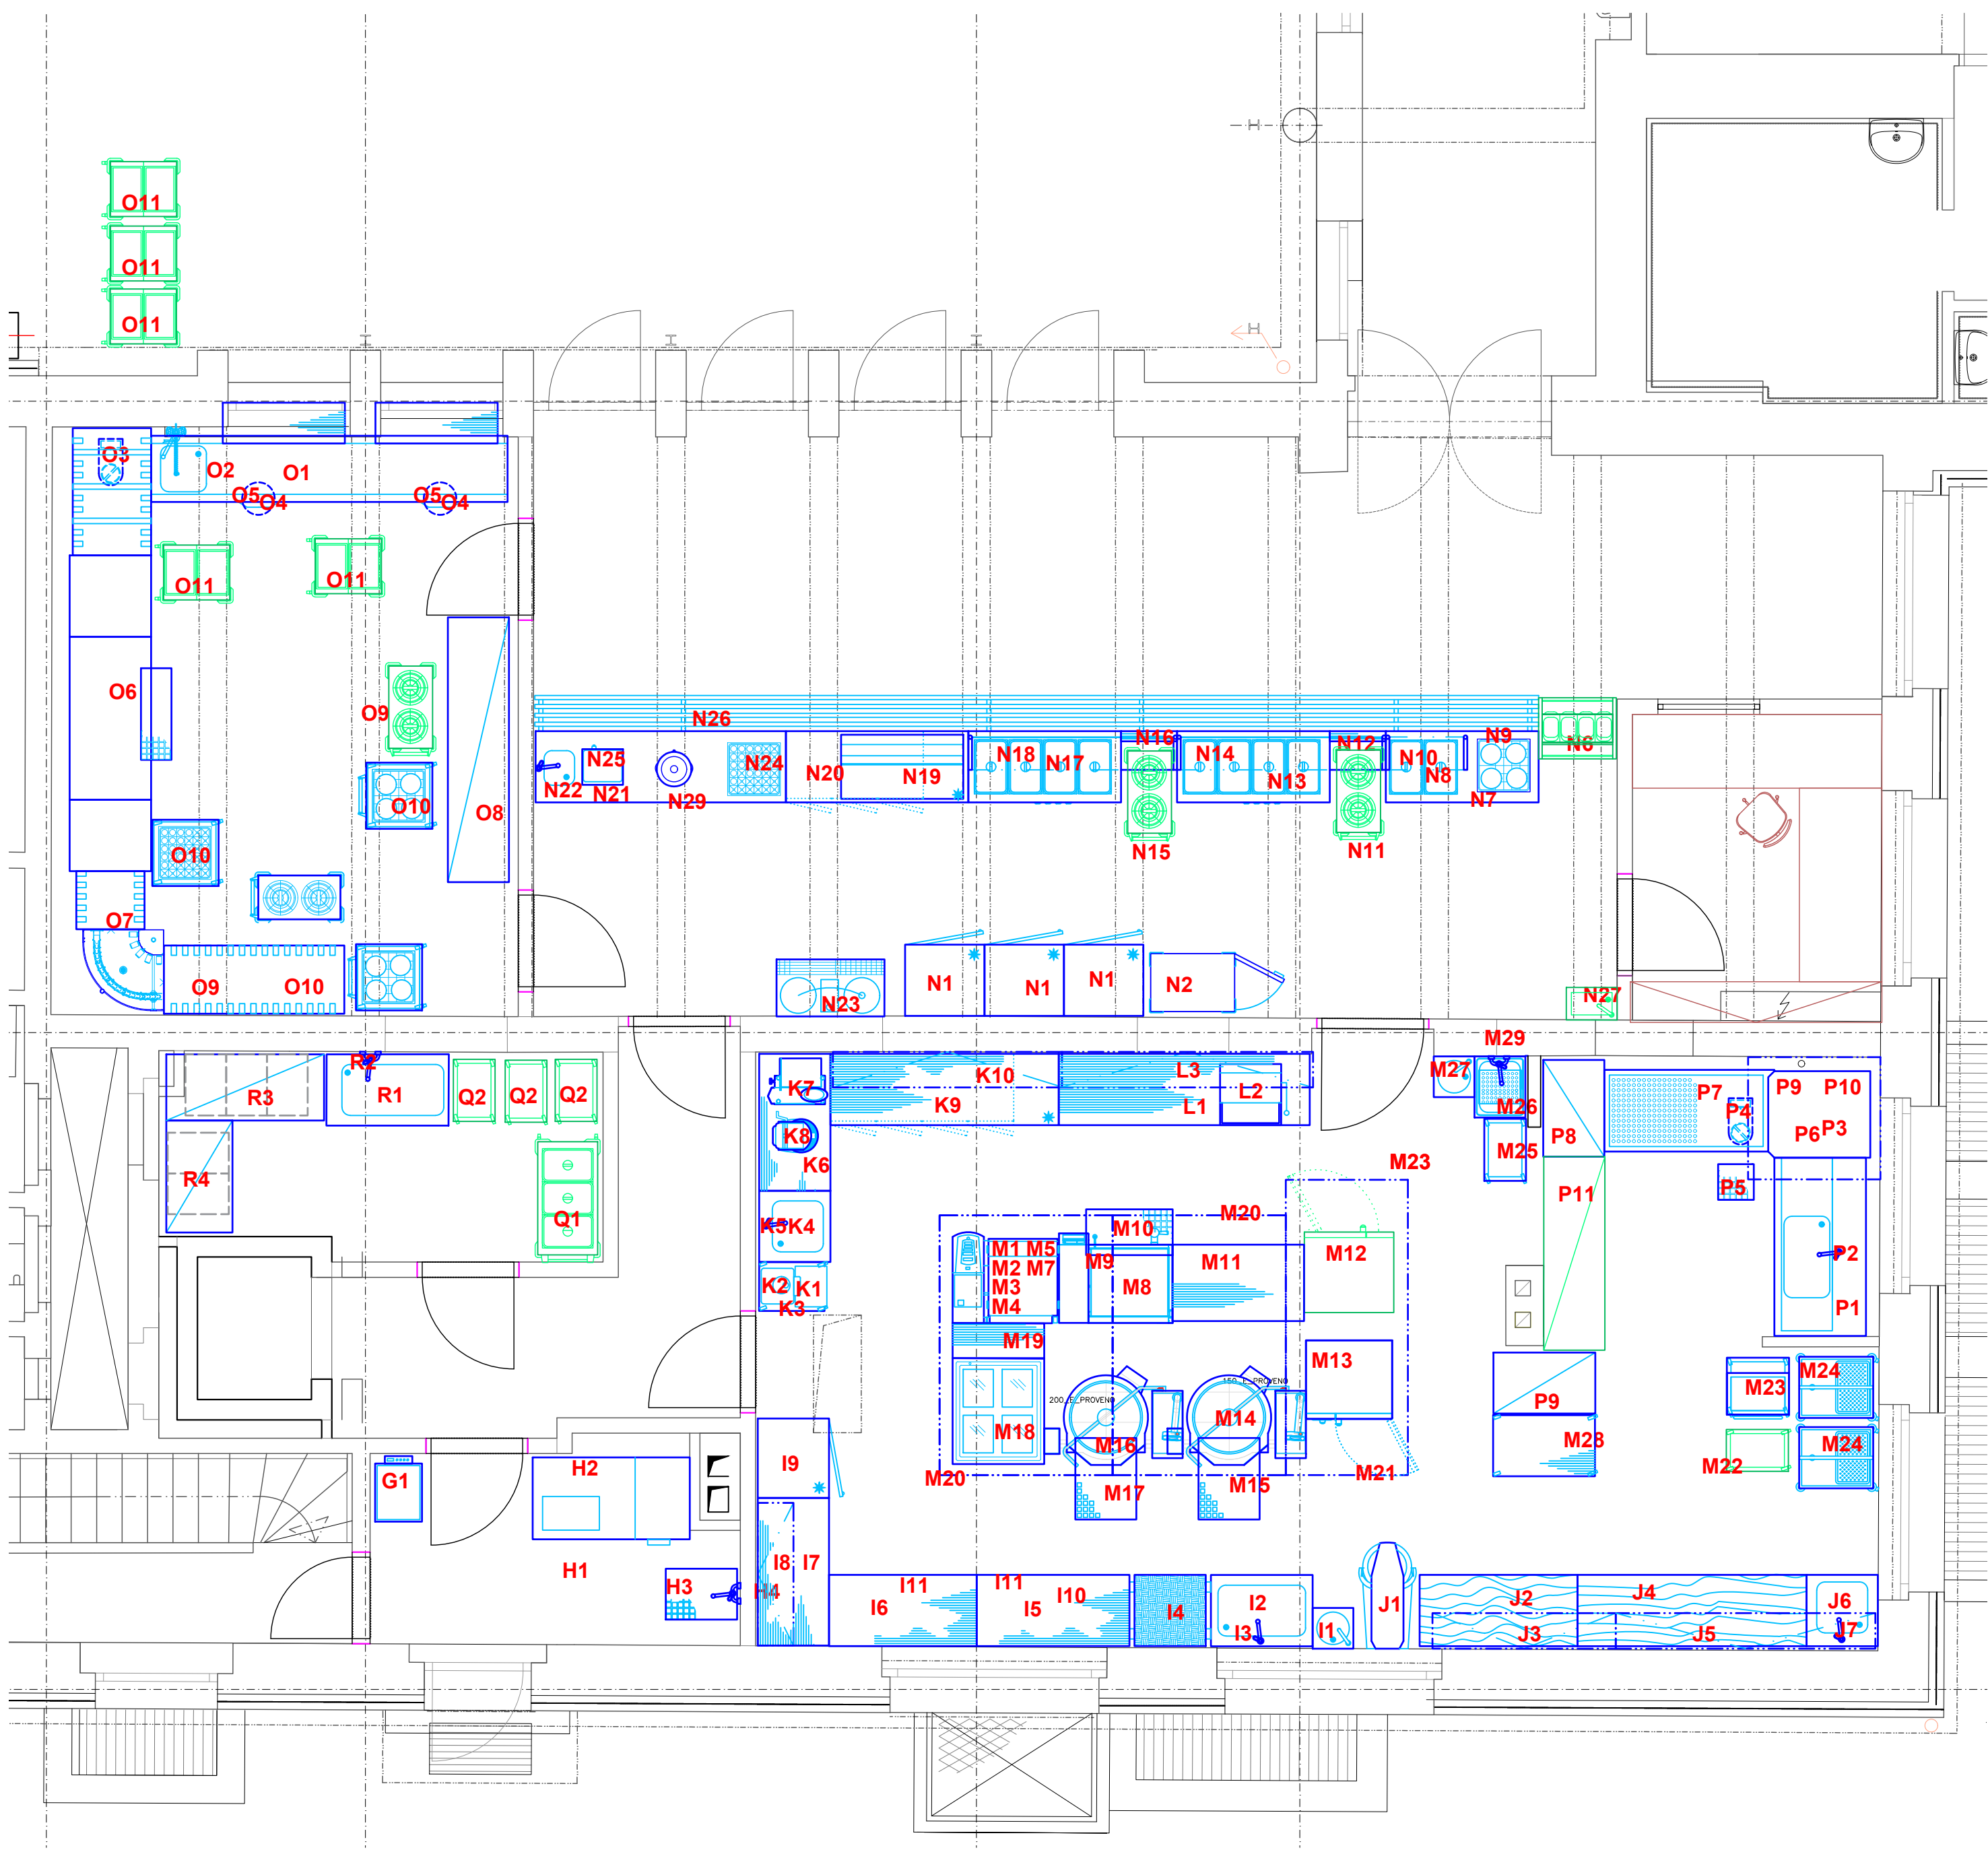

MĚSTSKÁ ČÁST PRAHA 5
NÁM. 14. ŘÍJNA 1381/4
PRAHA 5, PSČ 150 22




ČÍSLO ZAKÁZKY 2-0537-00/40
HIP Ing. Ladislav Řídký

·		
·		
·		
ZMĚNA		DATUM

JTSK ± 0,000 = 224,67 m n.m. Bpv		
PROJEKTOVÁ, INŽENÝRSKÁ A KONZULTAČNÍ ORGANIZACE		
CERTIFIKÁT ISO 9001 VPU DECO PRAHA s.r.o., PODBAŠKÁ 1014/20, 160 00 PRAHA 6		
PROJEKTANT	VYPRACOVAL	KONTROLA
-	Ing. Karel Pilař	Ing. Karel Pilař
AKCE ZŠ Praha 5 – Hlubočepy, Pod Žvahovem 463, rekonstrukce objektu – 2. ETAPA		
SO 110 – Hlavní budova		
S00 – Gastronomická zařízení		
Obsah přílohy		
Dispoziční řešení		
ČÍSLO ZAKÁZKY	2-0537-00/40	
DOKUMENTACE	DPS	
MĚŘÍTKO	1:50	
DATUM	12/2020	
POČET FORMÁTŮ	A1	
ČÍSLO PŘÍLOHY	D	03.4
ČÍSLO KOPIE		
DOKUMENTACE LZE UŽÍVAT POUZE VE SMYSLU PŘÍSLUŠNÉ SMLOUVY O DÍLO. VÝKRES, O JEHO ČÁSTI, MÁŽE BYT KOPÍROVÁN NEBO JINAK ZPŮSOBEM ROZŠÍŘOVÁN POUZE PO PŘEDCHOZÍM SOUHLASU PROJEKTANTA		

[illegible]


PROJEKTOVÁ, INŽENÝRSKÁ A KONZULTAČNÍ ORGANIZACE CERTIFIKÁT ISO 9001 VPO DECO PRAHA s.r.o., PODSKAČKA 1014/20, 160 00 PRAHA 6 DČ: CZ06193280 www.vpo.cz				
PROJEKTANT	VYPRACOVAL	KONTROLA		
-	Ing. Karel Plášť	Ing. Karel Plášť		
MČE ZŠ Praha 5 – Hlubočepy, Pod Žvahovem 463, rekonstrukce objektu – 2. ETAPA SOO 110 – Hlavní budova S00 – Gastroonomické zařízení			ČÍSLO ZAKÁZKY 2-0537-00/40 DOKUMENTACE DPS MĚŘITKO 1:50 DATUM 12/2020 POČET FORMÁTŮ A1	
OBSAH PŘÍLOH - vodoinstalace			ČÁST	ČÍSLO PŘÍLOHY
			D	03.5
			X00	-
DOKUMENTY LZE UŽÍVAT POUZE V SMYSLU PŘEDLOŽENÉ SMLOUVY O ČÍSLO VÝKRESU. O JEDNO ČÍSLO MŮŽE BÝT KOPÍROVÁN NEBO JINOU PŘÍSLUŠNÝM KOPIJOVÁN POUZE PRO PŘEDCHOZÍ SOUHLASÍ PŘEDKUPCE.				

[illegible]


- kanalizace	D	03.6
	KOD	-

DOKUMENTACI LZE UŽÍMAT POUZE VE SMYSLU PŘÍSLUŠNÉ SMLOUVY O DÍLO. VÝKRES, ČI JEHO ČÁST, MŮŽE BÝT KOPÍROVÁN NEBO JINÝM ZPŮSOBEM ROZŠŮŘOVÁN POUZE PO PŘEDCHOZÍM SOUHLASU PROJEKTANTA.

2.PP

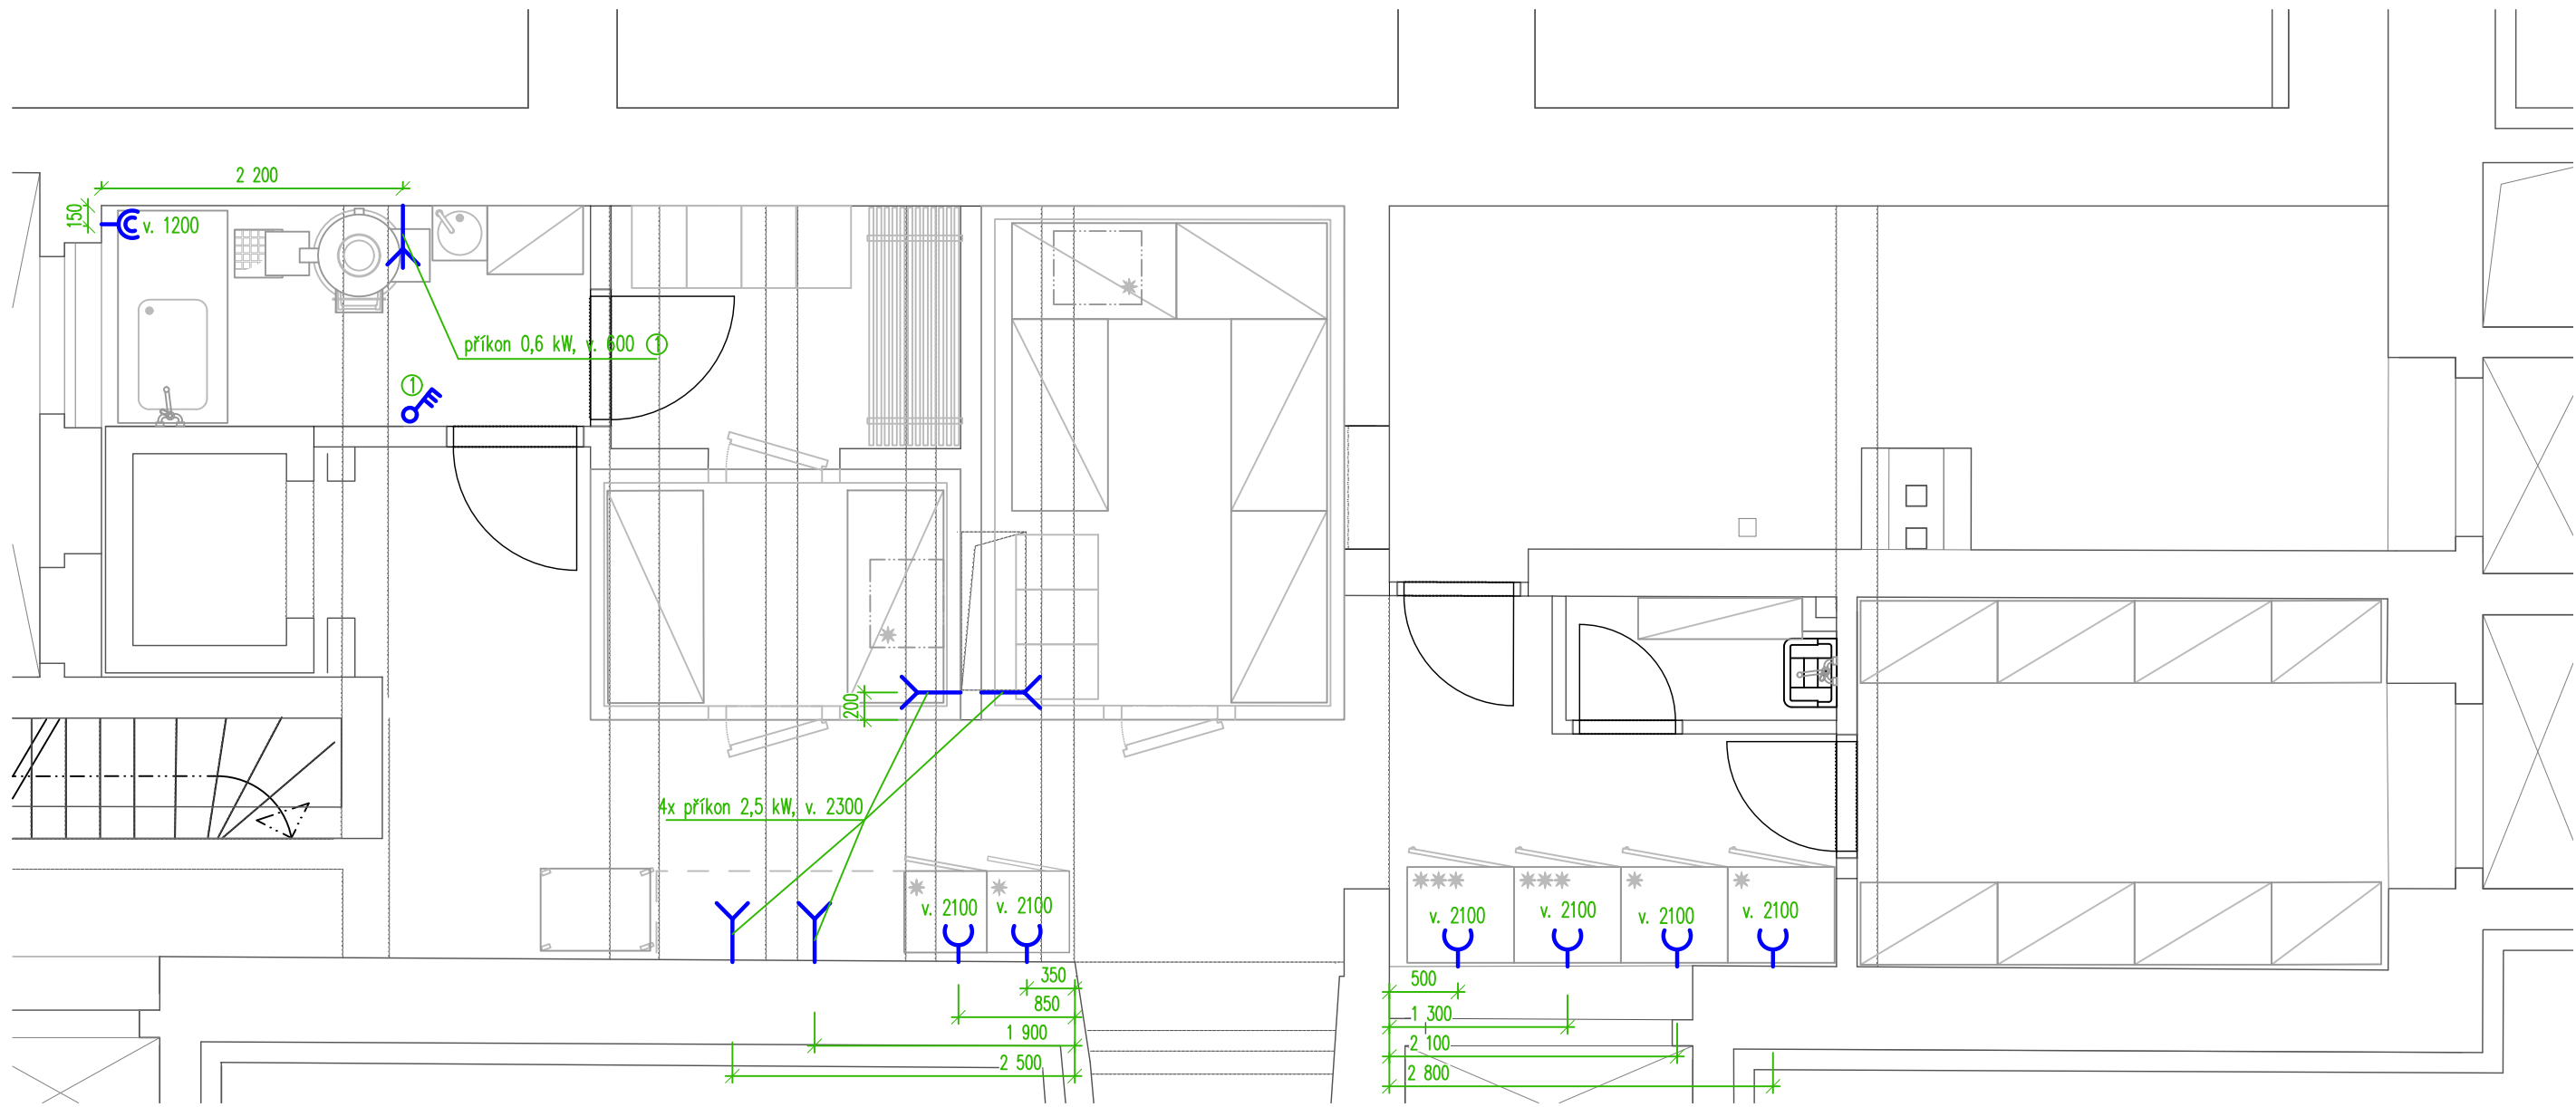

1.PP

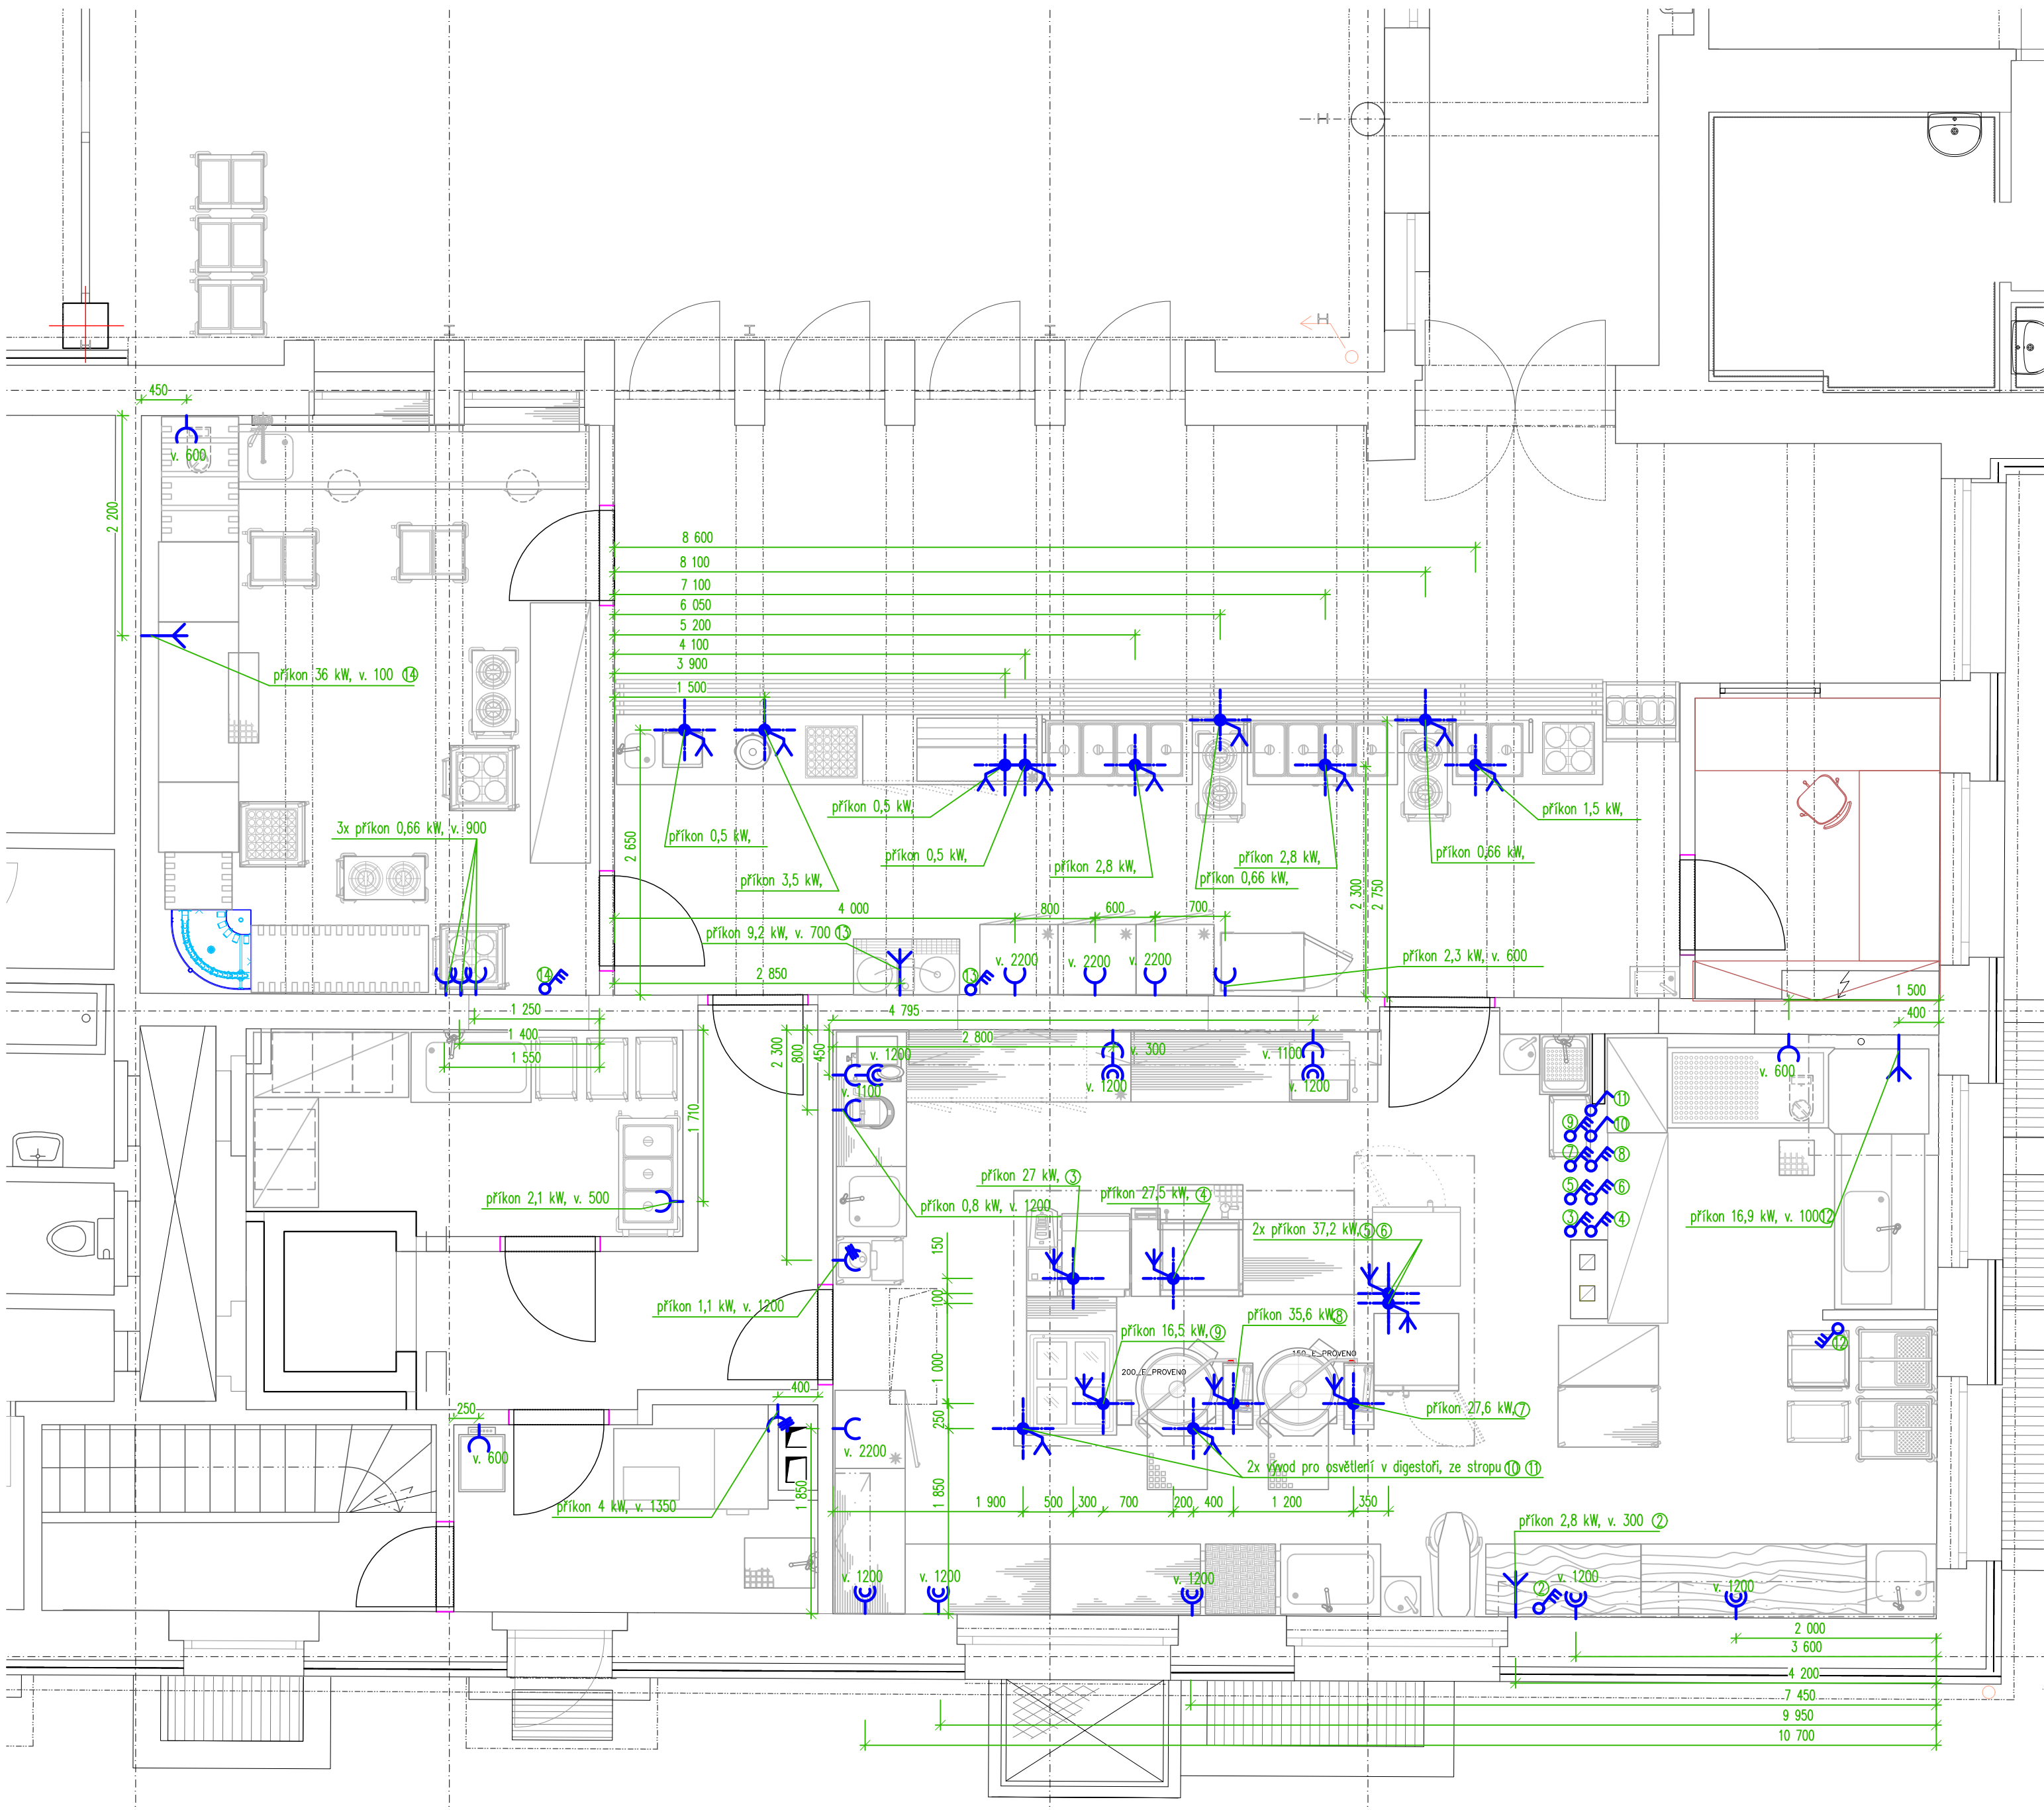

Legenda:

- zásuvka nebo dvouzásuvka na 230V – rezerva nad pracovní plochou
- zásuvka na 230V, příkon 0,5kW (pokud není uvedeno jinak)
- vypínač na 400V
- vývod na 400V
- vývod ze země na 400V
- vývod na 230V
- vývod ze země na 230V
- vypínač na 230V
- zásuvka na 400V

Poznámka:

- veškeré vývody musí být z kabelu CYSY a mít volný konec min. 2500 mm
- u digestoře bude vyveden vypínatelný vývod na osvětlení 1 kW




MĚSTSKÁ ČÁST PRAHA 5
NÁM. 14. ŘÍJNA 1381/4
PRAHA 5, PSČ 150 22




ČÍSLO ZAKÁZKY 2-0537-00/40
HIP Ing. Ladislav Řídík

·	
·	
·	
ZMĚNA	DATUM


JTSK ± 0,000 = 224,67 m n.m. Bpv

PROJEKTOVÁ, INŽENÝRSKÁ A KONSULTAČNÍ ORGANIZACE CERTIFIKÁT ISO 9001 VPU DECO PRAHA a.s., PODOBÁSKÁ 1014/20, 160 00 PRAHA 6 www.vpu-praha.cz			 VPU DECO PRAHA a.s.	
PROJEKTANT	VYPRACOVAL	KONTROLA		
–	Ing. Karel Pilát	Ing. Karel Pilát		
ZÁKAZNÍK MČ Praha 5 – Hlubočepy, Pod Žvahovem 463, rekonstrukce objektu – 2. ETAPA SO 110 – Hlavní budova SO0 – Gastronomická zařízení			ČÍSLO ZAKÁZKY 2-0537-00/40 DOKUMENTACE DPS MĚŘITKO 1:50 DATUM 12/2020 POČET FORMÁTŮ A1	
OBSAH PŘÍLOHY – elektroinstalace			ČÍSLO PŘÍLOHY D KOD –	ČÍSLO KOPIE 03.7 –
DOKUMENTACE LZE UŽÍVAT POUZE VE SMYSLU PŘÍSLUŠNÉ SMLOUVY O DÍLO, VÝKRES, O JEHO ČÁSTI, MŮŽE BÝT KOPÍROVÁN NEBO JINÝM ZPŮSOBEM ROZŠŘOVÁN POUZE PO PŘEDCHOZÍM SOUHLASU PROJEKTANTA				

2.PP

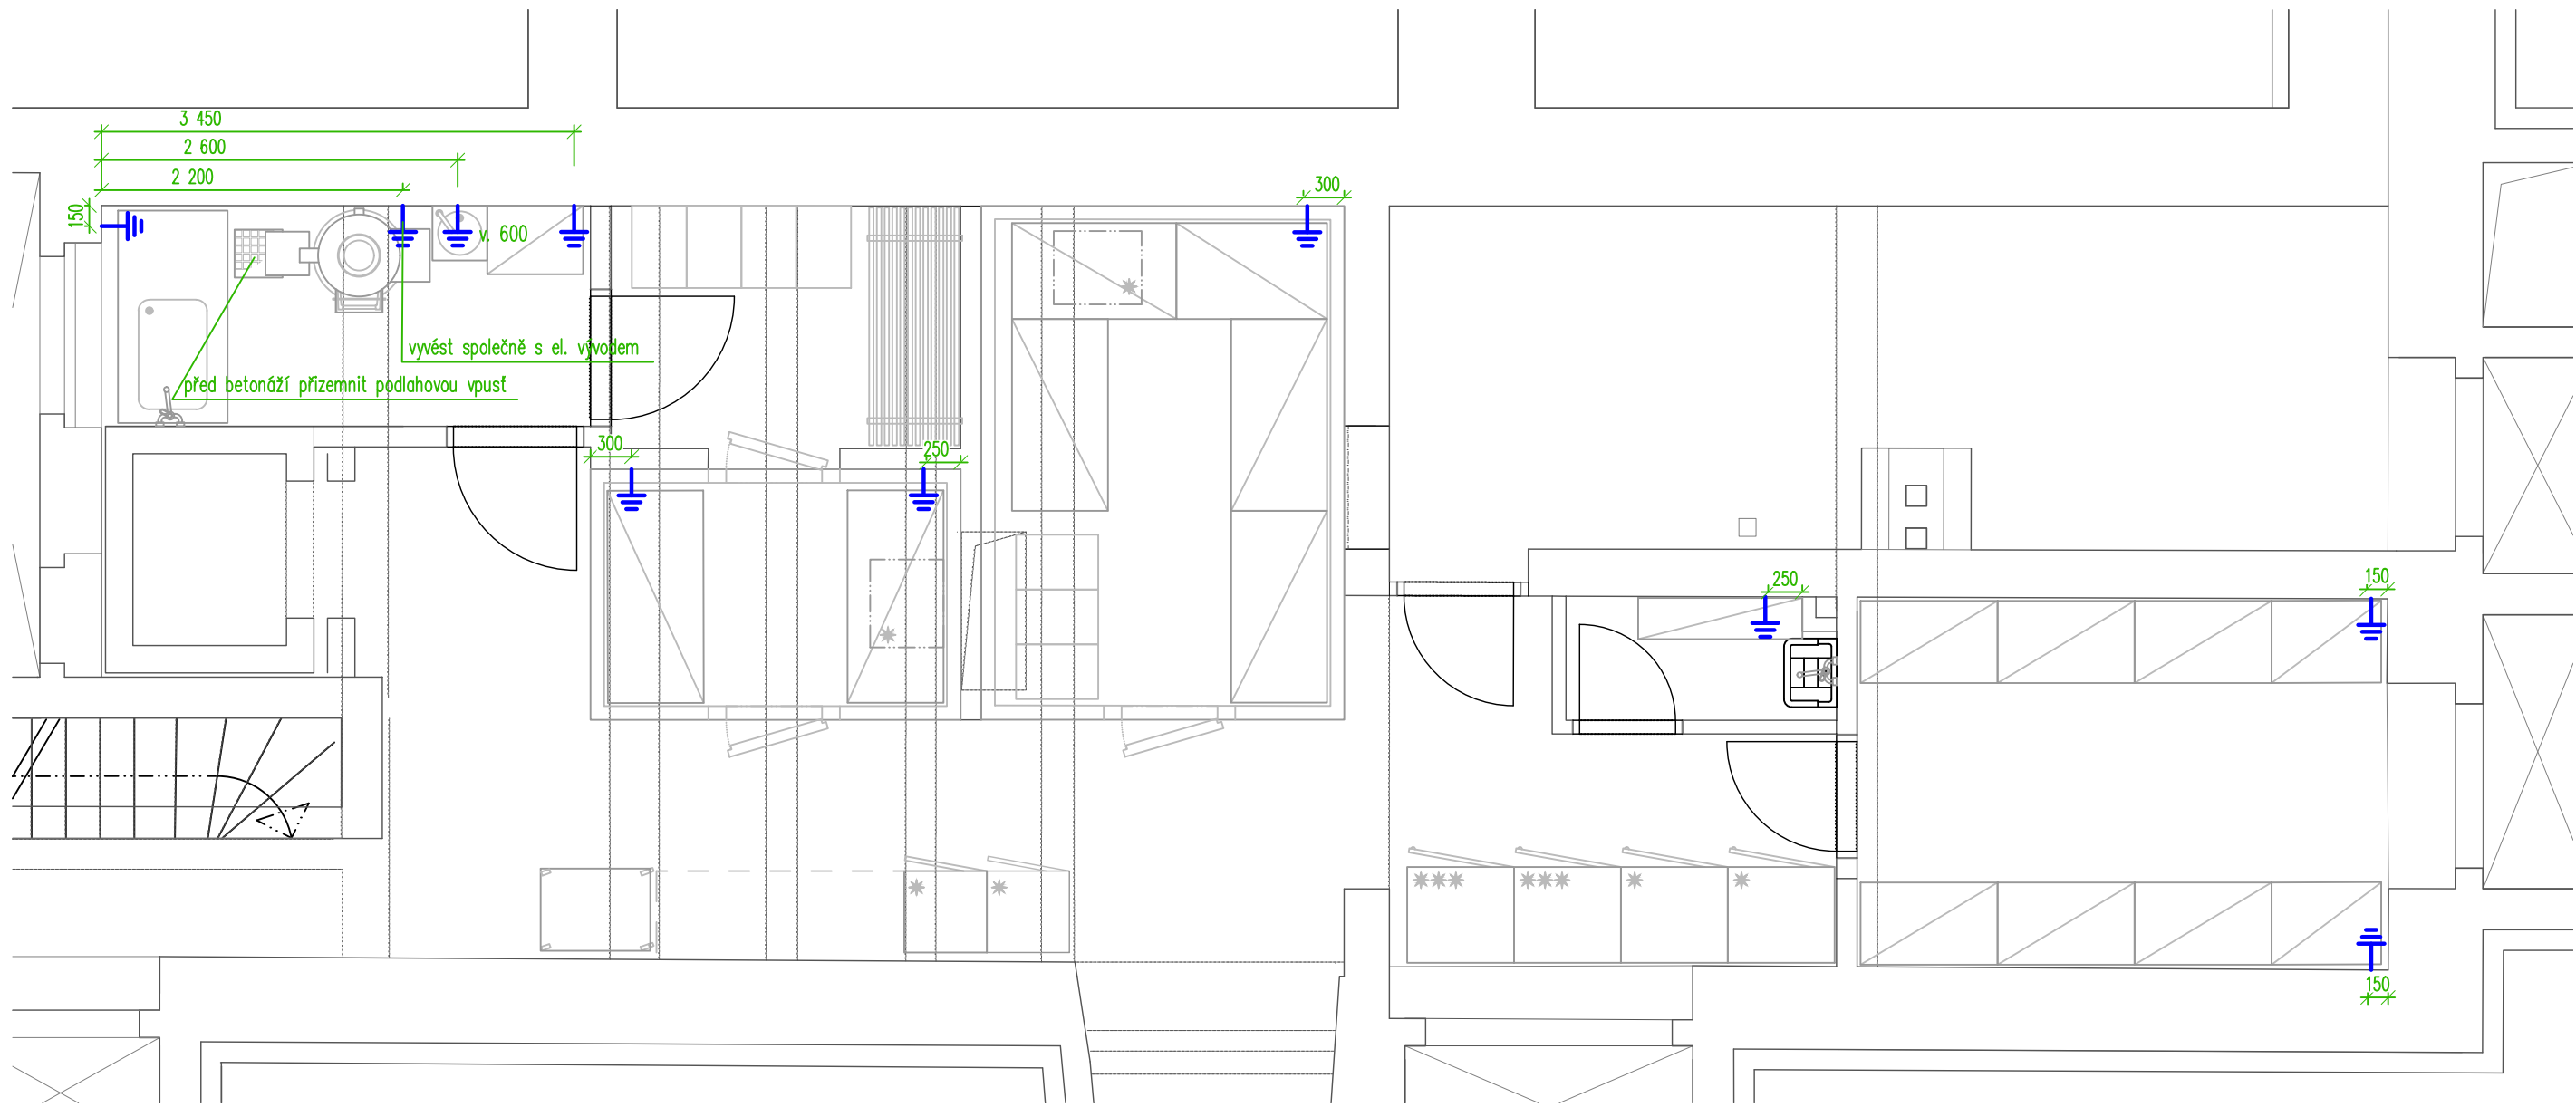

1.PP

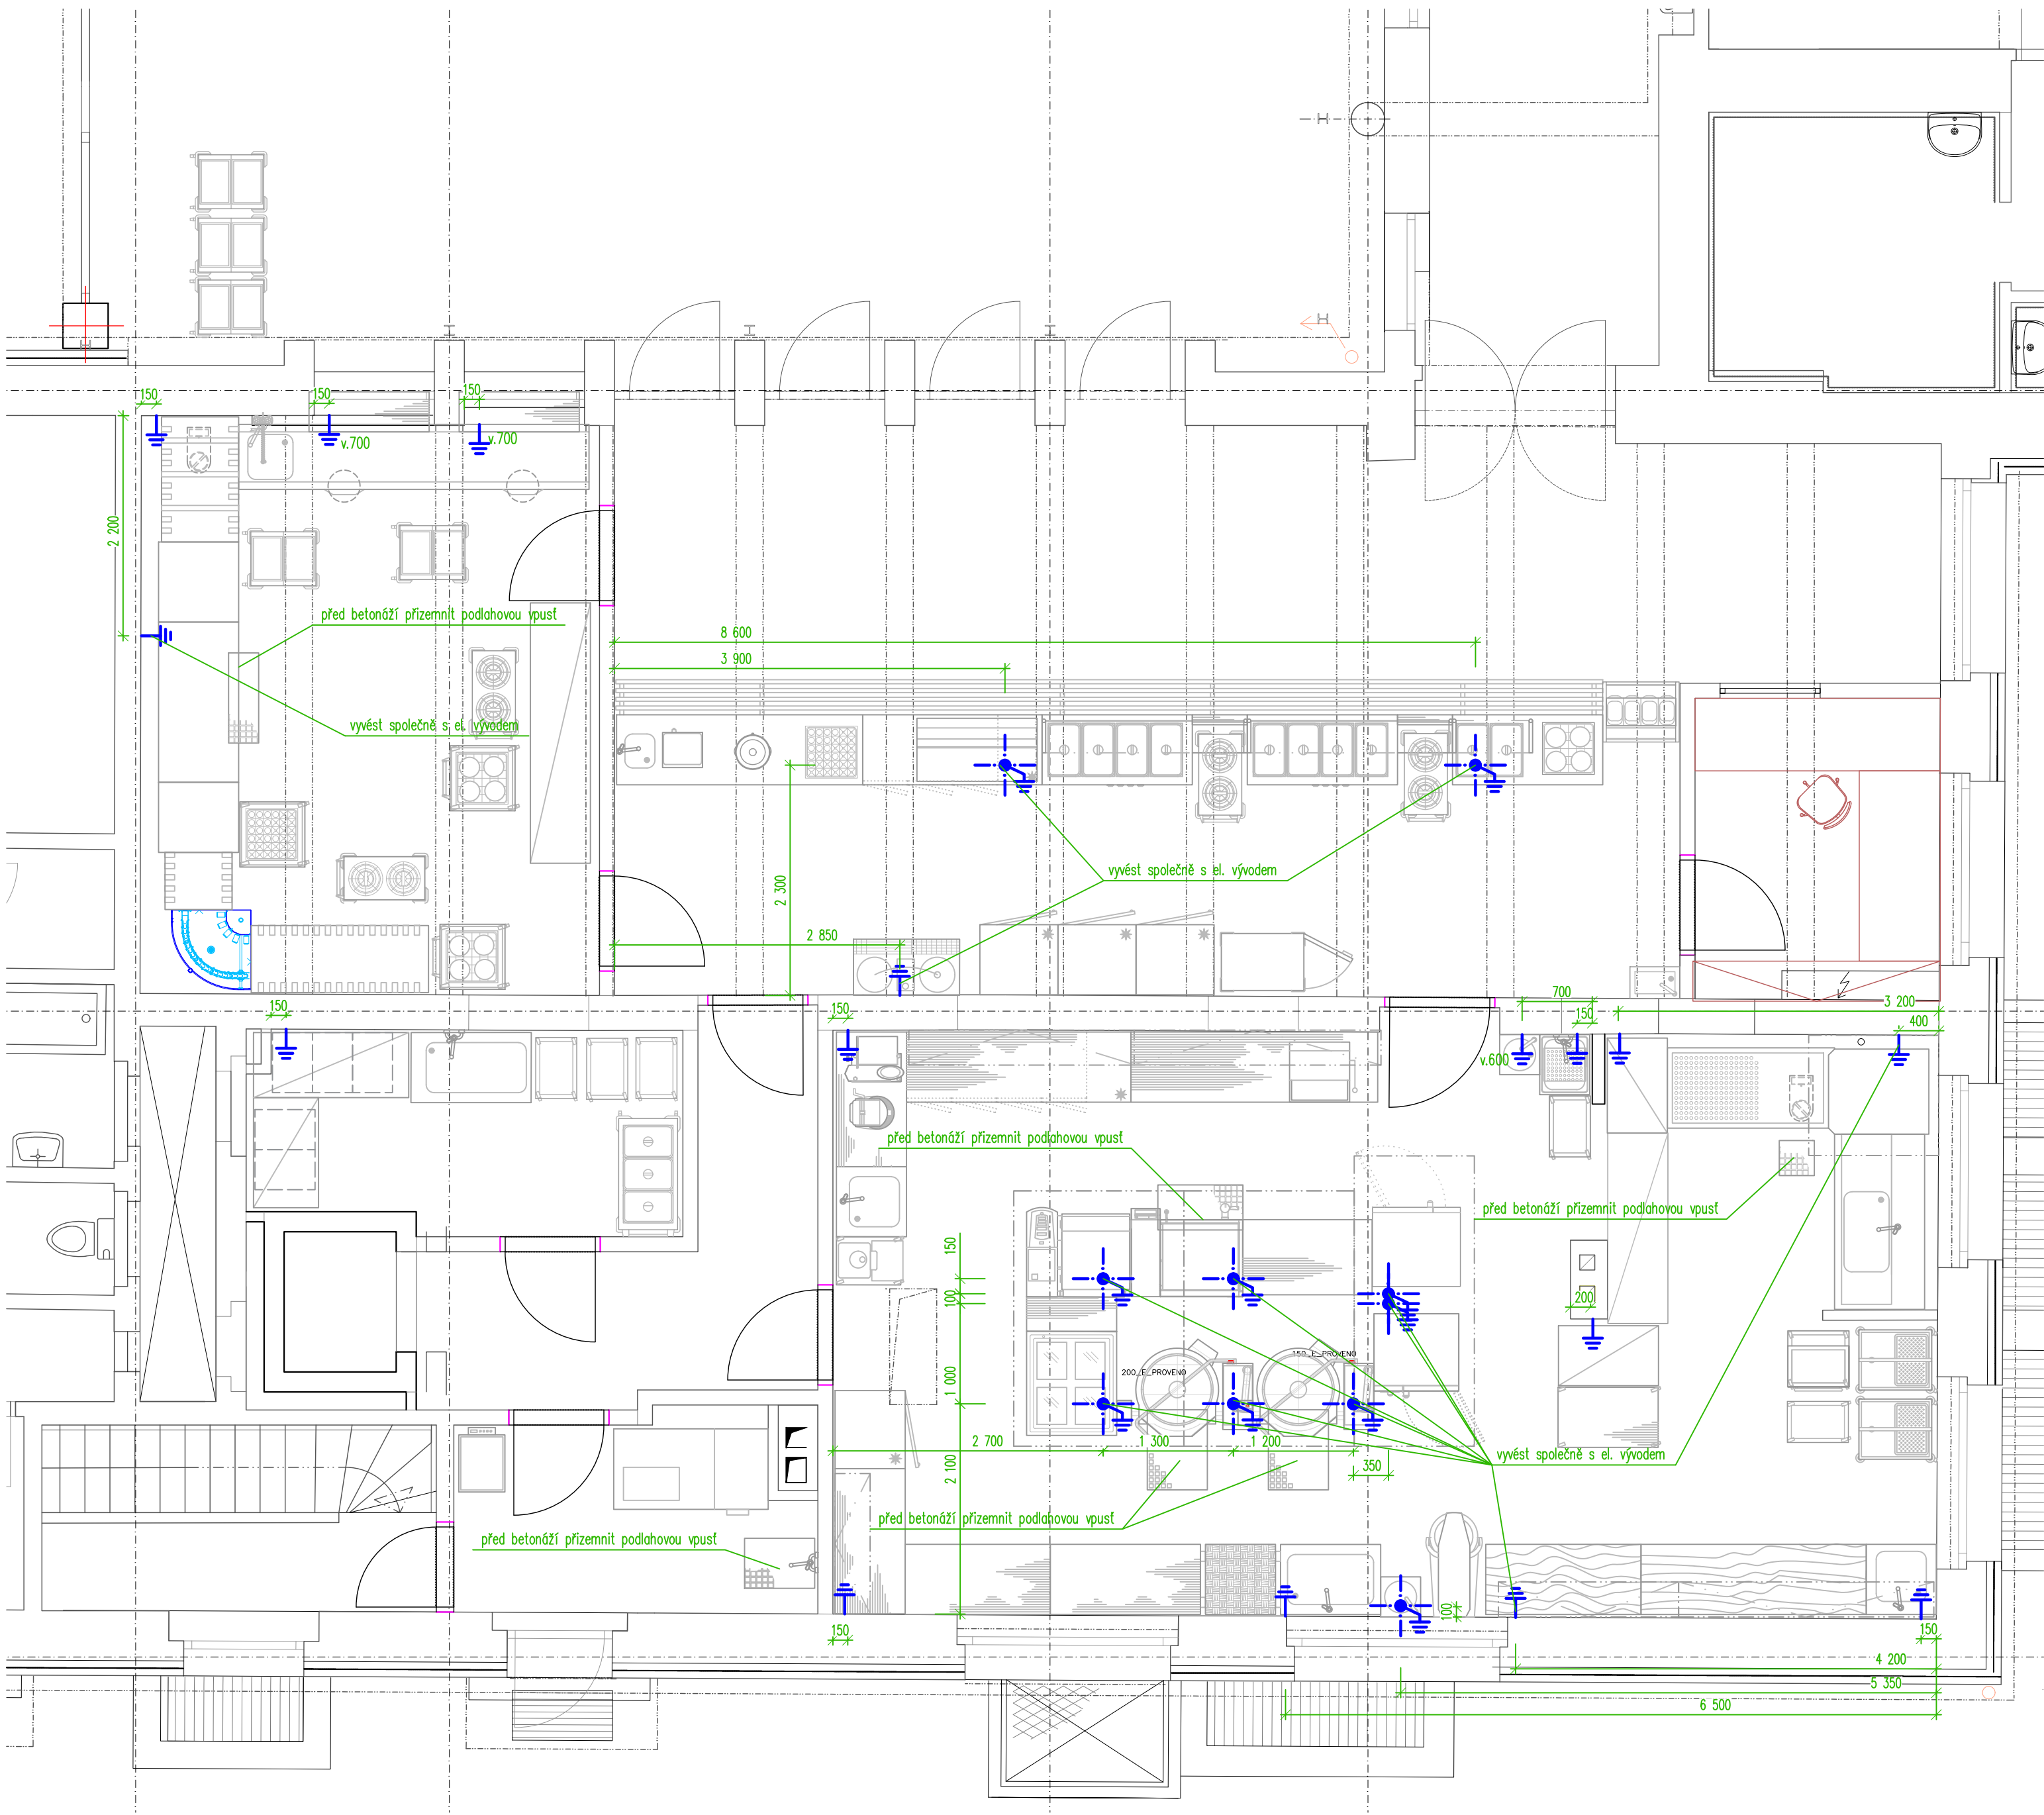

Poznámka:
- délka vývodu na zemnění bude ponechána min. 1500 mm
- výška vývodů bude 100 mm nad podlahou



MĚSTSKÁ ČÁST PRAHA 5
NÁM. 14. ŘÍJNA 1381/4
PRAHA 5, PSČ 150 22




ČÍSLO ZAKÁZKY 2-0537-00/40
HIP Ing. Ladislav Řídík


·	
·	
·	
ZMĚNA	DATUM

JTSK ± 0,000 = 224,67 m n.m. Bpv			
PROJEKTOVÁ, INŽENÝRSKÁ A KONSULTAČNÍ ORGANIZACE			
CERTIFIKÁT ISO 9001 VPÚ DECO PRAHA a.s., PODOBÁSKÁ 1014/20, 160 00 PRAHA 6 IČ: 0260193280 www.vpupraha.cz			
PROJEKTANT	VYPRACOVAL	KONTROLA	
-	Ing. Karel Pilař	Ing. Karel Pilař	
NÁZEV ZŠ Praha 5 – Hlubočepy, Pod Žvahovem 463, rekonstrukce objektu – 2. ETAPA			
SO 110 – Hlavní budova			
SO0 – Gastronomická zařízení			
OBSAH PŘÍLOHY – zemnění			
ČÍSLO ZAKÁZKY	2-0537-00/40	ČÍSLO PŘÍLOHY	03.8
DOKUMENTACE	DPS	ČÍSLO KOPIE	-
MĚŘITKO	1:50		
DATUM	12/2020		
POČET FORMÁTŮ	A1		
ČÍSLO ZAKÁZKY	2-0537-00/40	ČÍSLO KOPIE	-
DOKUMENTACE	DPS		
MĚŘITKO	1:50		
DATUM	12/2020		
POČET FORMÁTŮ	A1		
ČÍSLO ZAKÁZKY	2-0537-00/40	ČÍSLO KOPIE	-
DOKUMENTACE	DPS		
MĚŘITKO	1:50		
DATUM	12/2020		
POČET FORMÁTŮ	A1		

2.PP

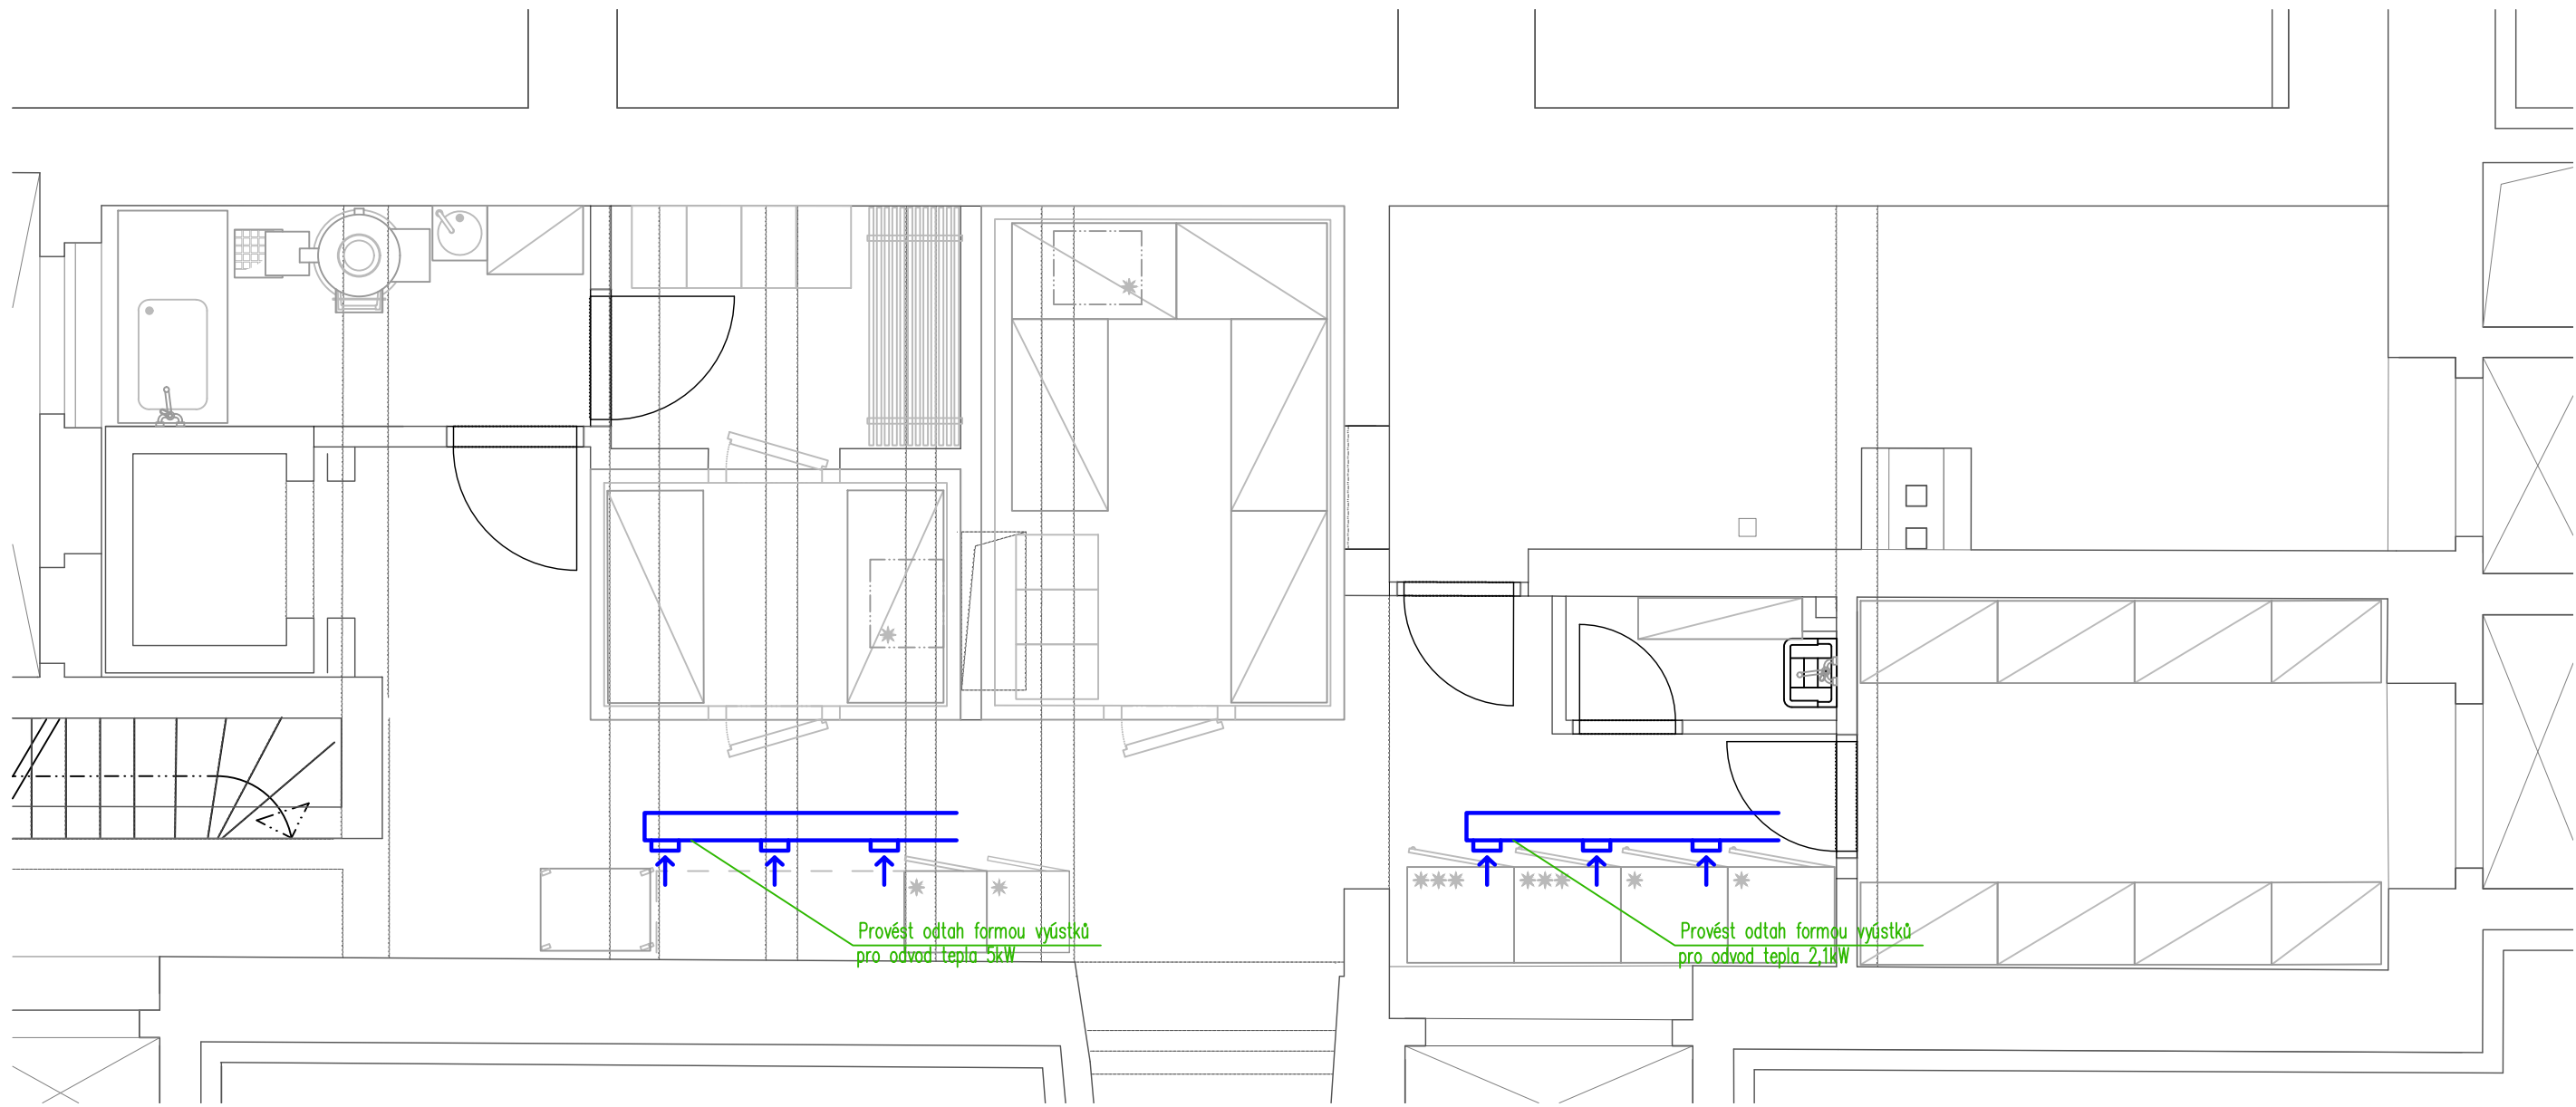

1.PP

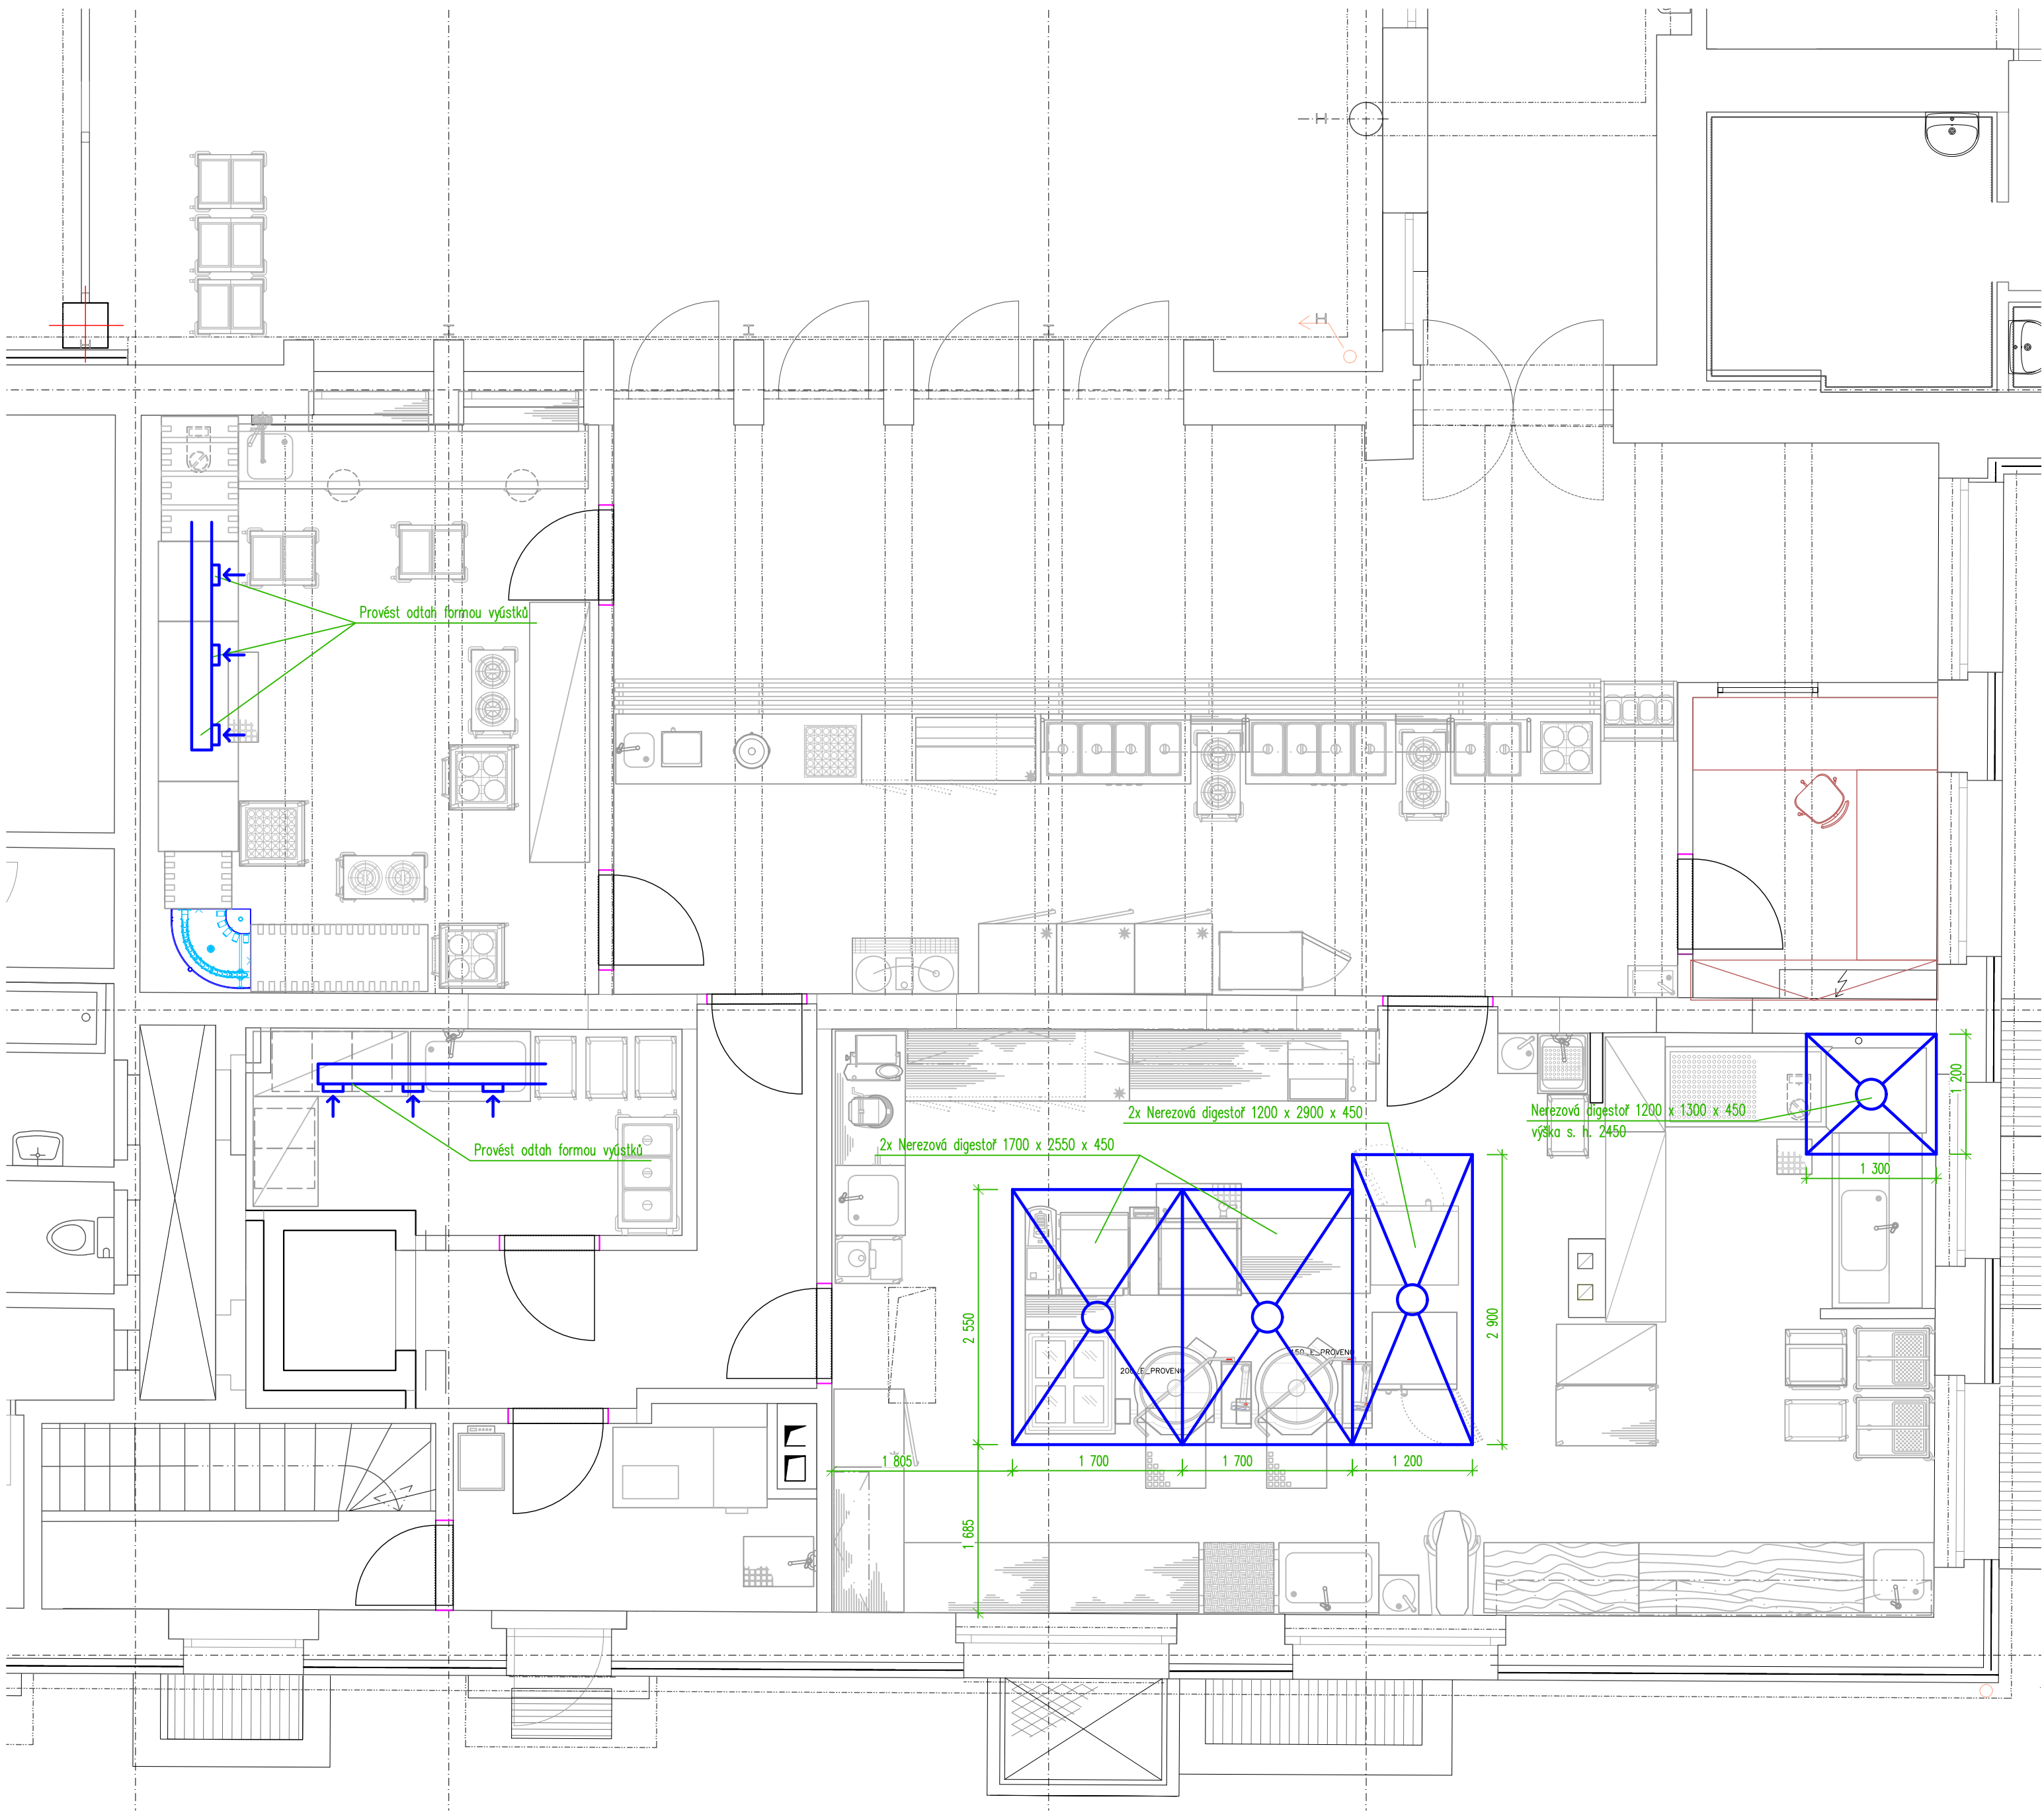

MĚSTSKÁ ČÁST PRAHA 5
NÁM. 14. ŘÍJNA 1381/4
PRAHA 5, PSČ 150 22



ČÍSLO ZAKÁZKY 2-0537-00/40
HIP Ing. Ladislav Řídík

·		
·		
·		
ZMĚNA		DATUM

JTŠK ± 0,000 = 224,67 m n.m. Bpv		
PROJEKTOVÁ, INŽENÝRSKÁ A KONZULTAČNÍ ORGANIZACE		
CERTIFIKÁT ISO 9001 VPU DECO PRAHA a.s., PODOBÁSKÁ 1014/20, 160 00 PRAHA 6		
PROJEKTANT	VYPRACOVAL	KONTROLA
Ing. Karel Pilař	Ing. Karel Pilař	
NÁZEV ZŠ Praha 5 – Hlubočepy, Pod Žvahovem 463, rekonstrukce objektu – 2. ETAPA		
SO 110 – Hlavní budova		
SO0 – Gastronomická zařízení		
OBSAH PŘÍLOHY – vzduchotechnika		
ČÍSLO ZAKÁZKY	2-0537-00/40	
DOKUMENTACE	DPS	
MĚŘÍTKO	1:50	
DATUM	12/2020	
POČET FORMÁTŮ	A1	
ČÍSLO PŘÍLOHY	03.9	
D		
DOKUMENTACE LZE UŽÍVAT POUZE VE SMYSLU PŘÍSLUŠNÉ SMLOUVY O DÍLO, VÝKRES, O JEHO ČÁSTI, MŮŽE BÝT KOPÍROVÁN NEBO JINÝM ZPŮSOBEM ROZŠŘOVÁN POUZE PO PŘEDCHOZÍM SOUHLASU PROJEKTANTA		