

LEGENDA MÍSTNOSTÍ

Č. M.	NÁZEV MÍSTNOSTI	(m²)	PODLAHA	SOKL	STĚNY	STROP	POZN.
2.01	OBÝVACÍ POKOJ	27,71				SDK podhled 1x15mm RED, nátěr bílý Sv. 2740 mm	
2.02	PŘEDSÍŇ	5,37				stáv. omítka + SDK podhled 1x12,5mm, nátěr bílý Sv. 2500 mm	
2.03	WC	1,09				stáv. omítka, oprava, nátěr bílý Sv. 2500 mm	
2.04	KOUPELNA	2,48				SDK podhled 1x15mm RED,+ SDK podhled do vlhkého prostředí, nátěr bílý Sv. 2600 mm	
CELKOVÁ PLOCHA MÍSTNOSTÍ		36,65					

LEGENDA

VZT VÝPIS MATERIÁLU

1.

Přívodní prvek vzduchu s akustickým útlumem 57 dB
REF. LUNOS – ALD-R160 ,
Ø160 mm, L 500 mm
9/IBS - vnitřní díl se zvýšenou zvukovou izolací, mechanicky uzavíratelný
1/HWE - venkovní plný kryt proti nepříznivému počasí se zvukovou izolací bílý

ks1
2.

Radiální odtahový ventilátor do podhledu/stěny
nastavitelný doběh
Qv=60 m3/hod., 10 W, 230 V

ks2
3.

Protidešťová žaluzie s odkapem

ks1
4.

Ohebné hliníkové potrubí Js 100

m1,5
5.

Potrubí spiro vč. tvar. kusů Ø 100

m9
6.

Spojovací a těsnící materiál

kg2
7.

Závěsy

kg3

LEGENDA STAVEBNÍCH ÚPRAV

- P1

PRŮCHOD STĚNOU POD OKNEM Ø175 MM, VE VÝŠCE DLE VYBRANÉHO TYPU TOPIDLA
KOMPLETNÍ SESTAVA VÝDECHU PRO PLYNOVÉ TOPIDLO L=600 MM
- P2

PŘÍVOD VZDUCHU S AKUSTICKÝM TLUMENÍM Ø160 mm, VÝŠKA 2000 mm
- P3

PRŮCHOD V PŘÍČCE Ø 100 mm PRO ODVĚTRÁNÍ WC , OTVOR BUDE VYVRTÁN
- P4


PLYN - PRŮCHOD STĚNOU POD STROPEM Ø75 MM. CHRÁNIČKA DN50
- P5

VÝZTUHA PRO ZAVĚŠENÍ EL. BOJLERU
- P6

VÝZTUHA PRO ZAVĚŠENÍ HORNÍCH DVÍŘEK, NAPŘ. 2 x PRKNO 150 mm
- P7

RÁM PRO ZAVĚŠENÍ UMYVADLA
- P8

PRŮCHOD Ø 120 mm PRO ODVĚTRÁNÍ KOUPELNY A WC , OTVOR BUDE VYVRTÁN V. 2700 mm

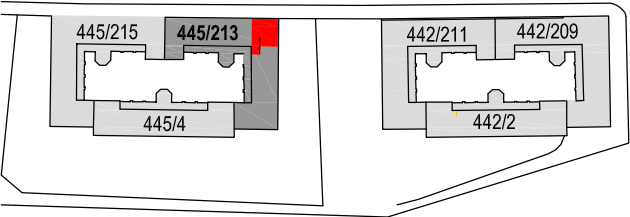

PLZEŇSKÁ 445/213 PRAHA 5 KOŠÍŘE
BYT č. 30/18 2.NP
UDRŽOVACÍ PRÁCE A STAVEBNÍ ÚPRAVY

INVESTOR: MĚSTSKÁ ČÁST PRAHA 5, 14 ŘÍJNA 1381/4, PRAHA 5
ZASTOUPEN: CENTRA A.S., NA ZATLANCE 1350/13, PRAHA 5

GENERÁLNÍ Ing.arch. FRYDECKÝ VÁCLAV
PROJEKTANT: PATA&FRYDECKÝ ARCHITEKTI S.R.O.
U ŽELEZNÉ LÁVKY 8 PRAHA 1

PROJEKTANT Ing.arch. FRYDECKÝ VÁCLAV
DÍLČÍ ČÁSTI: PATA&FRYDECKÝ ARCHITEKTI S.R.O.
U ŽELEZNÉ LÁVKY 8 PRAHA 1

ČÁST: JEDNOSTUPŇOVÝ PROJEKT

D.1.4.2 VZDUCHOTECHNIKA

NÁZEV VÝKRESU:

PŮDORYS

DATUM: 02 2020
MĚŘÍTKO: 1:50

ČÍSLO VÝKRESU:

D.1.4.2.02