


D.1.4.2.01 TECHNICKÁ ZPRÁVA

D.1.4.2.02 PŮDORYS

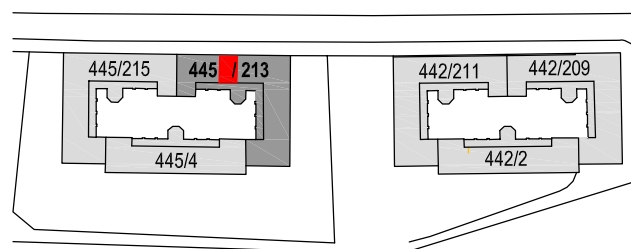

PLZEŇSKÁ 445/213 PRAHA 5 KOŠÍŘE
BYT Č. 17/4 1.NP
UDRŽOVACÍ PRÁCE A STAVEBNÍ ÚPRAVY

INVESTOR: **MĚSTSKÁ ČÁST PRAHA 5, 14 ŘÍJNA 1381/4, PRAHA 5**
ZASTOUPEN: **CENTRA A.S., PLZEŇSKÁ 3185/5B. PRAHA 5**

GENERÁLNÍ Ing.arch. **FRYDECKÝ VÁCLAV**
PROJEKTANT: **PATA&FRYDECKÝ ARCHITEKTI S.R.O.**
U ŽELEZNÉ LÁVKY 8 PRAHA 1

PROJEKTANT Ing.arch. **FRYDECKÝ VÁCLAV**
DÍLČÍ ČÁSTI: **PATA&FRYDECKÝ ARCHITEKTI S.R.O.**
U ŽELEZNÉ LÁVKY 8 PRAHA 1

JEDNOSTUPŇOVÝ PROJEKT

ČÁST:
D.1.4.2 VZDUCHOTECHNIKA

NÁZEV VÝKRESU:

ODVĚTRÁNÍ KOUPELNY A WC

DATUM: 02 2020
MĚŘÍTKO: 1:50

ČÍSLO VÝKRESU:

D.1.4.2.