


— + — + — + — PLYNOVÉ POTRUBÍ OCELOVÉ

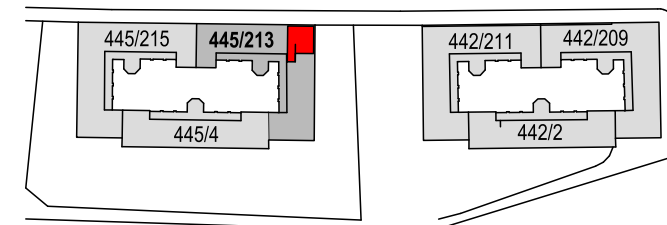

PLZEŇSKÁ 442/213 PRAHA 5 KOŠÍŘE BYT Č. 30/18 2.NP UDRŽOVACÍ PRÁCE A STAVEBNÍ ÚPRAVY

INVESTOR: MĚSTSKÁ ČÁST PRAHA 5, 14 ŘÍJNA 1381/4, PRAHA 5
ZASTOUPEN: CENTRA A.S., PLZEŇSKÁ 3185/5B. PRAHA 5

GENERÁLNÍ Ing.arch. FRYDECKÝ VÁCLAV
PROJEKTANT: PATA&FRYDECKÝ ARCHITEKTI S.R.O.
U ŽELEZNÉ LÁVKY 8 PRAHA 1

PROJEKTANT ATEPRO s.r.o. Pod Sokolovnou 693
DÍLČÍ ČÁSTI: Projektování ZTI Praha 4, 140 00
vodovodů, kanalizací IČO: 05997267
a plynovodů E-mail: hana@atepro.cz

JEDNOSTUPŇOVÝ PROJEKT

ČÁST:
D.1.4.1 ZTI KANALIZACE, VODOVOD, PLYN

NÁZEV VÝKRESU:
PŮDORYS PLYNOVODU

DATUM: 02 2020 ČÍSLO VÝKRESU: D.1.4.1.05
MĚŘÍTKO: 1:50