
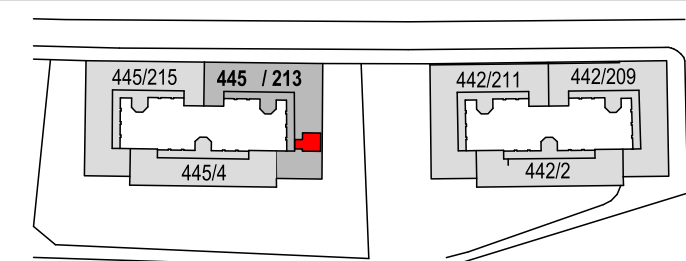


LEGENDA zařizovacích předmětů

AP	AUTOMATICKÁ PRAČKA, PRAČKOVÝ SIFON
D	SIFON DŘEZOVÝ DN 50, BATERIE DŘEZOVÁ STOJÁNKOVÁ PÁKOVÁ, 2x ROHOVÝ VENTIL S PŘIPOJOVACÍ HADICÍ
SK	SESTAVA SPRCHOVÉHO KOUTU 800x800x80mm, SPRCHOVÁ VANIČKA ČTVRTKRUHOVÁ VESTAVNÁ AKRYLÁT 800x800x80; SPRCHOVÁ BATERIE PÁKOVÁ NÁSTĚNNÁ VČETNĚ SPRCHOVÉHO SETU SE SPRCHVOU TYČÍ ÚPRAVA CHROM;DVOUDÍLNÉ POSUVNÉ DVEŘE; ref. ROLTECHNIK AVILES
U	UMYVADLO ZÁVĚSNÉ 500x410x190; SIFON UMYVADLOVÝ DN 40 CHROMOVÝ, UMYVADOVÁ BATERIE STOJÁNKOVÁ, ÚPRAVA CHROMOVÁ, 2x ROHOVÝ VENTIL S PŘIPOJOVACÍ HADICÍ; ref. DEEP BY JIKA
WC	KLOZET KOMBINAČNÍ 620x360x400, MÍSA KAPOTOVANÁ KE STĚNĚ, VARIO ODPAD, SPLACHOVÁNÍ 3/4,5l WC NÁDRŽ, BOČNÍ PŘÍVOD VODY, VČETNĚ NÁDRŽKY PROTI OROSENÍ A DUÁLNIHO SPLACHOVACÍHO MECHANISMU; ref. JIKA TIGO

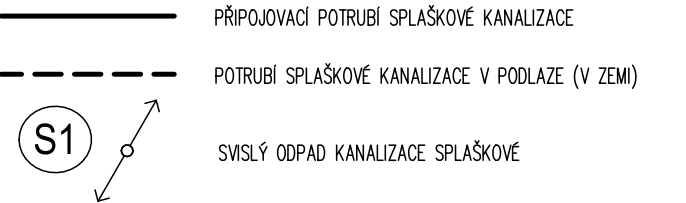

PLZEŇSKÁ 442/213 PRAHA 5 KOŠÍŘE
BYT Č. 20/21 2.NP
UDRŽOVACÍ PRÁCE A STAVEBNÍ ÚPRAVY

INVESTOR: **MĚSTSKÁ ČÁST PRAHA 5**, 14 ŘÍJNA 1381/4, PRAHA 5
ZASTOUPEN: **CENTRA A.S.**, PLZEŇSKÁ 3185/5B. PRAHA 5

GENERÁLNÍ Ing.arch. **FRYDECKÝ VÁCLAV**
PROJEKTANT: **PATA&FRYDECKÝ ARCHITEKTI S.R.O.**
U ŽELEZNÉ LÁVKY 8 PRAHA 1

PROJEKTANT **ATEPRO s.r.o.** Pod Sokolovnou 693
DÍLČÍ ČÁSTI: Projektování ZTI Praha 4, 140 00
vodovodů, kanalizací IČO: 05997267
a plynovodů E-mail: hana@atepro.cz

JEDNOSTUPŇOVÝ PROJEKT
ČÁST:
D.1.4.1 ZTI KANALIZACE, VODOVOD, PLYN

NÁZEV VÝKRESU:
PŮDORYS KANALIZACE

DATUM: 02 2020 MĚŘÍTKO: 1:50 ČÍSLO VÝKRESU: **D.1.4.1.02**