

LEGENDA

VZT VÝPIS MATERIÁLU

1.

Přívodní prvek vzduchu s akustickým útlumem 57 dB  
REF. LUNOS – ALD-R160,  
Ø160 mm, L 700 mm  
+ pouzdro k zabudování do zateplené fasády  
9/BS - vnitřní díl se zvýšenou zvukovou izolací, mechanicky uzavíratelný  
1/HWE - venkovní plný kryt proti nepříznivému počasí se zvukovou izolací bílý

ks

1
2.

Radiální odtahový nástěnný ventilátor  
nastavitelný doběh  
Qv=60 m3/hod., 10 W, 230 V

ks

1
3.

Radiální odtahový ventilátor do podhledu  
nastavitelný doběh  
Qv=60 m3/hod., 10 W, 230 V

ks

1
4.

Ohebné hliníkové potrubí Js 100

m

1,5
5.

Potrubí spiro vč. tvar. kusů Ø 100

m

4,0
6.

Odvětrání VZT, vyvločkování stáv. komínového průduchu  
Ø 125 mm, včetně výdechové hlavice a úpravy oplechování

m

11
7.

Spojovací a těsnící materiál



kg

1
8.

Závěsy

kg

2

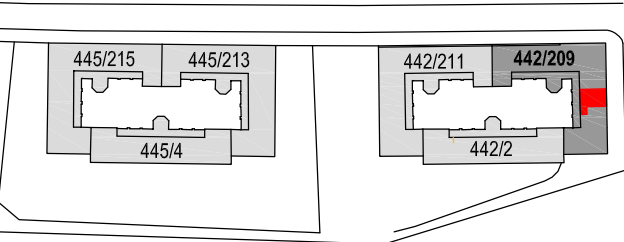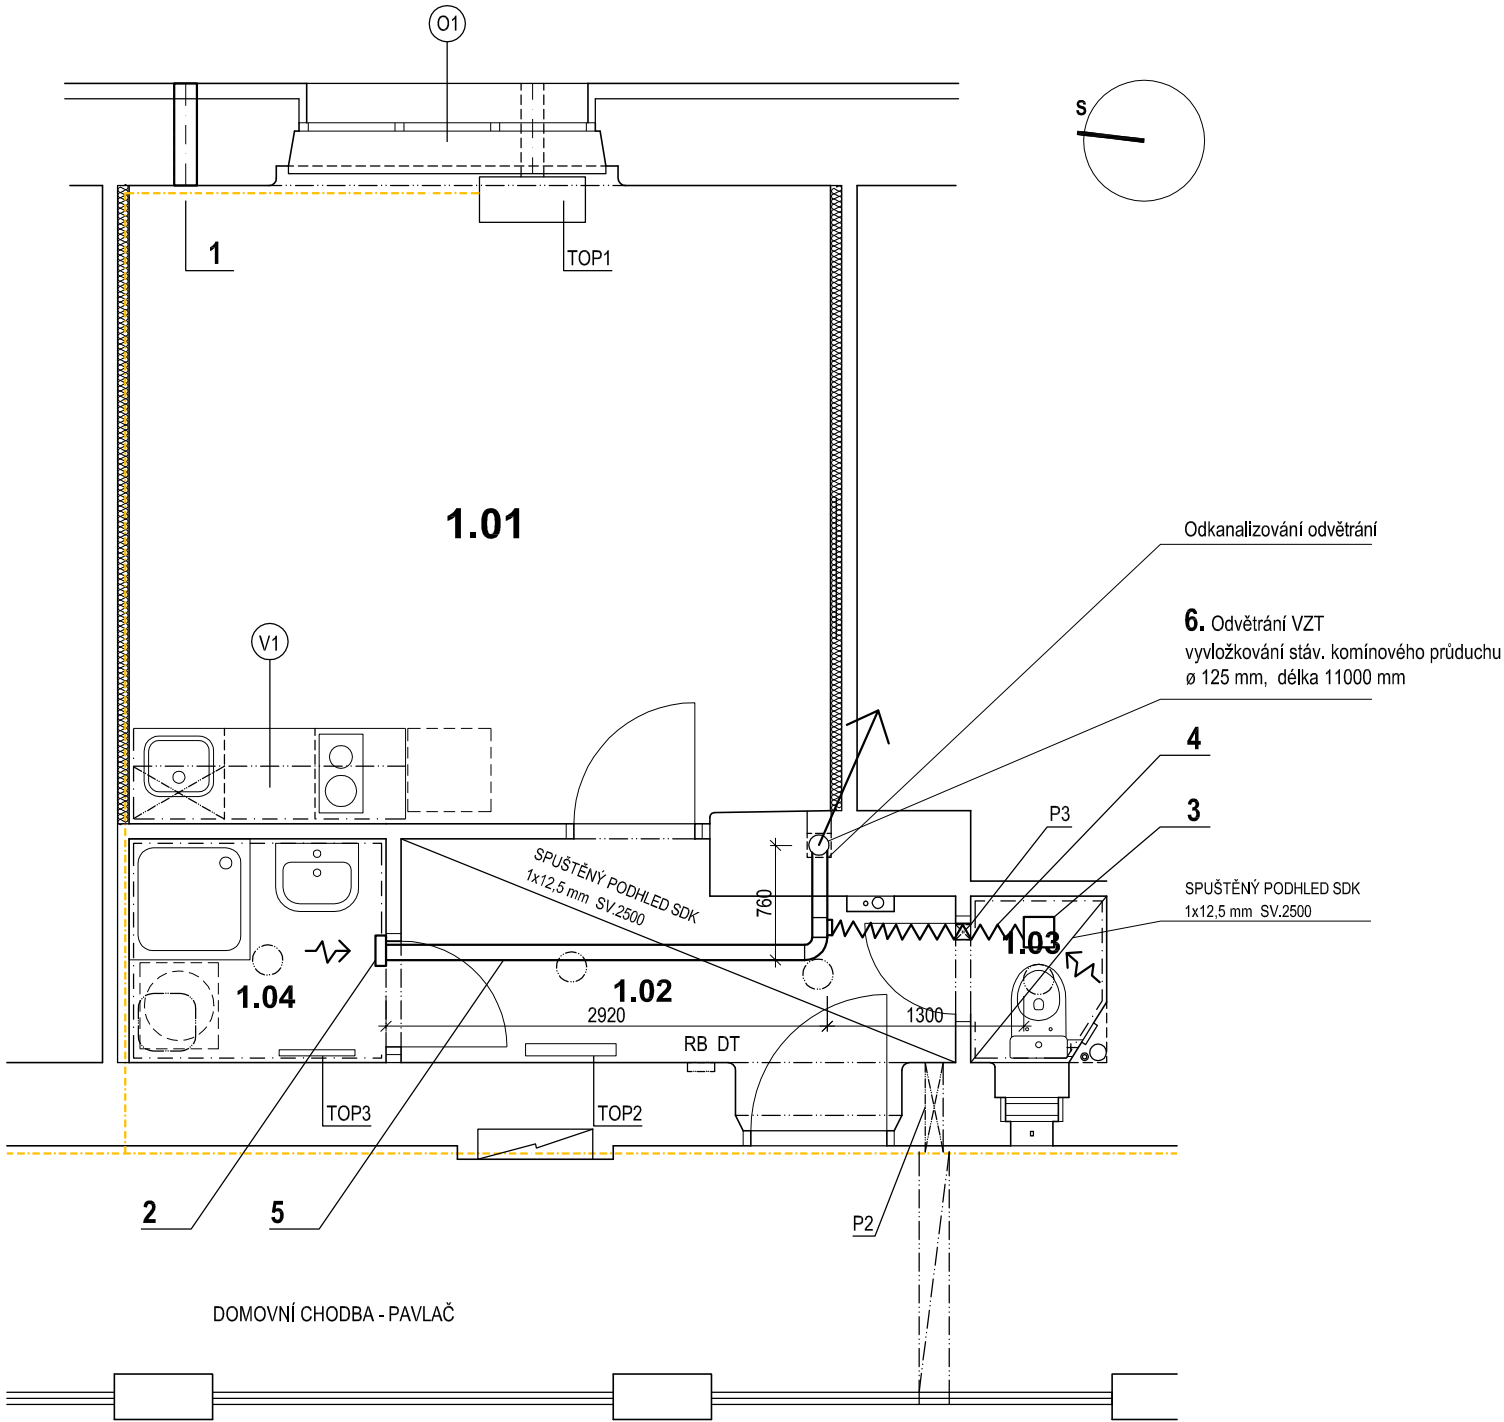

PLZEŇSKÁ 442/209 PRAHA 5 KOŠÍŘE  
**BYT Č. 14/9 1.NP**  
UDRŽOVACÍ PRÁCE A STAVEBNÍ ÚPRAVY

INVESTOR: MĚSTSKÁ ČÁST PRAHA 5, 14 ŘÍJNA 1381/4, PRAHA 5  
ZASTOUPEN: CENTRA A.S., PLZEŇSKÁ 3185/5B, PRAHA 5

GENERÁLNÍ Ing.arch. FRYDECKÝ VÁCLAV  
PROJEKTANT: PATA&FRYDECKÝ ARCHITEKTI S.R.O.  
U ŽELEZNÉ LÁVKY 8 PRAHA 1

PROJEKTANT Ing.arch. FRYDECKÝ VÁCLAV  
DÍLČÍ ČÁSTI: PATA&FRYDECKÝ ARCHITEKTI S.R.O.  
U ŽELEZNÉ LÁVKY 8 PRAHA 1

JEDNOSTUPŇOVÝ PROJEKT

ČÁST:  
**D.1.4.2 VZDUCHOTECHNIKA**

NÁZEV VÝKRESU:

PŮDORYS

DATUM: 02 2020  
MĚŘÍTKO: 1:50

ČÍSLO VÝKRESU:

**D.1.4.2.02**

LEGENDA MÍSTNOSTÍ

Č. M.	NÁZEV MÍSTNOSTI	(m²)	PODLAHA	SOKL	STĚNY	STROP	POZN.
1.01	OBÝVACÍ POKOJ	19,80				SDK podhled 1x15mm RED, nátěr bílý Sv. 2740 mm	
1.02	PŘEDSÍŇ	5,33				SDK podhled 1x15mm RED + spuštěný SDK 1x12,5mm nátěr bílý Sv. 2500 mm	
1.03	WC	1,00				omítka + SDK podhled 1x12,5mm, nátěr bílý Sv. 2500 mm	
1.04	KOUPELNA	2,58				SDK podhled 1x15mm RED do vlhkého prostředí, nátěr bílý Sv. 2740 mm	
CELKOVÁ PLOCHA MÍSTNOSTÍ		25,73					