


POZNÁMKA:
- ROZVODY BUDOU VEDENY V MAX. MOŽNÉ MÍŘE V MÍSTĚ PŮVODNÍCH ROZVODŮ SILNOPROUDU.
- VEŠKERÉ DRAŽKY VE ZDECH PRO VEDENÍ INSTALACE ELEKTRO BUDOU PROVÁDĚNY FRÉZOVÁNÍM, PROSTUPY BUDOU PROVÁDĚNY VRTÁNÍM.

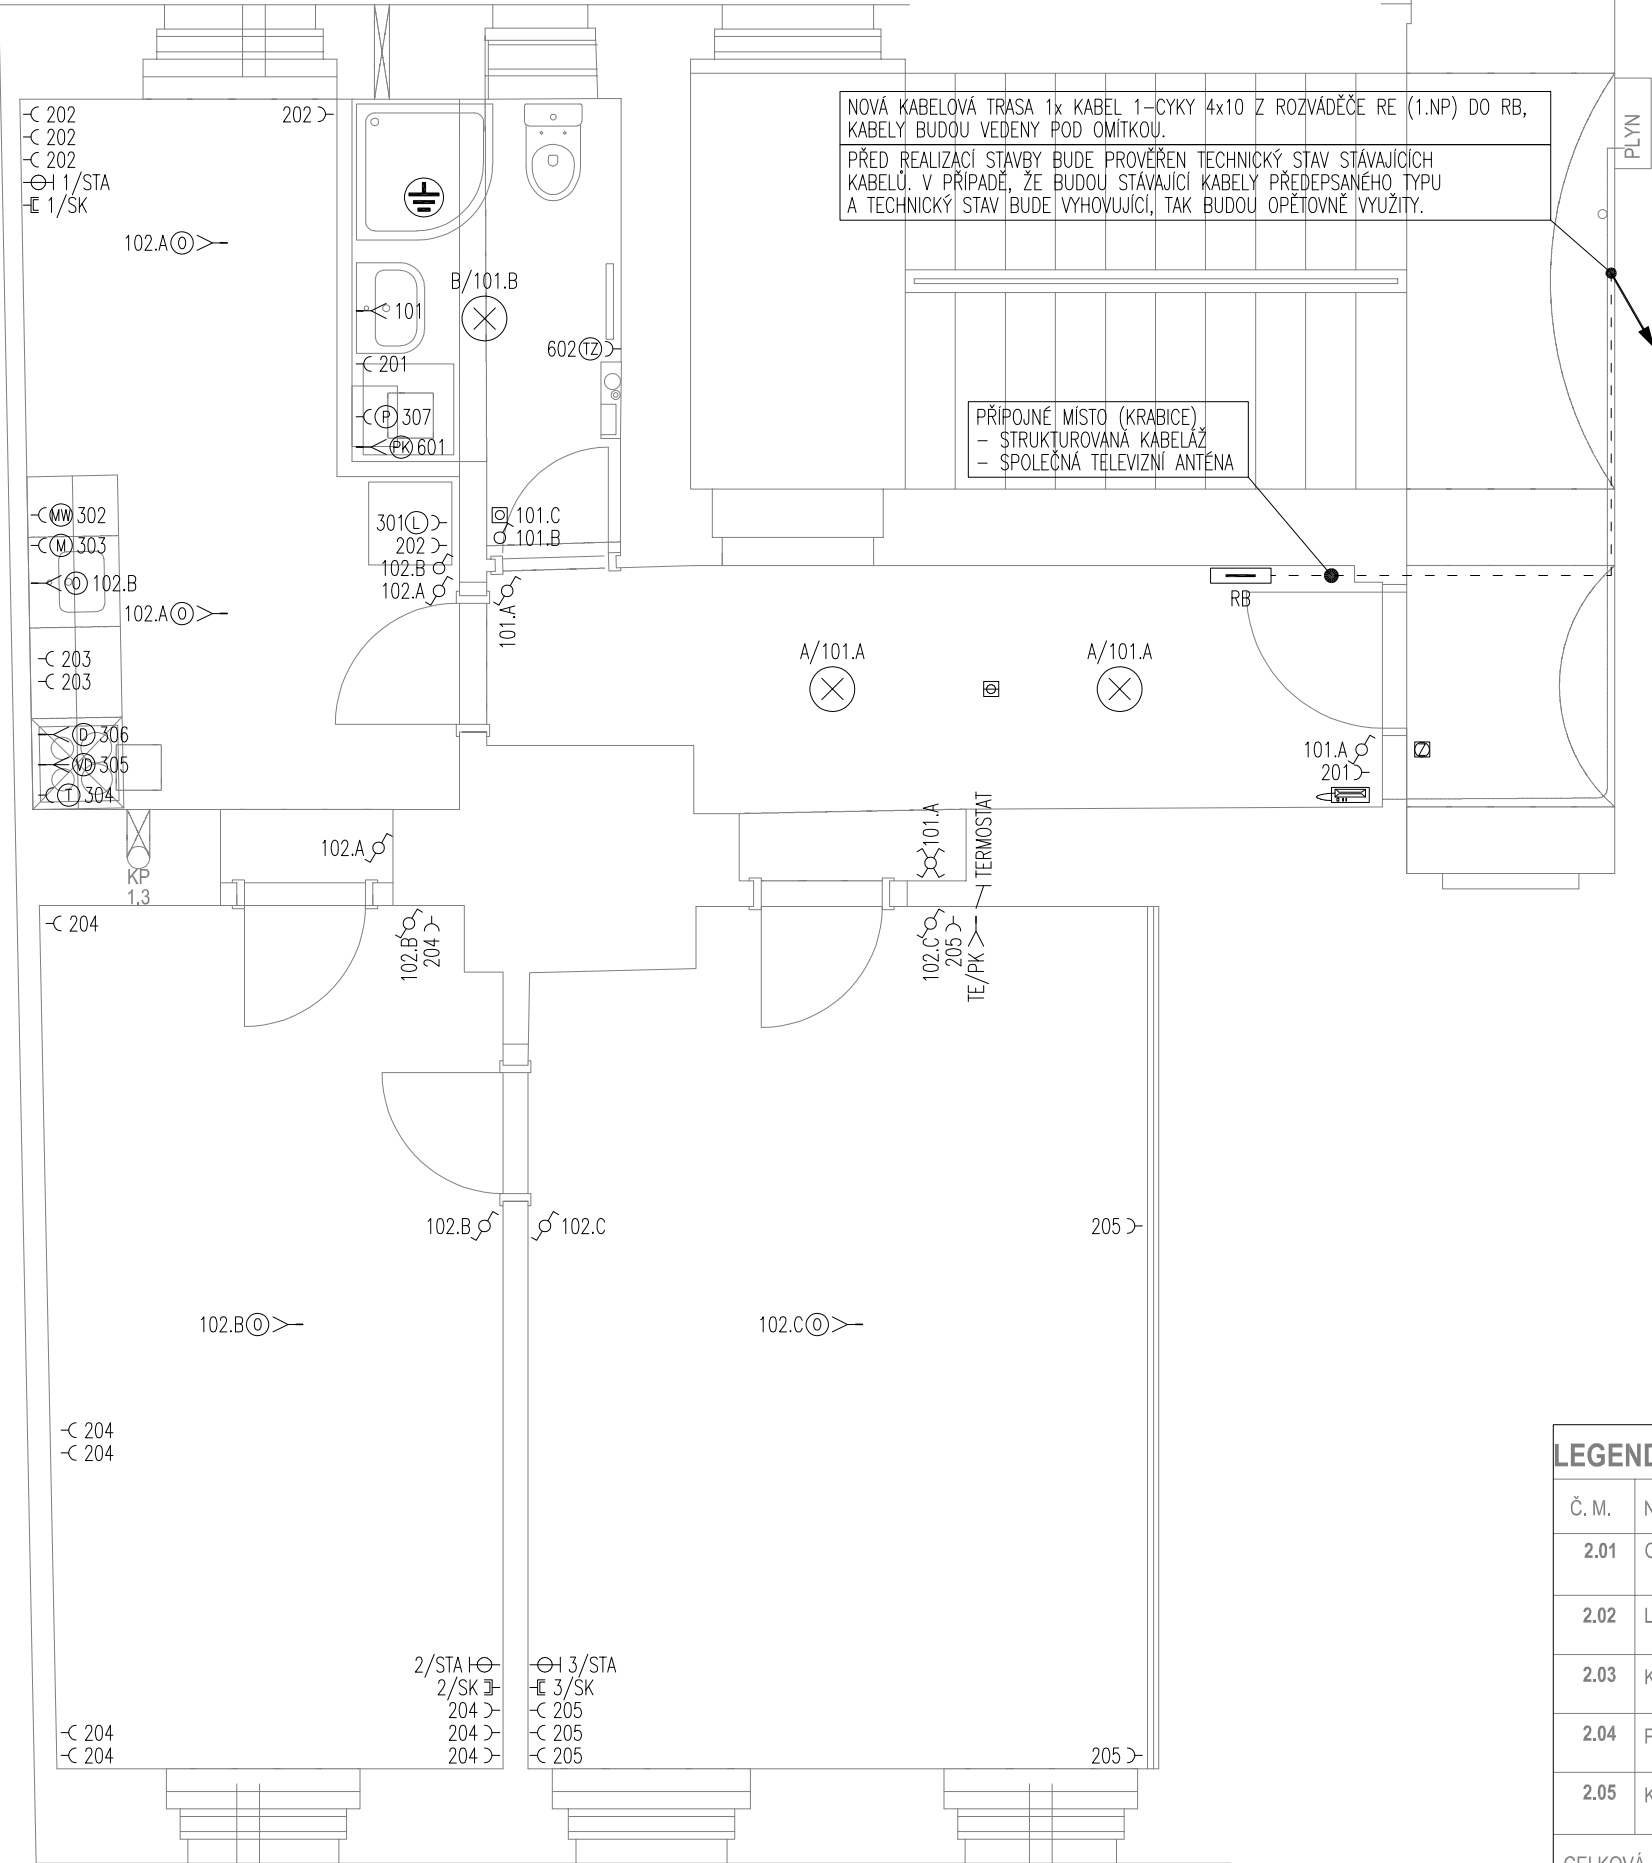

- LEGENDA ZNAČEK:
- ⌋ ZÁSUVKA JEDNODUCHÁ 16A/230V, POD OMÍTKU, IP20
 - ⌋ VYPÍNAČ JEDNOPÓLOVÝ, 10A/250V, POD OMÍTKU, IP20
 - ⌋ PŘEPÍNAČ STŘÍDAVÝ, 10A/250V, POD OMÍTKU, IP20
 - ⌋ PŘEPÍNAČ KŘÍŽOVÝ 10A/250V, POD OMÍTKU, IP20
 - ⌋ TLAČÍTKO 10A/250V, POD OMÍTKU, IP20
 - ⌋ VÝVOD 1+PE+N, 230V
 - ⌋ VÝVOD 3+PE+N, 400V
 - ⌋ V PROSTORU PROVEDENO DOPLŇKOVÉ POSPOJOVÁNÍ
 - ⌋ ROZVÁDĚČ
 - ⌋ OPTICKO-KOUŘOVÉ ČIDLO
 - ⌋ ZÁSUVKA STRUKTUROVANÉ KABELÁŽE
 - ⌋ ZÁSUVKA SPOLEČNÉ TELEVIZNÍ ANTÉNY
 - ⌋ DOMOVNÍ TELEFON
 - ⌋ ZVONKOVÉ TLAČÍTKO

- LEGENDA SVÍTIDEL:
- A SVÍTIDLO PŘISAZENÉ INTERIÉROVÉ 230V, LED 20W, 3000K, IP20
 - B SVÍTIDLO PŘISAZENÉ KOUPELNOVÉ 230V, LED 20W, 3000K, IP44

- LEGENDA SPOTŘEBIČŮ:
- ⌋ VARNÁ DESKA, 6kW/400V
 - ⌋ LEDNICE, 0,5kW/230V
 - ⌋ MYČKA, 2kW/230V
 - ⌋ TROUBA, 2kW/230V
 - ⌋ MW TROUBA, 2kW/230V
 - ⌋ DIGESTOŘ, 0,5kW/230V
 - ⌋ OSVĚTLENÍ, 0,02kW/230V
 - ⌋ PRAČKA, 2kW/230V
 - ⌋ VENTILÁTOR, 0,01kW/230V
 - ⌋ TOPNÝ ŽEBŘÍK, 0,5kW/230V
 - ⌋ PLYNOVÝ KOTEL, 0,09kW/230V

STAROPRAMENNÁ 669/27 PRAHA 5
BYT č. 15/3 2.NP
UDRŽOVACÍ PRÁCE A STAVEBNÍ ÚPRAVY

INVESTOR: MĚSTSKÁ ČÁST PRAHA 5, 14 ŘÍJNA 1381/4, PRAHA 5
ZASTOUPEN: CENTRA A.S., NA ZATLANCE 1350/13, PRAHA 5

GENERÁLNÍ PROJEKTANT: Ing.arch. FRYDECKÝ VÁCLAV
PATA&FRYDECKÝ ARCHITEKTI S.R.O.
U ŽELEZNÉ LÁVKY 8 PRAHA 1

PROJEKTANT DÍLČÍ ČÁSTI: OTO PAPOUŠEK
OP ELECTRIC S.R.O.
JANA ŠTASTNÉHO 593, 252 10 MNÍŠEK POD BRDY

ČÁST: JEDNOSTUPŇOVÝ PROJEKT
D.4.4.4 ELEKTROINSTALACE

NÁZEV VÝKRESU:
PŮDORYS 2. NP

DATUM: 03 2020
MĚŘÍTKO: 1:50

ČÍSLO VÝKRESU: **D.1.4.4.11**

LEGENDA MÍSTNOSTÍ			
Č. M.	NÁZEV MÍSTNOSTI	(m²)	PODLAHA
2.01	OBÝVACÍ POKOJ	23,39	S1 DŘEVĚNÉ VLYSY
2.02	LOŽNICE	17,24	S1 DŘEVĚNÉ VLYSY
2.03	KUCHYNĚ	12,16	S3 PVC/MINIL
2.04	PŘEDSÍŇ	10,00	S3 PVC/MINIL
2.05	KOUPELNA WC	4,75	S3 KERAM. DLAŽBA 150 x 150
CELKOVÁ PLOCHA MÍSTNOSTÍ 67,54 m²			