


---+---+---+--- PLYNOVÉ POTRUBÍ OCELOVÉ

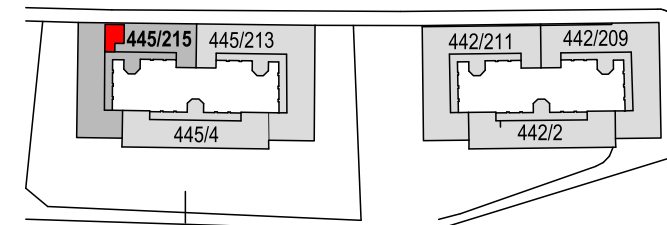

PLZEŇSKÁ 442/215 PRAHA 5 KOŠÍŘE
BYT č. 19/16 2.NP
UDRŽOVACÍ PRÁCE A STAVEBNÍ ÚPRAVY

INVESTOR: **MĚSTSKÁ ČÁST PRAHA 5**, 14 ŘÍJNA 1381/4, PRAHA 5
ZASTOUPEN: **CENTRA A.S.**, PLZEŇSKÁ 3185/5B. PRAHA 5

GENERÁLNÍ Ing.arch. **FRYDECKÝ VÁCLAV**
PROJEKTANT: **PATA&FRYDECKÝ ARCHITEKTI S.R.O.**
U ŽELEZNÉ LÁVKY 8 PRAHA 1

PROJEKTANT **ATEPRO s.r.o.** Pod Sokolovnou 693
DÍLČÍ ČÁSTI: Projektování ZTI Praha 4, 140 00
vodovodů, kanalizací IČO: 05997267
a plynovodů E-mail: hana@atepro.cz

JEDNOSTUPŇOVÝ PROJEKT

ČÁST:
D.1.4.1 ZTI KANALIZACE, VODOVOD, PLYN

NÁZEV VÝKRESU:
PŮDORYS PLYNOVODU

DATUM: 02 2020 ČÍSLO VÝKRESU: **D.1.4.1.05**
MĚŘÍTKO: 1:50