


D.1.4.2.01 TECHNICKÁ ZPRÁVA
D.1.4.2.02 PŮDORYS výřez

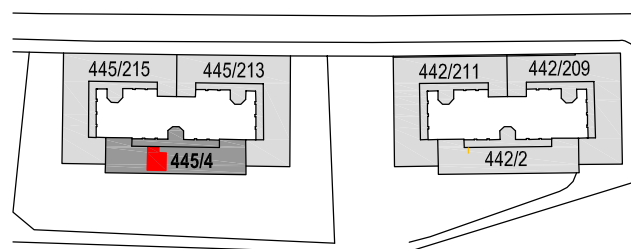

NEPOMUCKÁ 445/4 PRAHA 5 KOŠÍŘE
BYT Č. 10/11 2.NP
UDRŽOVACÍ PRÁCE A STAVEBNÍ ÚPRAVY

INVESTOR: MĚSTSKÁ ČÁST PRAHA 5, 14 ŘÍJNA 1381/4, PRAHA 5
ZASTOUPEN: CENTRA A.S., PLZEŇSKÁ 3185/5B. PRAHA 5

GENERÁLNÍ Ing.arch. FRYDECKÝ VÁCLAV
PROJEKTANT: PATA&FRYDECKÝ ARCHITEKTI S.R.O.
 U ŽELEZNÉ LÁVKY 8 PRAHA 1

PROJEKTANT Ing.arch. FRYDECKÝ VÁCLAV
DÍLČÍ ČÁSTI: PATA&FRYDECKÝ ARCHITEKTI S.R.O.
 U ŽELEZNÉ LÁVKY 8 PRAHA 1

JEDNOSTUPŇOVÝ PROJEKT

ČÁST:

D.1.4.2 VZDUCHOTECHNIKA

NÁZEV VÝKRESU:

ODVĚTRÁNÍ KOUPELNY A WC

DATUM: 02 2020
MĚŘÍTKO: 1:50

ČÍSLO VÝKRESU:

D.1.4.2.