


Č.M.	NÁZEV MÍSTNOSTI	m2	PODLAŽÍ	SOUL	STĚNY	STŘECHY
01	KUCHYŇE	16,07	LINOLEUM - VINYL	S2 laminát-vnitř na systémové B&B	vyšpanel nálet tříj	vyšpanel nálet tříj
02	LOŽNICE	16,32	DŘEVĚNÉ VL.SVY	S1 dřevěná B&B	vyšpanel nálet tříj	rosov omítka na rdic: pleťru S4 nálet tříj
03	OBÝVACÍ PROST	26,88	DŘEVĚNÉ VL.SVY	S1 dřevěná B&B	vyšpanel nálet tříj	rosov omítka na rdic: pleťru S4 nálet tříj
04	LOŽNICE	26,87	DŘEVĚNÉ VL.SVY	S1 dřevěná B&B	vyšpanel nálet tříj	rosov omítka na rdic: pleťru S4 nálet tříj
05	LOŽNICE	13,63	DŘEVĚNÉ VL.SVY	S1 dřevěná B&B	vyšpanel nálet tříj	vyšpanel nálet tříj
06	KOUPELNA	8,95	KERAMICKÁ DLŽ25A typ A 330 x 230	S3 včetně odhraz stěn	keramický obklad 2200 vyšpanel - nálet tříj	SKX potěpád: Sv. 3060 mm S4 nálet tříj
07	WC	2,00	KERAMICKÁ DLŽ25A typ B 150 x 150	S3 včetně odhraz stěn	keramický obklad 2000 vyšpanel - nálet tříj	SKX potěpád: Sv. 2500 mm S4 nálet tříj
08	PŘEDSÍŇ	8,36	KERAMICKÁ DLŽ25A typ B 150 x 150	S3 keramický obklad v 100 mm	vyšpanel nálet tříj	vyšpanel nálet tříj
CELKOVÁ PLOCHA MÍSTNOSTI		123,00				S4

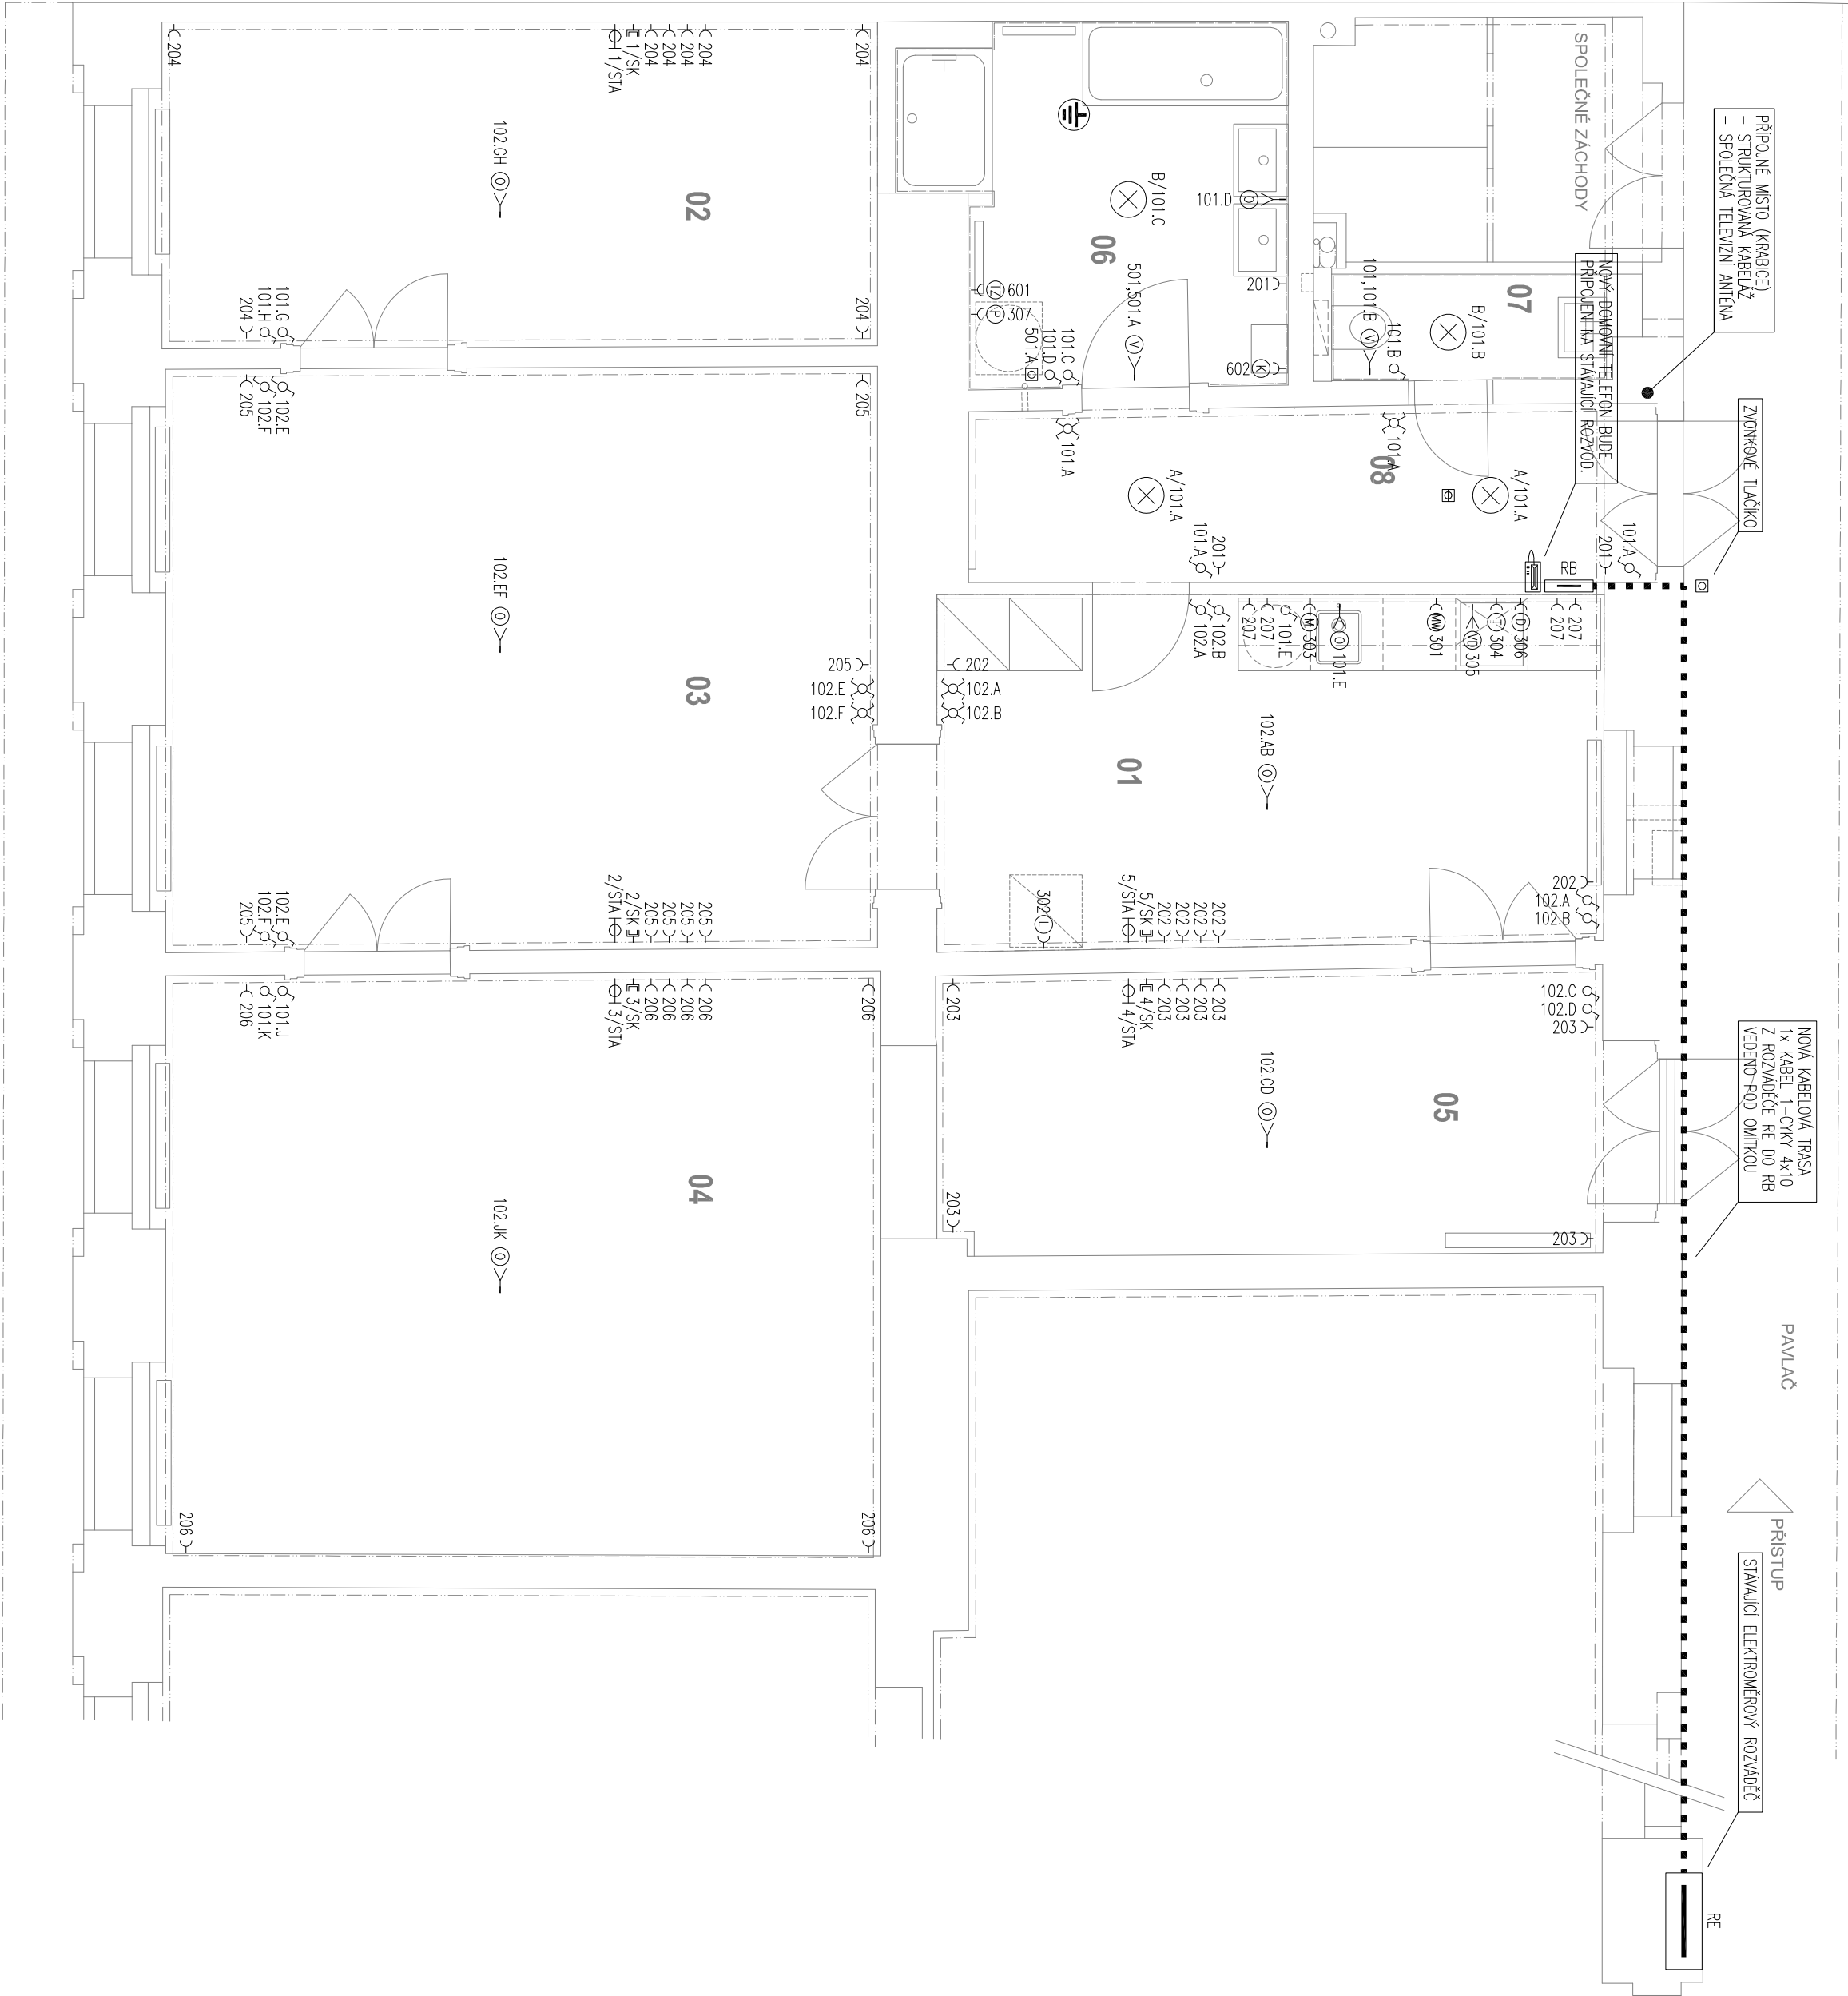

POZNÁMKY:
- ROZVODY BUDOU VEDENY V MAX. MOŽNÉ MÍŘE V MÍSTĚ PŮVODNÍCH ROZVODŮ SILNOPROUDU.
- VEŠKÉRE DRÁŽKY VE ZDECH PRO VEDENÍ INSTALACE ELEKTRO BUDOU PROVÁDĚNY FREZOVÁNÍM, PROSTUPY BUDOU PROVÁDĚNY VRTÁNÍM.

LEGENDA ZNAČEK:	
—	ZASILKA JEDNODUCHÁ 16A/230V, POD OMÍTKU, IP20
⌋	VYPÍNAČ JEDNODUCHÝ, 10A/250V, POD OMÍTKU, IP20
⌋	PŘEPÍNAČ STŘÍDAVÝ, 10A/250V, POD OMÍTKU, IP20
⌋	PŘEPÍNAČ KŘÍŽOVÝ 10A/250V, POD OMÍTKU, IP20
⌋	TUČÍTKO 10A/250V, POD OMÍTKU, IP20
—	VÝVOD 1+PE+N, 230V
—	VÝVOD 3+PE+N, 400V
⌋	V PROSTORU PROVEDENO DOPLNKOVÉ POSPOJOVÁNÍ
⌋	ROZVADĚČ
⌋	OPTICKO-KOUIŘOVÉ ŠDULO
⌋	ZASILKA STRUKTUROVANÉ KABELAŽE
⌋	ZASILKA SPOLEČNÉ TELEVNZNÍ ANTÉNY
⌋	DOMOVNÍ TELEFON

LEGENDA SVÍTIDEL:	
A	SVÍTIDLO PŘÍSKLENÉ INTERIÉROVÉ 230V, LED 20W, 3000K, IP20
B	SVÍTIDLO PŘÍSKLENÉ KOUPELNÍOVÉ 230V, LED 20W, 3000K, IP44

LEGENDA SPOTŘEBIČŮ:	
Ⓢ	VARNÁ DESKA, 6kW/400V
Ⓢ	LEDNICE, 0,5kW/230V
Ⓢ	MŮČKA, 2kW/230V
Ⓢ	TROUBA, 2kW/230V
Ⓢ	MW TROUBA, 2kW/230V
Ⓢ	DIGESTOŘ, 0,5kW/230V
Ⓢ	OSVĚTLENÍ, 0,1kW/230V
Ⓢ	PRAČKA, 2kW/230V
Ⓢ	VENTILÁTOR, 0,01kW/230V
Ⓢ	TOPNÝ ŽEBŘÍK, 0,5kW/230V
Ⓢ	PLYNOVÝ KOTEL, 0,1kW/230V

VÍTĚZNÁ 531/13 PRAHA 5

UDRŽOVACÍ PRÁCE A STAVEBNÍ ÚPRAVY BYTŮ Č. 132 V 4.NP

INVESTOR: MĚSTSKÁ ČÁST PRAHA 5, 14 ŘÍJNA 1381/4, PRAHA 5
ZASTOUPEN: CENTRA A.S., PLZEŇSKÁ 3185/5B, PRAHA 5
GENERÁLNÍ Ing. arch. FRYDECKÝ VÁCLAV
PROJEKTANT: PATA&FRYDECKÝ ARCHITEKTI S.R.O.
U ŽELEZNÉ LÁVKY 8 PRAHA 1

PROJEKTANT OTO PAPOUŠEK
OP ELECTRIC S.R.O.
JANA ŠTÁSTNEHO 593, 252 10 MNÍŠEK POD BRDY
DÍLČÍ ČÁSTI: PRAHA 1
JEDNOSTUPŇOVÝ PROJEKT
ČÁST:
D.3 ELEKTROINSTALACE

NÁZEV VÝKRESU:
PŮDORYS 3. NP

DATUM: 06.2018 ČÍSLO VÝKRESU: D.3.11
MĚŘÍTKO: 1:50