



DATUM : 06 / 2020	FORMÁT : A3	MĚŘITKO: 1:50
-------------------	-------------	---------------

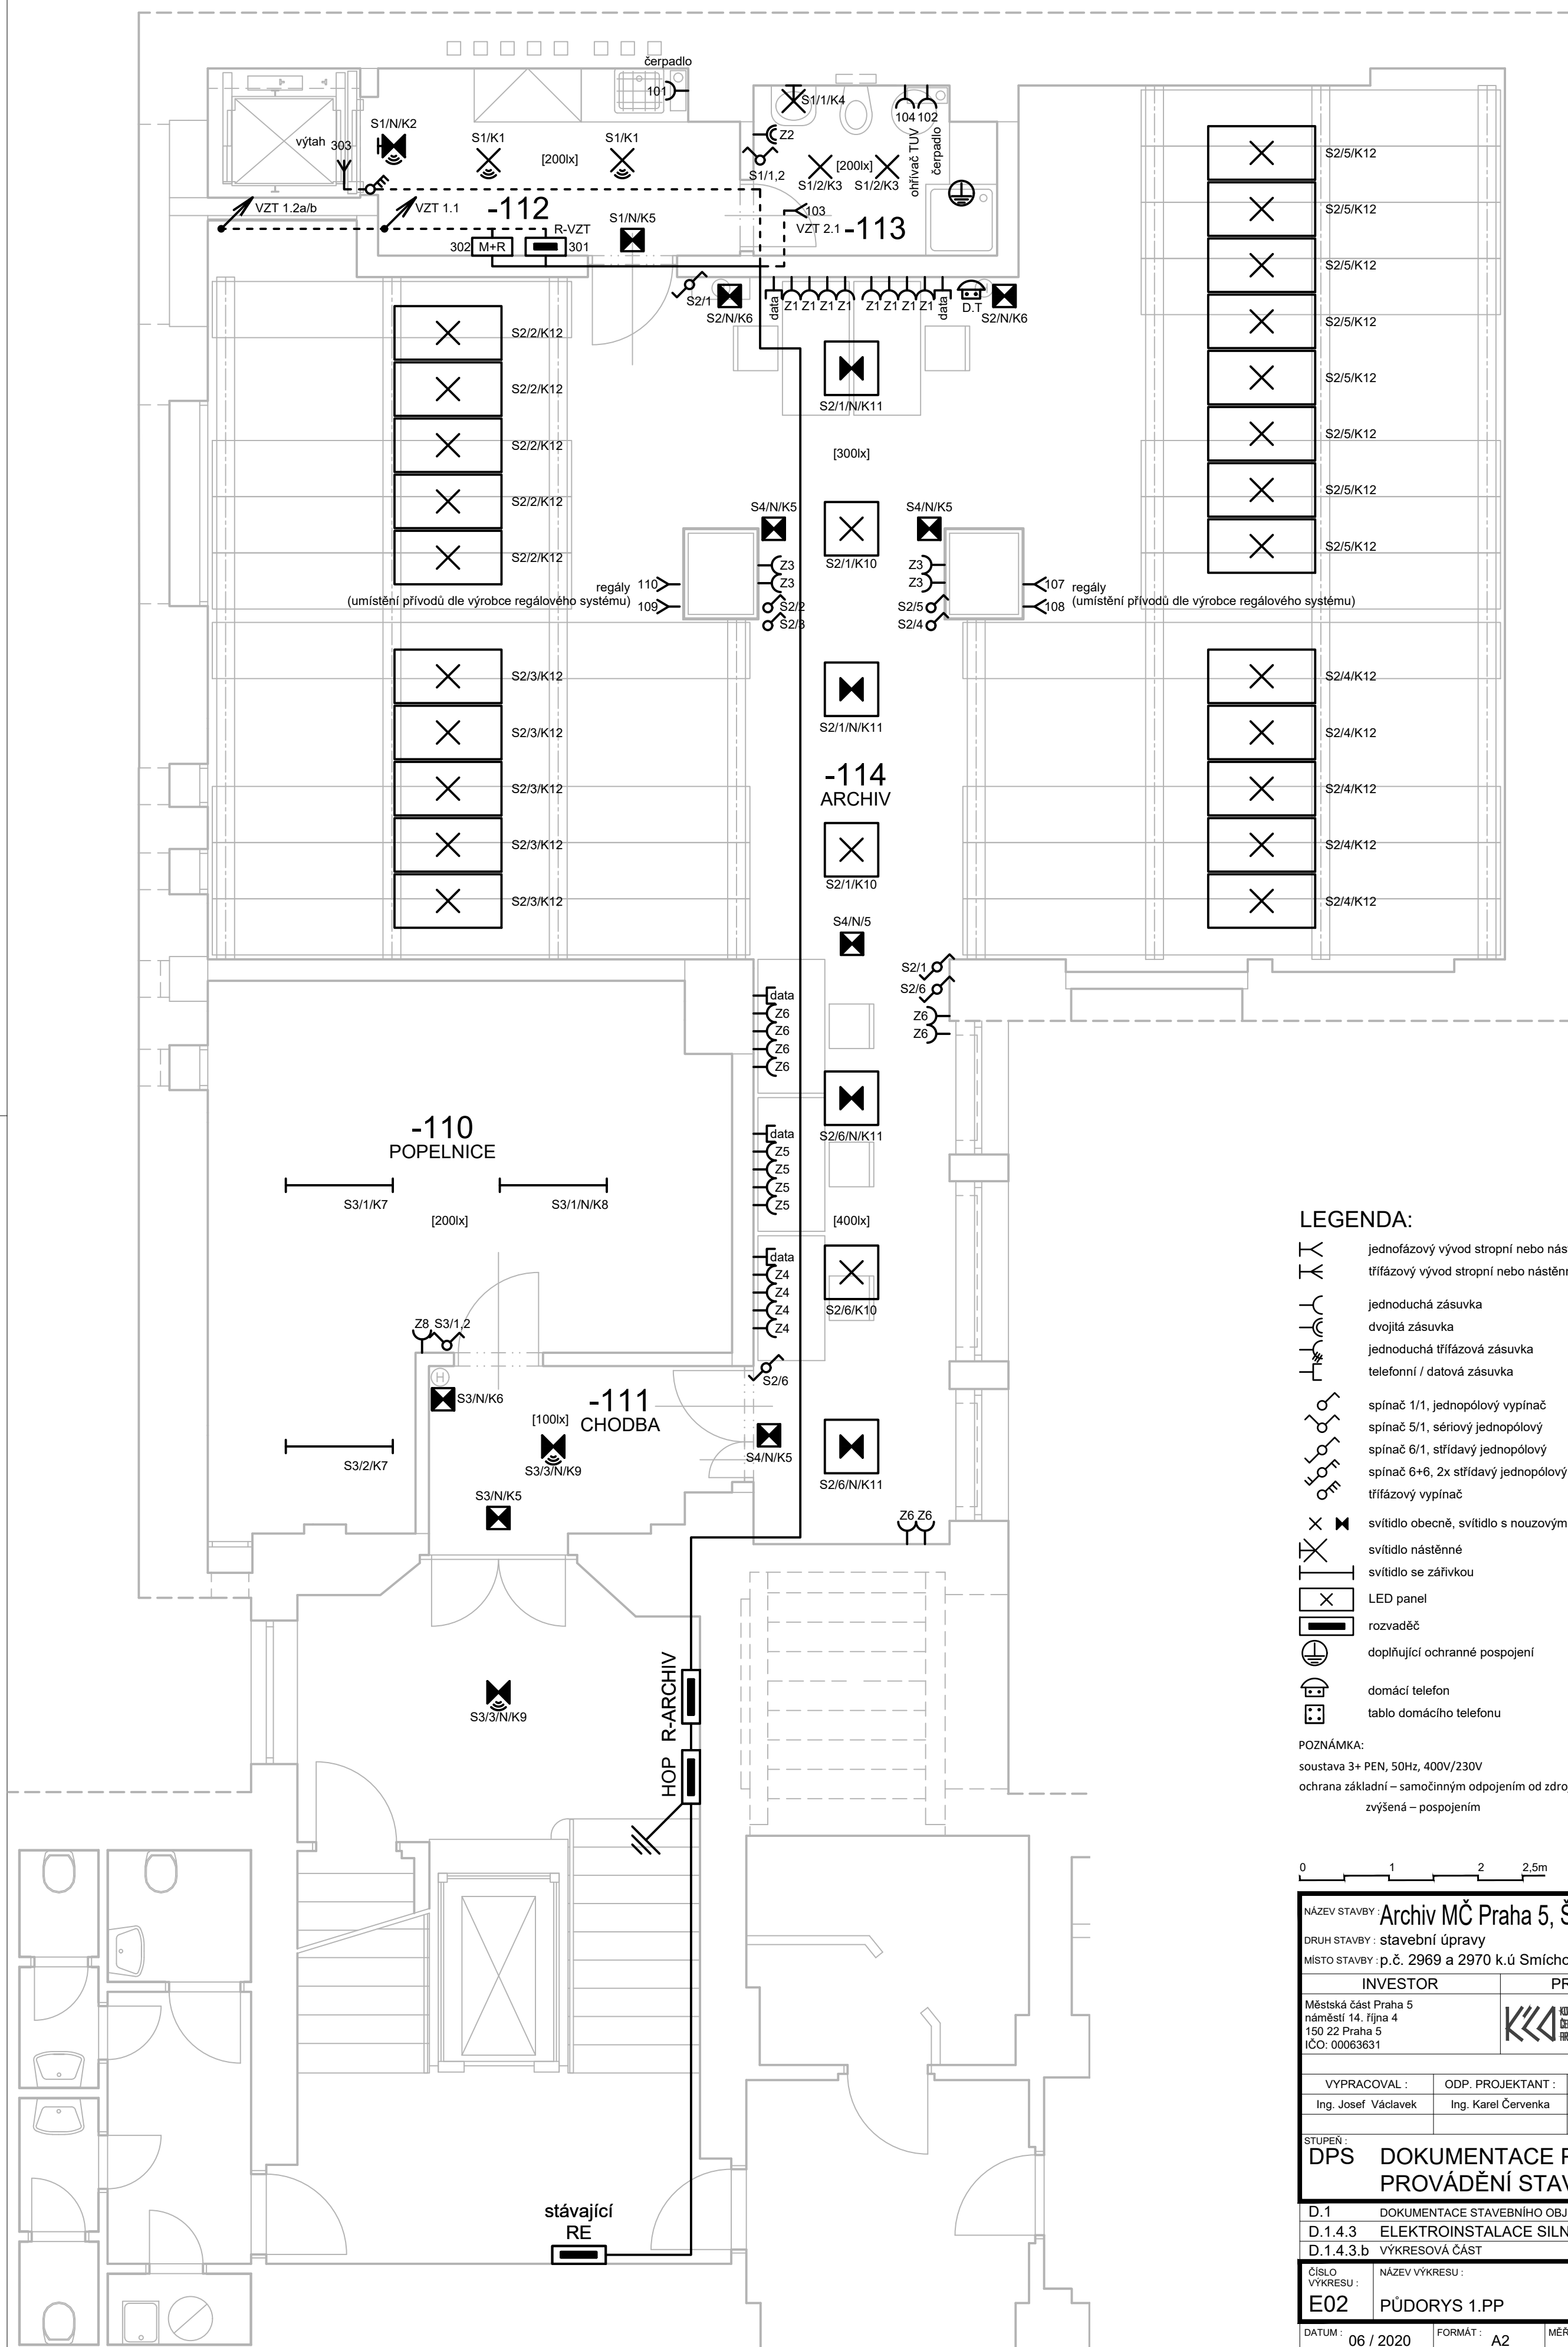

LEGENDA:

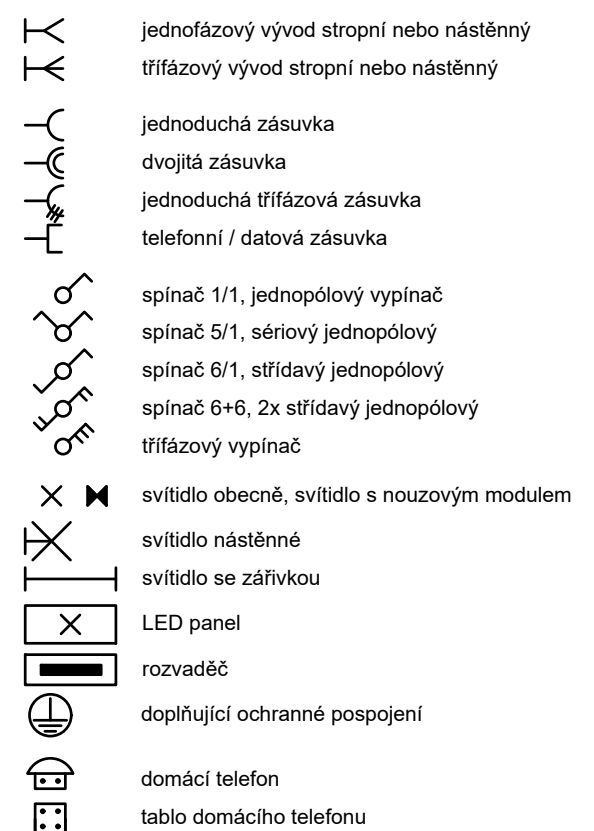

POZNÁMKA:

soustava 3+ PEN, 50Hz, 400V/230V

ochrana základní – samočinným odpojením od zdroje
zvýšená – pospojením

 



Diagram showing a stepped profile with points 0, 1, 2, and 2,5m. The elevation at point 2,5m is given as $\pm 0,000 = 195,260 \text{ Bpv}$.

NÁZEV STAVBY : Archiv MČ Praha 5, Štefánikova 17		
DRUH STAVBY : stavební úpravy		
MÍSTO STAVBY : p.č. 1 a 2970 k.ú Smíchov		
INVESTOR		PROJEKTANT
Městská část Praha 5 náměstí 14, Fijna 4 150 22 Praha 5 IČO: 00063631		karch s.r.o. Thámova 221/7 186 00 Praha 8 IČO: 28999070
VYPRACOVAL :	ODP. PROJEKTANT :	HIP :
Ing. Josef Václavek	Ing. Karel Červenka	Ing. arch. Václav Čermák
STUPEŇ : DPS DOKUMENTACE PRO PROVÁDĚNÍ STAVBY		
D.1	DOKUMENTACE STAVEBNÍHO OBJEKTU SO.01	
D.1.4.3	ELEKTROINSTALACE SILNOPROUDÉ	
D.1.4.3.b	VÝKRESOVÁ ČÁST	
ČÍSLO VÝKRESU :	NÁZEV VÝKRESU :	ČÍSLO PARÉ :
E02	PŮDORYS 1.PP	
DATUM :	FORMÁT :	MĚŘÍTKO :
06 / 2020	A2	1:50

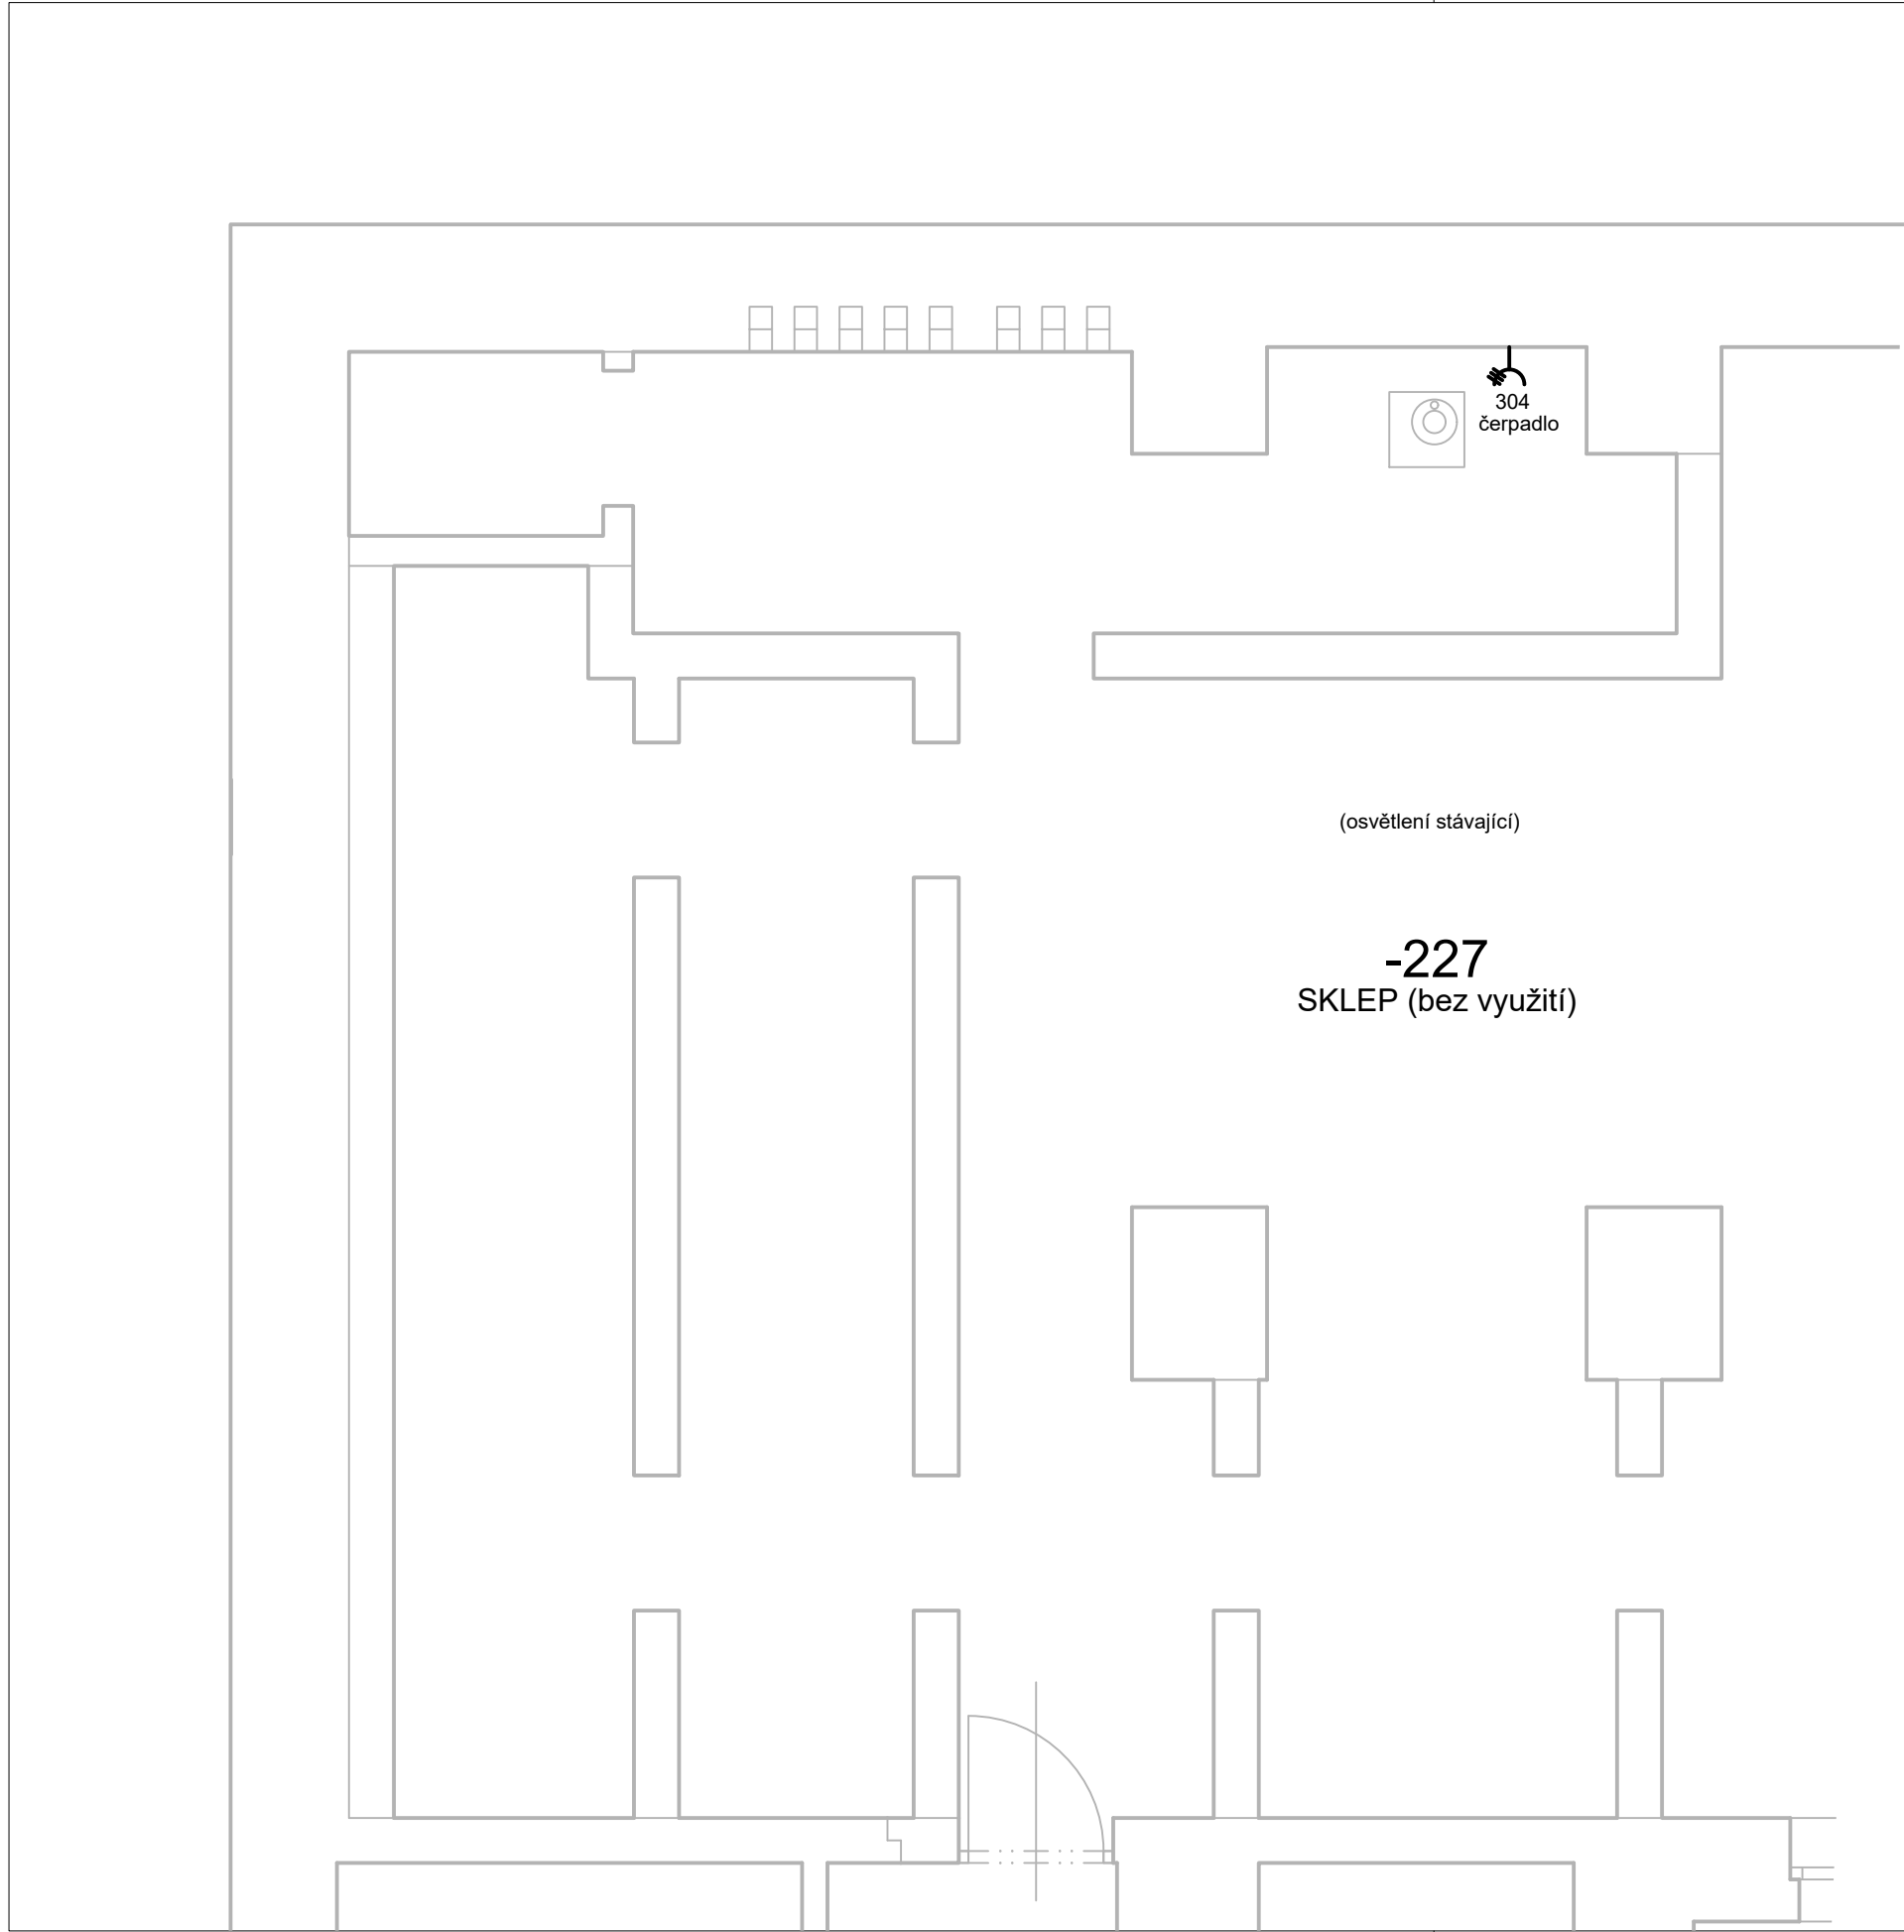

LEGENDA:

jednofázový vývod stropní nebo nástěnný

třífázový vývod stropní nebo nástěnný

jednoduchá zásuvka

dvojité zásuvka

jednoduchá třífázová zásuvka

telefonní / datová zásuvka

spínač 1/1, jednopólový vypínač

spínač 5/1, sériový jednopólový

spínač 6/1, střídatý jednopólový

spínač 6+6, 2x střídatý jednopólový

třífázový vypínač

světlo obecné, světlo s nouzovým modulem

světlo nástěnné

světlo se zářivkou

LED panel

rozvaděč

doplňující ochranné pospojení

domácí telefon

tablo domácího telefonu

POZNÁMKA:

soustava 3+ PEN, 50Hz, 400V/230V

ochrana základní – samočinným odpojením od zdroje

zvýšená – pospojením

0

1

2

2,5m

±0,000 = 195,260 Bpv

N

NÁZEV STAVBY : Archiv MČ Praha 5, Štefánikova 17

DRUH STAVBY : stavební úpravy

MÍSTO STAVBY : p.č. 2969 a 2970 k.ú Smíchov

INVESTOR

Městská část Praha 5
náměstí 14. října 4
150 22 Praha 5
IČO: 00063631

PROJEKTANT

KOLINSKÝ
ČERMÁK
ARCHITEKTI

kcarch s.r.o.
Thámova 221/7
186 00 Praha 8
IČO: 28999070

VYPRACOVAL :

Ing. Josef Václavek

ODP. PROJEKTANT :

Ing. Karel Červenka

HIP :

Ing. arch. Václav Čermák

STUPEŇ :

DPS

DOKUMENTACE PRO
PROVÁDĚNÍ STAVBY

D.1

DOKUMENTACE STAVEBNÍHO OBJEKTU SO.01

D.1.4.3

ELEKTROINSTALACE SILNOPROUDÉ

D.1.4.3.b

VÝKRESOVÁ ČÁST

ČÍSLO
VÝKRESU :
E04

NÁZEV VÝKRESU :
PŮDORYS 2.PP

ČÍSLO PARÉ :

DATUM :
06 / 2020

FORMÁT :
A3

MĚŘÍTKO:
1:50