


PLYNOVÝ KONDENZAČNÍ KOTEL  
S INT. ZÁS. 21l  
VÝKON 2,8 – 21,9 kW  
PROVEDENÍ C, TŘÍDA NOx 6  
ODTAH SPALIN 60/110 NAD STŘECHU  
STÁVAJÍCÍM PRŮDUCEM – NOVĚ VYVLOŽKOVÁN

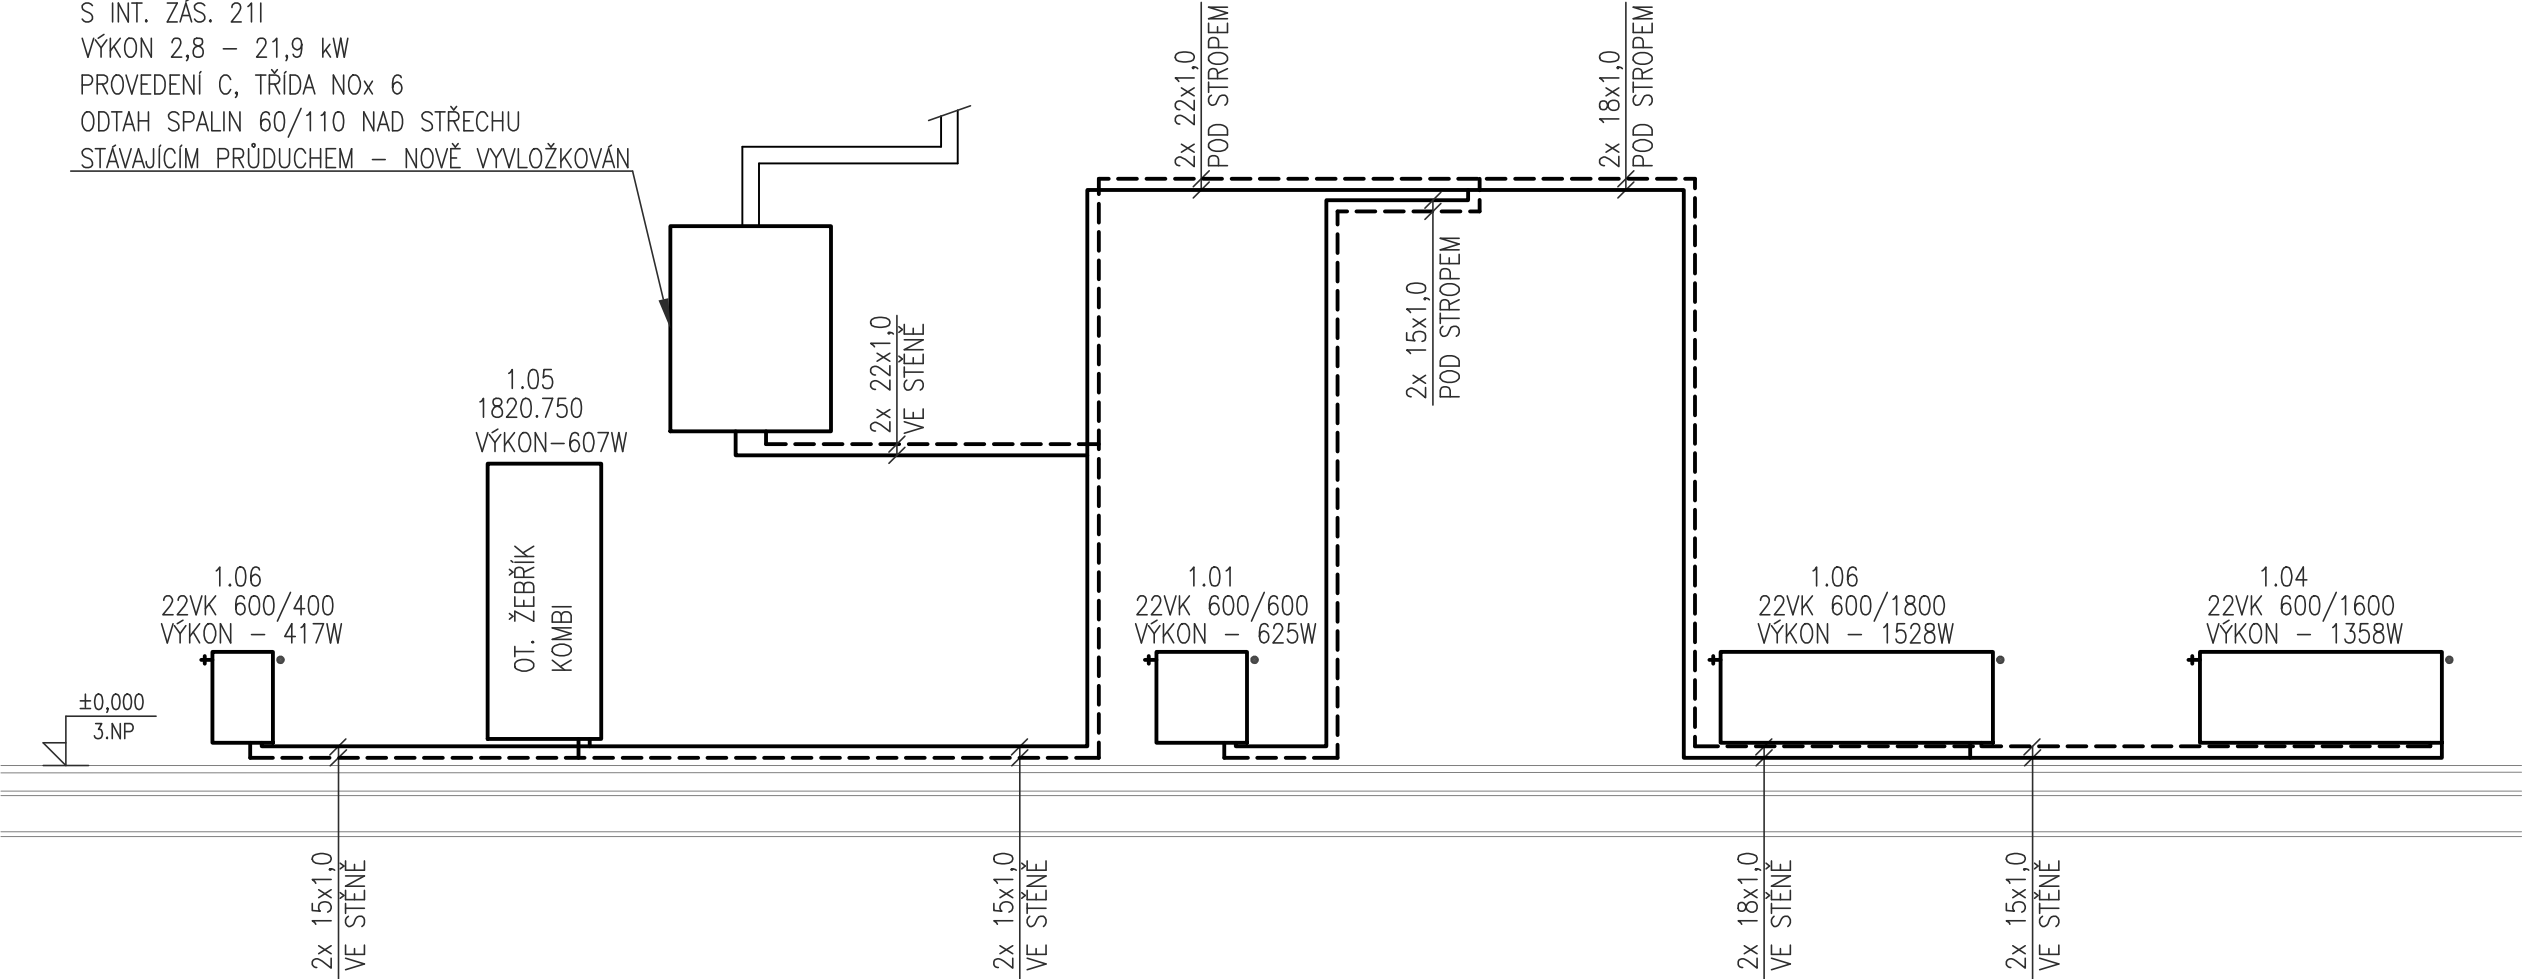

LEGENDA:

KOTEL – NÁSTĚNNÝ PLYNOVÝ KONDENZAČNÍ  
NUCENÝ ODTAH SPALIN

OTOPNÁ SOUSTAVA  
DVOUTRUBKOVÁ S TEPLTNÍM SPÁDEM 55/45°C  
(KRÁTKODOBĚ PŘI VELMI NÍZKÉ Te 70/55°C)

POTRUBÍ MĚDĚNÉ  
IZOLACE NÁVLEKOVÁ

ROZVODY ÚT  
PŘÍVOD–ZPÁTEČKA

DESKOVÉ OTOPNÉ TĚLESO  
TRUBKOVÉ OTOPNÉ TĚLESO

20°C  
652W

VNITŘNÍ VÝPOČTOVÁ TEPLOTA  
TEPELNÁ ZTRÁTA MÍSTNOSTI

NOVÁ OTOPNÁ TĚLESA  
OZNAČENÍ TĚLES:  
TYP TĚLESA–VÝŠKA/DÉLKA (VÝKON)  
PŘIPOJOVACÍ ŠROUBENÍ DN15  
TERMOSTATICKÝ VENTIL DN15  
ODVZDUŠŇOVACÍ VENTIL DN8

REVIZE Č.: ... DATUM: .../.../.....

POPIS: ...

±0 = ..... (BPV)

Tato dokumentace je duševním  
vlastnictvím ABCD Studio, s.r.o.

AUTORIZACE:

Č. ZAKÁZKY: 23-001  
DATUM: 10/07/2023  
MĚŘÍTKO: 1:50  
FORMÁT: 2xA4  
GENERÁLNÍ PROJEKTANT:



ABCD Studio, s.r.o., Paříkova 910/11a  
190 00 Praha 9, Tel: +420 606 475 474  
Ing. Pavel HROCH  
ZODPOVĚDNÁ OSOBA GP: ABCD Studio, s.r.o., Paříkova 910/11a  
Ing. Pavel HROCH  
VEDOUcí PROJEKTANT ČÁSTI: Aquaeductus Projekt, s.r.o., 5. května 159/15  
Ing. Hana HROCHOVÁ  
VYPRACOVAL: Aquaeductus Projekt, s.r.o., 5. května 159/15  
Ing. Petra PAVLOVÁ

INVESTOR: Městská část Praha 5  
náměstí 14. října 1381/4, 150 00 Praha 5

STUPEŇ:  
DOKUMENTACE PRO PROVEDENÍ STAVBY

STAVBA: Oprava volných bytových jednotek  
na adrese Plzeňská 445, Nepomucká 445 a  
Plzeňská 442, Praha 5

ČÁST DOKUMENTACE: VZDUCHOTECHNIKA A VYTÁPĚNÍ  
Č. ČÁSTI: D.1.4b

NÁZEV VÝKRESU: PLZEŇSKÁ 442/209, BYTY 12/33, 30/32  
ÚT - ŘEZ  
Č. VÝKRESU: 4.