


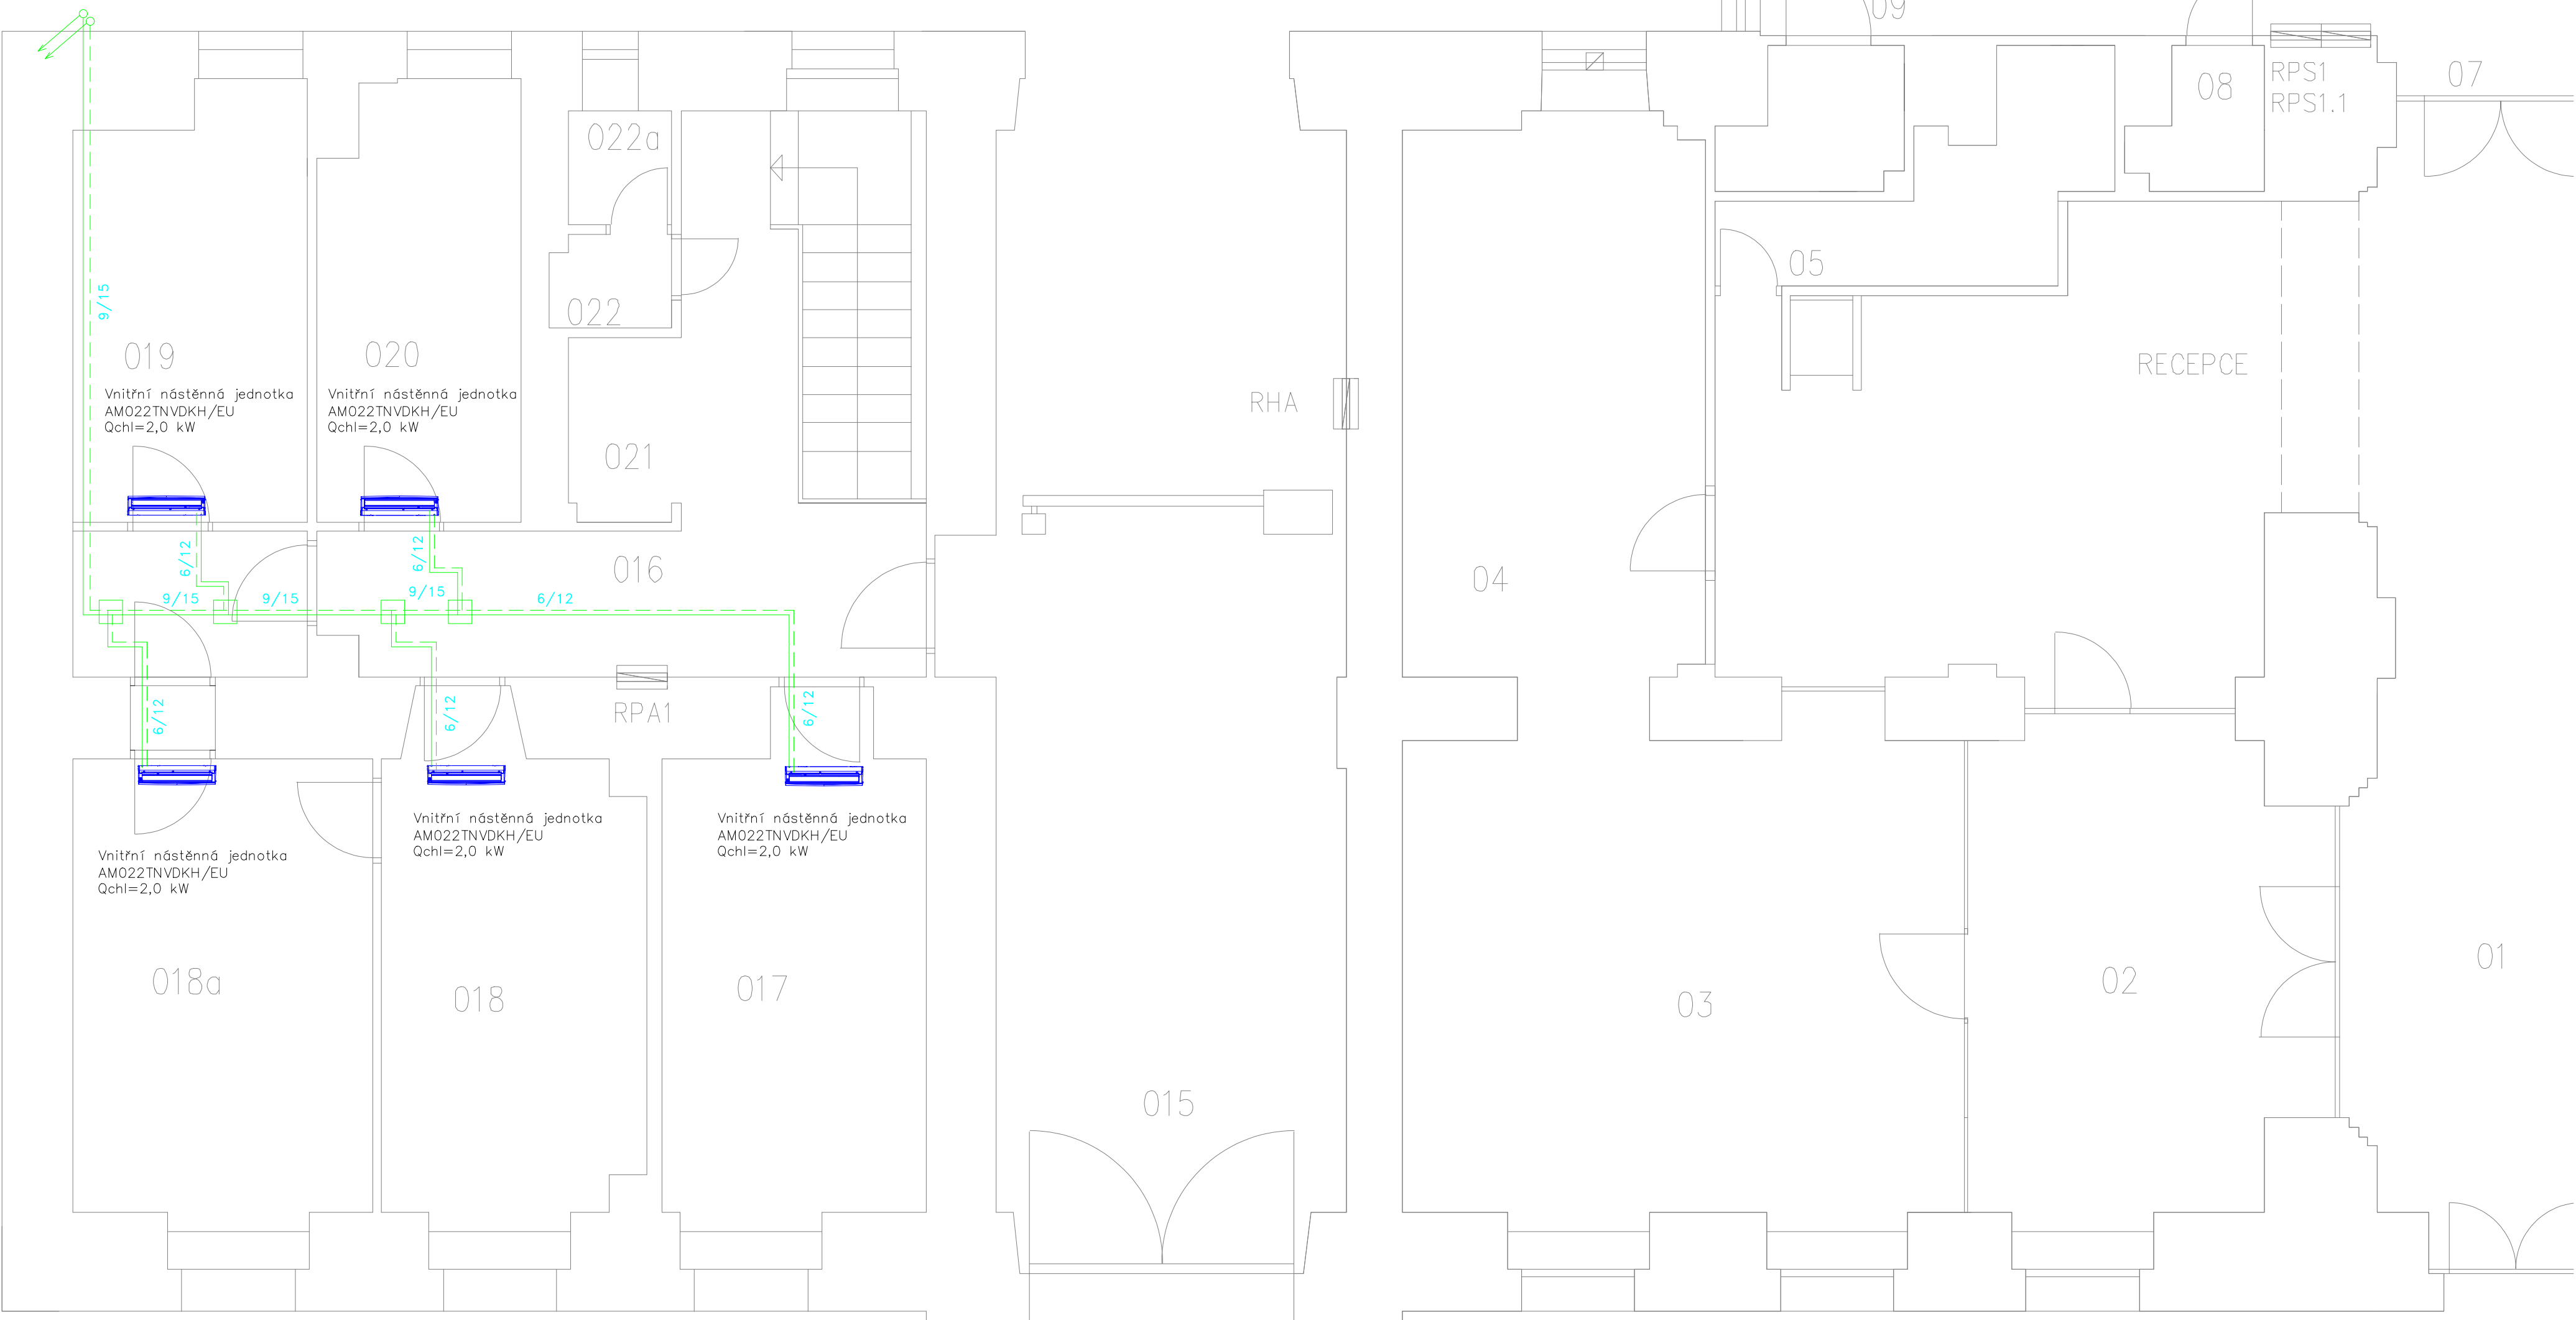



NAPOJENÍ  
K VENKOVNÍ JEDNOTCE  
AM040BXMDGR/EU



# Legenda

-  Refnet
-  Potrubí chladiva přívod
-  Potrubí chladiva zpátečka
-  Vnitřní chladicí nástěnná jednotka

KGMTRADE s.r.o. Jateční 4 170 00 Praha 7	PROJEKTANT: Ing. Jiří Bečvář	
	VYPRACOVAL: Ing. Jiří Bečvář	
	STUPEŇ: Studie	
STAVBA: STUDIE PROVEDITELNOSTI CHLAZENÍ KANCELÁŘI ŠTEFÁNIKOVA 13, 15, 21 PRAHA – SMÍCHOV	STUPEŇ: STUDIE	ČÁST PD: CHLAZENÍ
	DATUM: 11/2023	MĚŘÍTKO: 1:50
INVESTOR: Městská část Praha 5 14.října 1381/4, Praha 5 – Smíchov, 150 22	PARÉ:	Č. VÝKRESU:
OBSAH: PŮDORYS PŘÍZEMÍ		1