


1.NP

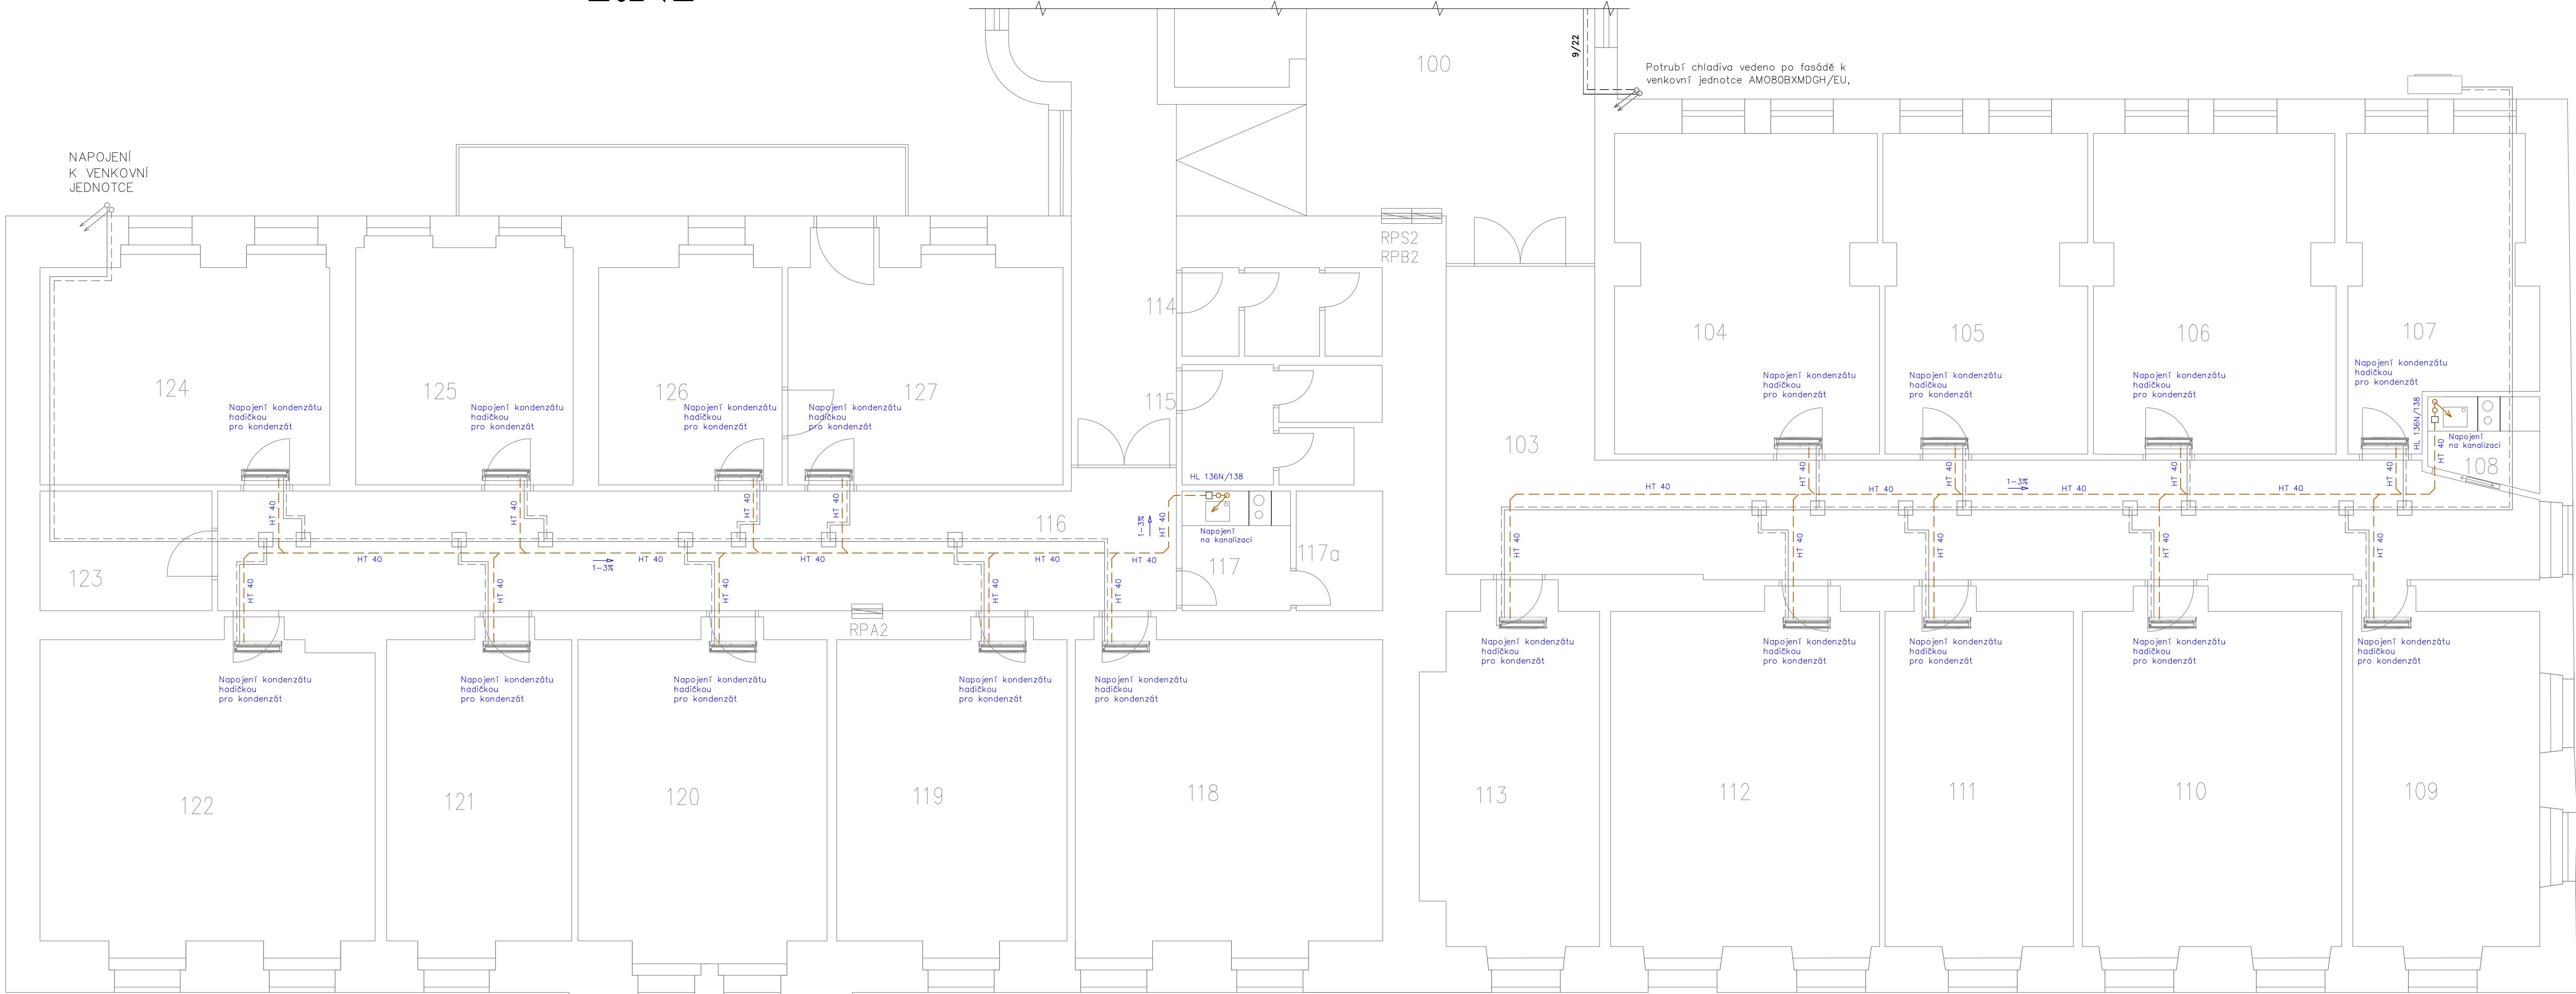

Legenda

- Refnet
- Potrubí chladiva přívod
- Potrubí chladiva zpátečka
- Vnitřní chladicí nástěnná jednotka
- Kondenzát

KGMTRADE s.r.o. Jateční 4 170 00 Praha 7		PROJEKTANT: Ing. Jirí Bečvář	
		VYPRACOVAL: Ing. Jirí Bečvář	
		STUPEŇ: STUDIE	
STAVBA: STUDIE PROVEDITELNOSTI CHLAZENÍ KANCELÁŘÍ ŠTEFANIKOVA 13, 15, 21 PRAHA – SMÍCHOV		ČÁST PO: ZTI	
INVESTOR: Městská část Praha 5 14.října 1381/4, Praha 5 – Smíchov, 150 22		DATUM: 11/2023	MĚŘÍTKO: 1:50
OBSAH: PŮDORYS 1.NP		PARE:	Č. VÝKRESU: 2