




PŮDORYS

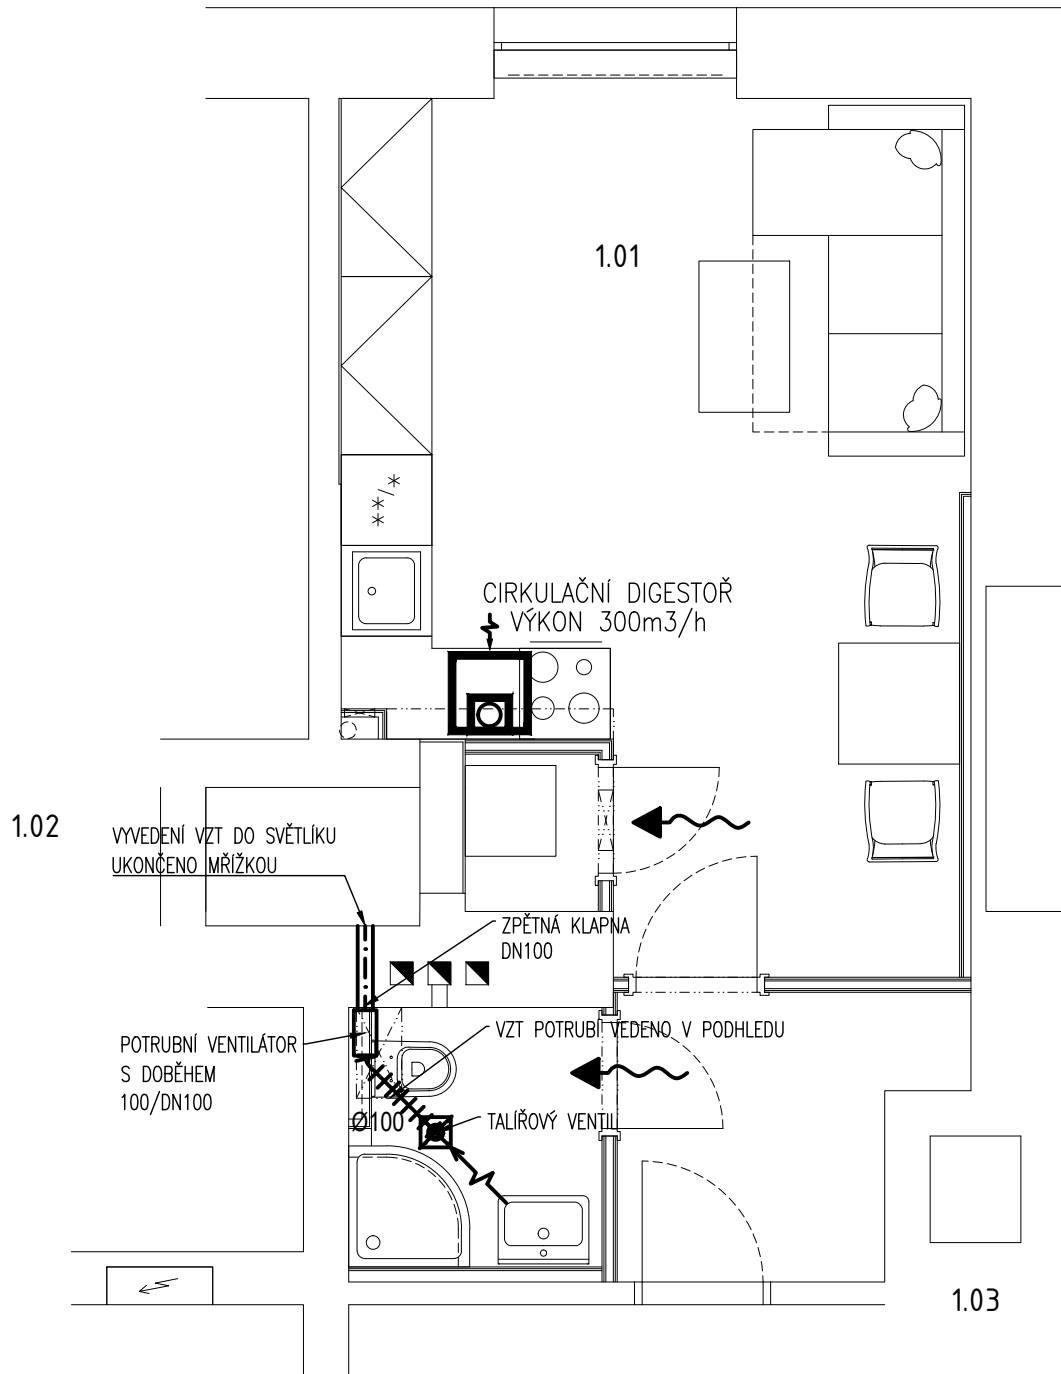

ŘEZ

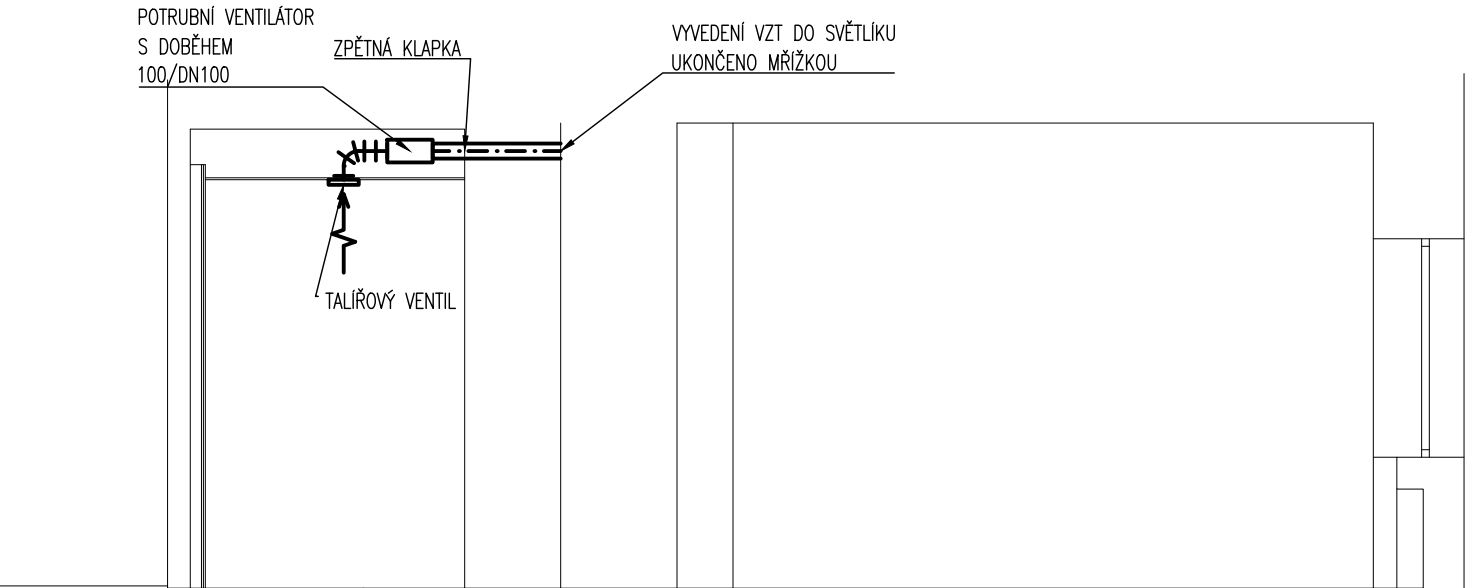

LEGENDA:

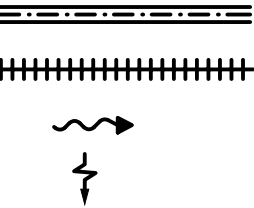

VZT POTRUBÍ – KRUHOVÉ SPIRO
VZT POTRUBÍ – FLEXI POTRUBÍ
PŘÍVOD VZDUCHU DO MÍSTNOSTI
POD DVEŘMI NEBO MŘÍŽKOU
ODVOD VZDUCHU

ZHOTOVITEL: Boa projekt s.r.o. Na Hutmance 439/8, Praha 5 – Jinonice IČ:06934927, tel: +420 603794388		AKCE: Rekonstrukce bytových jednotek MČ K Vodojemu 202/5, 15000 Praha 5 bj.č. 202/3	
PROJEKT s.r.o. ZODPOVĚDNÁ OSOBA: Ing. Vít Řezáč		INVESTOR: Městská část Praha 5 nám. 14. října 1381/4, 150 22 Praha 5	
ZHOTOVITEL ČÁSTI: Boa projekt s.r.o. Na Hutmance 439/8, Praha 5 – Jinonice IČ:06934927, tel: +420 603794388		ZAK.Č. 23 140 STUPEŇ PD: PARÉ:	
PROJEKT s.r.o. ZODPOVĚDNÁ OSOBA: Ing. Vít Řezáč VYPRACOVAL: Bc. Ondřej Mědílek		DATUM: 5.1.2024 DPS	
ČÁST DOKUMENTACE: VZDUCHOTECHNIKA		FORMÁT: A3 ČÍSLO ČÁSTI: D.1.4.c	
NÁZEV ČÁSTI: ROZVODY VZDUCHOTECHNIKY PŮDORYS BYTU		MĚŘÍTKO: 1:50 ČÍSLO VÝKRESU: 2.	