

Legenda:

- Dvojnásobná zásuvka
- Dvoupólový vypínač
- El. vývod CYKY-J 5x2,5 pro varnou desku
- Střídavý vypínač
- Sériový přepínač střídavý
- Trojité zásuvka v 5-ti rámečku
- Vypínač
- Zásuvka
- Zásuvka pro sdělovací zařízení
- Svítilno
- Ventilátor s doběhem
- Domovní telefon
- Rozvaděč
- Požární hlásič
- Prostorový termostat
- CYKY 3x1,5
- CYKY-J 3(5)x2,5
- slaboproudé rozvody

SVÍTIDLA:


- A-LED svítidlo, IP20, přisazené, 18W
- B-LED svítidlo, IP20, vestavné, 22W

Kabelové rozvody budou vedeny v podlahách, svislé trasy pod omítkou.


Tabulka místností

č.m.	název	plocha m ²	podlaha	stěny	podhled
1.01	Předsíň	4,94	ker.dl. F.3	malba	Malba C.2
1.02	Komora	1,62	ker.dl. F.3	obklad, malba	Malba C.2
1.03	Chodba	2,19	ker.dl. F.1	malba	Malba C.2
1.04	Toaleta	0,97	ker.dl. F.1	obklad, malba	SDK C.1
1.05	Koupelna	4,26	ker.dl. F.1	obklad, malba	SDK C.1
1.06	Obývací pokoj + kuchyň	18,99	laminát F.2	malba	Malba C.2, SDK C.1
1.07	Ložnice	12,95	laminát F.2	malba	Malba C.2
-	podlahová plocha celkem:				

DOPORUČENÉ VÝŠKY OSAZENÍ PŘÍSTROJŮ OBYTNÉ MÍSTNOSTI

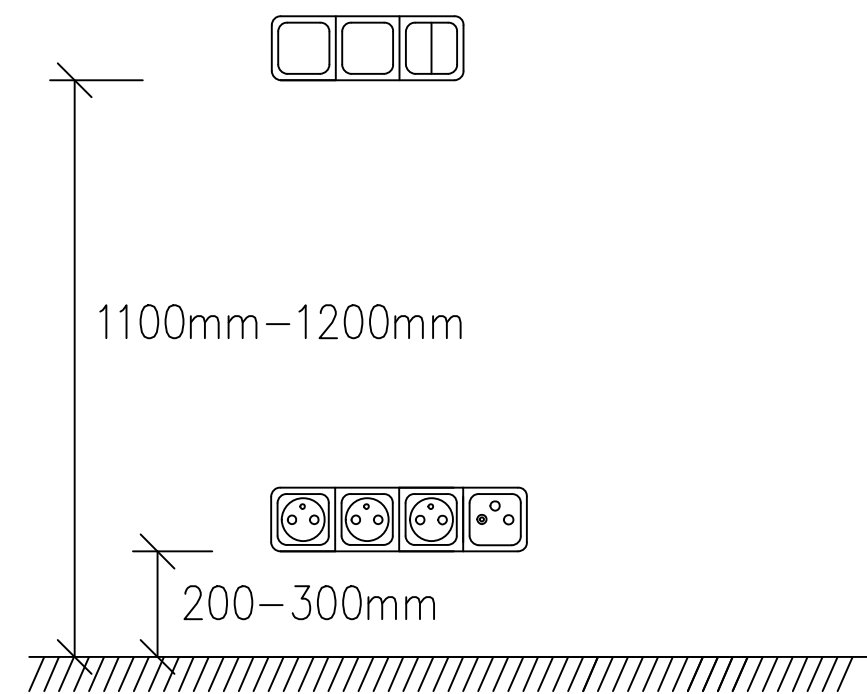

DOPORUČENÉ VÝŠKY OSAZENÍ PŘÍSTROJŮ KUCHYŇ, KOUPELNA

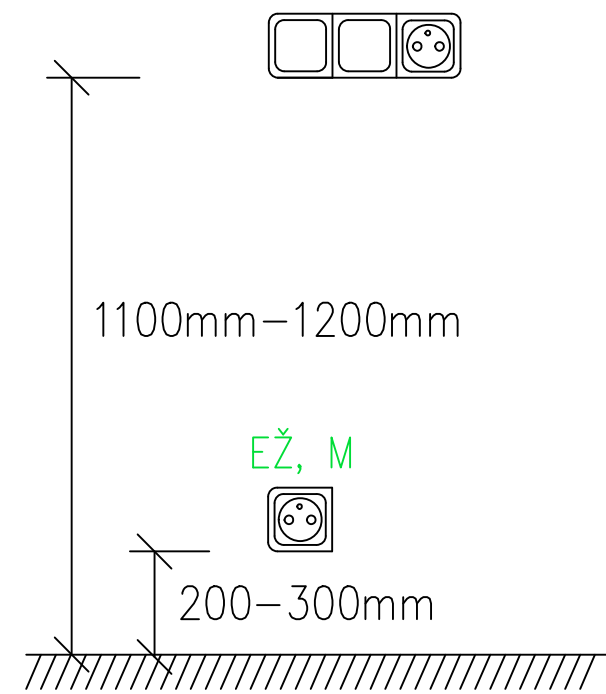

Zodp.projektant:	Vypracoval:		Ing.David Kopeček Nýřanská 1291/32 32300 Plzeň mob.: 603 853 363 IČO: 00784125 www.elstan.cz	Č.paré:
Ing.David Kopeček	Ing.David Kopeček			
Investor:	Městská část Praha 5, Nám. 14. října 1381/4, Praha 5, 150 22			
Stavba:	Rekonstrukce bytových jednotek MČ Štefánikova 3/61, 15000 Praha 5 b.j.č. 3/6			Datum: 01/2024
				Č. zakázky: 24-11
				Stupeň PD: DSP
Místo:	Štefánikova 3/61, 15000 Praha 5			Formát: 2xA4
Výkres:	PŮDORYS ELEKTROINSTALACE			Měřítko: 1:50
				Číslo výkresu: D.1.4.4.EL.2