


PŮDORYS

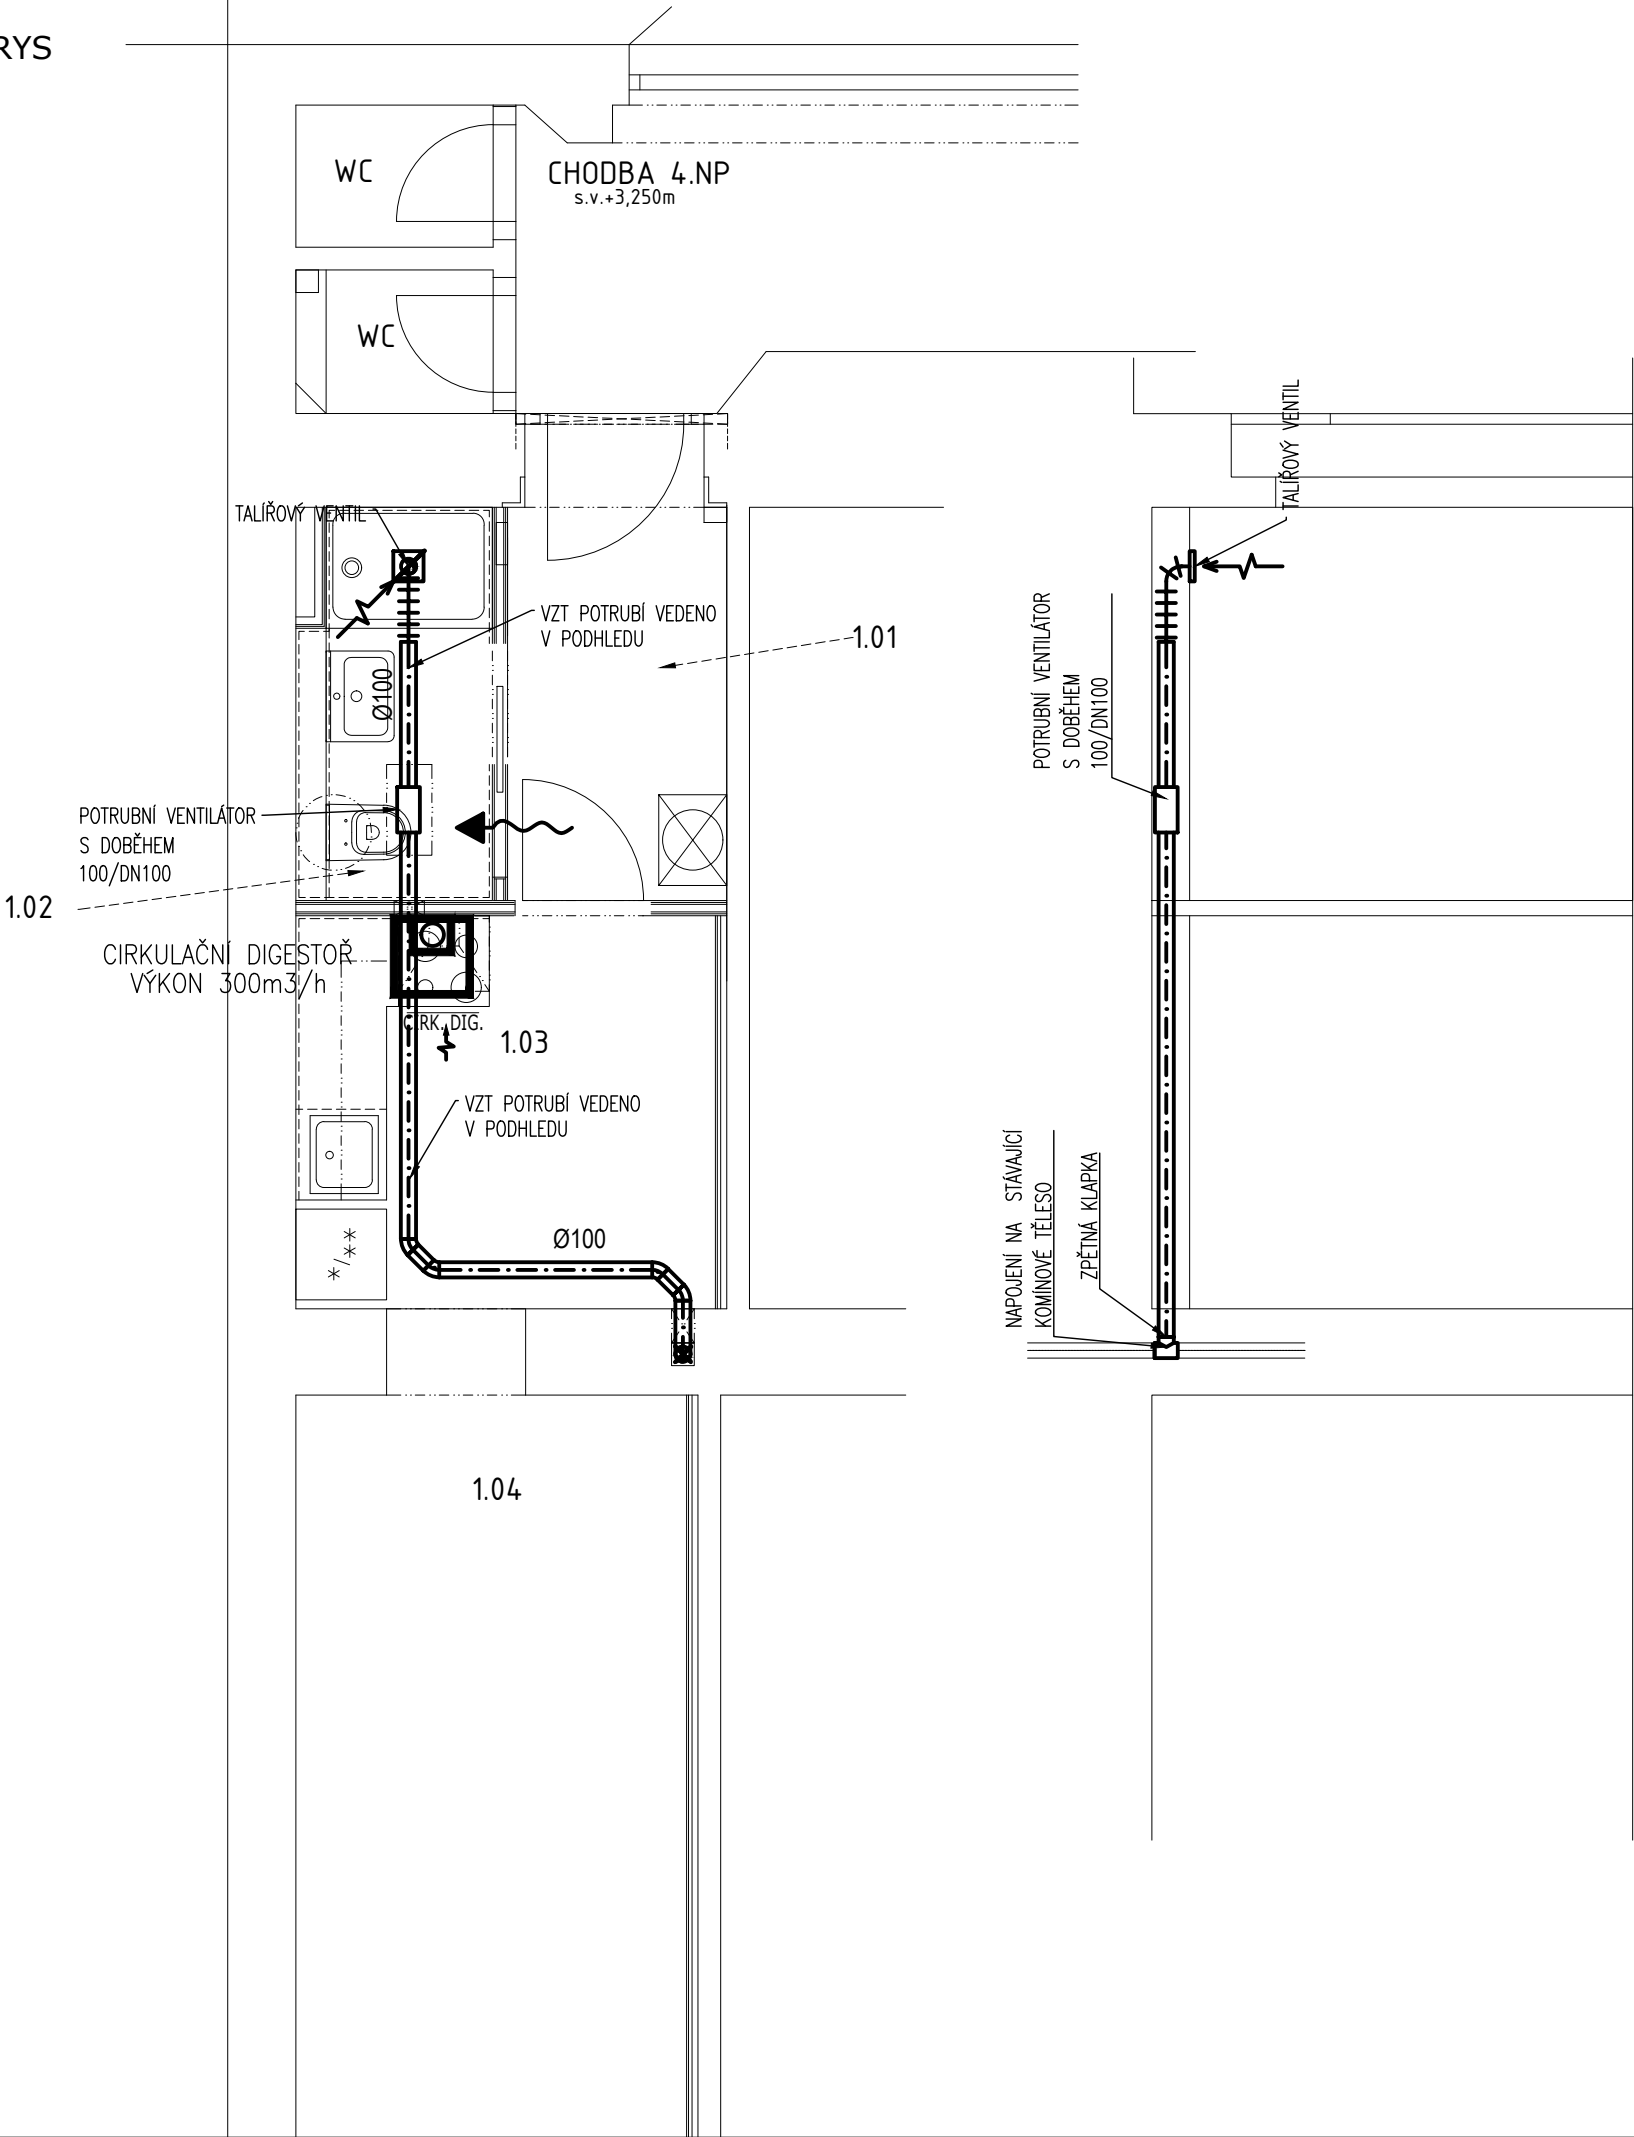

LEGENDA:

- VZT POTRUBÍ – KRUHOVÉ SPIRO
- VZT POTRUBÍ – FLEXI POTRUBÍ
- PŘÍVOD VZDUCHU DO MÍSTNOSTI POD DVEŘMI NEBO MŘÍŽKOU
- ODVOD VZDUCHU

ZHOTOVITEL: Boa projekt s.r.o. Na Hutmance 439/8, Praha 5 – Jinonice IČ:06934927, tel: +420 603794388		AKCE: Rekonstrukce bytových jednotek MČ Lidická 40, 15000 Praha 5 b.j.č. 9	
ZHOTOVITEL ČÁSTI: Boa projekt s.r.o. Na Hutmance 439/8, Praha 5 – Jinonice IČ:06934927, tel: +420 603794388		INVESTOR: Městská část Praha 5 nám. 14. října 1381/4, 150 22 Praha 5	
ZODPOVĚDNÁ OSOBA: Ing. Vít Řezáč		ZAK.Č.	23 139
VYPRACOVAL: Bc. Ondřej Mědílek		DATUM:	5.1.2024
FORMÁT: A3		STUPEŇ PD:	PARÉ:
MĚŘÍTKO: 1:50		ČÍSLO ČÁSTI:	D.1.4.c
ČÍSLO VÝKRESU: 2.			

ČÁST DOKUMENTACE: **VZDUCHOTECHNIKA**
NÁZEV ČÁSTI: **ROZVODY VZDUCHOTECHNIKY**
PŮDORYS BYTU