


PŮDORYS 4.NP

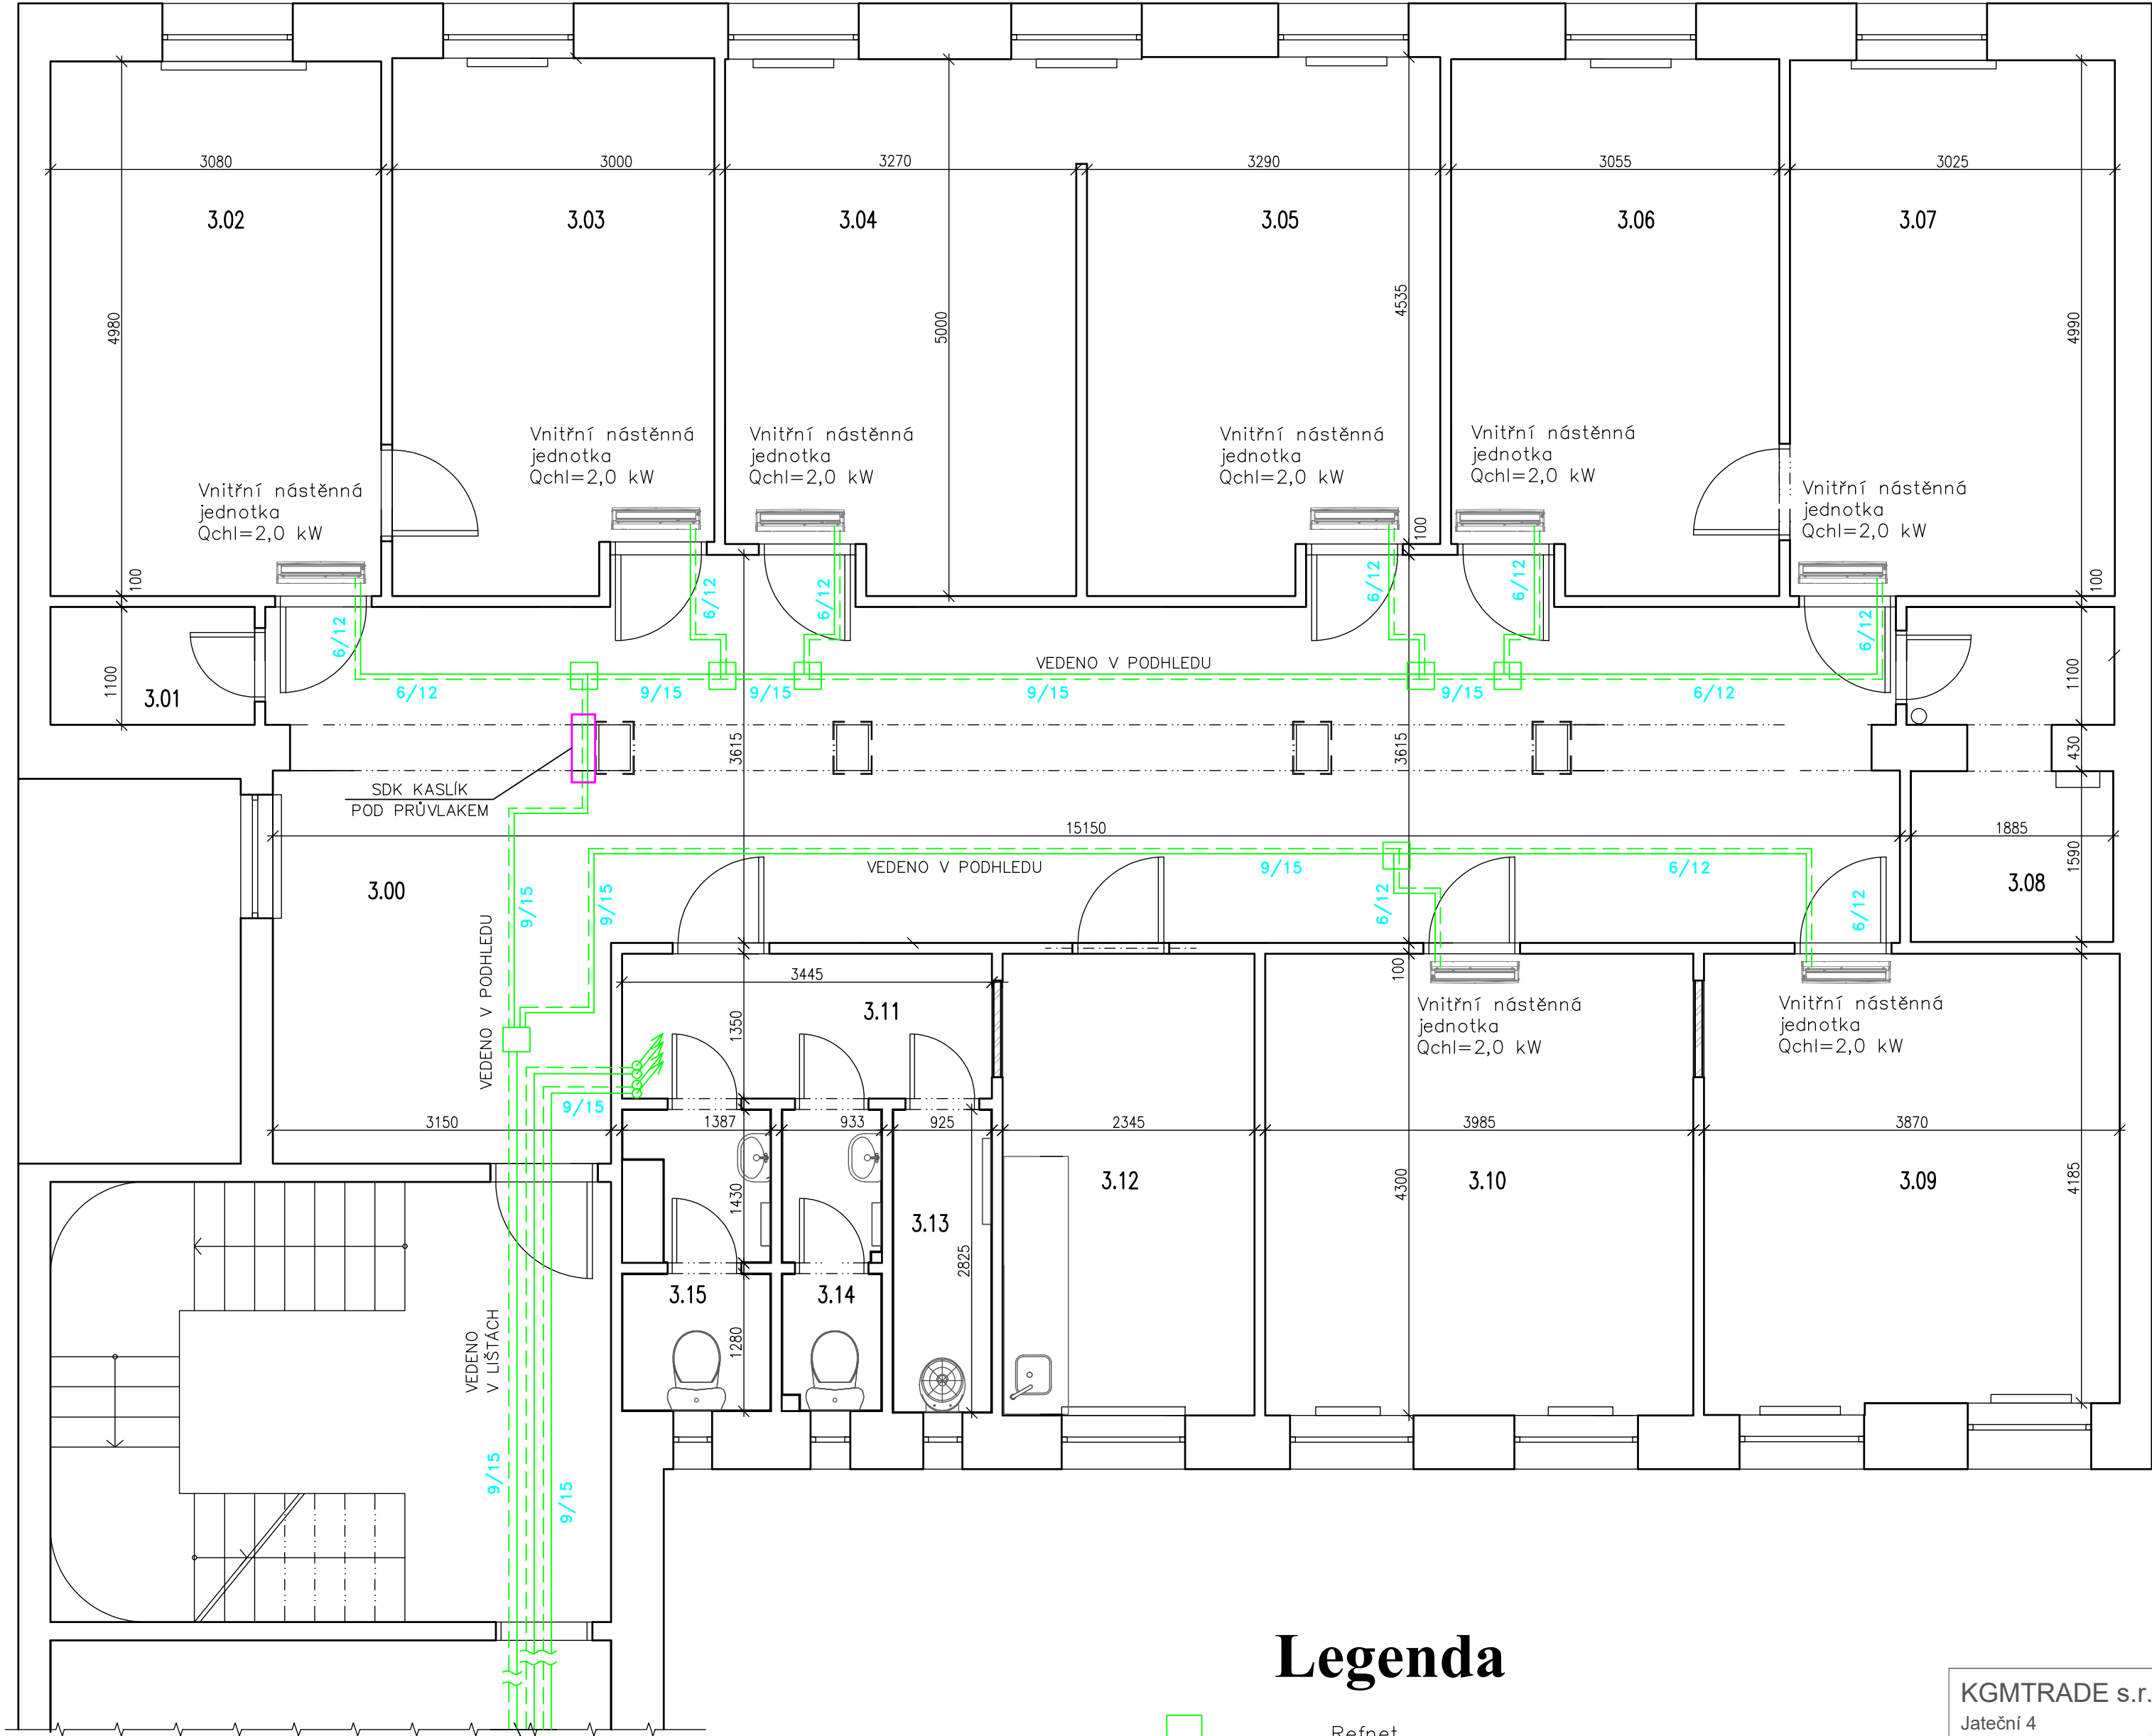

POKRAČOVÁNÍ
VÝKRES
ZAS. MÍSTNOSTI

Legenda

- Refnet
- Potrubí chladiva přívod
- Potrubí chladiva zpátečka
- Vnitřní chladicí nástěnná jednotka

KGMTRADE s.r.o. Jateční 4 170 00 Praha 7		PROJEKTANT: Ing. Jiří Bečvář
		VYPRACOVAL: Ing. Jiří Bečvář
		STUPEŇ: POVOLENÍ STAVBY
STAVBA: VYBUDOVÁNÍ CHLAZENÍ V OBJEKTECH ÚŘADU MČ PRAHA 5, ŠTEFÁNIKOVA 21		STUPEŇ: POVOLENÍ STAVBY
INVESTOR: Městská část Praha 5 14.října 1381/4, Praha 5 - Smíchov, 150 22		ČÁST PD: CHL
OBSAH: PŮDORYS 4.NP		MĚŘÍTKO: 1:50
		Č. VÝKRESU: D.1.2.1.2.2