
 


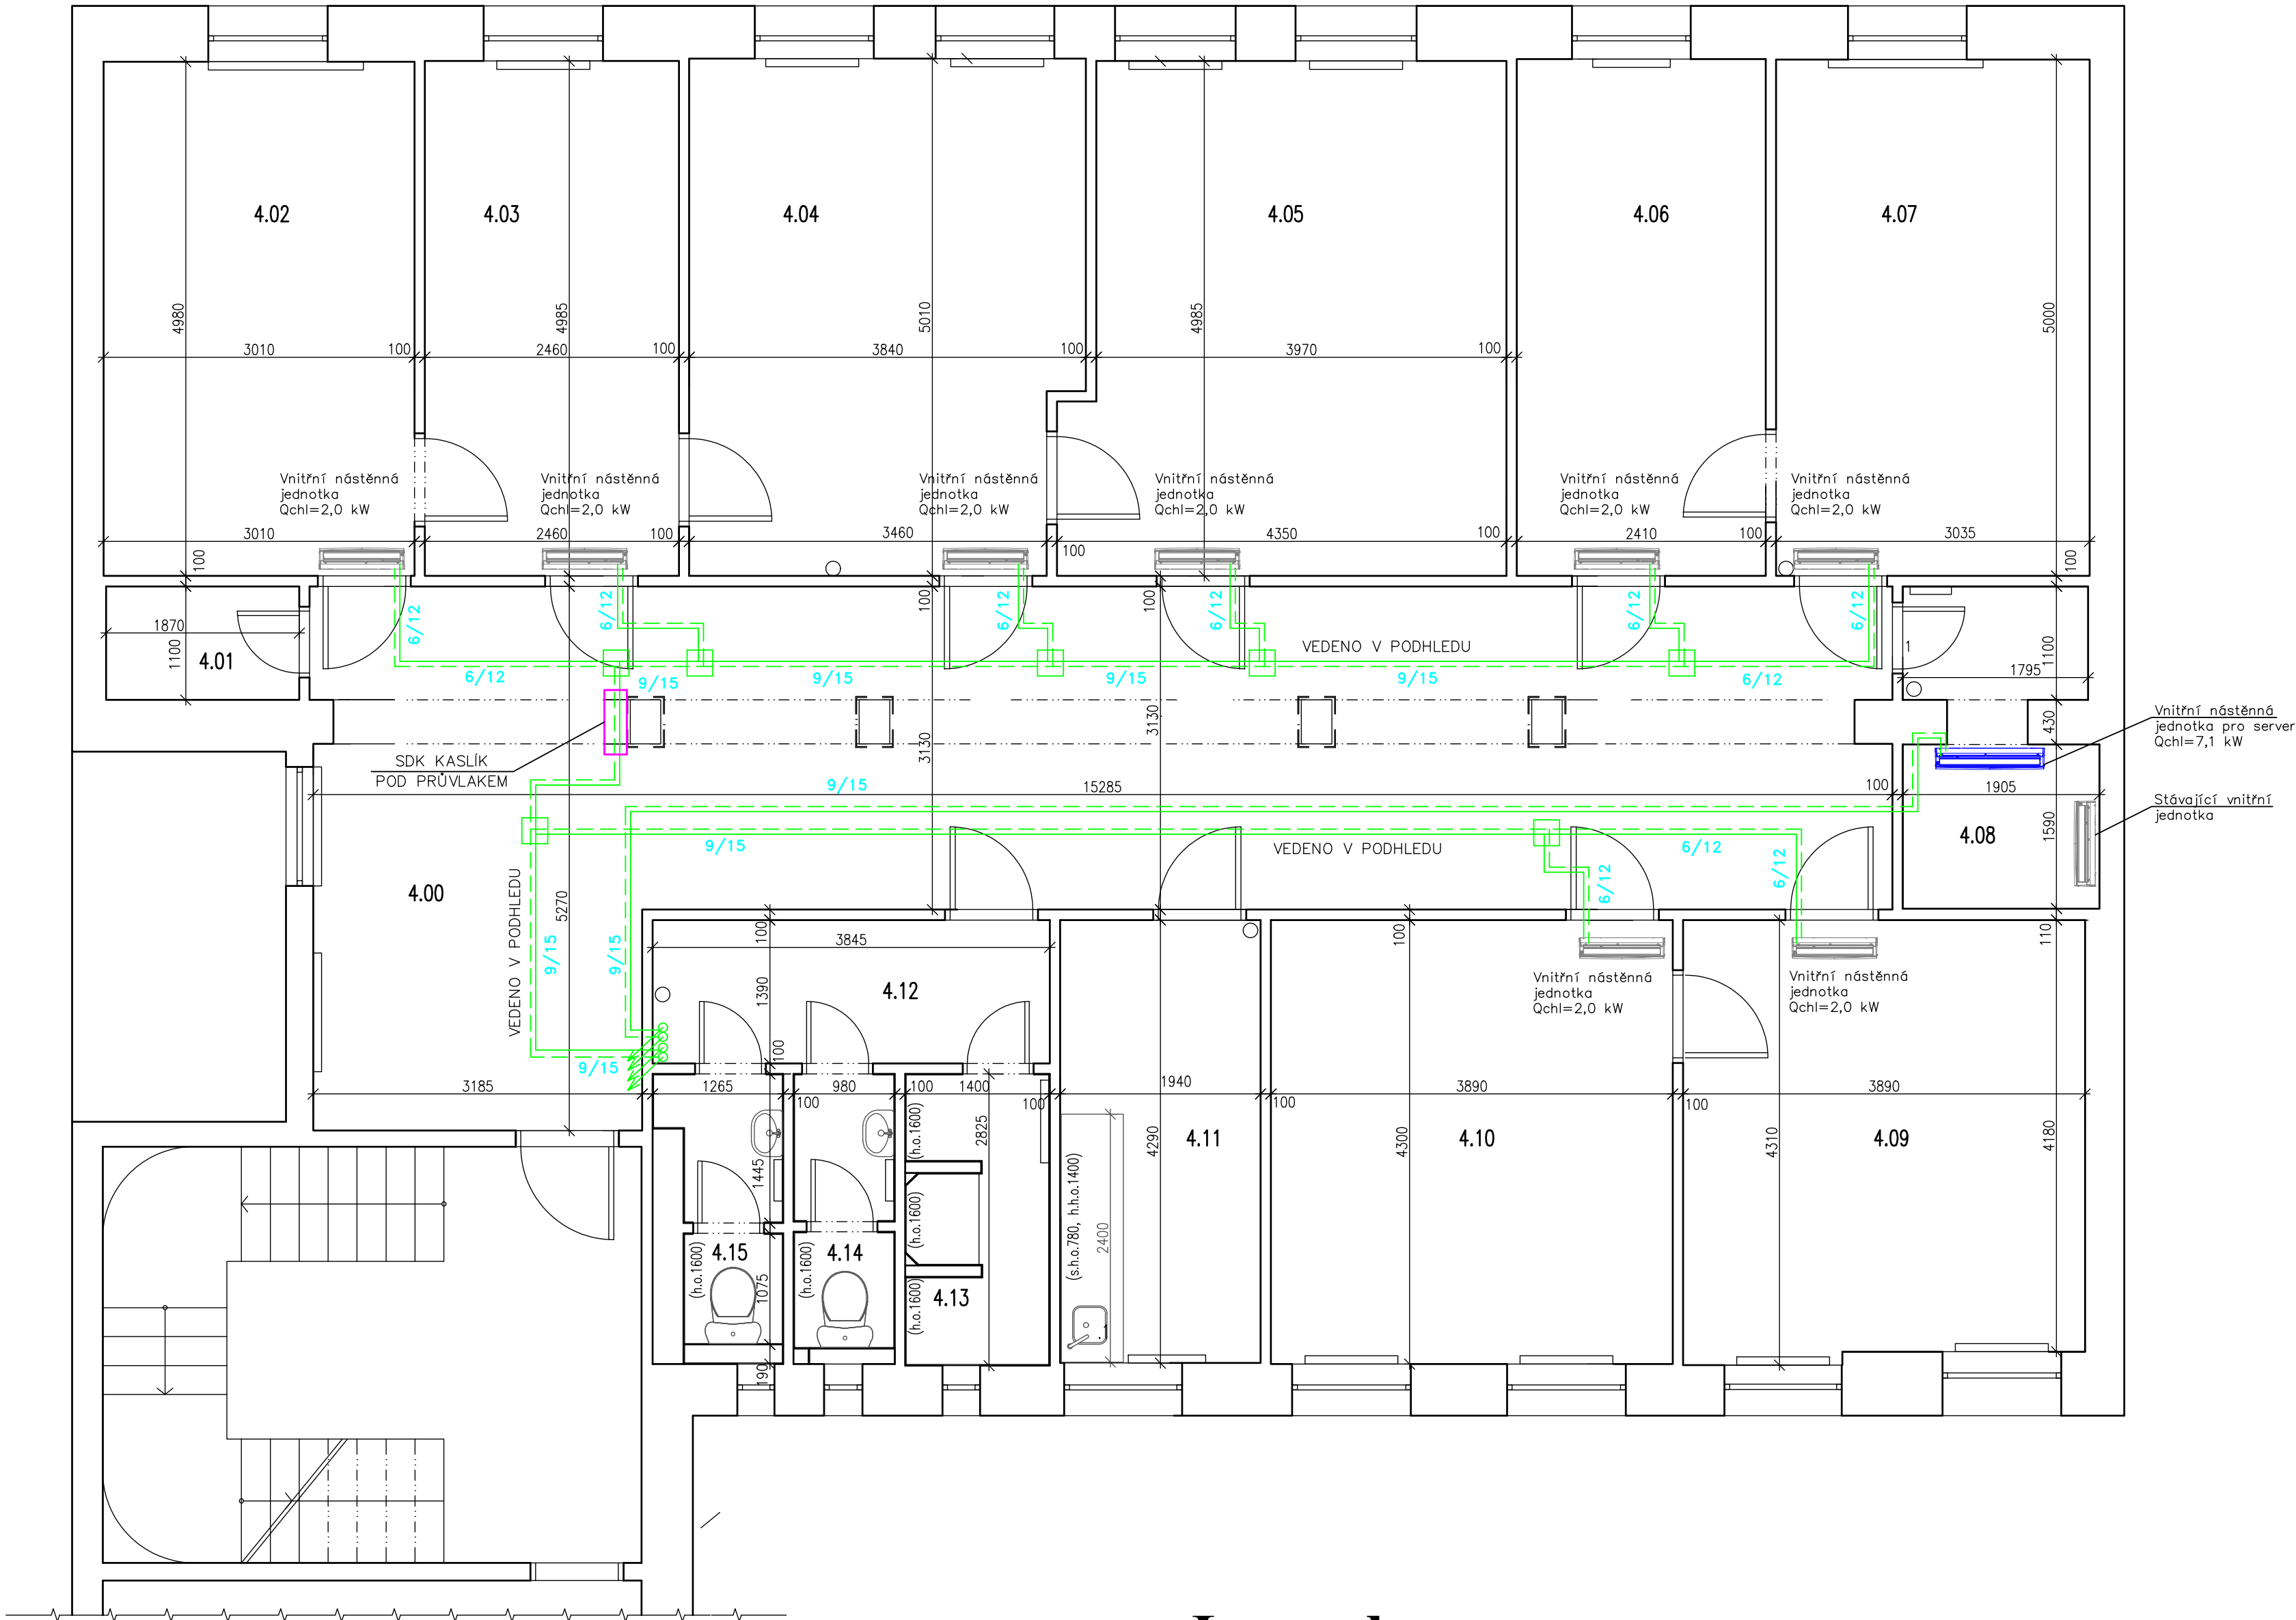


PŮDORYS 5.NP



Legenda

-  Refnet
-  Potrubí chladiva přívod
-  Potrubí chladiva zpátečka
-  Vnitřní chladicí nástěnná jednotka

KGMTRADE s.r.o. Jateční 4 170 00 Praha 7		PROJEKTANT: Ing. Jiří Bečvář
		VYPRACOVAL: Ing. Jiří Bečvář
		STUPEŇ: POVOLENÍ STAVBY
STAVBA: VYBUDOVÁNÍ CHLAZENÍ V OBJEKTECH ÚŘADU MČ PRAHA 5, ŠTEFÁNIKOVA 21		STUPEŇ: POVOLENÍ STAVBY
		ČÁST PD: CHL
INVESTOR: Městská část Praha 5 14.října 1381/4, Praha 5 - Smíchov, 150 22		DATUM: 11/2024
OBSAH: PŮDORYS 5.NP		MĚŘÍTKO: 1:50
		Č. VÝKRESU: D.1.2.1.2.3