


- Z1 – Zásuvky 230V/16A – místnost 1.02 – nad proc.deskou
- Z2 – Zásuvky 230V/16A – místnost 1.02 – el. trouba, digestoř, lednice
- Z3 – Zásuvky 230V/16A – místnost 1.02
- Z4 – Zásuvky 230V/16A – místnost 1.01, 1.04
- Z5 – Zásuvky 230V/16A – místnost 1.04 – Pročka
- Z6 – Zásuvky 230V/16A – místnost 1.03
- Z7 – Zásuvky 230V/16A – místnost 1.04 – Plyn. kotel

- *1 Vývod kabel CYK-Y-J 5x2,5 mm2 pro varnou desku
- *2 Vývod kabel CYK-Y-J 3x2,5 mm2 pro digestoř (napojit ze Z2)
- *3 Stávající datovou a anténní zásuvku demontovat a vyměnit za nové přístroje – zůstanou na stejném místě.

LEGENDA MÍSTNOSTÍ		
Č.M.	NÁZEV	PODLAHA
1.01	PŘEDSÍŇ	KERAMICKÁ DLAŽBA
1.02	POKOU	DŘEVĚNÁ PODLAHA
1.03	POKOU	DŘEVĚNÁ PODLAHA
1.04	KOUPELNA	KERAMICKÁ DLAŽBA
1.05	KOMORA	KERAMICKÁ DLAŽBA
CELKEM UŽITNÁ PLOCHA		54,74

Legenda:

- Zásuvka 230V/16A dvounásobná
- El. vývod 1-fázový
- El. vývod 3-fázový
- Světelný vývod stropní
- Světelný vývod nástěnný
- Sériový vypínač
- Tlačítkový ovladač
- Doplňující ochranné pospojování
- Vypínač
- Zásuvka 230V/16A jednonásobná
- siloproudý rozvoděč
- Anténní zásuvka – koax – stávající
- Anténní zásuvka – koax – stávající
- Datová zásuvka 1x RJ45 – stávající
- Domácí telefon – stávající umístění
- Domácí telefon – nové umístění
- Nástěnný ventilátor s doběhem

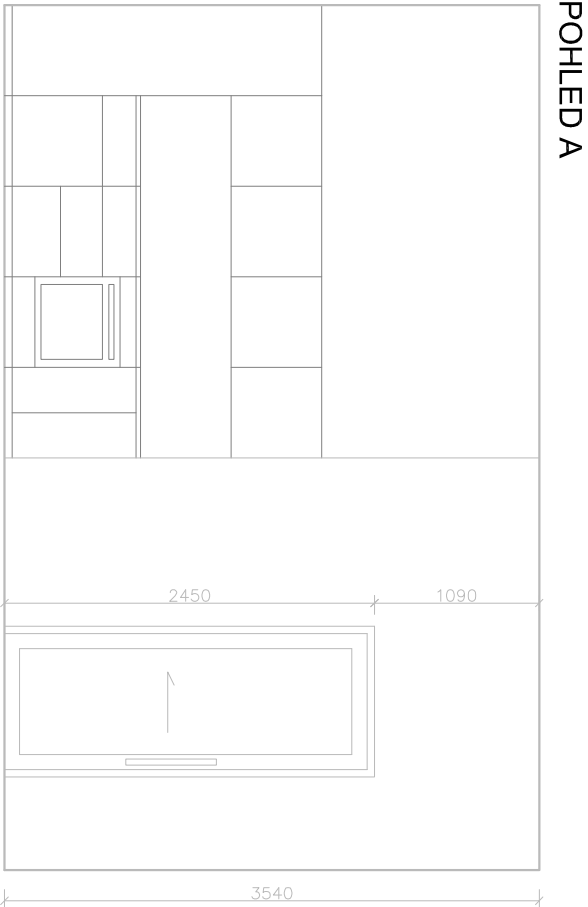

MĚŘÍTKO 1:50

±0,000 VZTAŽENA K ÚROVNI PODLAHY PODLAŽÍ 3.NP

PROJEKTANT ČÁSTI JAN LENÁRT, ČKAIT 0009316 ASTRA electric s.r.o. Hutská 1496, 272 01 Kladno IČ: 61679909	PROJEKT STAVEBNÍ ÚPRAVY BYTU Č. 11/9 VE 3NP STAROPRAMENNÁ 547/9 PRAHA 5-SMÍCHOV 15000 PARCELA Č. 439, K. Ú. SMÍCHOV [729051]	RAZÍTKO
HP ING. ARCH. VOJTĚCH VECAN	INVESTOR MĚSTSKÁ ČÁST PRAHA 5, 14. ŘÍJNA 1381/4 PRAHA 5 ZASTOUPEN: CENTRA A.S., NA ZLATANCE 1350/13 PRAHA 5 STATUS DOK. UDRŽOVACÍ PRÁCE A STAVEBNÍ ÚPRAVY	ČÍSLO VÝKRESU E01
LANDSCAPE 4U ARCHITEKTONICKÝ ATELIER IČO: 26602411 SÍDLLO: TROJSKÁ 308/37, 182 00 PRAHA 8 ADRESA: MASARYKOVO NABŘ. 4, PRAHA 2 MOBIL.: +420 602 214 972 EMAIL.: vojta@landscape4u.cz	NÁZEV VÝKRESU PŮDORYS BYTU - ELEKTRICKÁ INSTALACE	DATUM VYDÁNÍ 2024 -11-18
		MĚŘÍTKO 1:50