
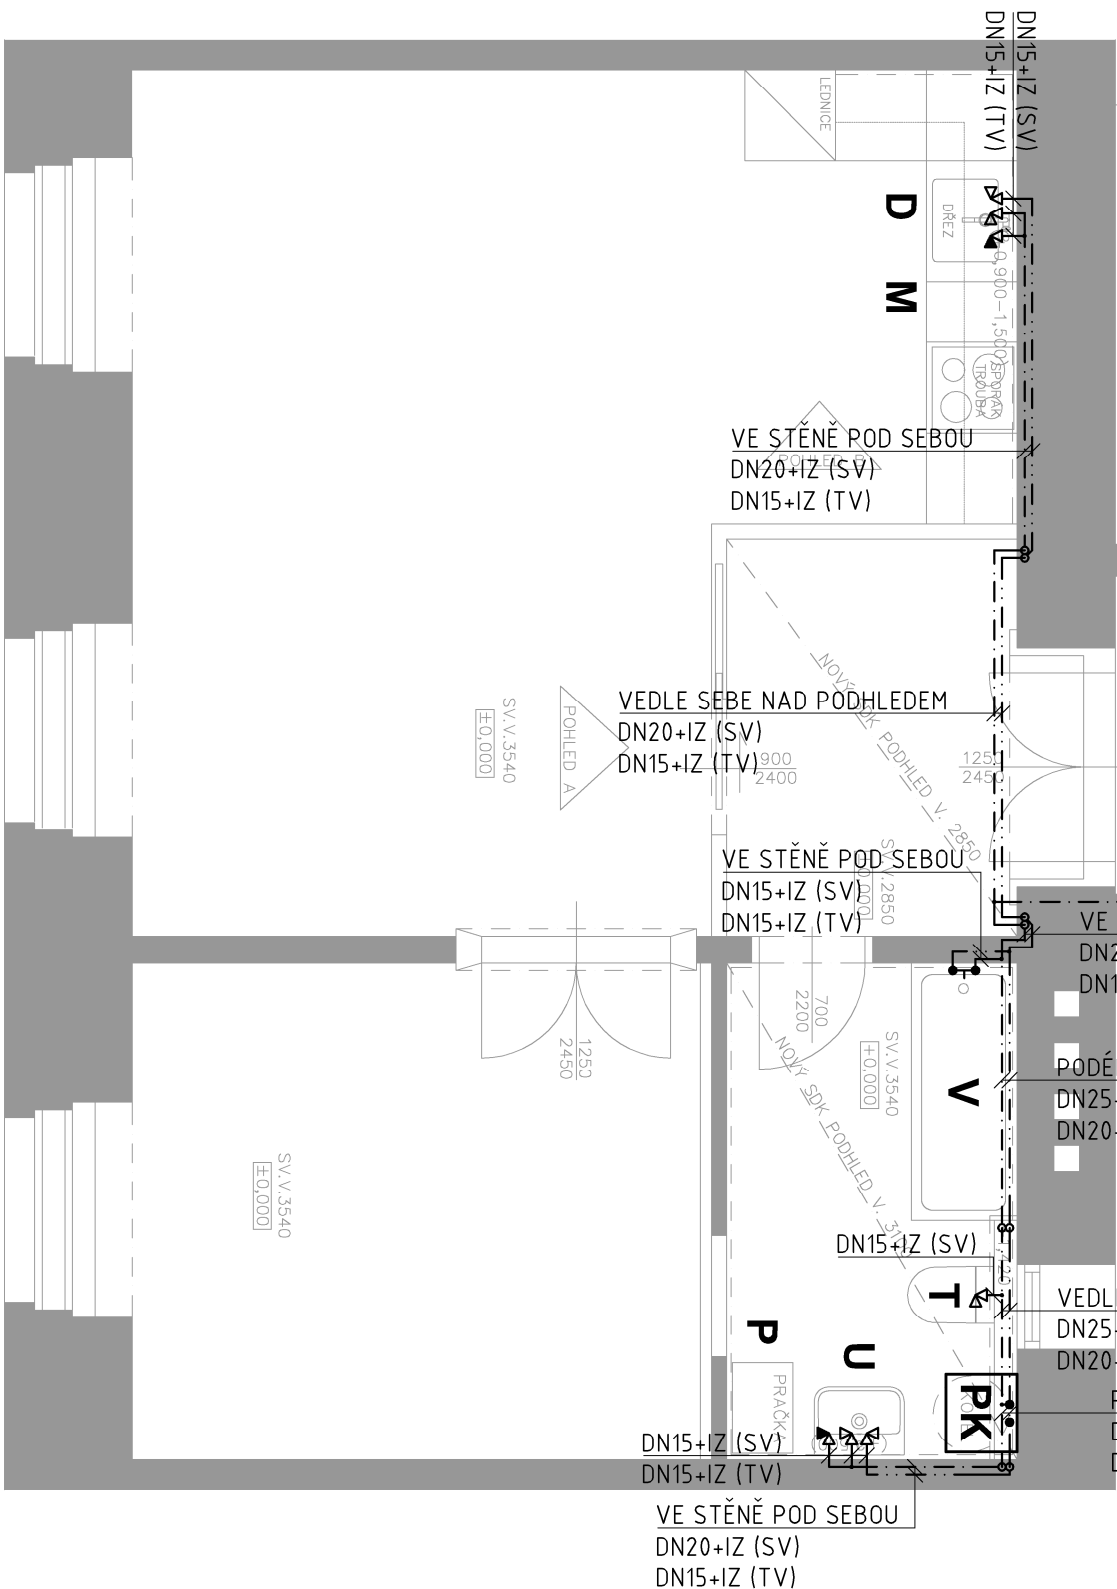


Č.M.	NÁZEV	PODLAHA	m ²
1.01	PŘEDSÍŇ	S3 – KERAMICKÁ DLAŽBA	4,73
1.02	POKOJ	S1 – DŘEVĚNÁ PODLAHA	28,33
1.03	POKOJ	S1 – DŘEVĚNÁ PODLAHA	12,56
1.04	KOUPELNA	S2 – KERAMICKÁ DLAŽBA	6,30
1.05	KOMORA	S3 – KERAMICKÁ DLAŽBA	2,36
CELKEM UŽITNÁ PLOCHA			54,74

NA STÁVAJÍCÍM POTRUBÍ
DEMONTOVAT VODOMĚR A KULOVÝ
KOHOUT. STÁVAJÍCÍ ROZVOD OPATŘIT
NOVÝMI ARMATURAMI A ZPĚTNÉ
OSADIT STÁVAJÍCÍ VODOMĚR

BYT NEŘEŠENÝ

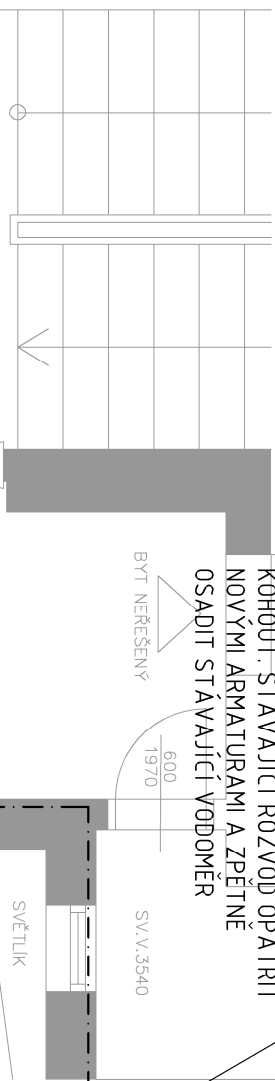

 

LEGENDA GRAFICKÝCH ZNAČEK:

--- POTRUBÍ SE STUDENOU VODOU (SV)
--- POTRUBÍ S TEPLOU VODOU (TV)

LEGENDA ZKRATEK:

V VANA
U UMÝVADLO
T TOALET
D DŘEZ
P PRAČKA
PK PLYNOVÝ KOTEL
M PŘÍPRAVA PRO MYČKU
SVM STÁVAJÍCÍ VODOMĚR
KK ZÁVITOVÝ KULOVÝ KOHOUT
ZK ZÁVITOVÁ ZPĚTNÁ KLAPKA
VK ZÁVITOVÝ VYPOUŠTĚCÍ KOHOUT
KV ZÁVITOVÁ KULOVÝ KOHOUT S VYPOUŠTĚNÍM
RV ZÁVITOVÁ REKUDČNÍ VENTIL
TSV TŘÍCESTNÝ TERMOSTATICKÝ SMĚŠOVACÍ VENTIL

IDEOVÉ SCHÉMA PŘIPOJENÍ

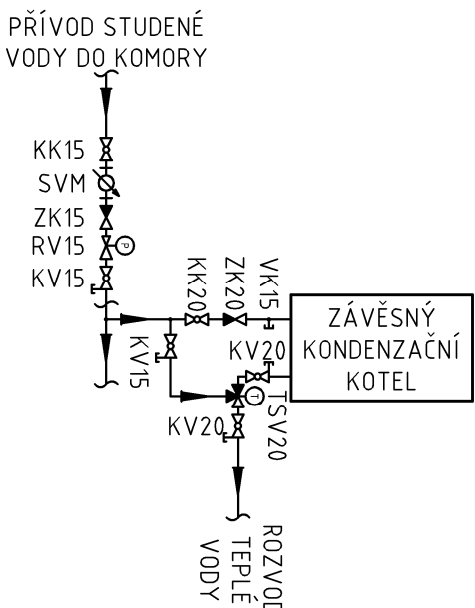

±0,000 VZTAŽENA K ÚROVNI PODLAHY PODLAŽÍ 3.NP

PROJEKTANT	RADEK FRIEDRICH	PROJEKT	STAVEBNÍ ÚPRAVY BYTU Č. 11/9 VE 3NP STAROPRAMENNÁ 547/9 PRAHA 5-SMÍCHOV 15000 PARCELA Č. 439, K. Ú. SMÍCHOV [729051]	RAZÍTKO
VYPRACOVAL	RADEK FRIEDRICH			
HIP	ING. ARCH. VOJTĚCH VECÁN	INVESTOR	MĚSTSKÁ ČÁST PRAHA 5, 14. ŘÍJNA 1381/4 PRAHA 5 ZASTOUPEN: CENTRA A.S., NA ZLATANCE 1350/13 PRAHA 5	
	LANDSCAPE 4U, spol. s r.o.	STATUS DOK.	UDRŽOVACÍ PRÁCE A STAVEBNÍ ÚPRAVY	
	ARCHITEKTONICKÝ ATELIÉR			
	ICO: 26502411			
	SDILO: TROJSKÁ 308/37, 182 00 PRAHA 8			
	ADRESA: MASARYKOVY VABŘ. 4, PRAHA 2			
	MOBIL: +420 602 214 972			
	EMAIL: vojta@landscape4u.cz			
		NÁZEV VÝKRESU	ZDRAVOTNĚ-TECHNICKÉ INSTALACE	ČÍSLO VÝKRESU D.1.4b.: 0
			PŮDORYS 3.NP - VÝŘEZ	DATUM VYDÁNÍ 01/2025
				MĚŘÍTKO 1:50
				Č. PARÉ